


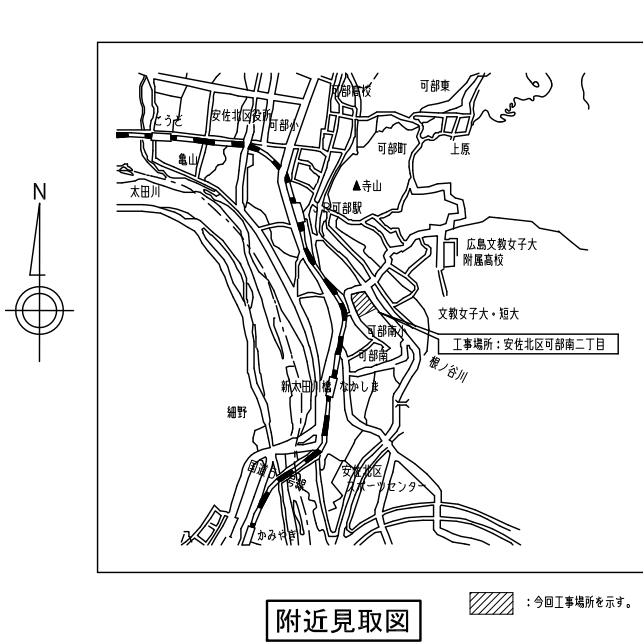

安佐市民病院屋上高架水槽No.2取替その他工事 実施設計及び監理業務

業務概要

【実施設計業務】

①屋上高架水槽No.2取替工事

- ・高架水槽No.2を更新


②1階給食センター厨房用自動簡易消火装置更新工事

- ・厨房用簡易消火装置更新

上記に伴う意匠・機械設備・電気設備の設計業務一式

【監理業務】

上記に伴う監理業務一式

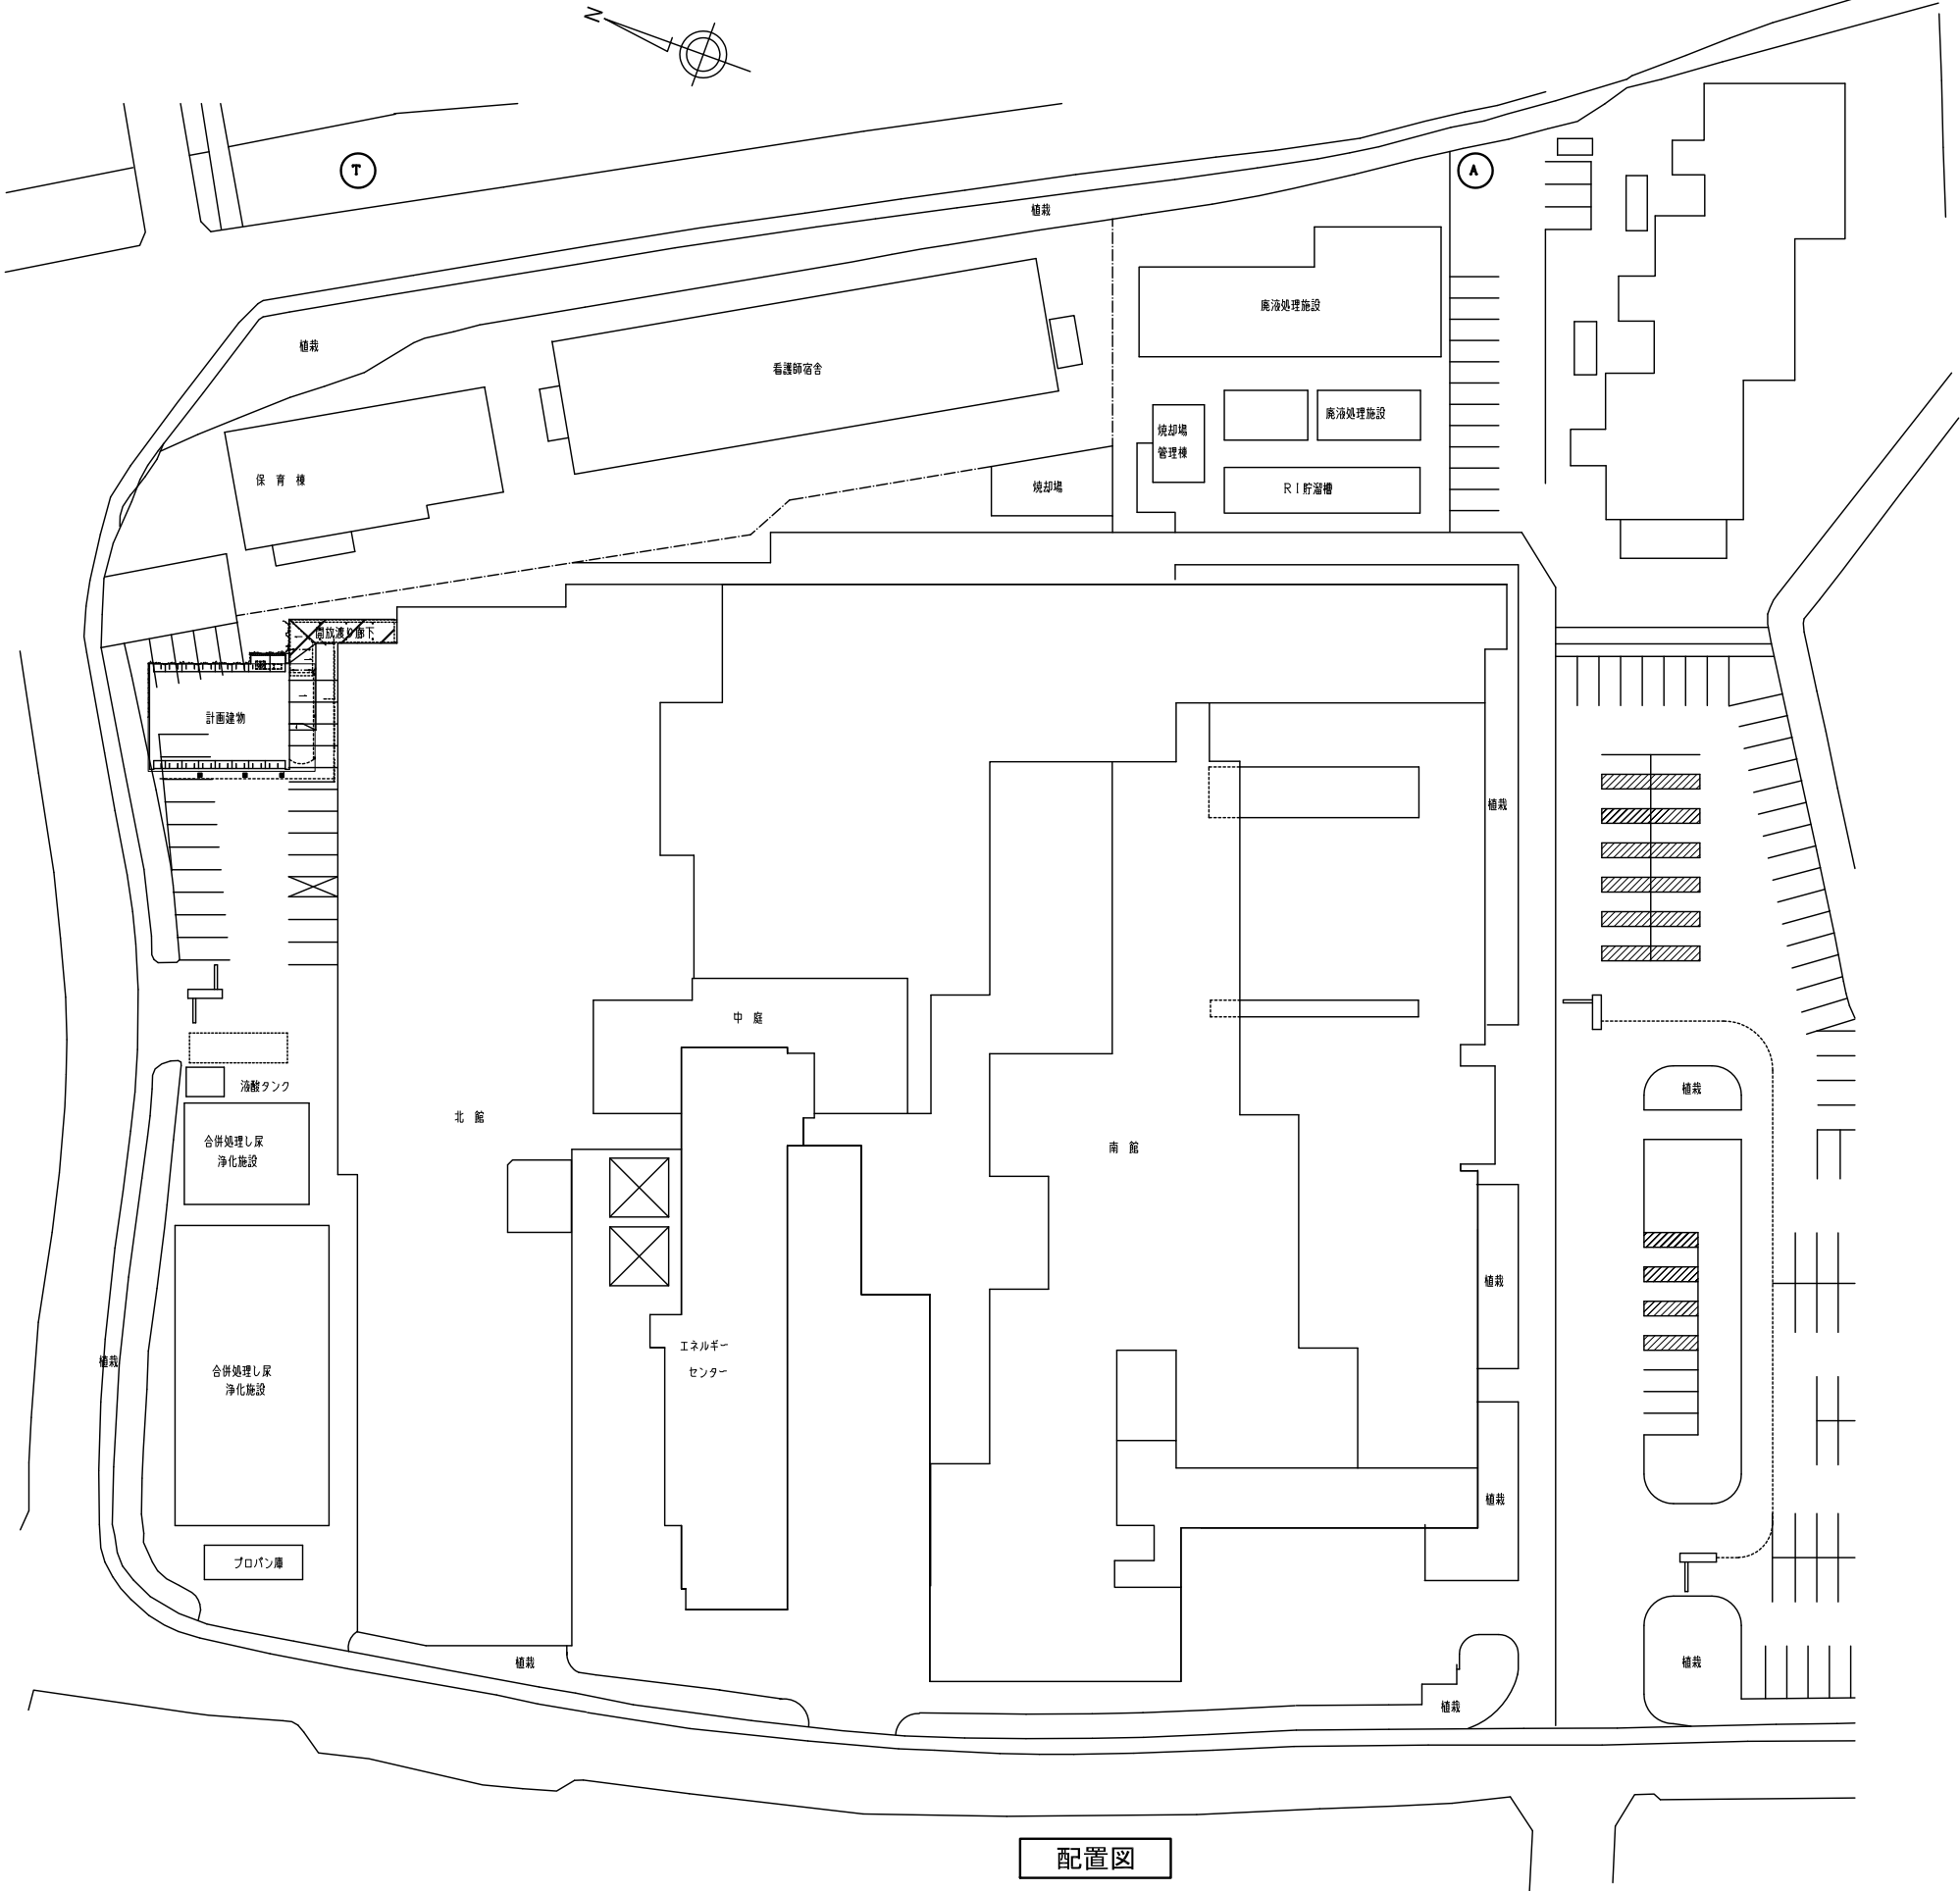


事業年度	地方独立行政法人 広島市立病院機構 本部事務局施設整備課	業務名	安佐市民病院屋上高架水槽No. 2取替その他工事 実施設計及び監理業務		図番
平成28年度		図面名称	付近見取図・配置図	縮尺	A-001
				1/400 (A1) 1/800 (A3)	

1 階給食センター厨房用自動簡易消火装置更新



1階平面図

事業年度	地方独立行政法人 広島市立病院機構 本部事務局施設整備課		業務名		図番	
平成28年度			安佐市民病院屋上高架水槽No. 2取替その他工事 実施設計及び監理業務			A-002
			図面名称	1階平面図		

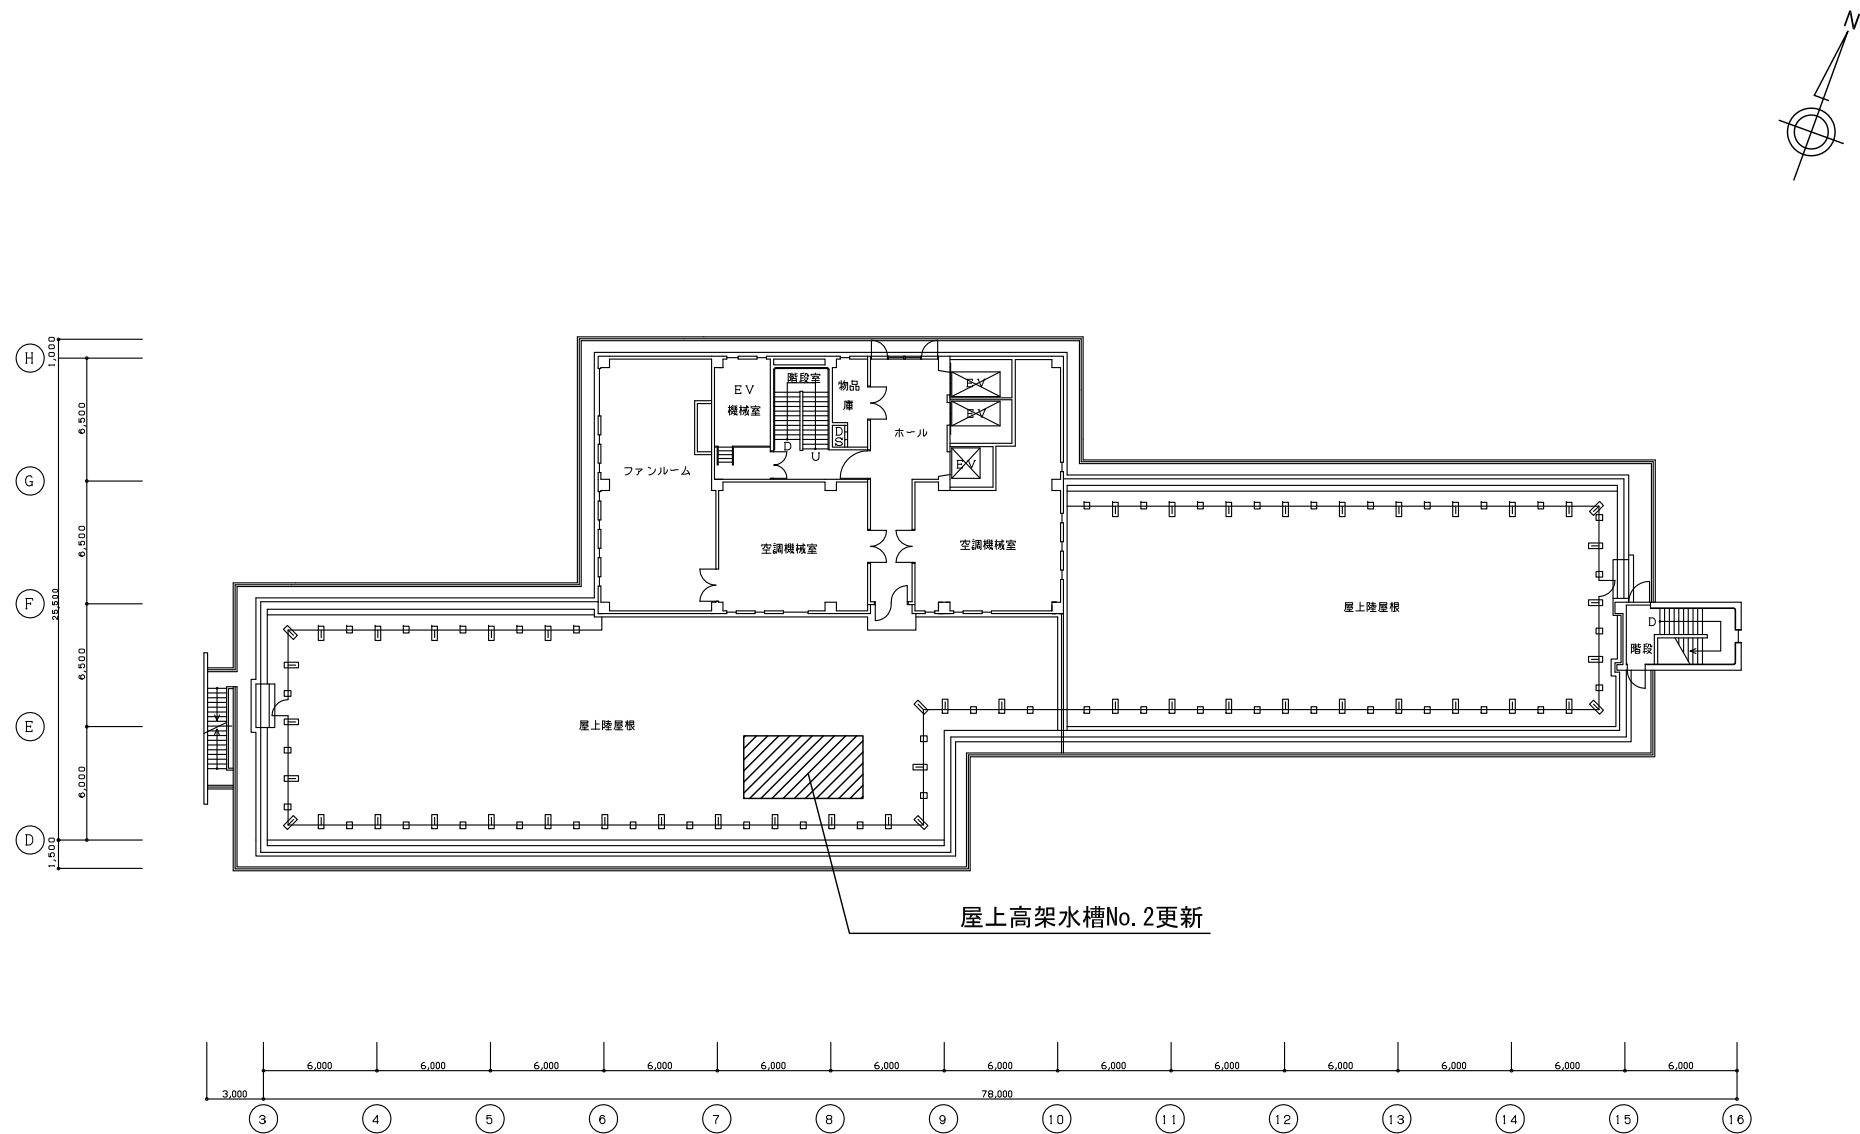

PH1階平面図

事業年度 平成28年度	地方独立行政法人 広島市立病院機構 本部事務局施設整備課		業務名	安佐市民病院屋上高架水槽No. 2取替その他工事 実施設計及び監理業務		図番 A-003
			図面名称	PH1階平面図	縮尺 1/200 (A1) 1/400 (A3)	