

配置図

安佐市民病院
手術空調機械室防火ダンパー改修その他工事 実施設計業務及び監理業務

業務概要

【実施設計業務】


- ・空調機械室防火ダンパー改修工事
- ・男子便所小便器自動センサー取替工事

これに伴う機械設備・電気設備の設計業務一式


【監理業務】

上記に伴う監理業務一式

事業年度	地方独立行政法人 広島市立病院機構 本部事務局施設整備課	業務名	安佐市民病院 手術空調機械室防火ダンパー改修その他工事 実施設計及び監理業務	図番	A-001
平成29年度		図面名称	付近見取図・配置図	縮尺	1/400 (A1) 1/800 (A3)

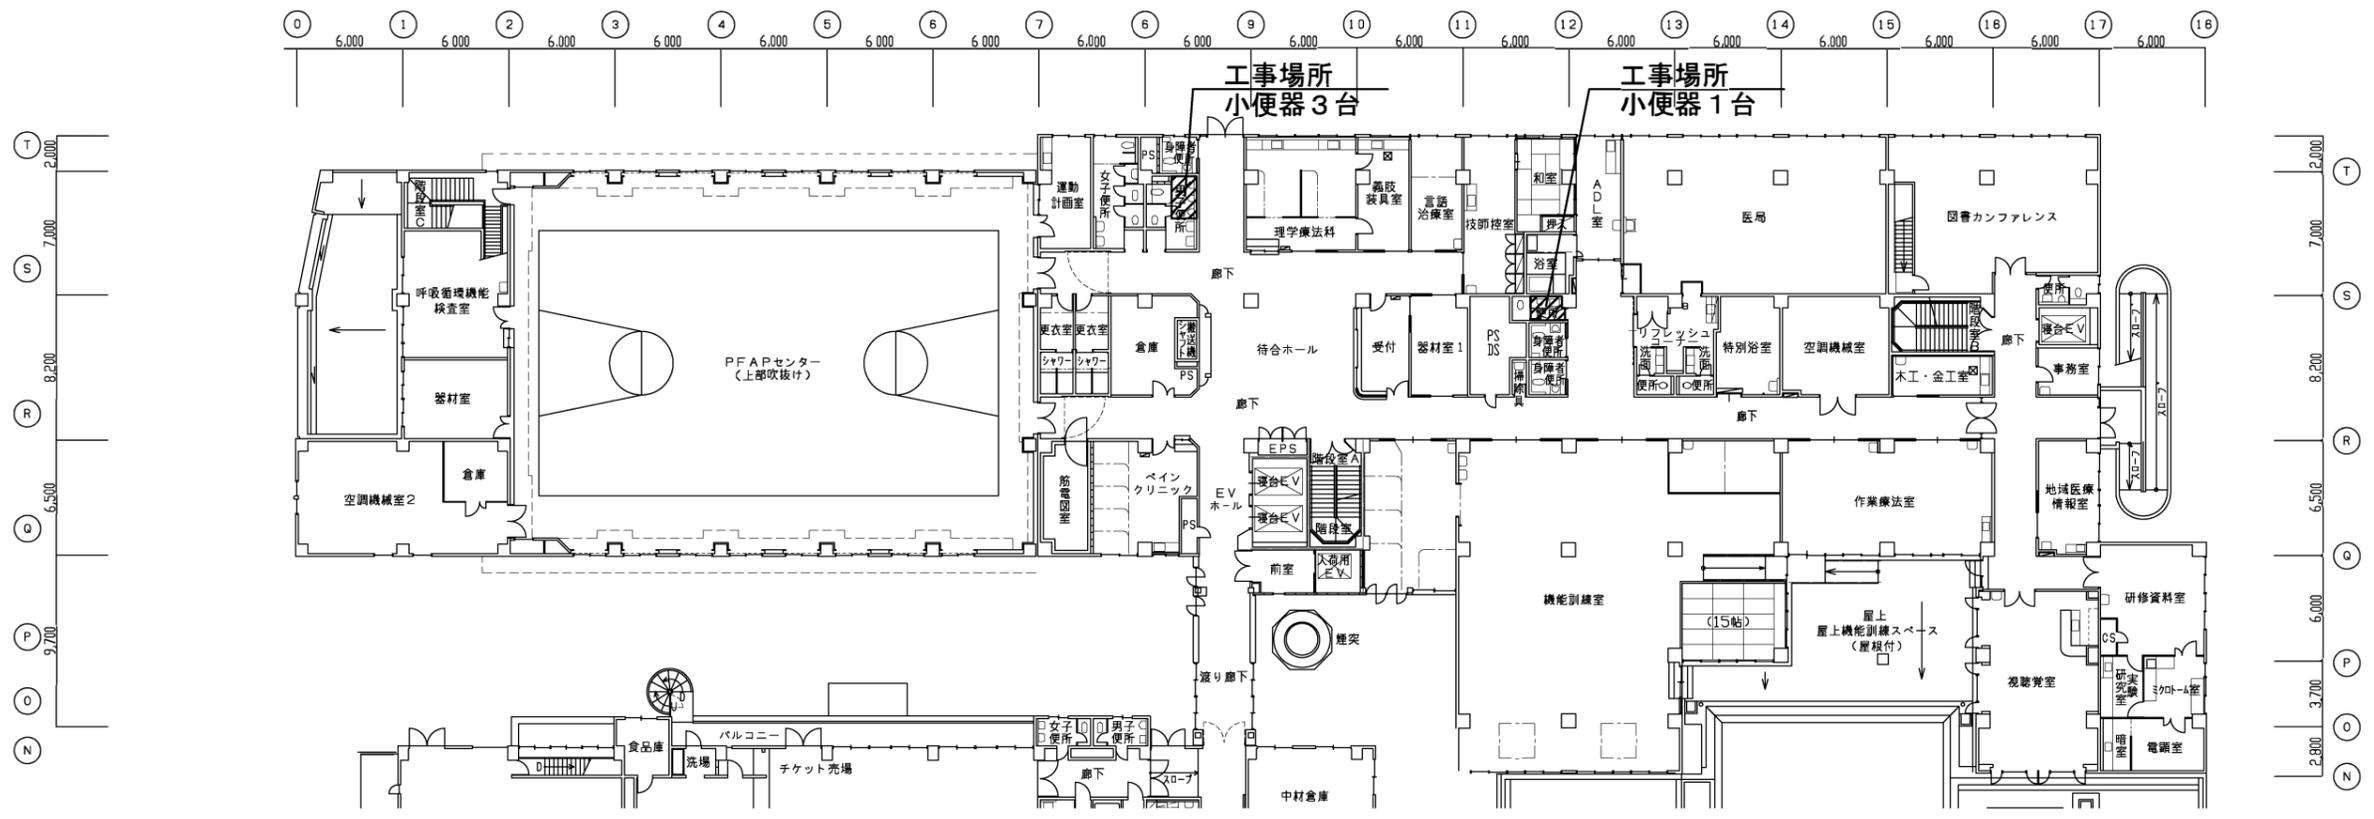


北館2階平面図 (改修後)

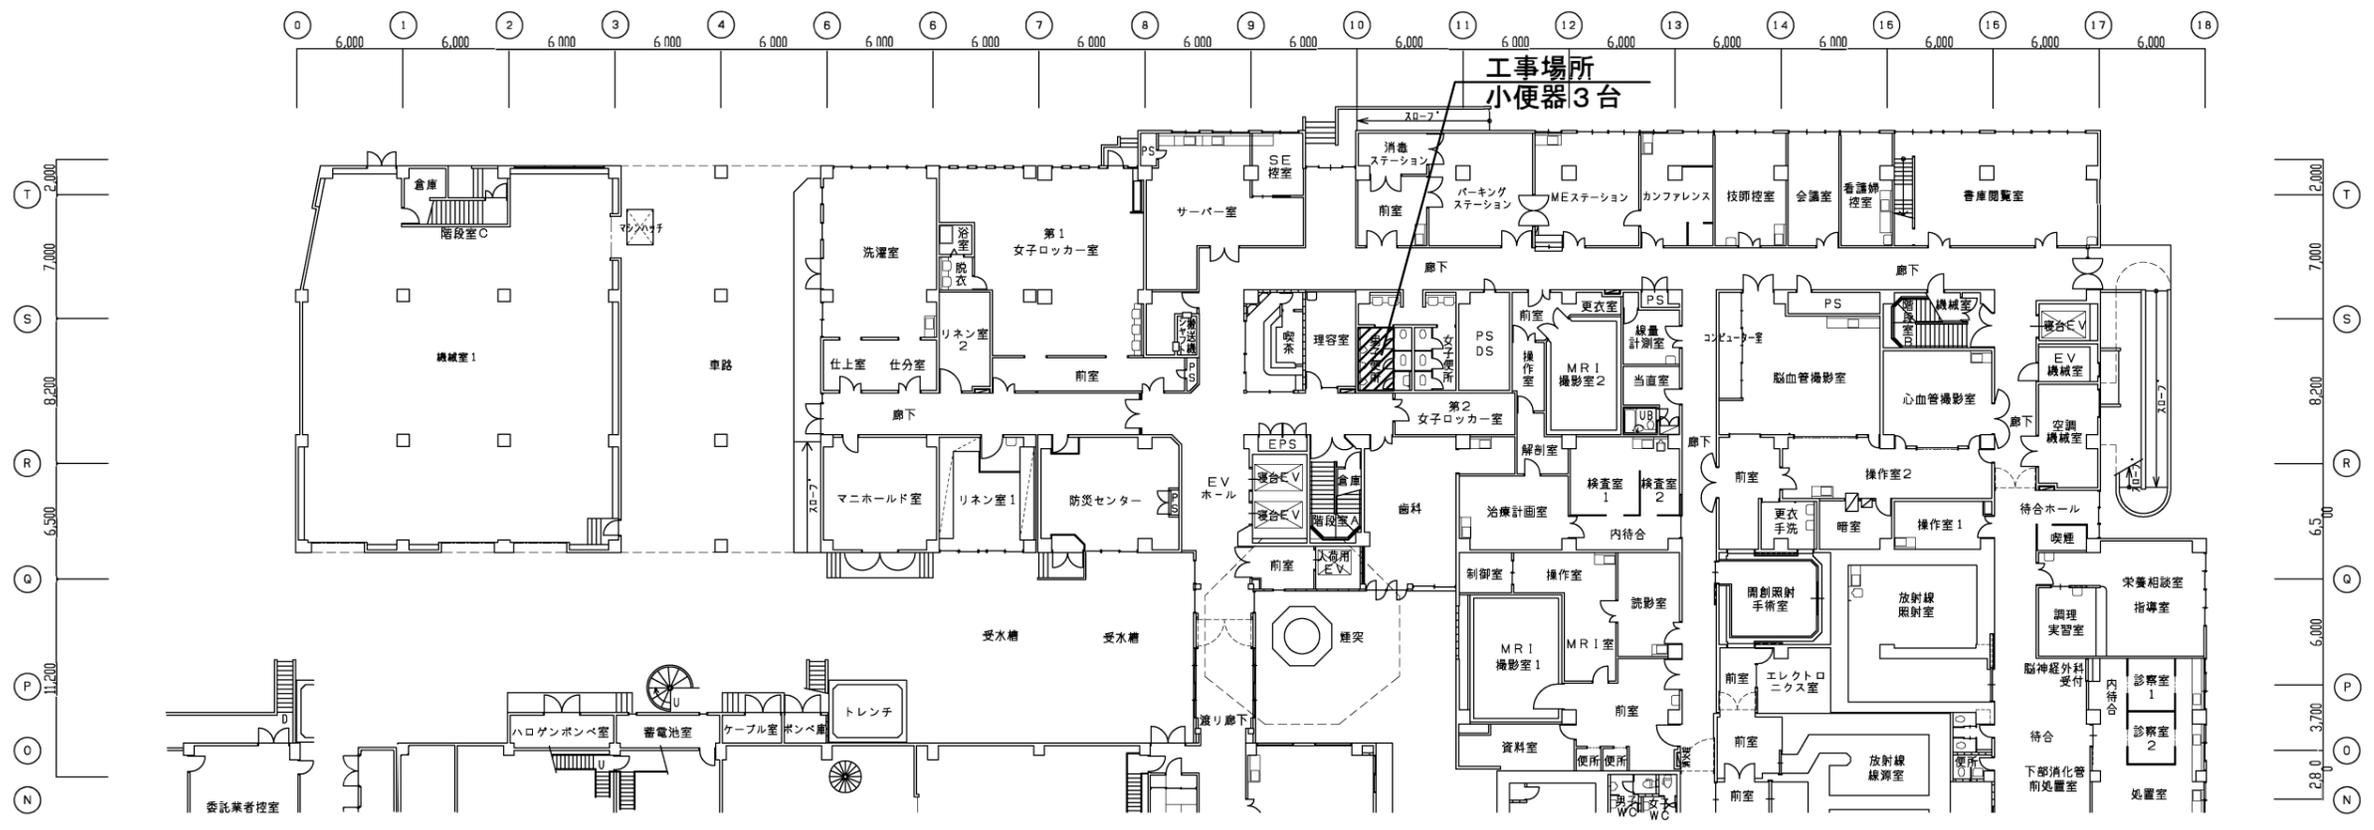





北館1階平面図 (改修後)

事業年度 平成29年度	地方独立行政法人 広島市立病院機構 本部事務局施設整備課	業務名 安佐市民病院 手術空調機械室防火ダンパー改修その他工事実施設計及び監理業務 図面名称 北館1階・2階平面図	図番 A-002 縮尺 1/200 (A1) 1/400 (A3)
----------------	------------------------------------	--	---

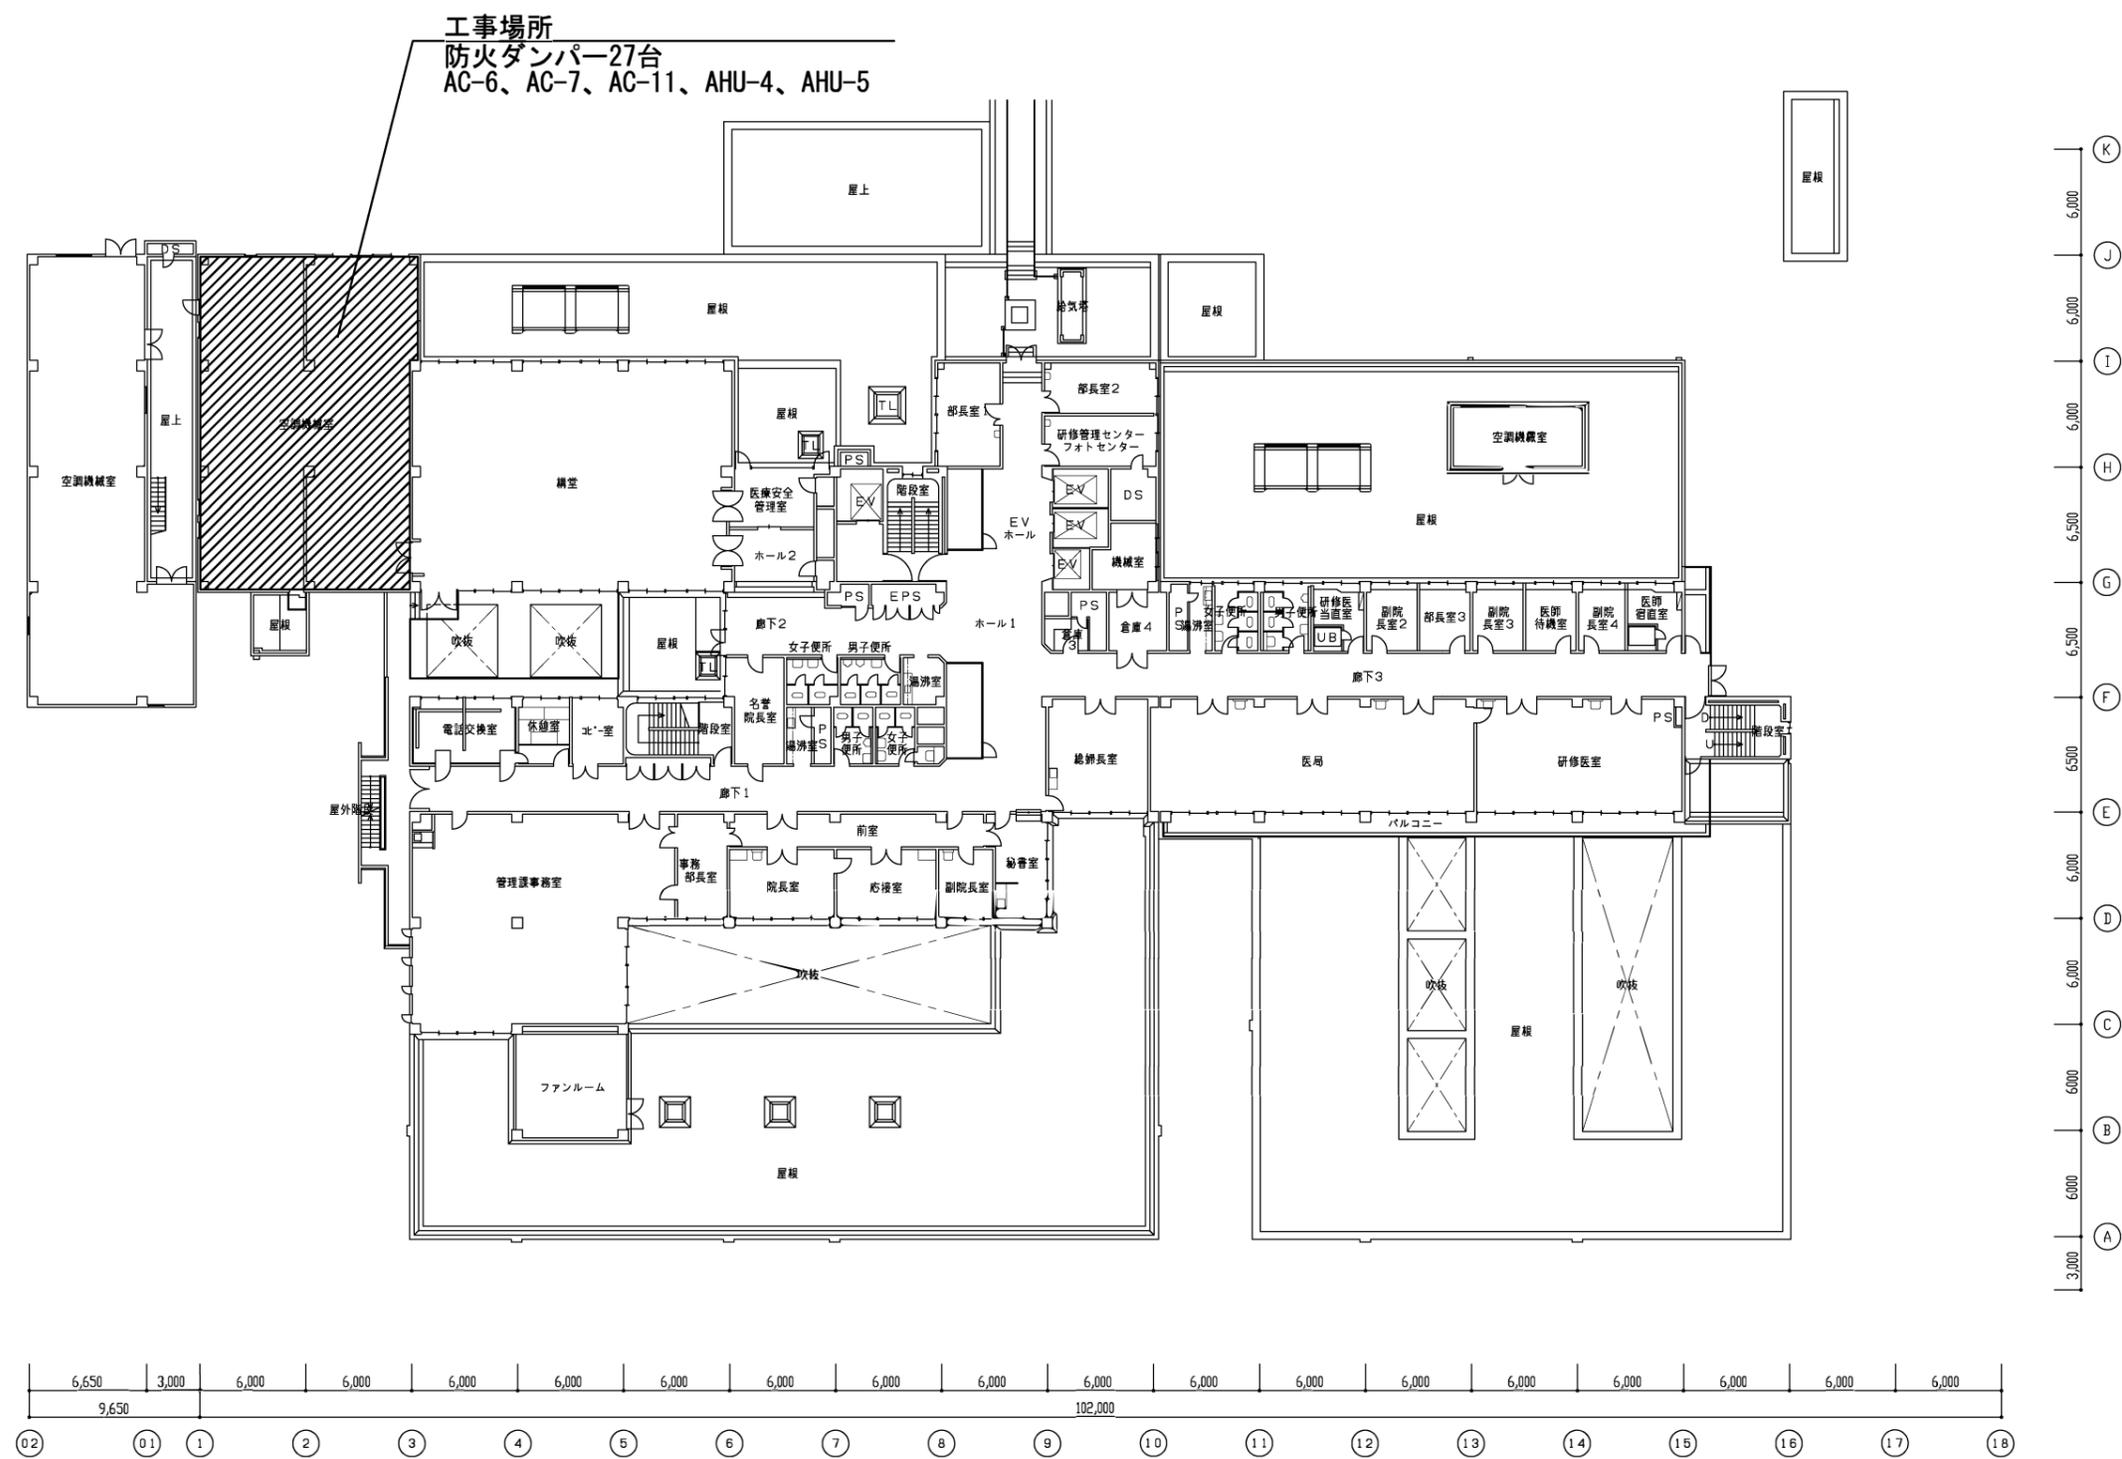



南館3階平面図 (改修後)

事業年度 平成29年度	地方独立行政法人 広島市立病院機構 本部事務局施設整備課		業務名 安佐市民病院 手術空調機械室防火ダンパー改修その他工事実施設計及び監理業務 図面名称 南館3階平面図	図番 A-003 縮尺 1/200 (A1) 1/400 (A3)
----------------	------------------------------------	--	---	---

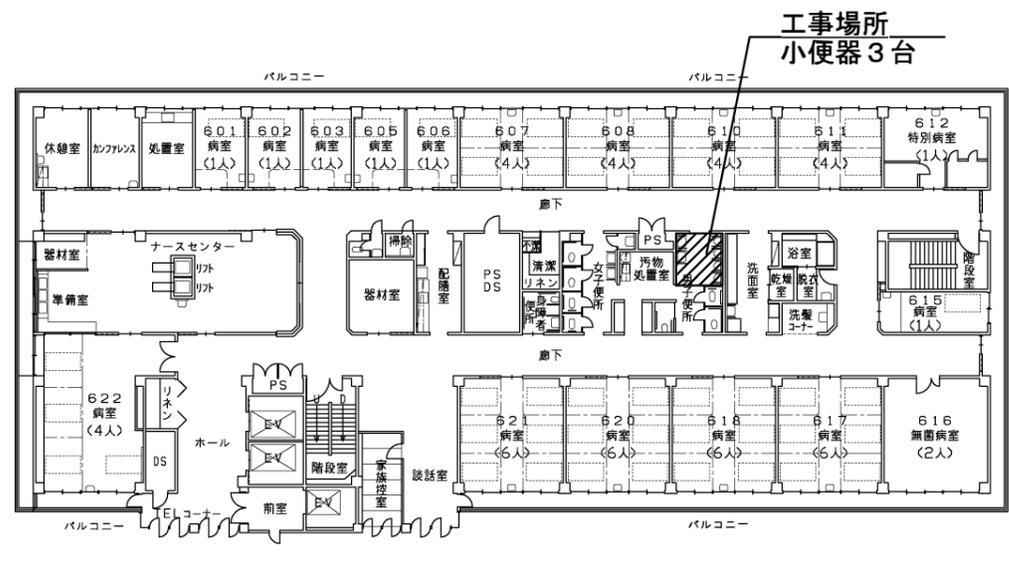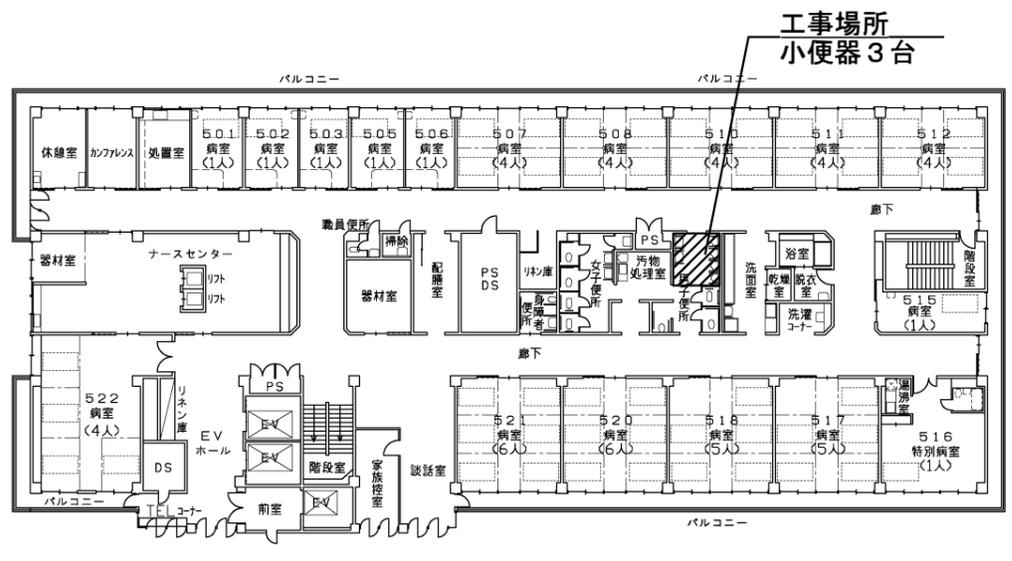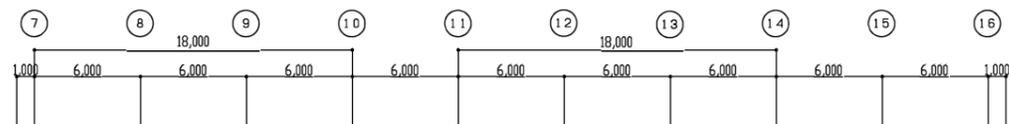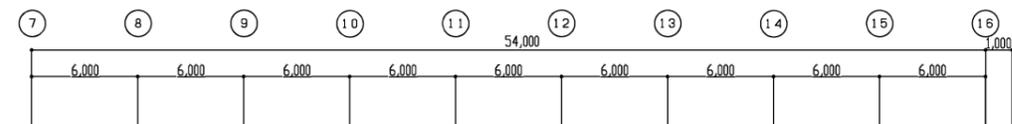

北館5階平面図 (改修後)

北館6階平面図 (改修後)

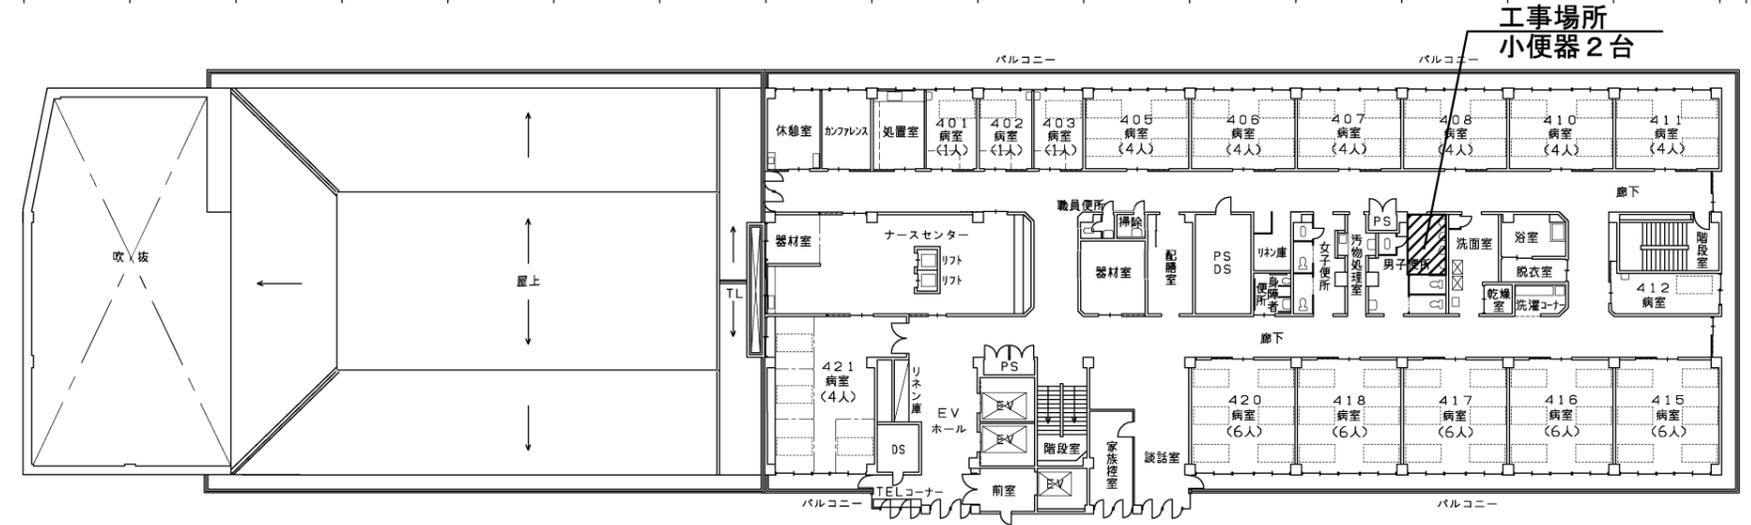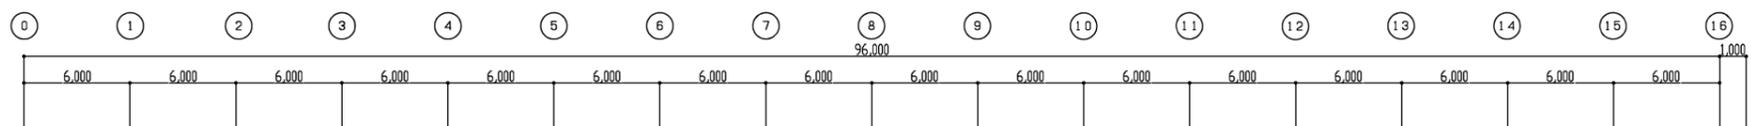

北館4階平面図 (改修後)

事業年度	地方独立行政法人 広島市立病院機構 本部事務局施設整備課	業務名	安佐市民病院 手術空調機械室防火ダンパー改修その他工事実施設計及び監理業務	図番	A-004
平成29年度		図面名称	北館4階・5階・6階平面図	縮尺	1/200 (A1) 1/400 (A3)