



工事場所
安佐南区伴南一丁目

自立訓練施設2階男子便所

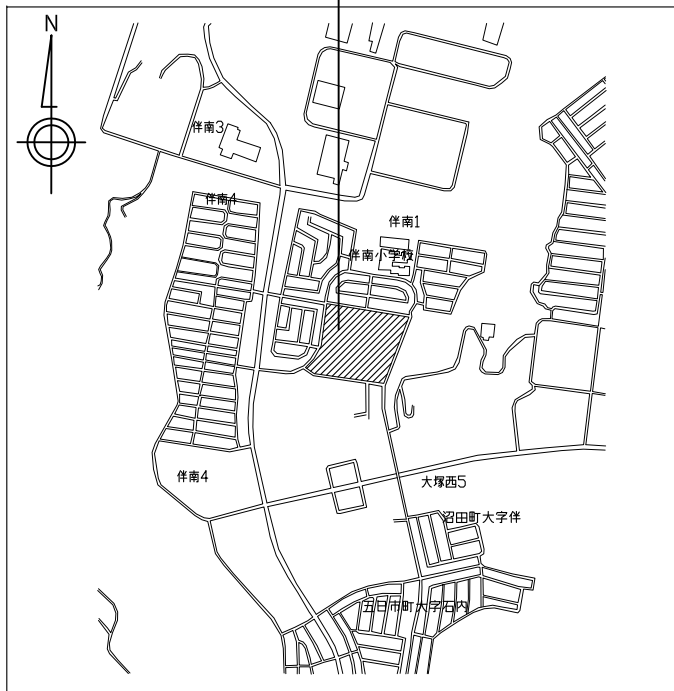

附近見取図

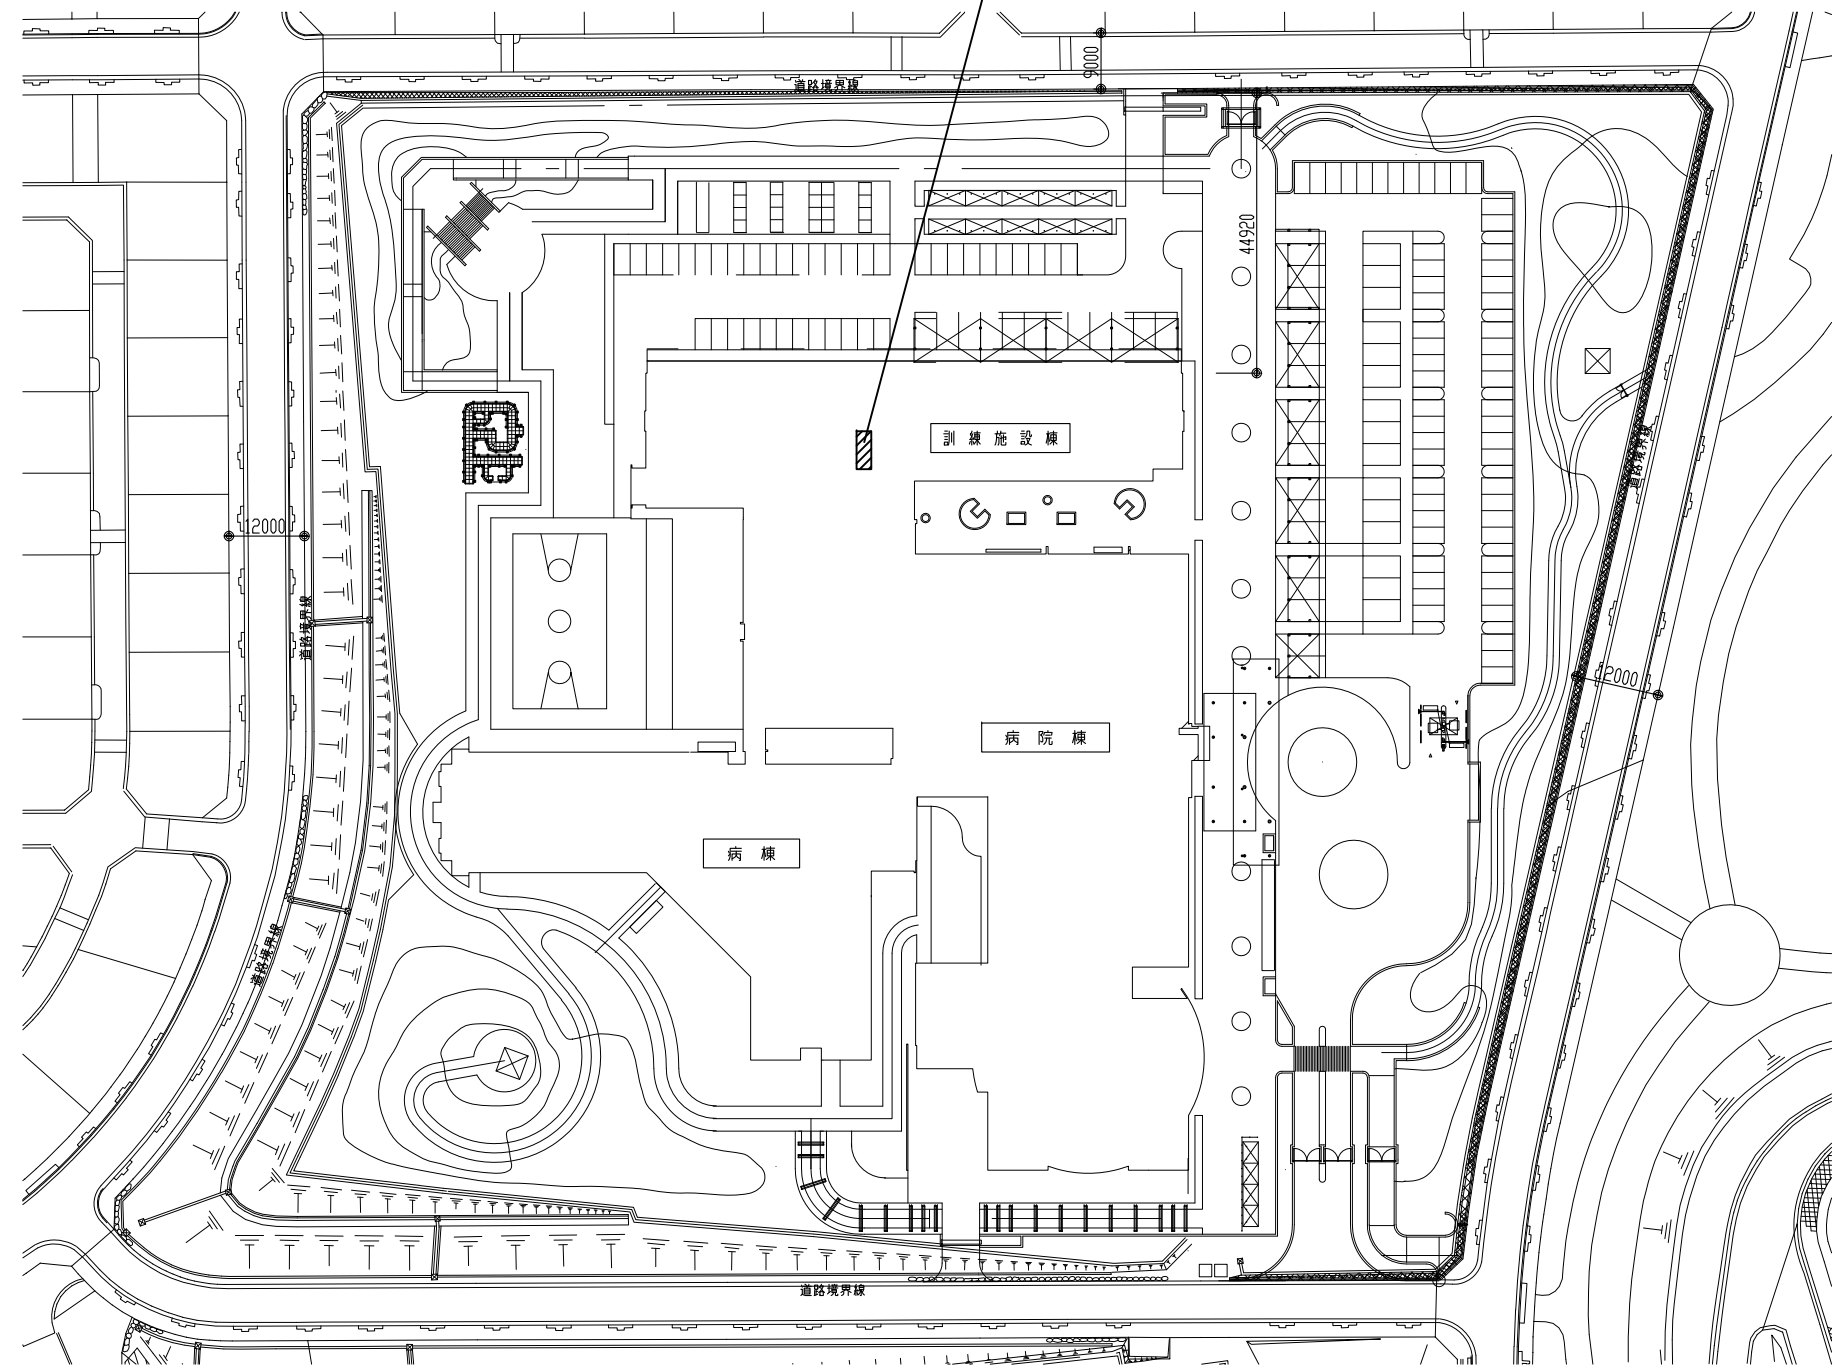

配置図

自立訓練施設2階便所改修工事 実施設計及び監理業務

業務概要

【実施設計】


自立訓練施設2階男子便所高床式便所をオストメイト対応多目的便所に改修
これに伴う意匠・電気設備・機械設備の設計業務一式

【監理業務】


上記に伴う監理業務一式

<p>事業年度 平成29年度</p>	<p>地方独立行政法人 広島市立病院機構 本部事務局施設整備課</p>	<p>業務名 自立訓練施設2階便所改修工事 実施設計及び監理業務</p> <p>図面名称 付近見取図・配置図</p>	<p>図番 A-001</p> <p>縮尺 1/600 (A1) 1/1200 (A3)</p>
------------------------	---	--	--

改修前

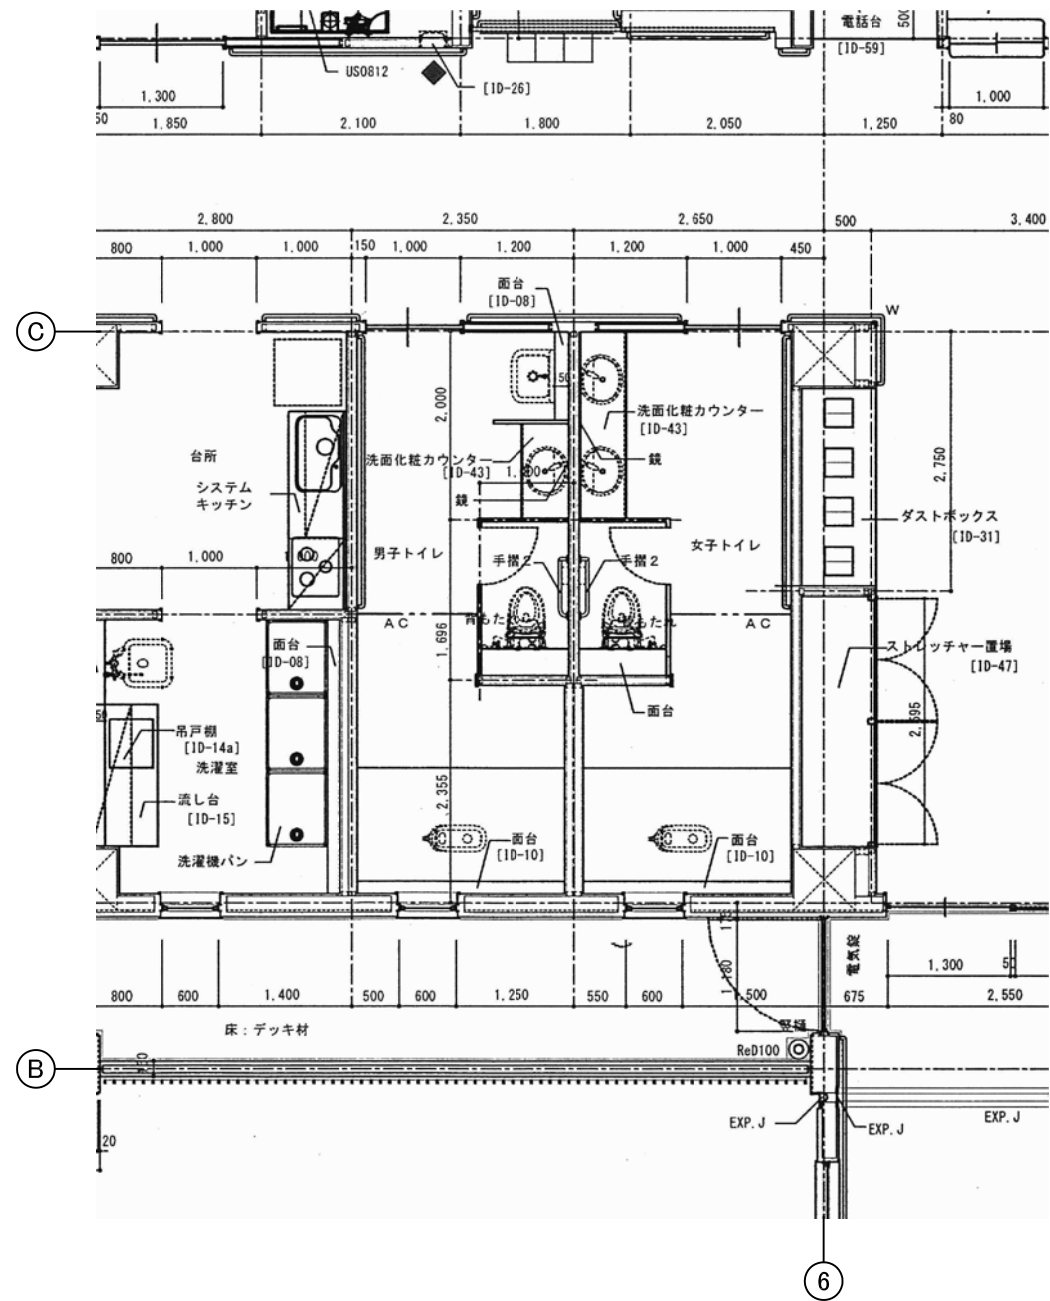

改修後

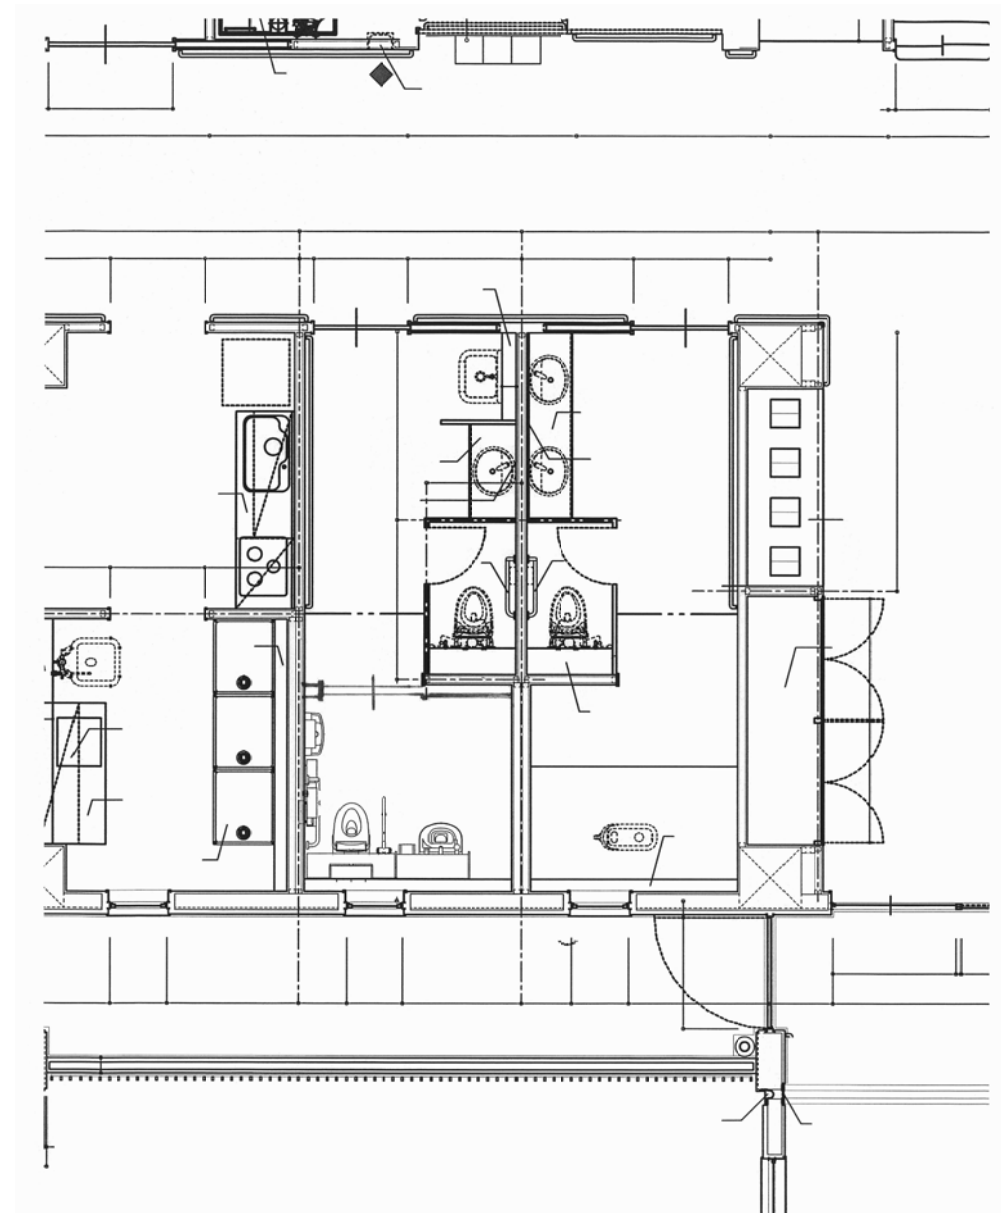

<p>事業年度 平成29年度</p>	<p>地方独立行政法人 広島市立病院機構 本部事務局施設整備課</p>	<p>業務名 自立訓練施設2階便所改修工事 実施設計及び監理業務</p> <p>図面名称 自立訓練施設2階便所平面図</p>	<p>図番 A-002</p> <p>縮尺 1/40 (A1) 1/80 (A3)</p>
------------------------	---	--	---