


業務場所: 広島市民病院(中区基町)

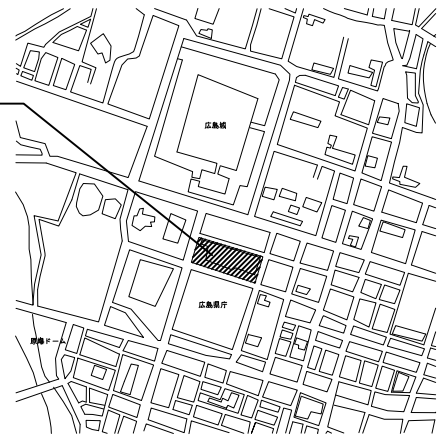


附近見取図

広島市民病院西棟1階内視鏡センター洗浄用システムシンク改修工事実施設計及び監理業務

業務概要



【実施設計】

- ・ 西棟1階内視鏡センター洗浄室の洗浄用システムシンク改装工事に伴う実施設計業務(建築/意匠・電気設備・機械設備)

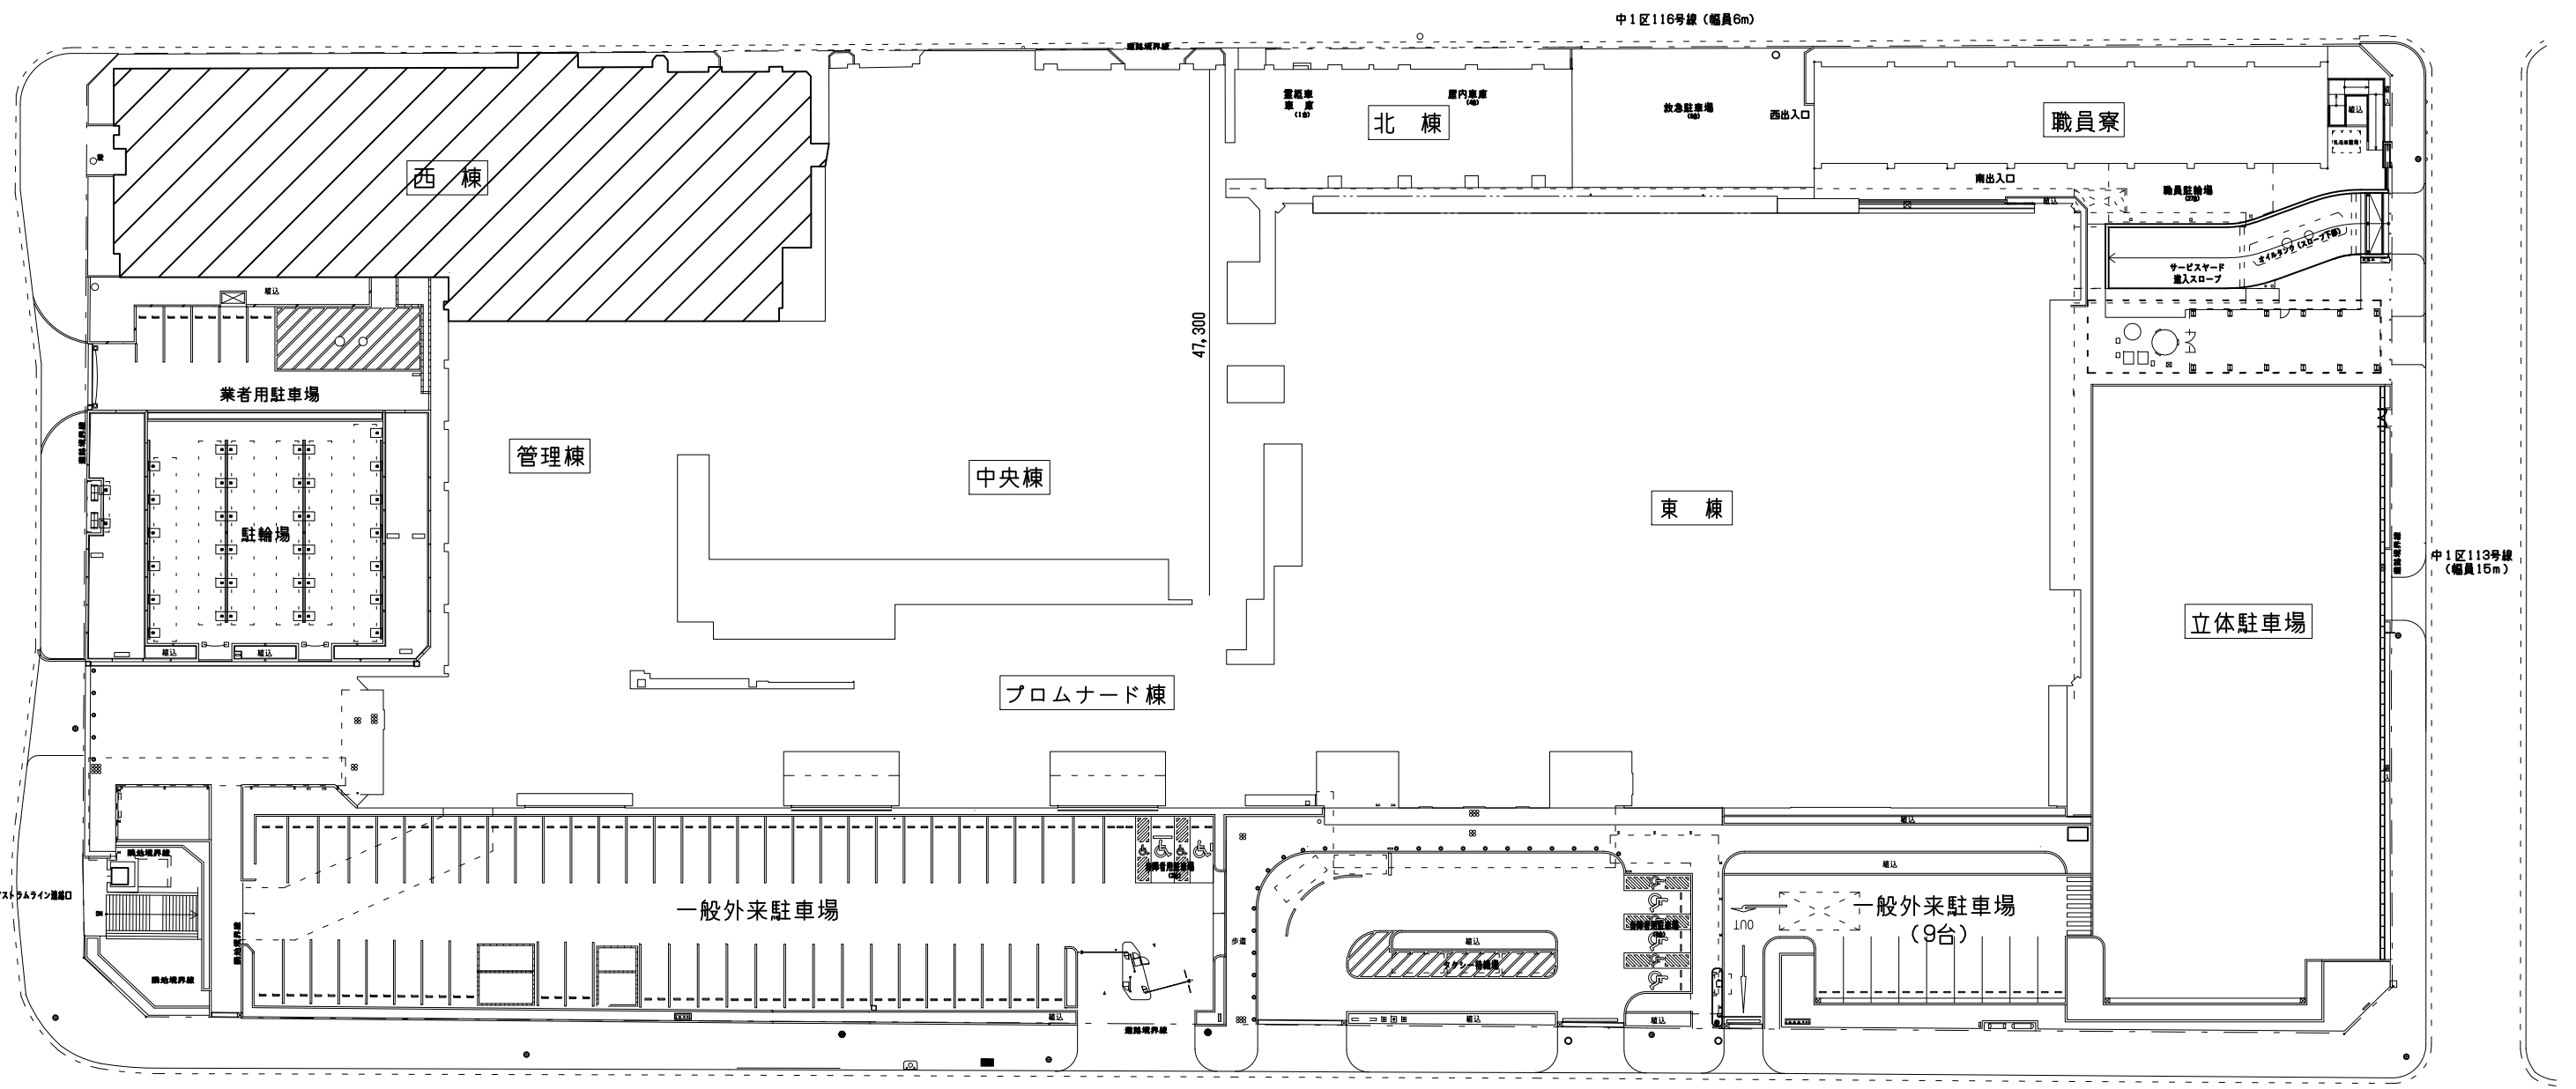


配置図

事業年度 令和3年度	地方独立行政法人 広島市立病院機構 本部事務局施設整備課	業務名 広島市民病院西棟1階内視鏡センター洗浄用システムシンク改修工事実施設計及び監理業務	図番 A-001
		図面名称 付近見取図・配置図	縮尺 1/300(A1) 1/600(A3)

  


工事場所
西棟1階内視鏡センター洗浄室の洗浄用システムシンク改装工事

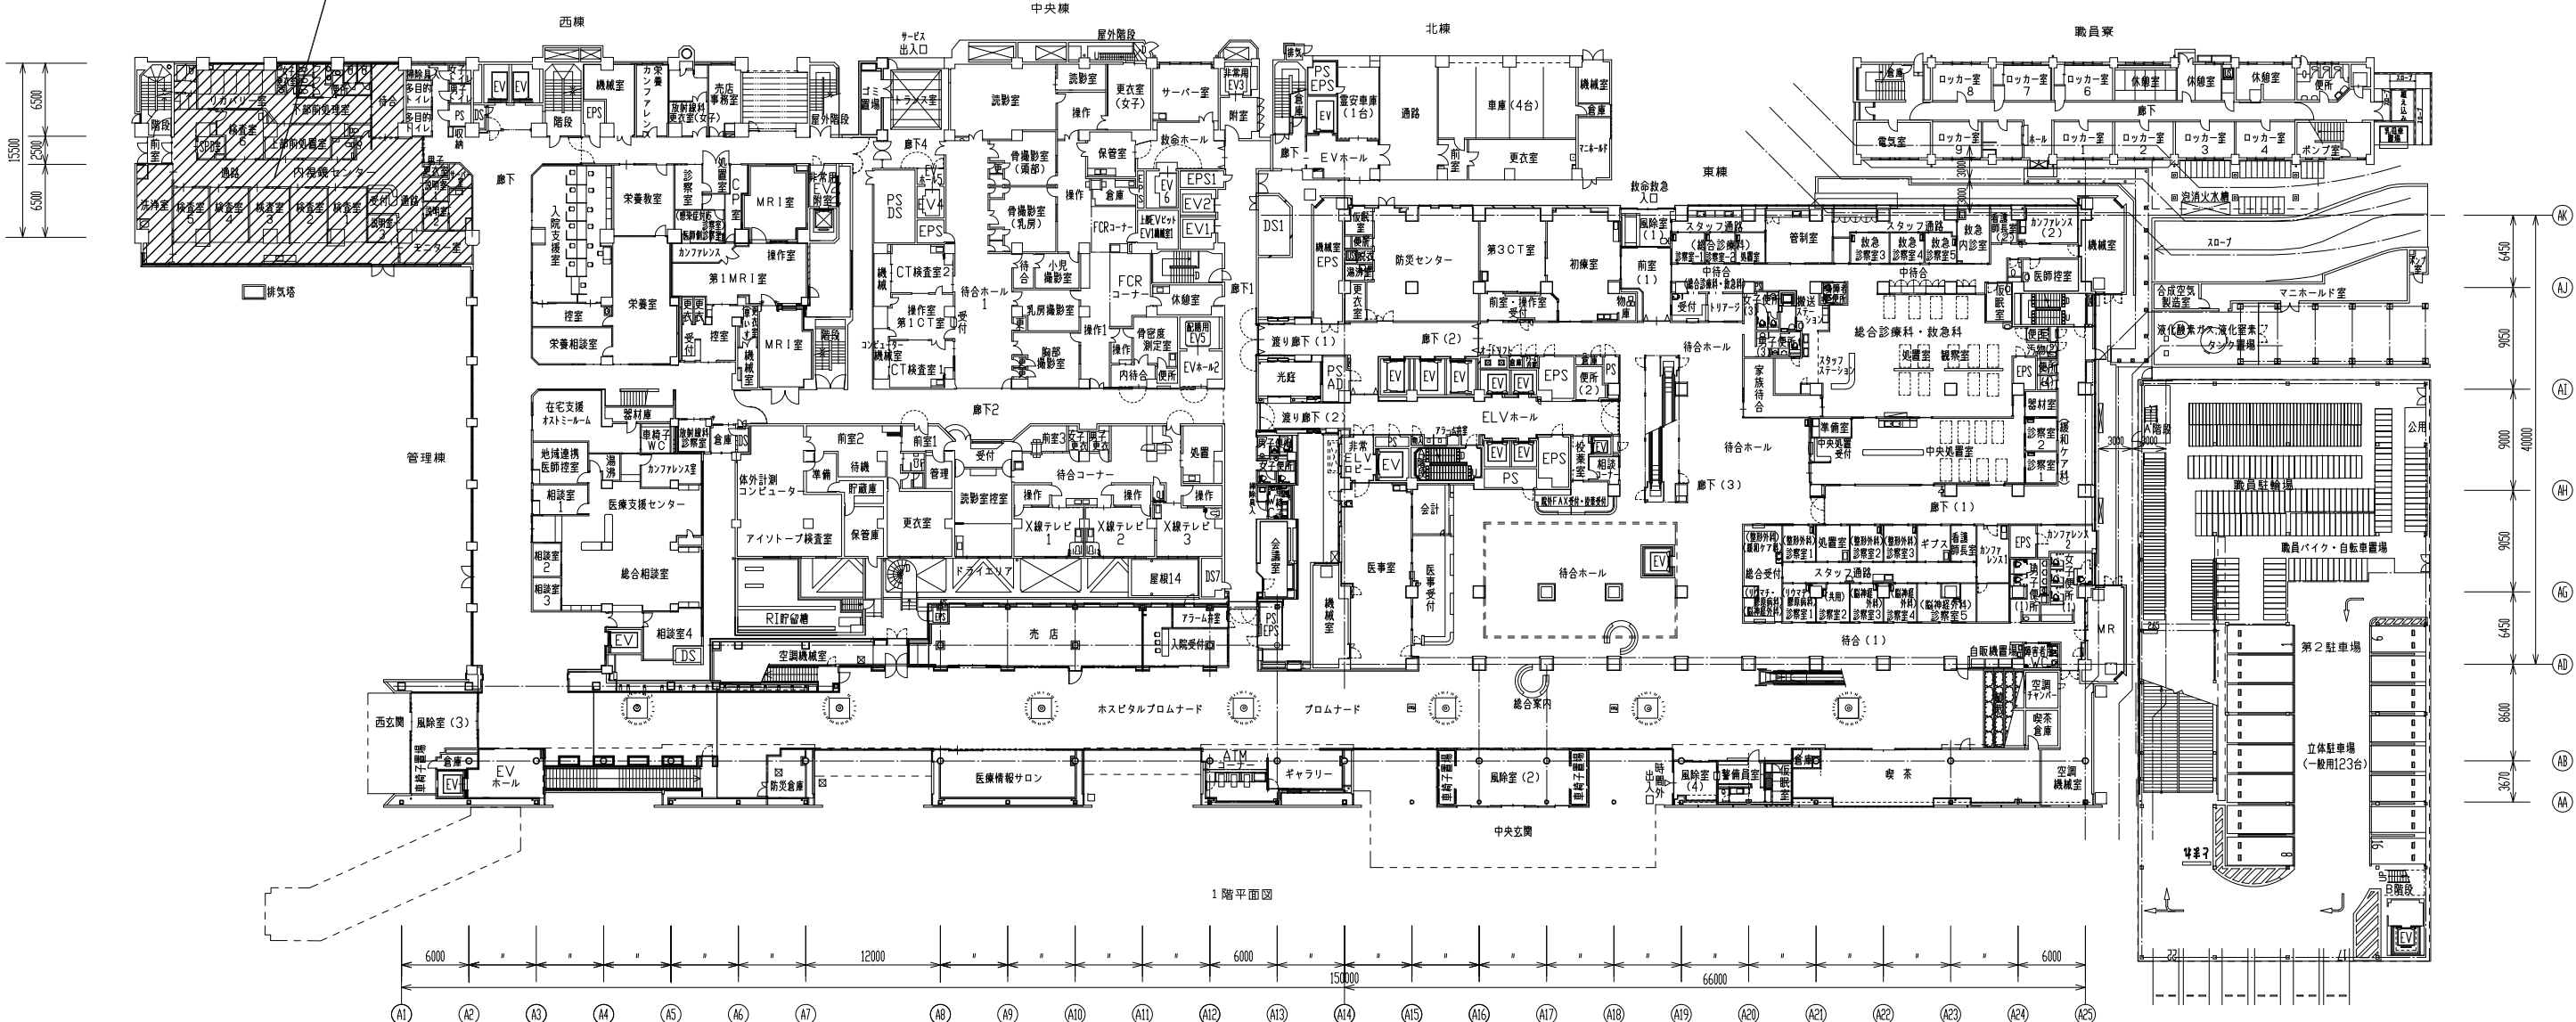


1階平面図

事業年度 令和3年度	地方独立行政法人 広島市立病院機構 本部事務局施設整備課	業務名 広島市民病院西棟1階内視鏡センター洗浄用システムシンク改装工事実施設計及び監理業務 図面名称 1階平面図 縮尺 1/300 (A1) 1/600 (A3)	図番 A-002
---------------	------------------------------------	---	-------------

工事範囲平面図（改修前）

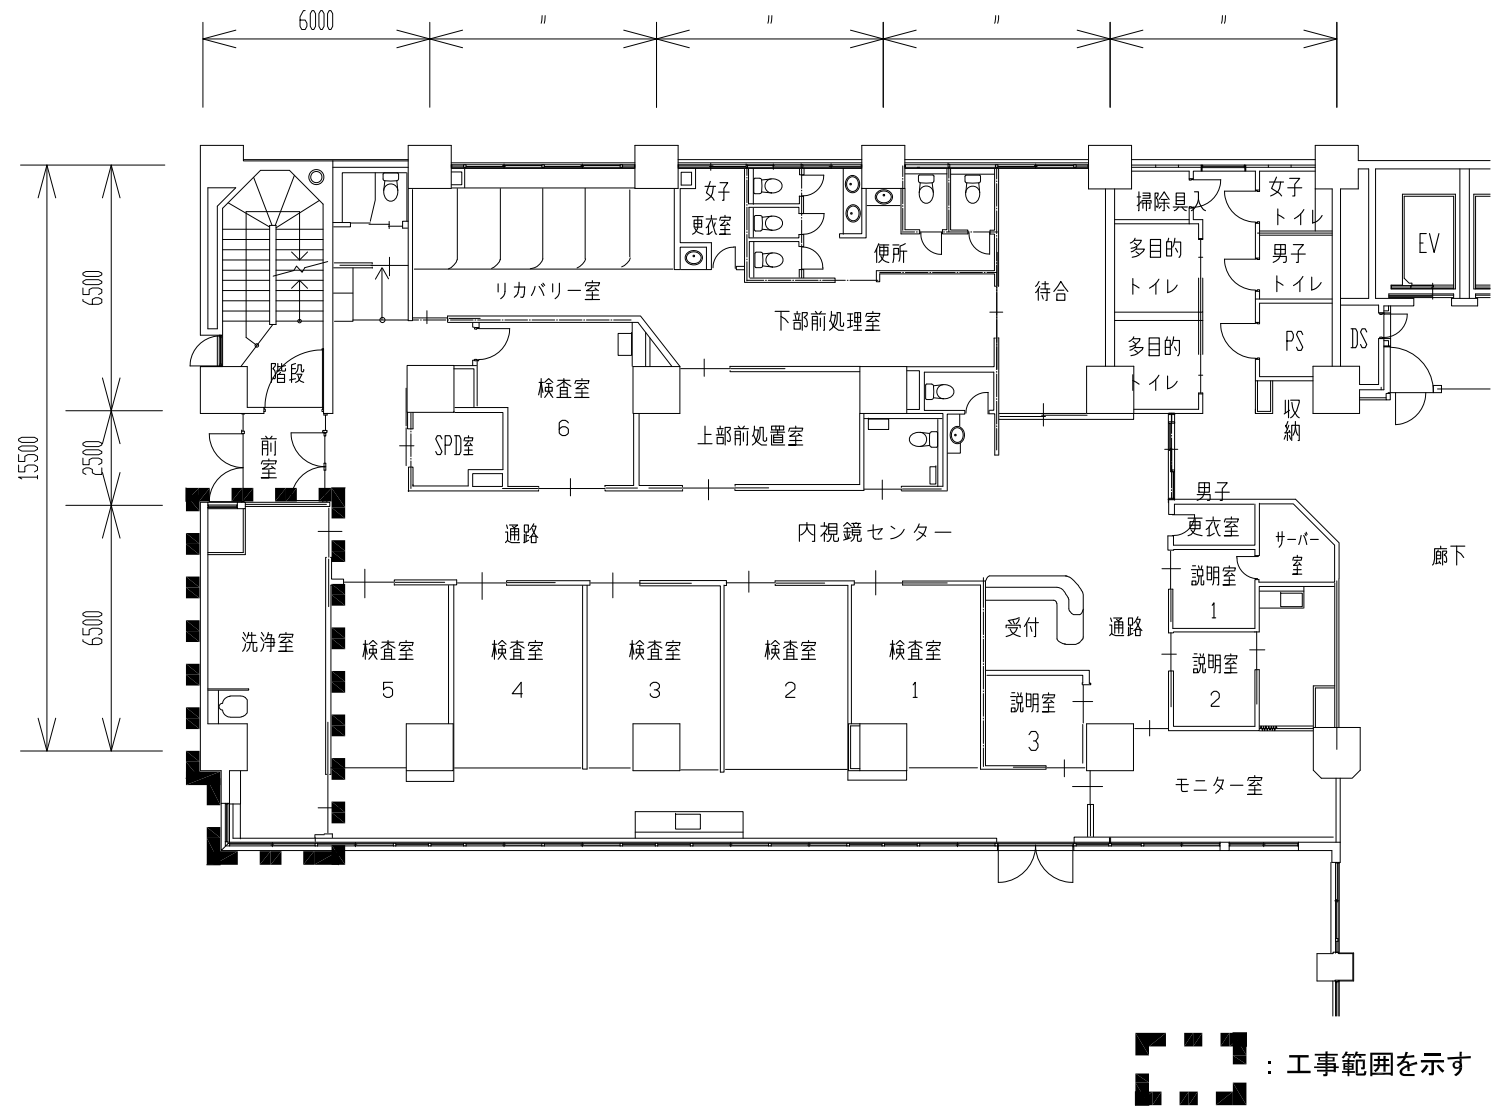

工事範囲平面図（改修後）

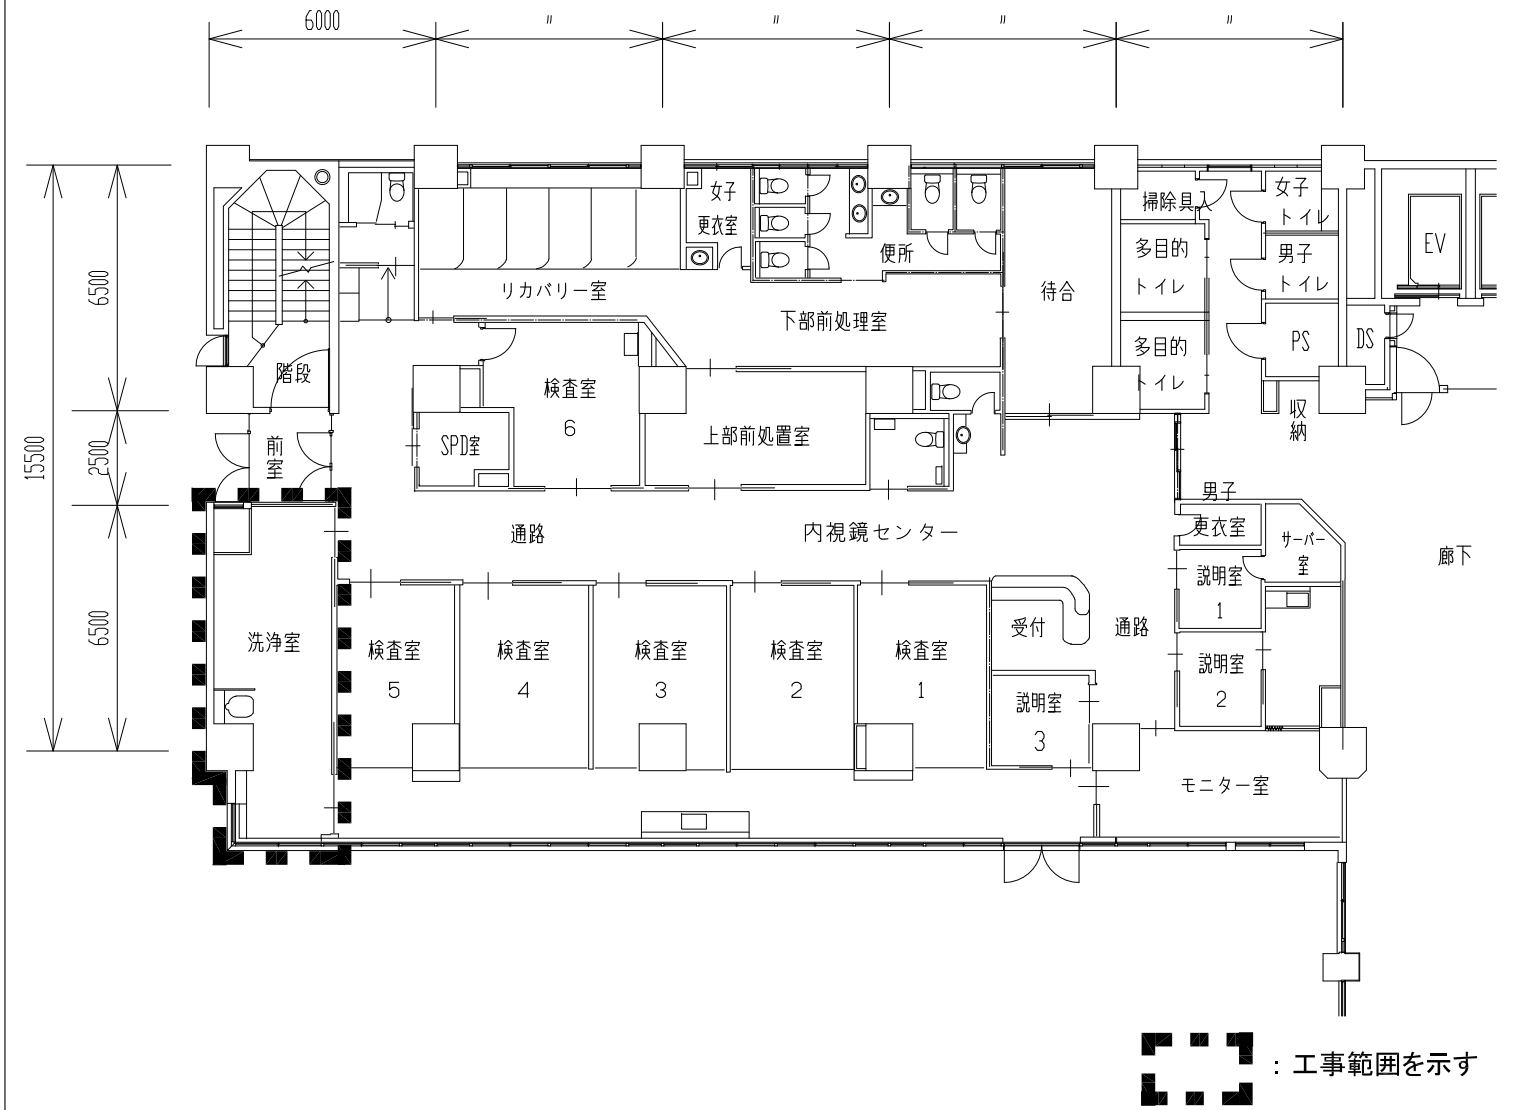

工事概要

【工事内容】

建築工事

1. 洗浄室の既設シンクの撤去
2. 内視鏡対応システムシンクに改修
3. ライニングバック壁にステンレス張り

電気設備工事

1. 自動水栓等電源工事

機械設備工事

1. シンク撤去・新設に伴う給排水設備工事

事業年度 令和3年度	地方独立行政法人 広島市立病院機構 本部事務局施設整備課	業務名 広島市民病院西棟1階内視鏡センター洗浄用システムシンク改修工事実施設計及び監理業務	図番 A-003
		図面名称 西棟1階平面図	縮尺 1/100 (A1) 1/200 (A3)