
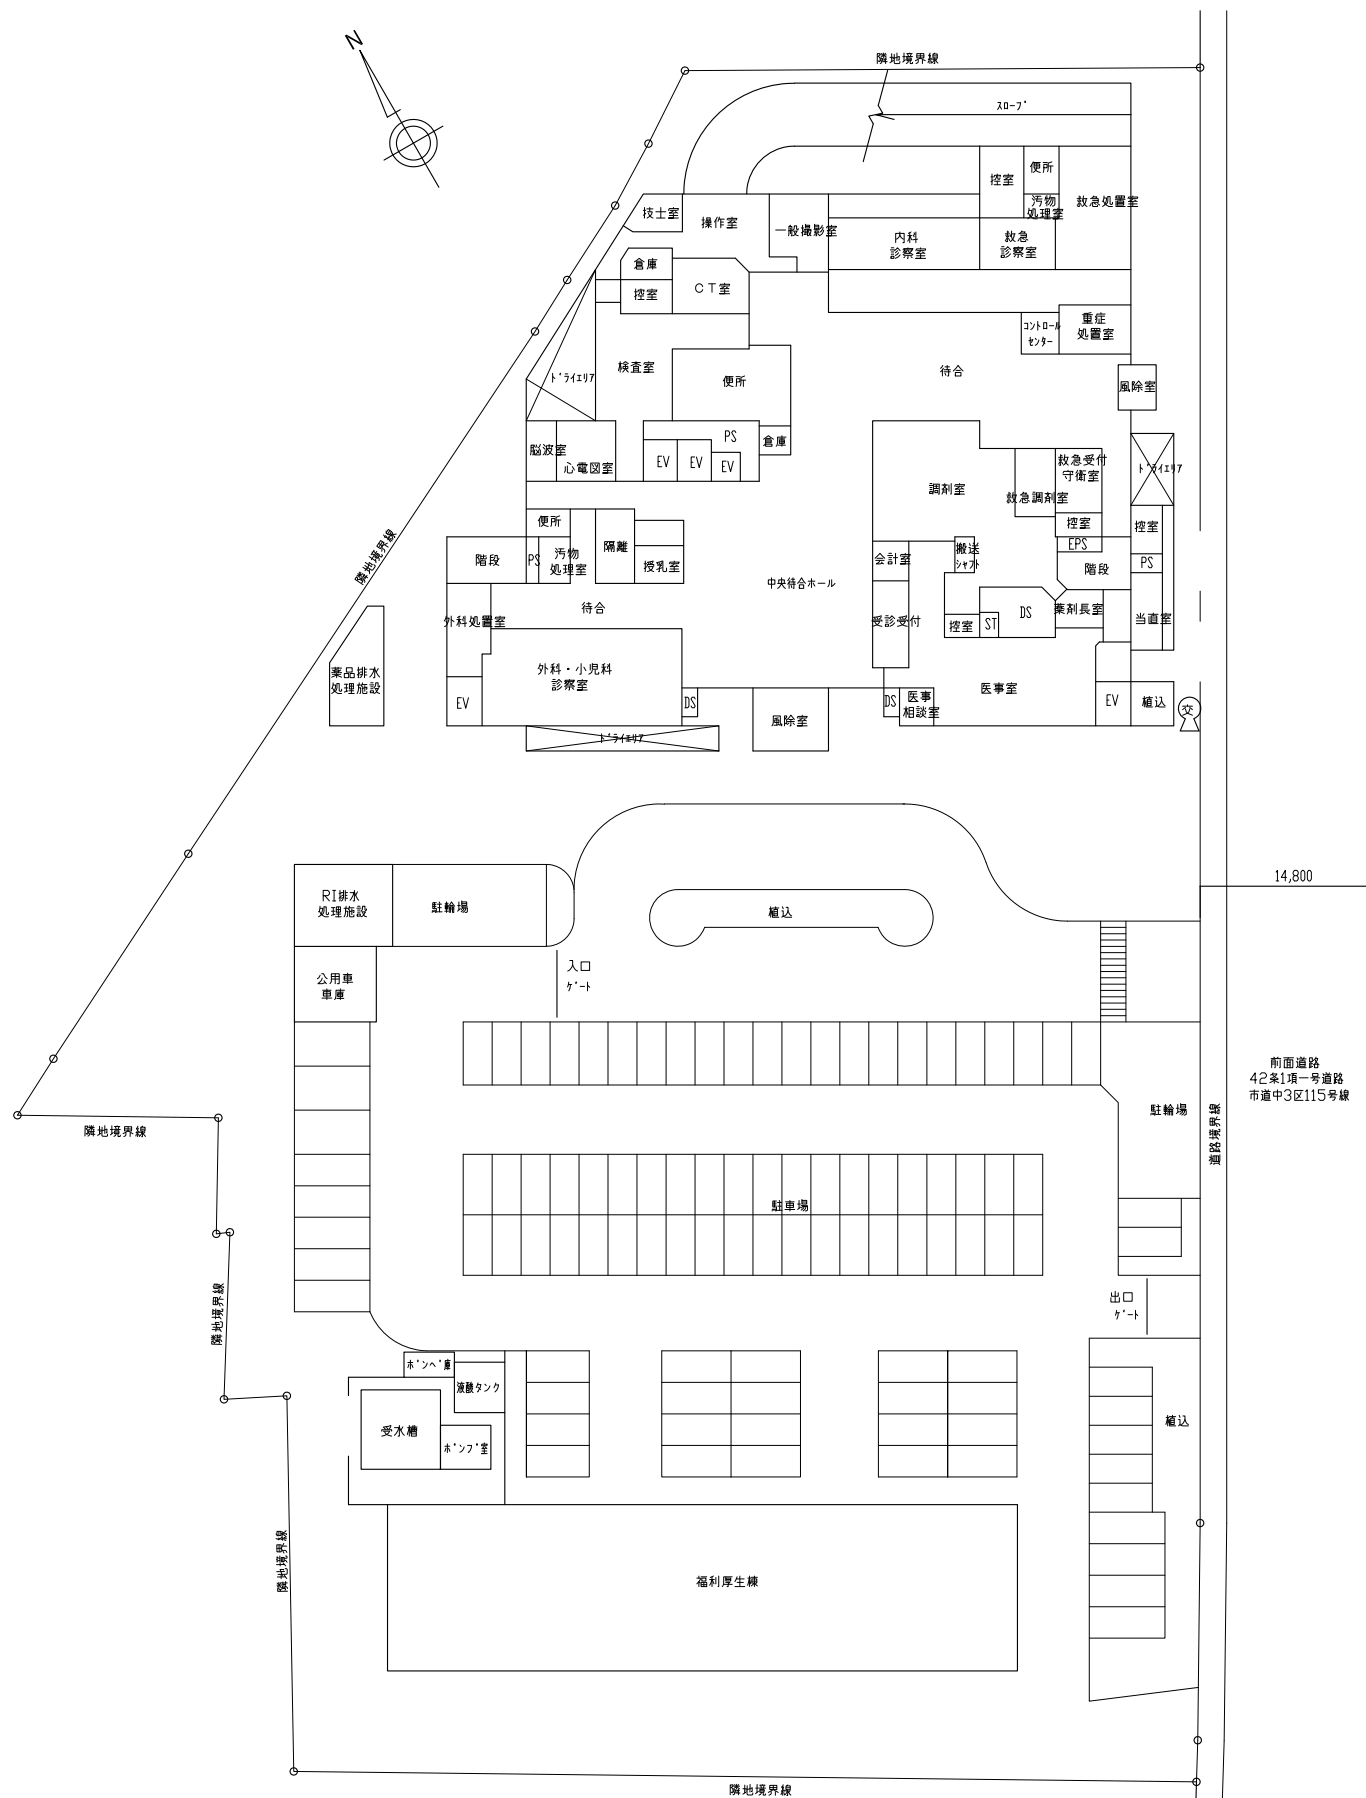


付近見取図
工事場所
中区舟入幸町
(広島市立舟入市民病院)

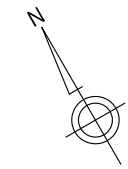

配置図

舟入市民病院本館7階サーバー室改修工事 実施設計業務


業務概要

【実施設計業務】

- ・ 本館7階サーバー室改修工事に伴う実施設計業務(建築/意匠・電気設備・機械設備)


事業年度 令和3年度	地方独立行政法人 広島市立病院機構 本部事務局施設整備課	業務名 舟入市民病院本館7階サーバー室改修工事 実施設計業務	図番 A-001
図面名称 付近見取図・配置図		縮尺 1/300 (A1) 1/600 (A3)	

工事場所
本館7階サーバー室改修工事

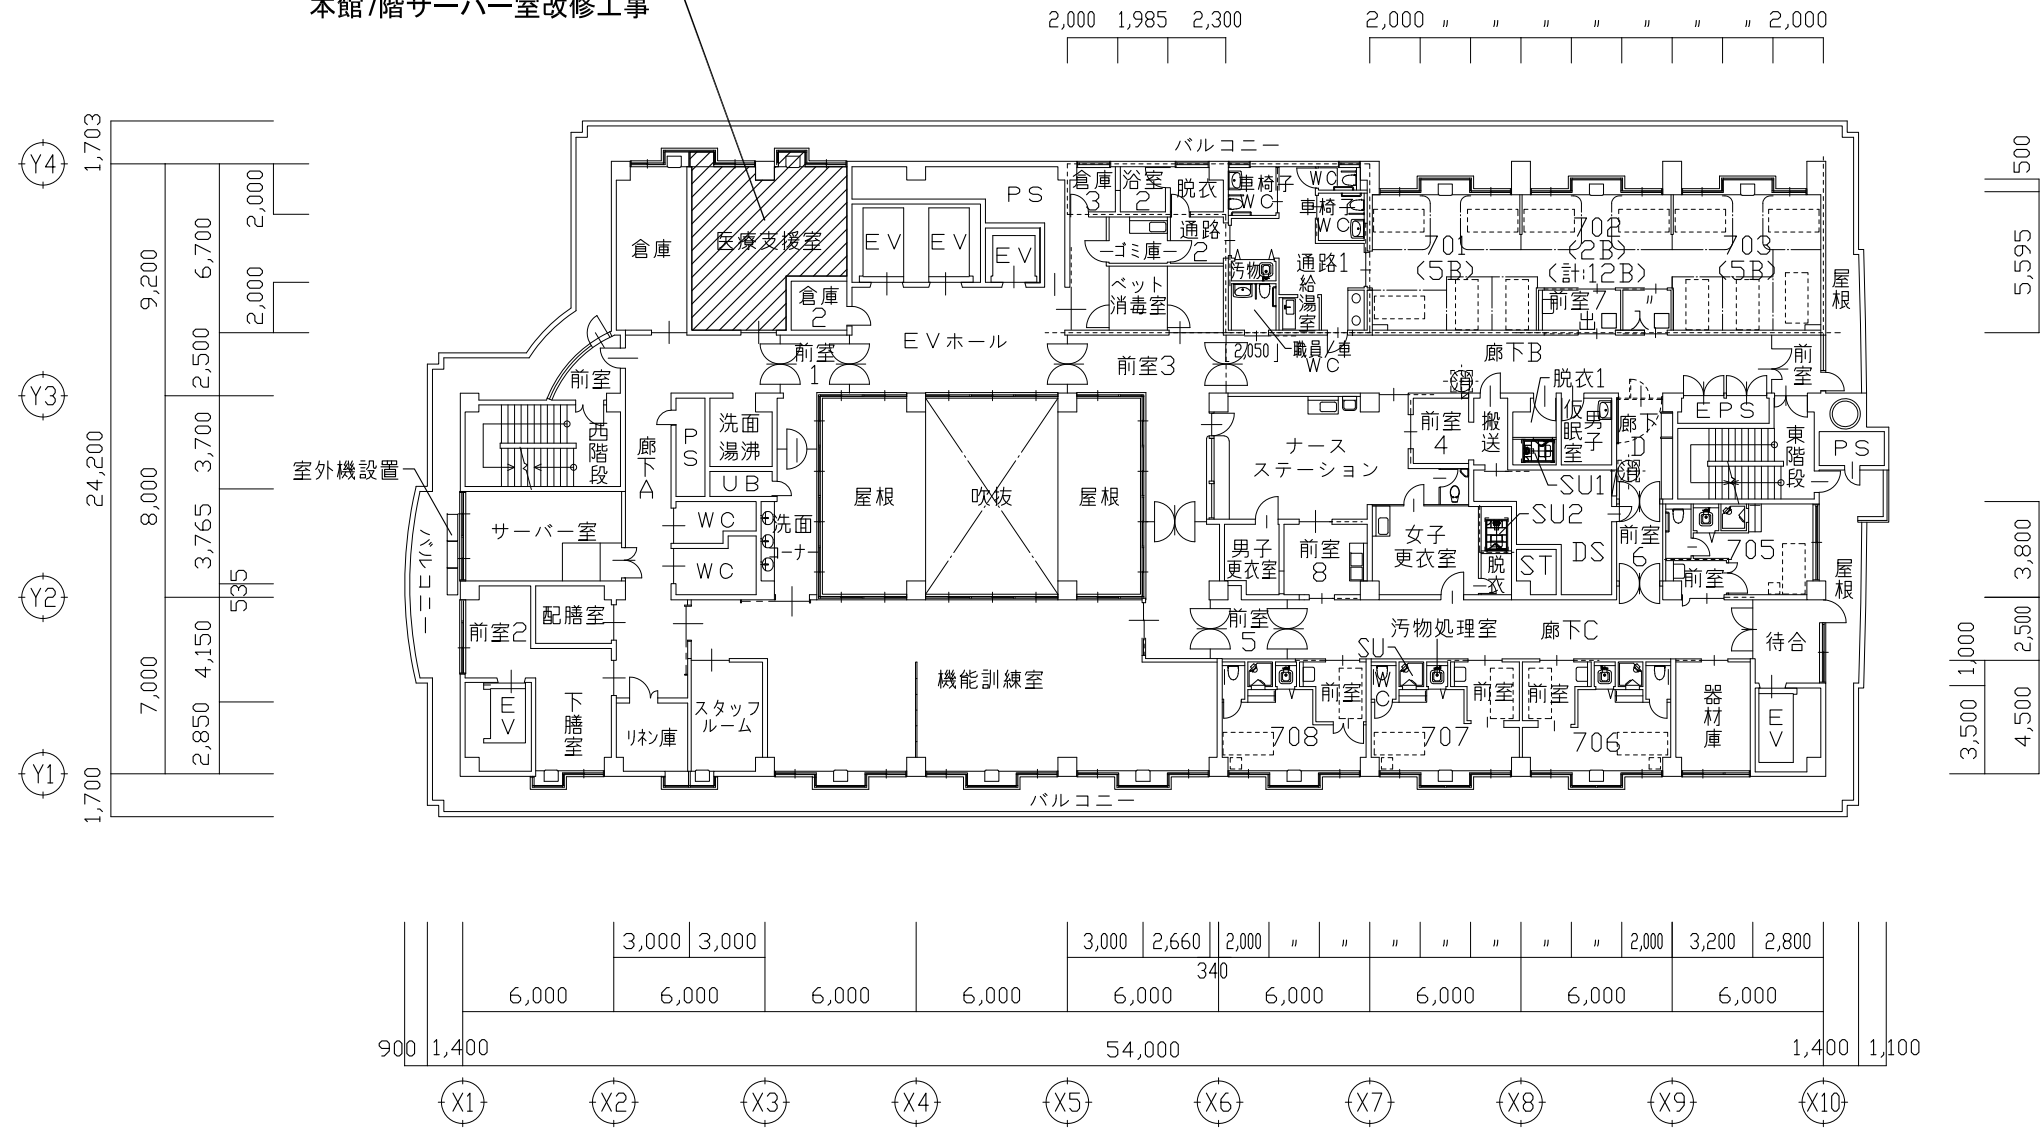


事業年度 令和3年度	地方独立行政法人 広島市立病院機構 本部事務局施設整備課	業務名 舟入市民病院本館7階サーバー室改修工事 実施設計業務 図面名称 7階平面図	図番 A-002 縮尺 1/150 (A1) 1/300 (A3)
---------------	------------------------------------	--	---

7階平面図/工事範囲平面図(改修前)

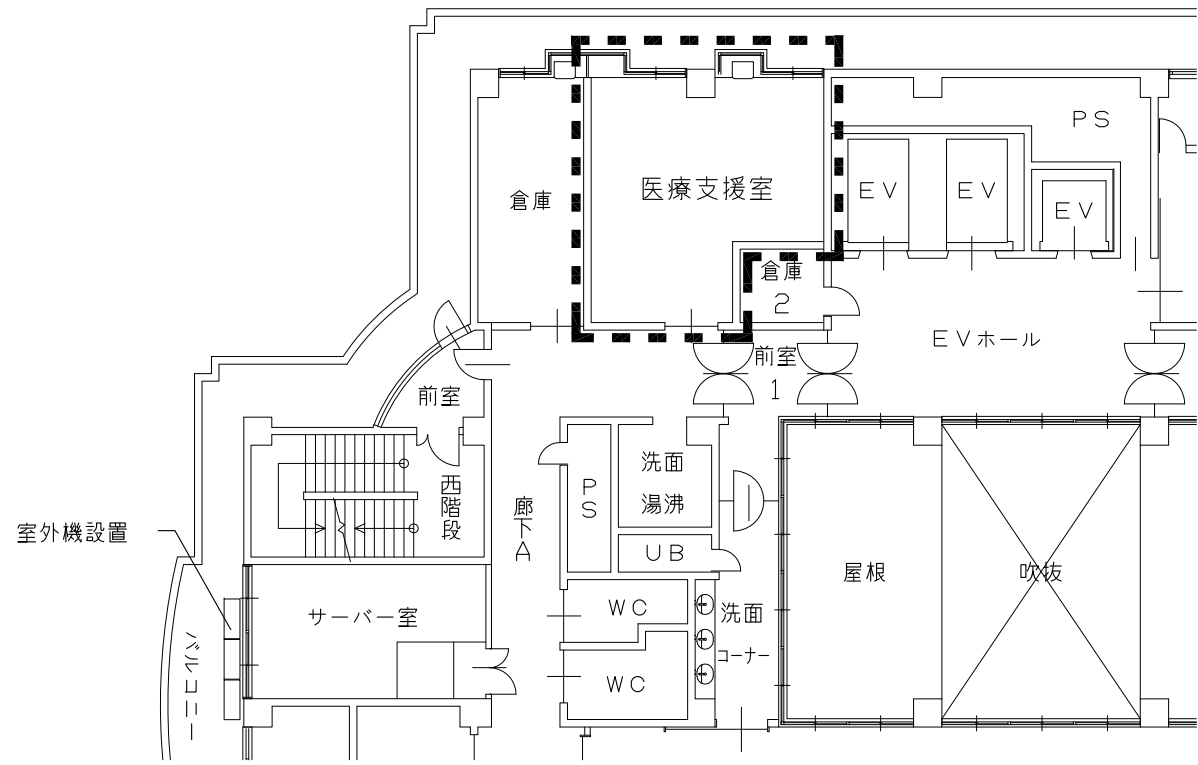

: 工事範囲を示す

7階平面図/工事範囲平面図(改修後)

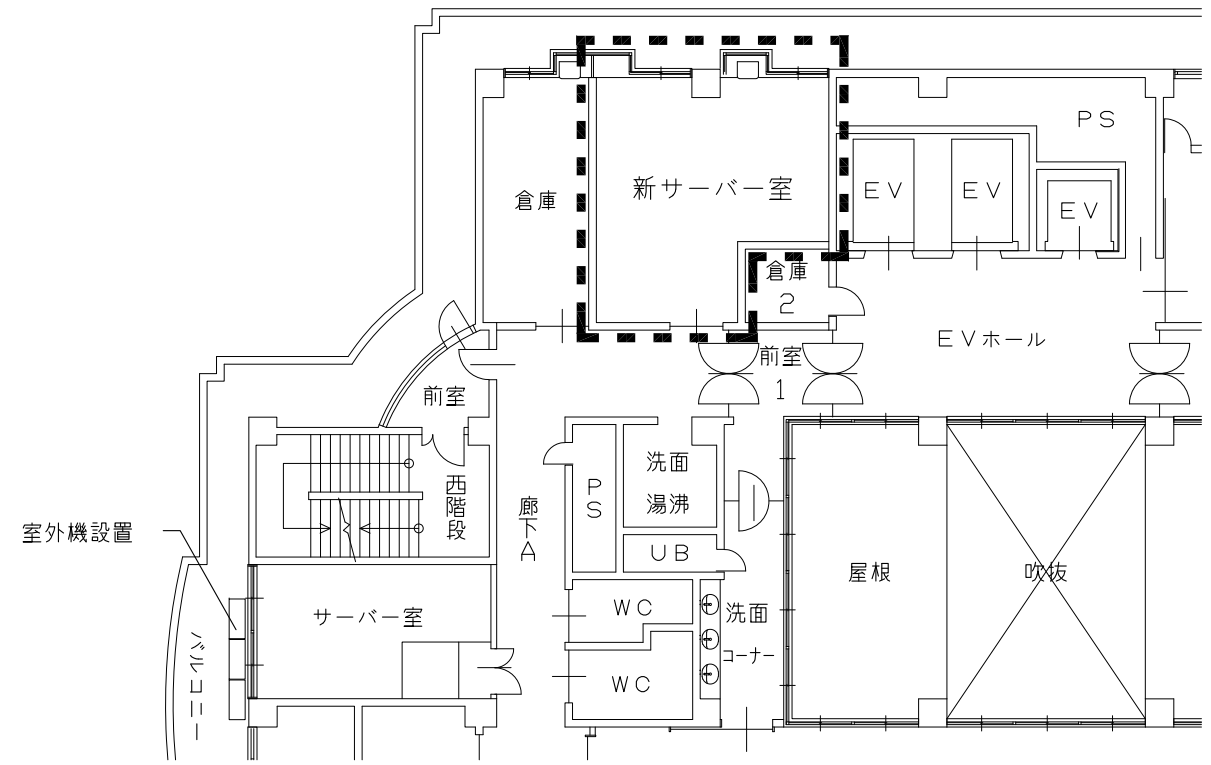

: 工事範囲を示す

工事概要

【工事内容】

建築工事

1. 現在の医療支援室を新サーバー室に改修する。
2. フリーアクセスフロア新設
3. 建具の取替
4. 床・壁・天井(下地共)の撤去・新設
5. ガラス窓に不透明白色フィルム貼

(別途工事)

1. 家具、什器

電気設備工事

1. 幹線設備、接地設備及び動力設備の改修
(既設サーバー室から新サーバー室への切り替えを考慮しての計画とする)
2. 電灯コンセント設備の改修
3. 自動火災報知設備の改修
4. 拡声設備の改修
5. インターホン設備の改修
6. 構内交換設備の改修

(別途工事)

1. UPS設備の改修
2. 新設サーバー電源への接続
3. 新設サーバー試運転調整立会
4. 既設サーバー室撤去工事

機械設備工事

1. 既存空調・換気設備の撤去
2. 既存衛生・消火・医療ガス設備の撤去
3. 空調・換気設備の新設
4. 消火設備の改修

事業年度	令和3年度	地方独立行政法人 広島市立病院機構 本部事務局施設整備課	業務名	舟入市民病院本館7階サーバー室改修工事 実施設計業務	図番	A-003
図面名称	7階平面図(部分拡大)		縮尺	1/100 (A1) 1/200 (A3)		