



附近見取図

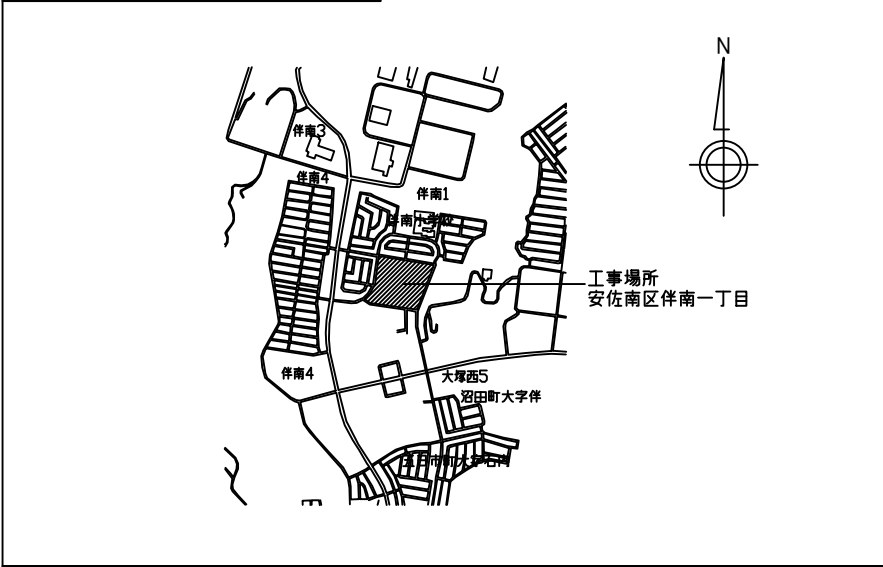

配置図

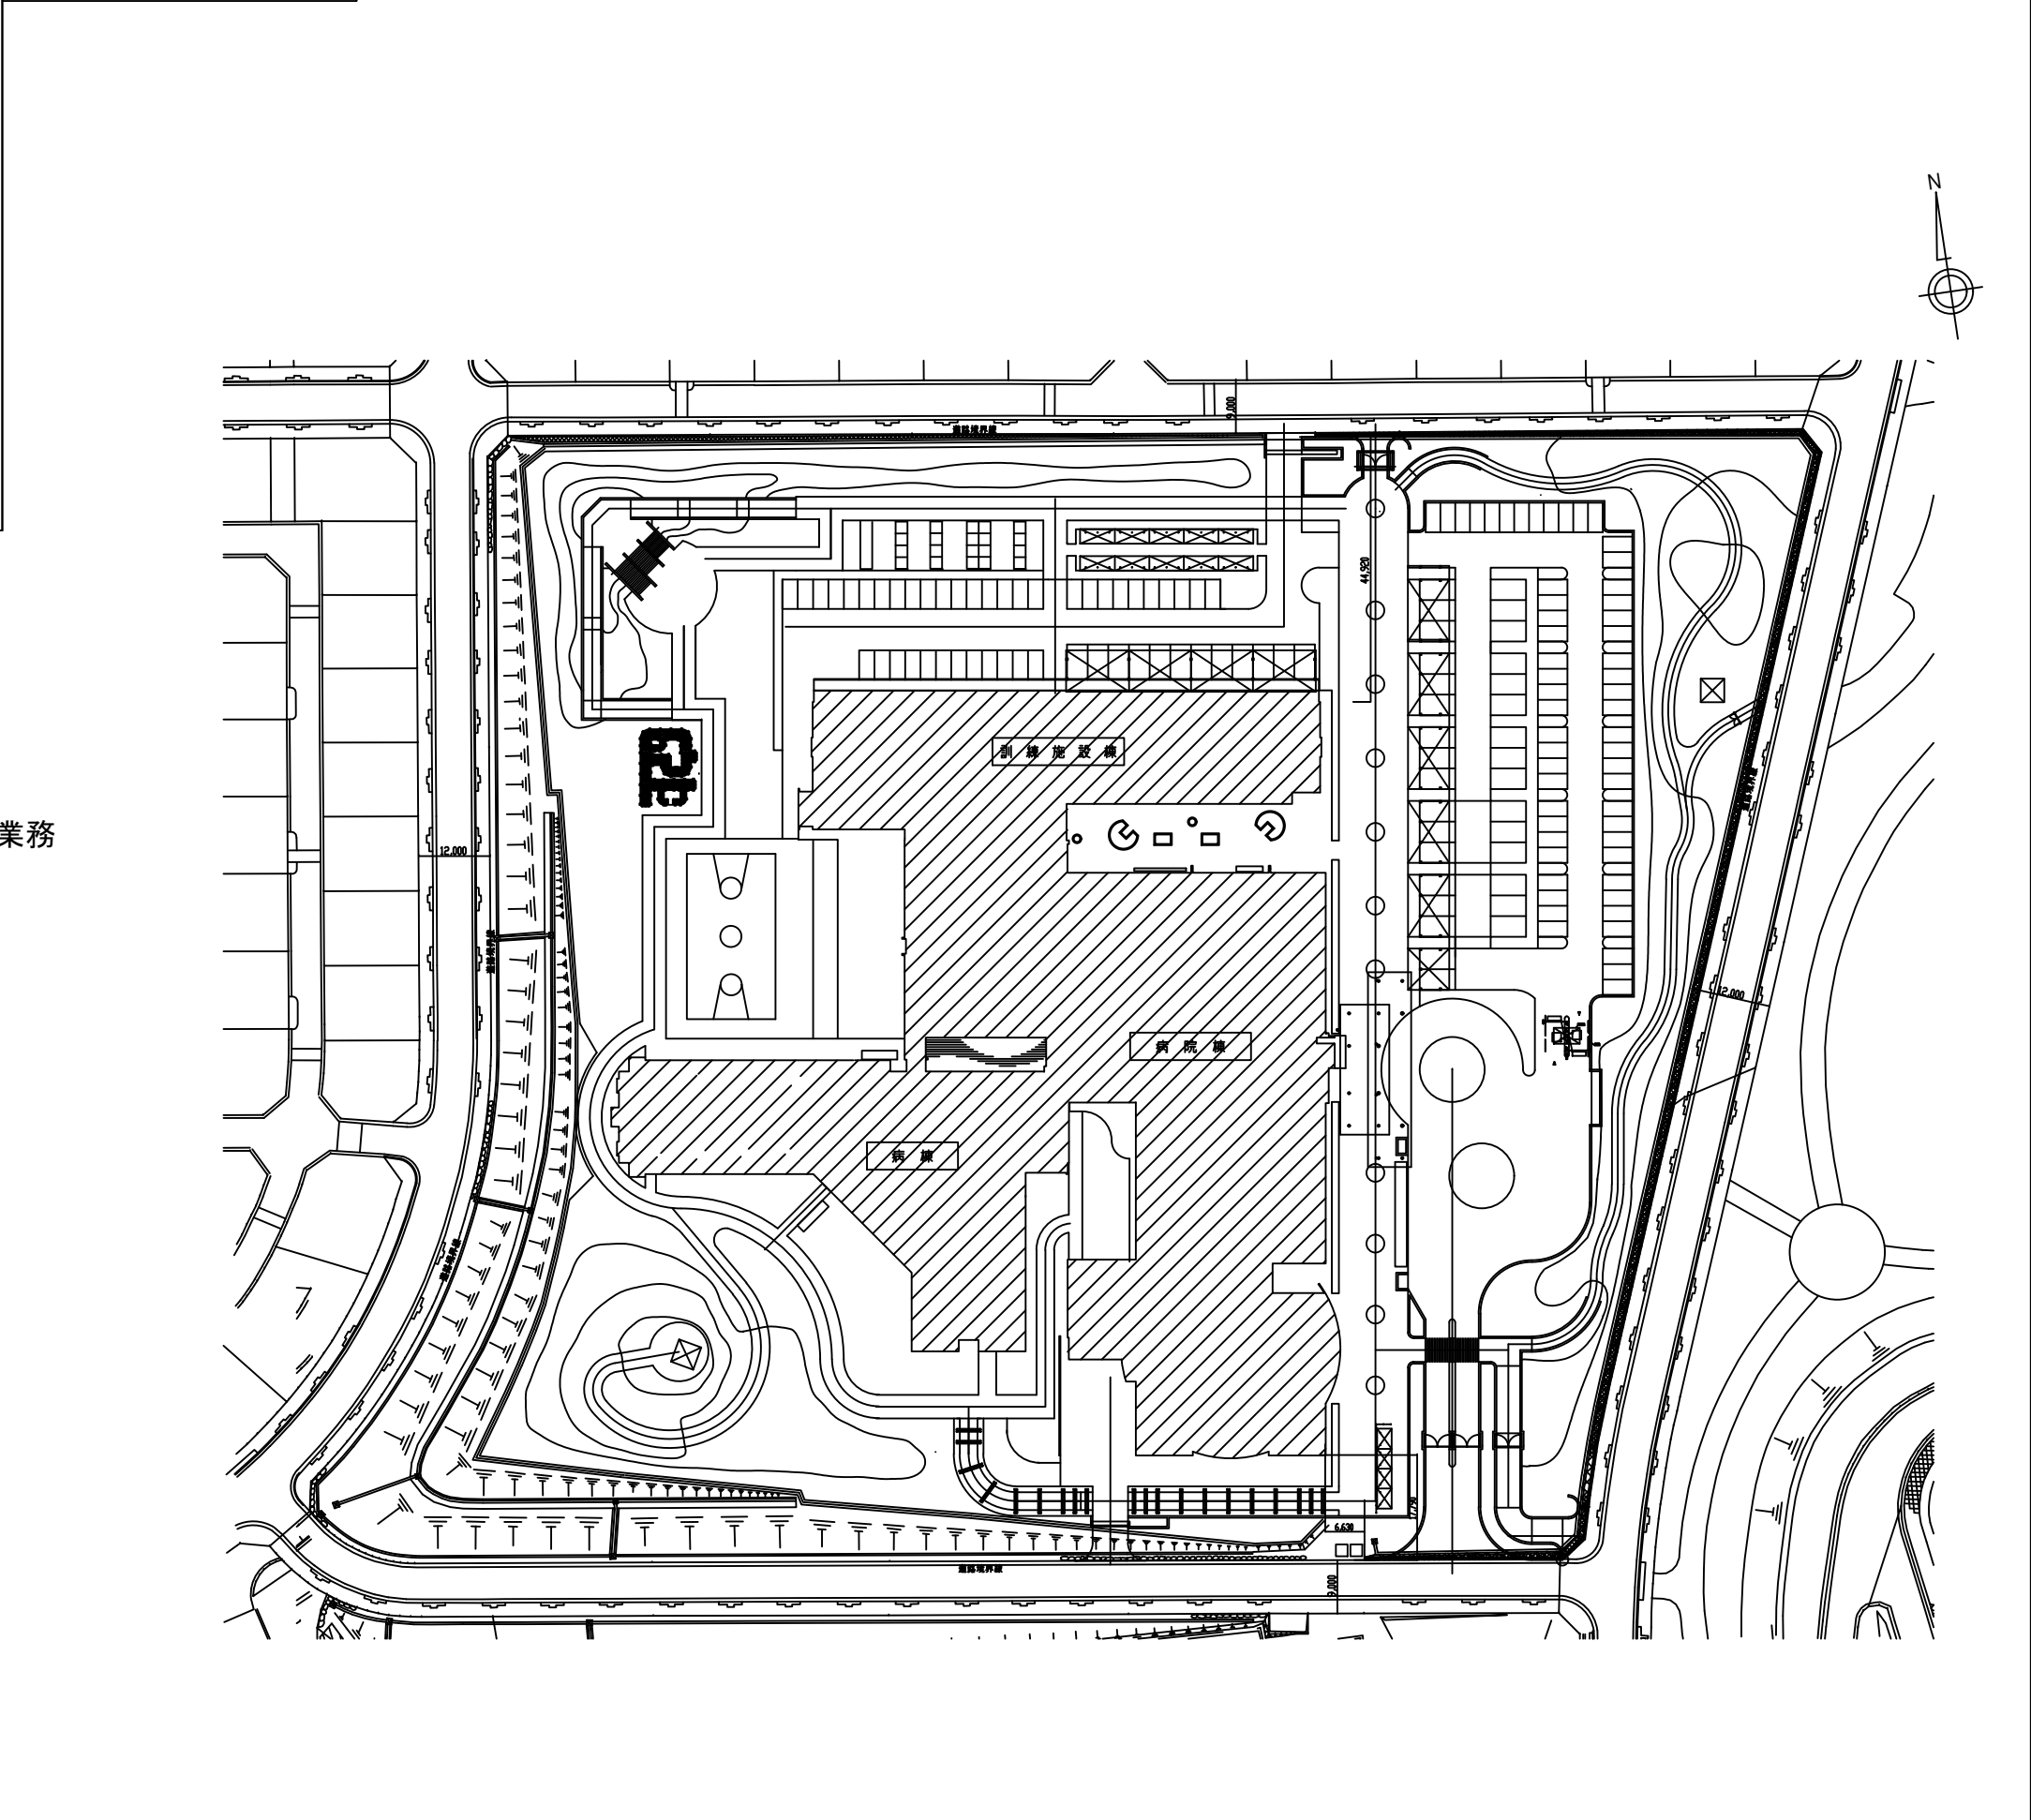

リハビリテーション病院ITV設備改修工事 実施設計及び監理業務

業務概要


【実施設計及び監理業務】


1. レコーダー及びモニター更新
2. ITVカメラ増設(5台)



工事場所:ITV設備改修工事

事業年度	地方独立行政法人 広島市立病院機構 本部事務局施設整備課		業務名		図番
令和３年度			リハビリテーション病院ＩＴＶ設備改修工事 実施設計及び監理業務		
			図面名称	附近見取図・配置図	縮尺 1 / 6 0 0 (A 1) 1 / 1 2 0 0 (A 3)

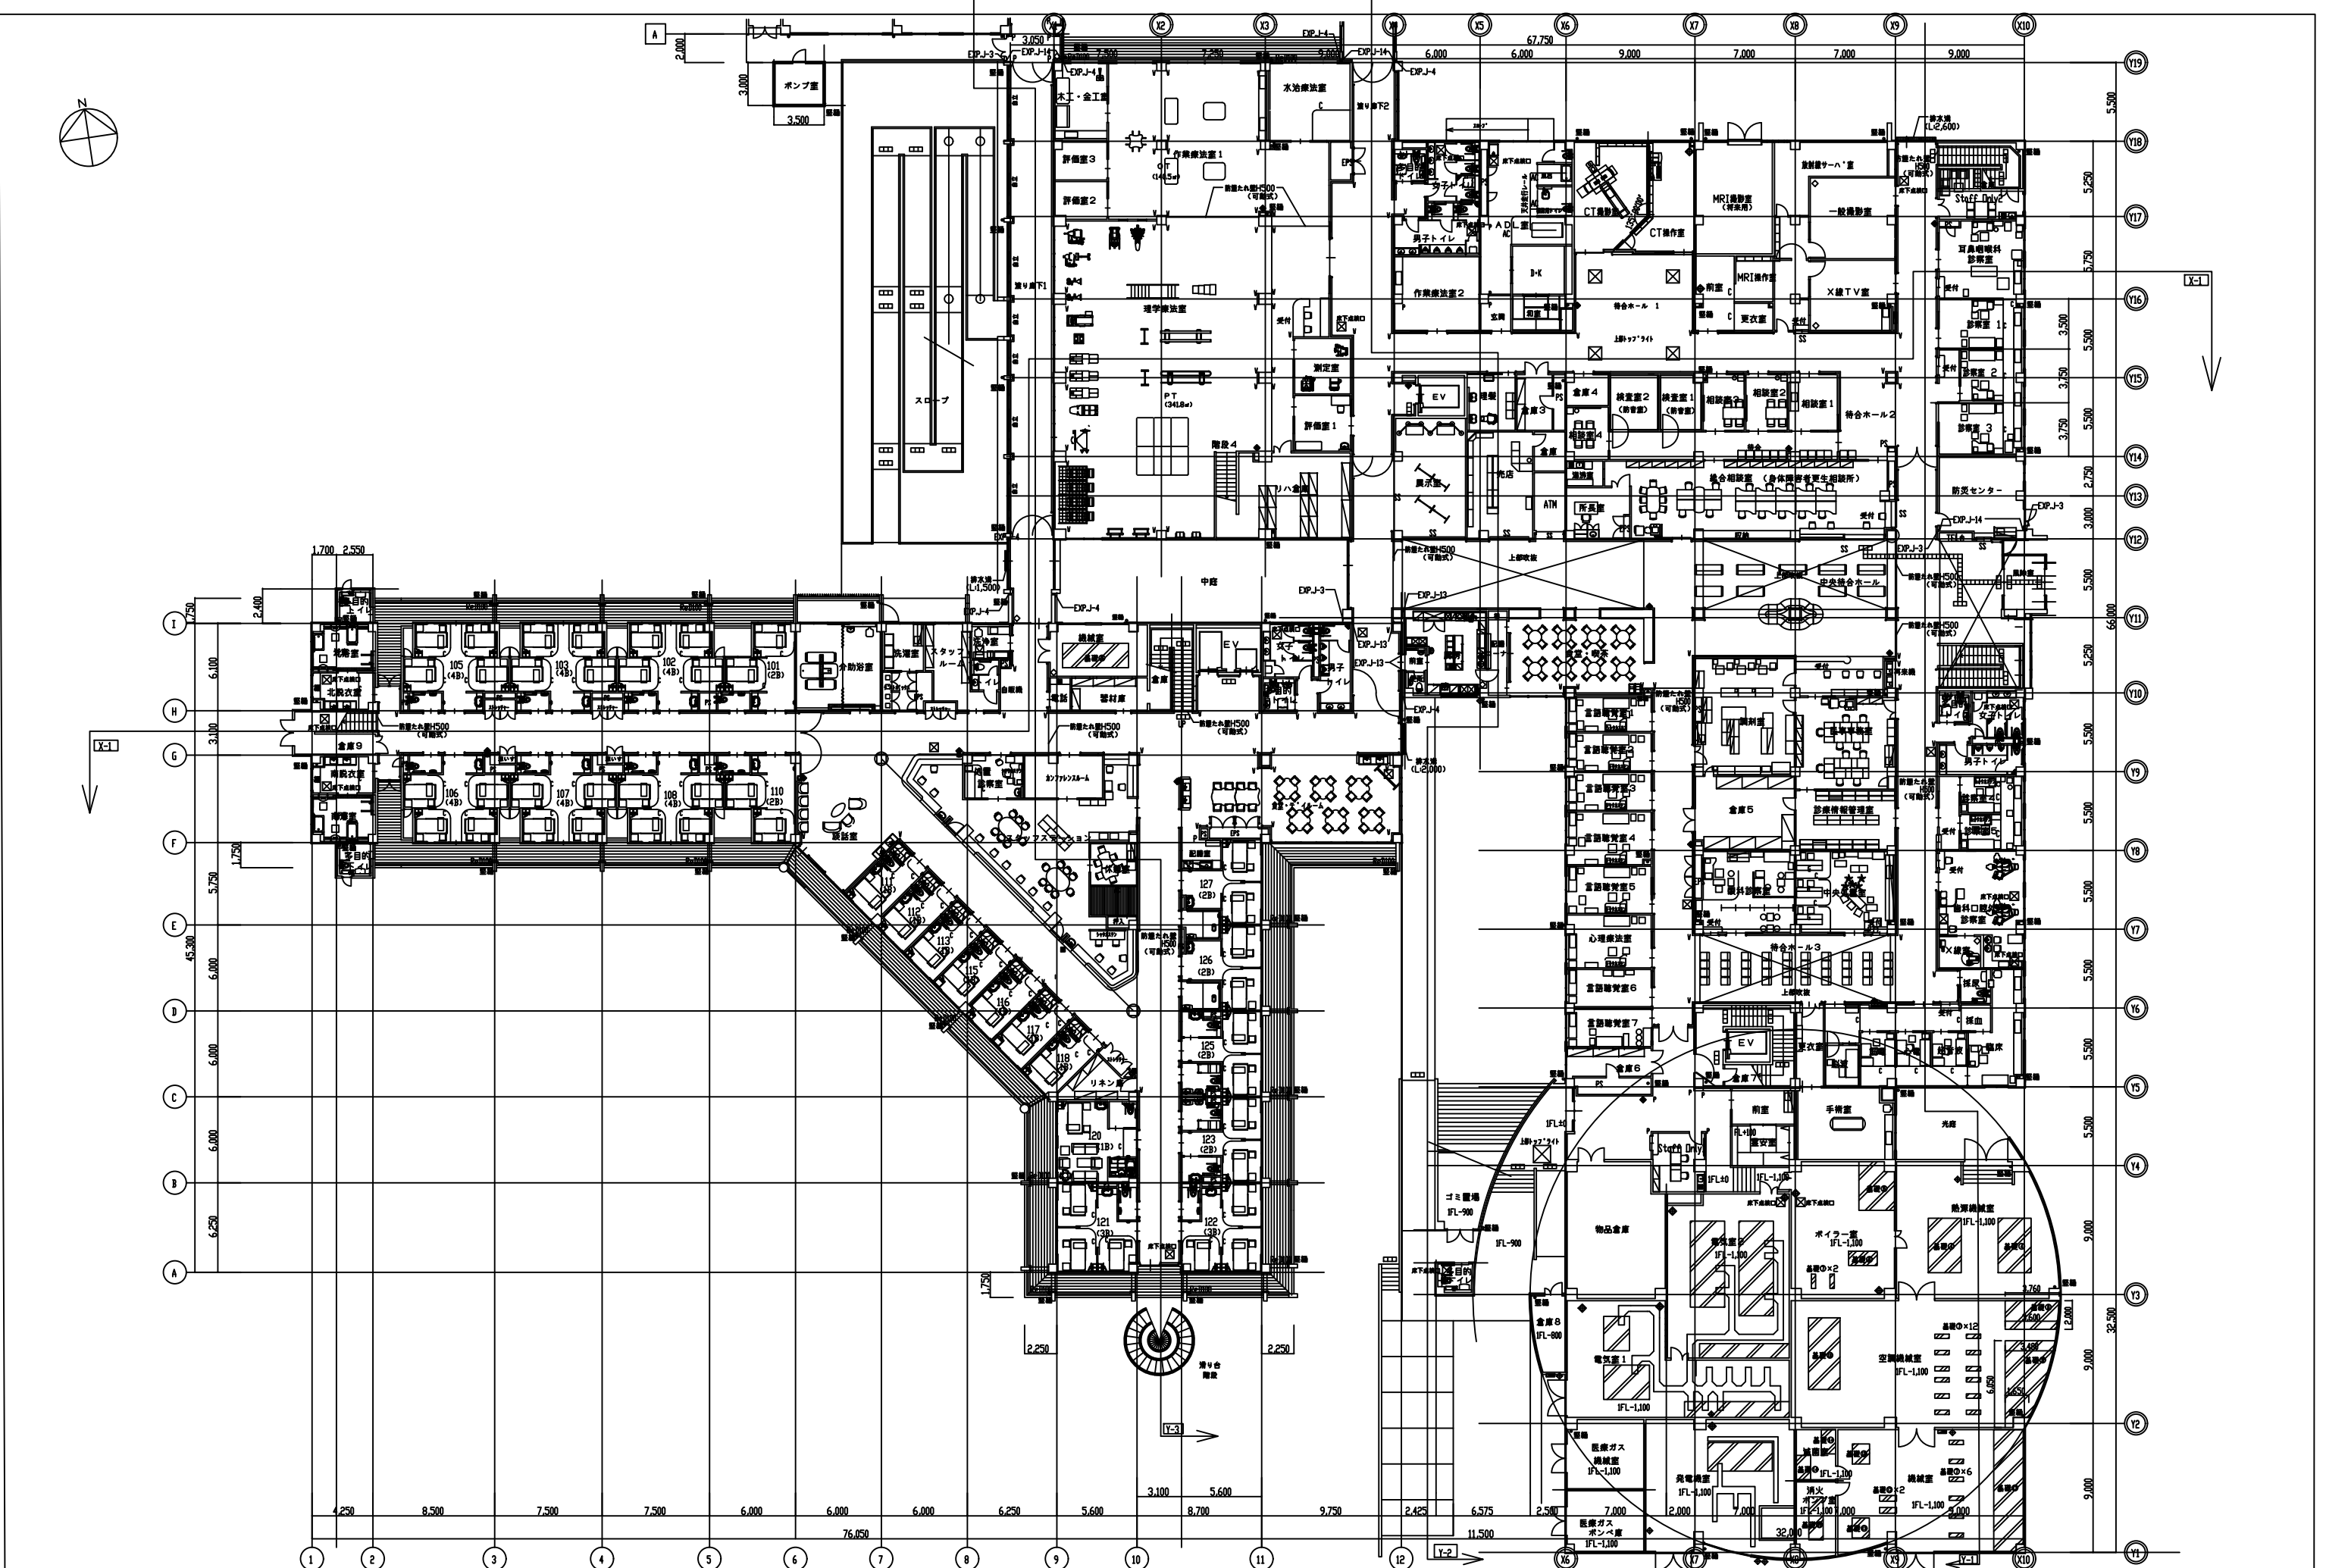

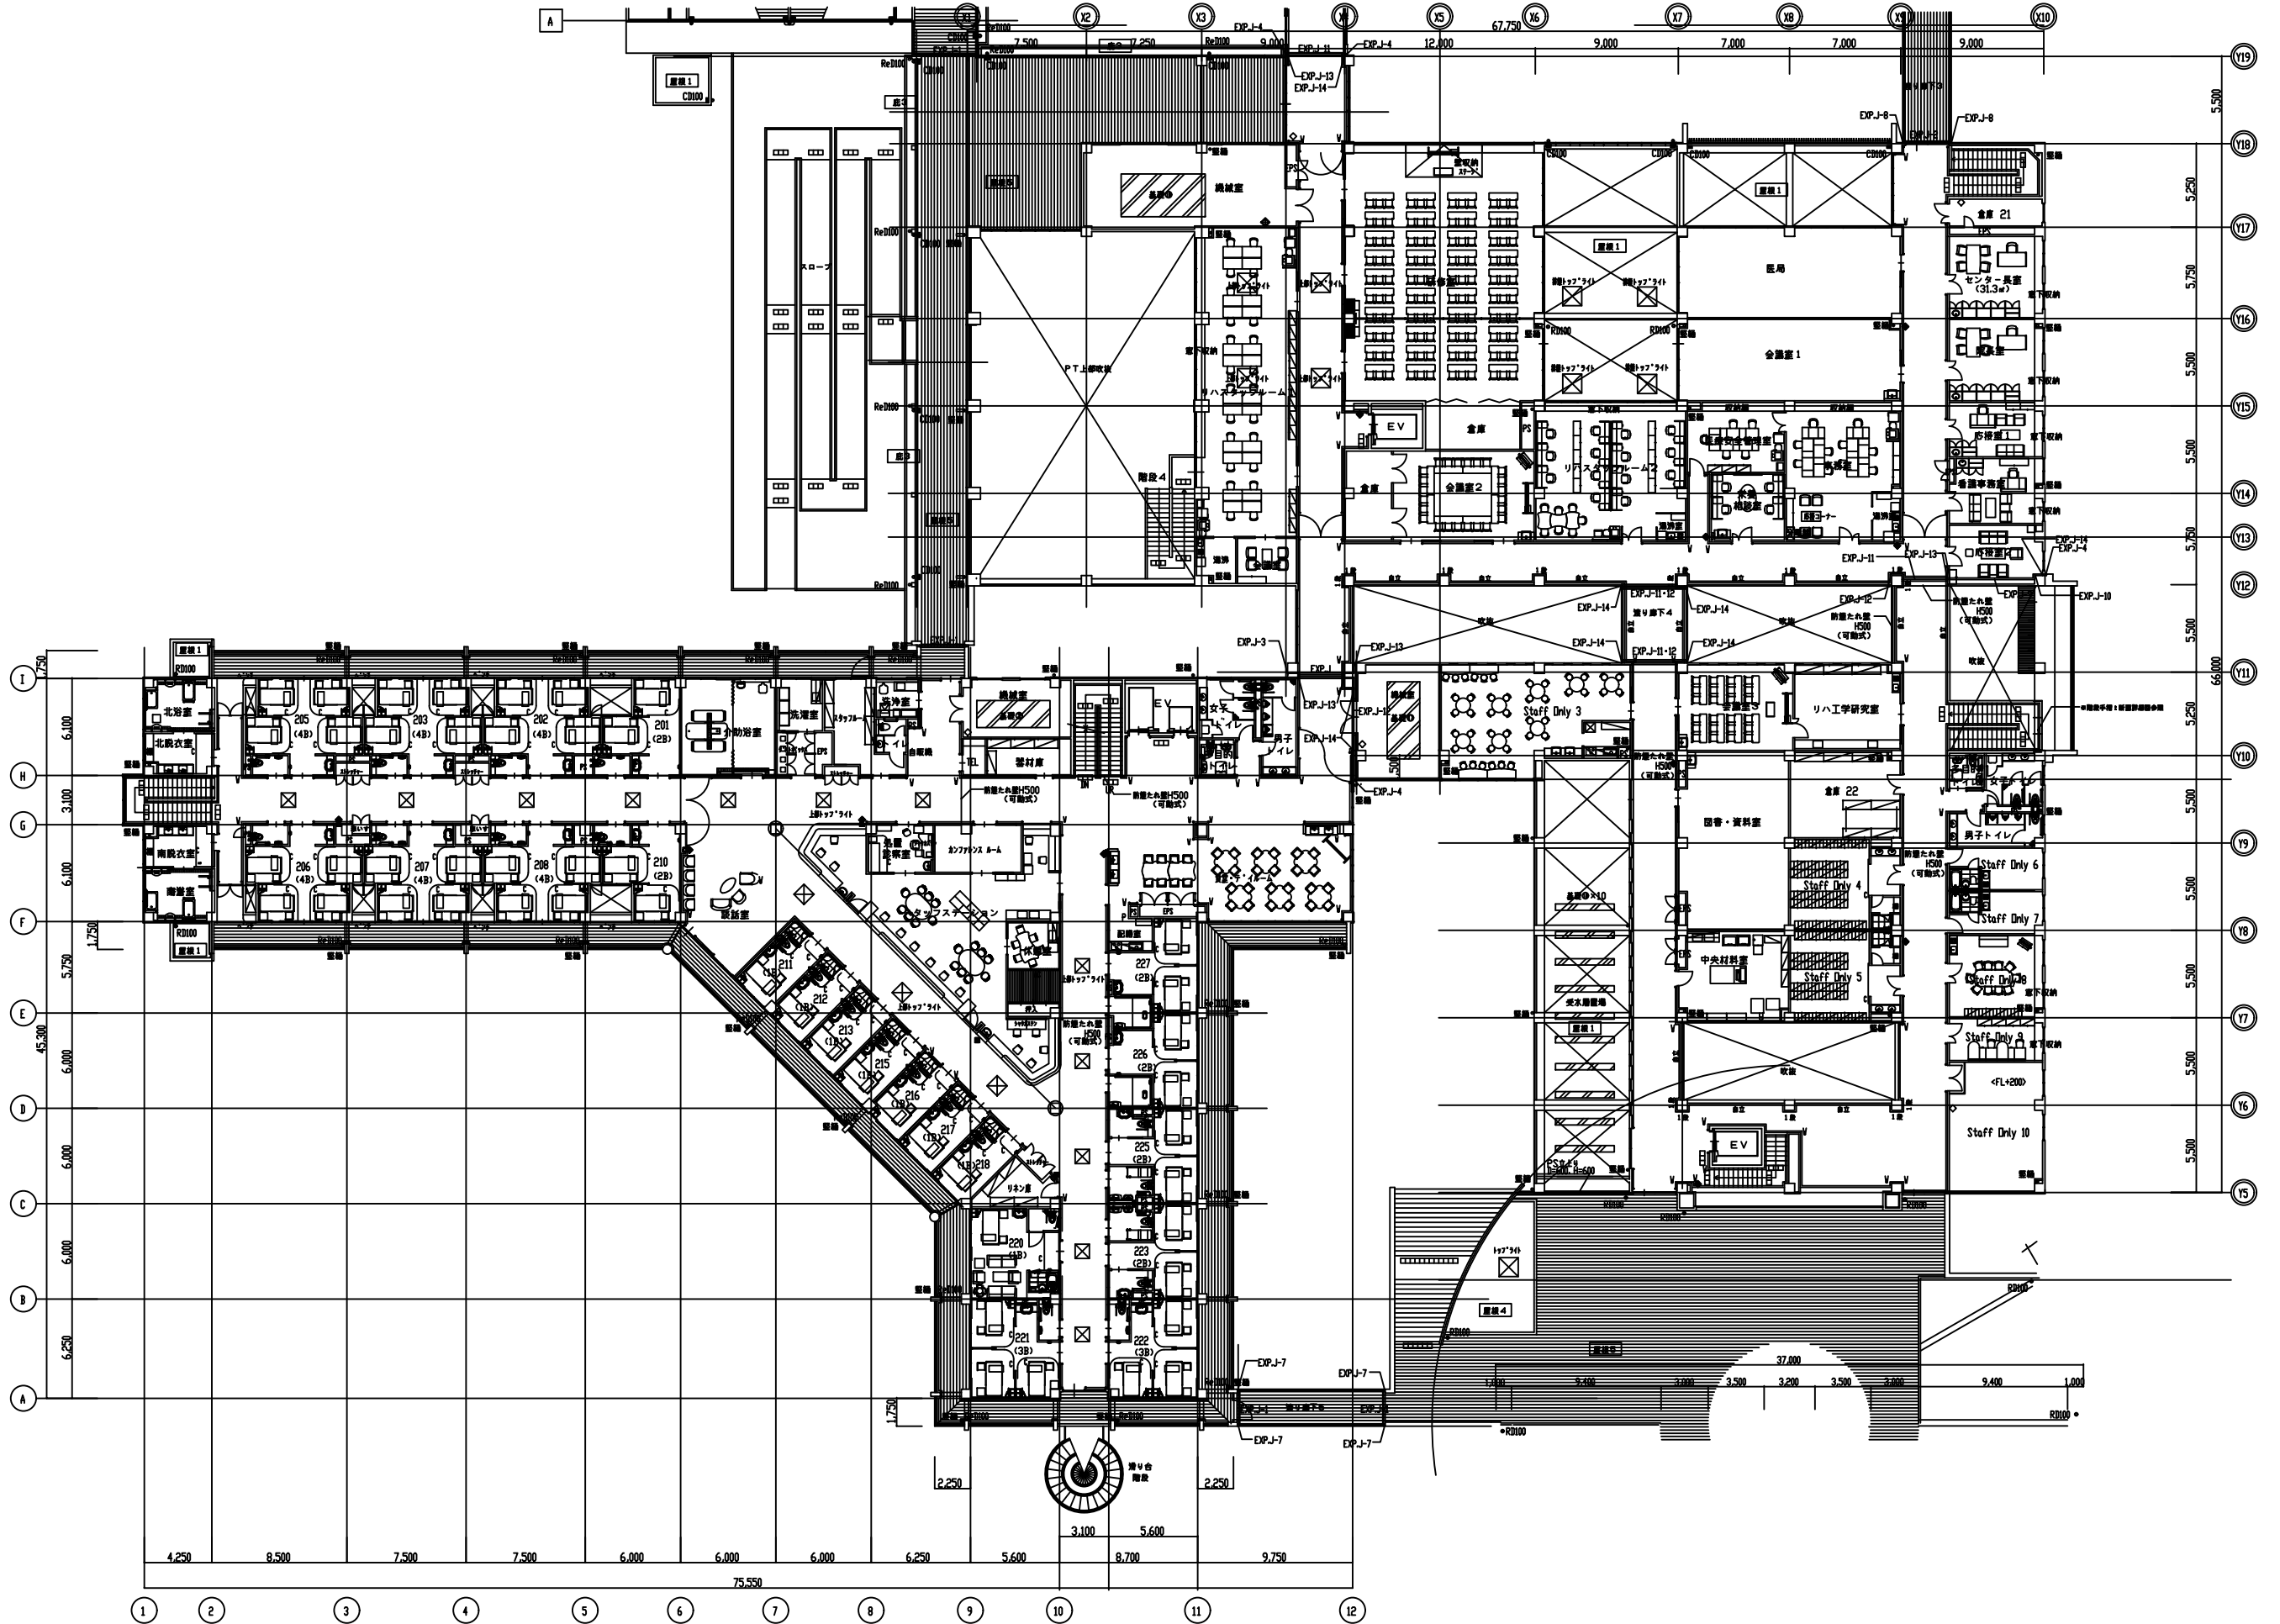

事業年度	地方独立行政法人 広島市立病院機構 本部事務局施設整備課		業務名		図番
令和3年度			リハビリテーション病院I T V 設備改修工事 実施設計及び監理業務		
			図面名称	2 階平面図	縮尺 1 / 2 0 0 (A 1) 1 / 4 0 0 (A 3)

