
 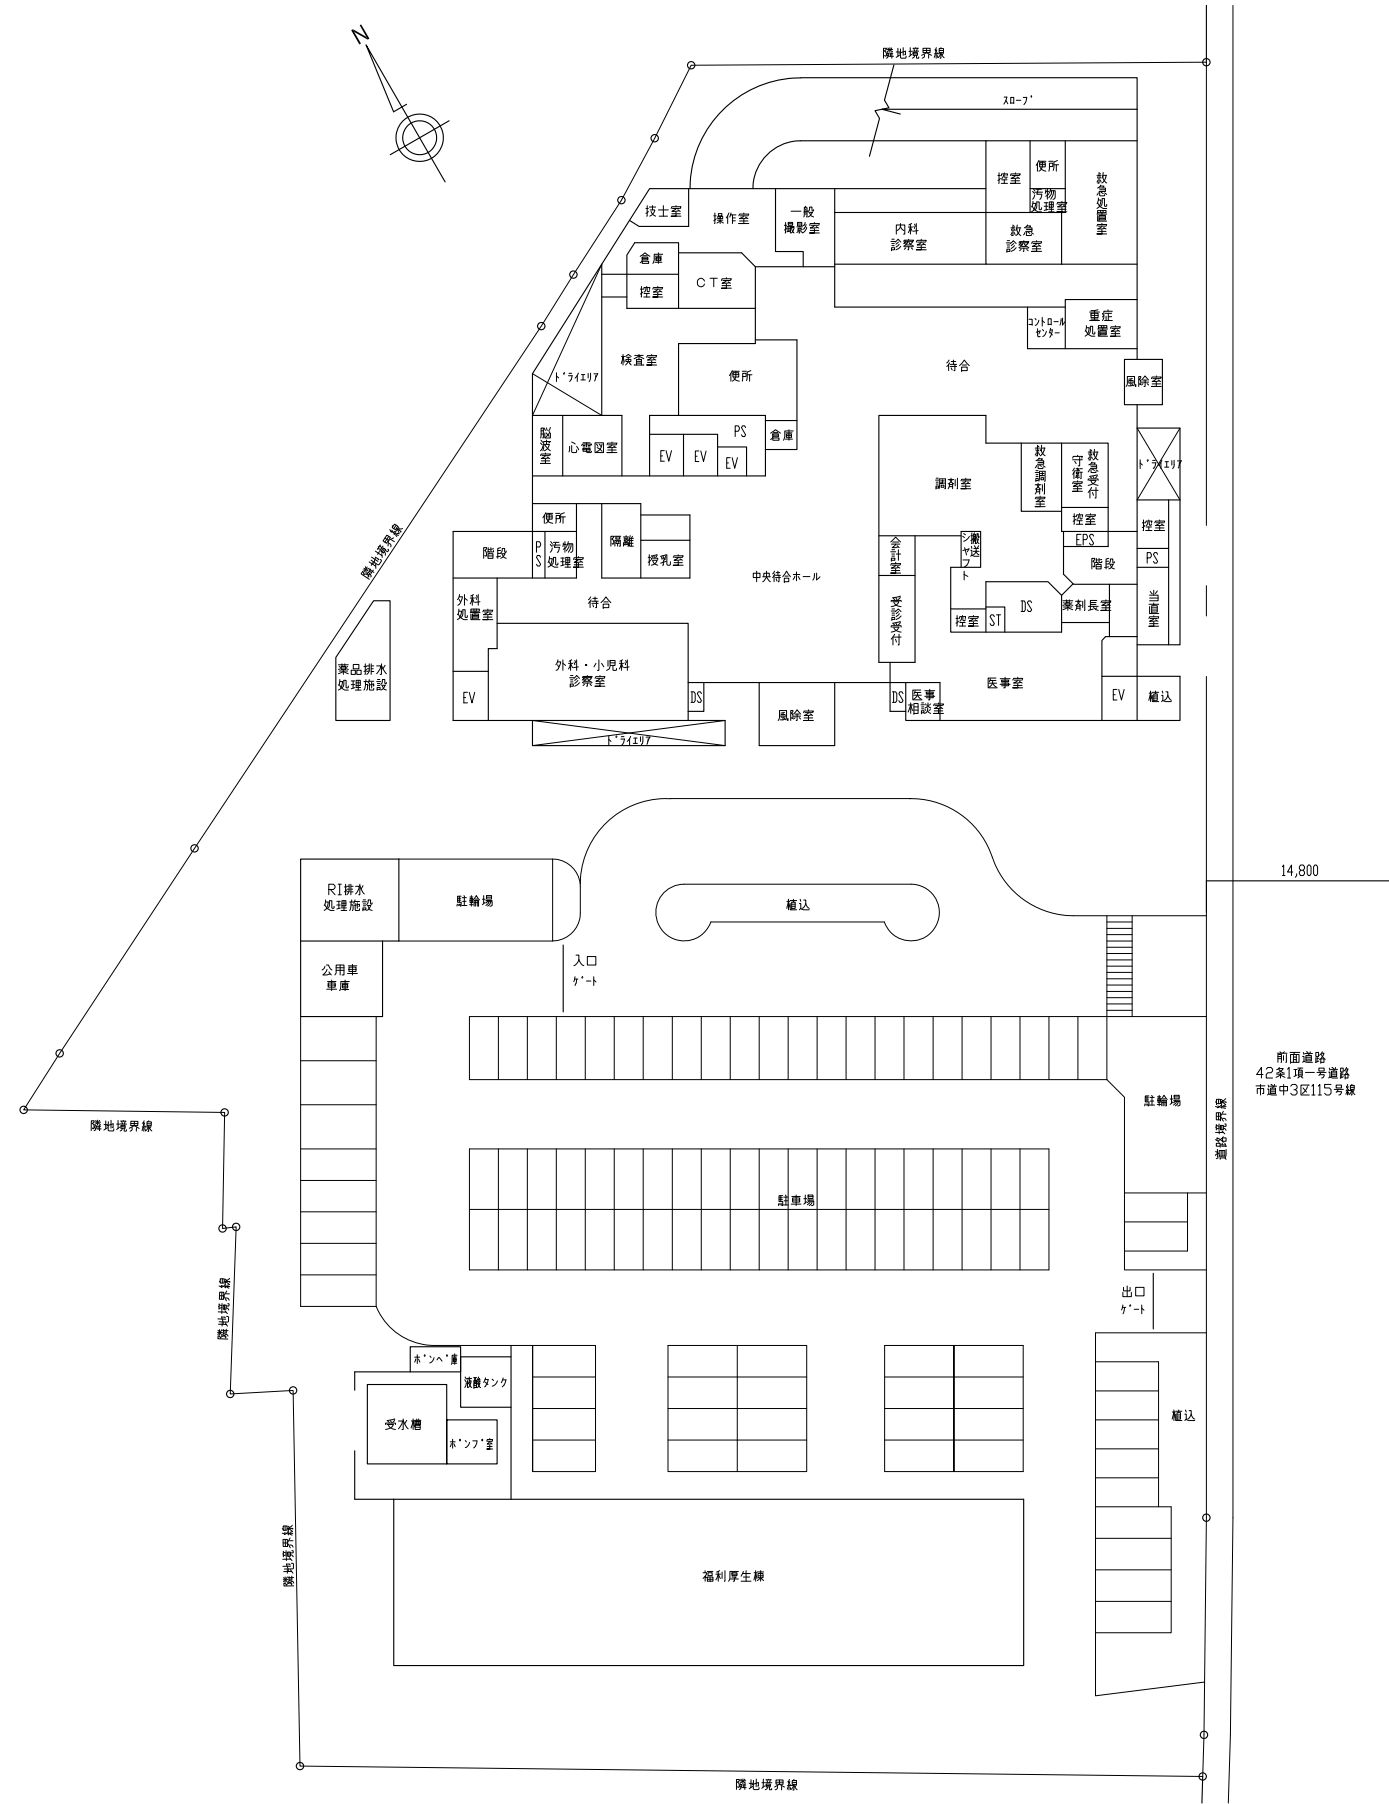


付近見取図  
 工事場所  
 中区舟入幸町  
 (広島市立舟入市民病院)



配置図

### 舟入市民病院本館水冷式ブラインチラーユニット改修その他工事実施設計


#### 業務概要

##### 【実施設計業務】

- ① 本館水冷式ブラインチラーユニット改修工事
- ② 本館8階電気室ヒートポンプパッケージエアコン改修工事
- ③ 本館OP2室ファンフィルターコイルユニット改修工事
- ④ 福利厚生棟ガスヒートポンプエアコン改修工事(その2)

事業年度 令和4年度	地方独立行政法人 広島市立病院機構 本部事務局施設整備課	業務名 舟入市民病院本館水冷式ブラインチラーユニット改修その他工事実施設計	図番 M-001
図面名称 付近見取図・配置図		縮尺 1/300 (A1) 1/600 (A3)	



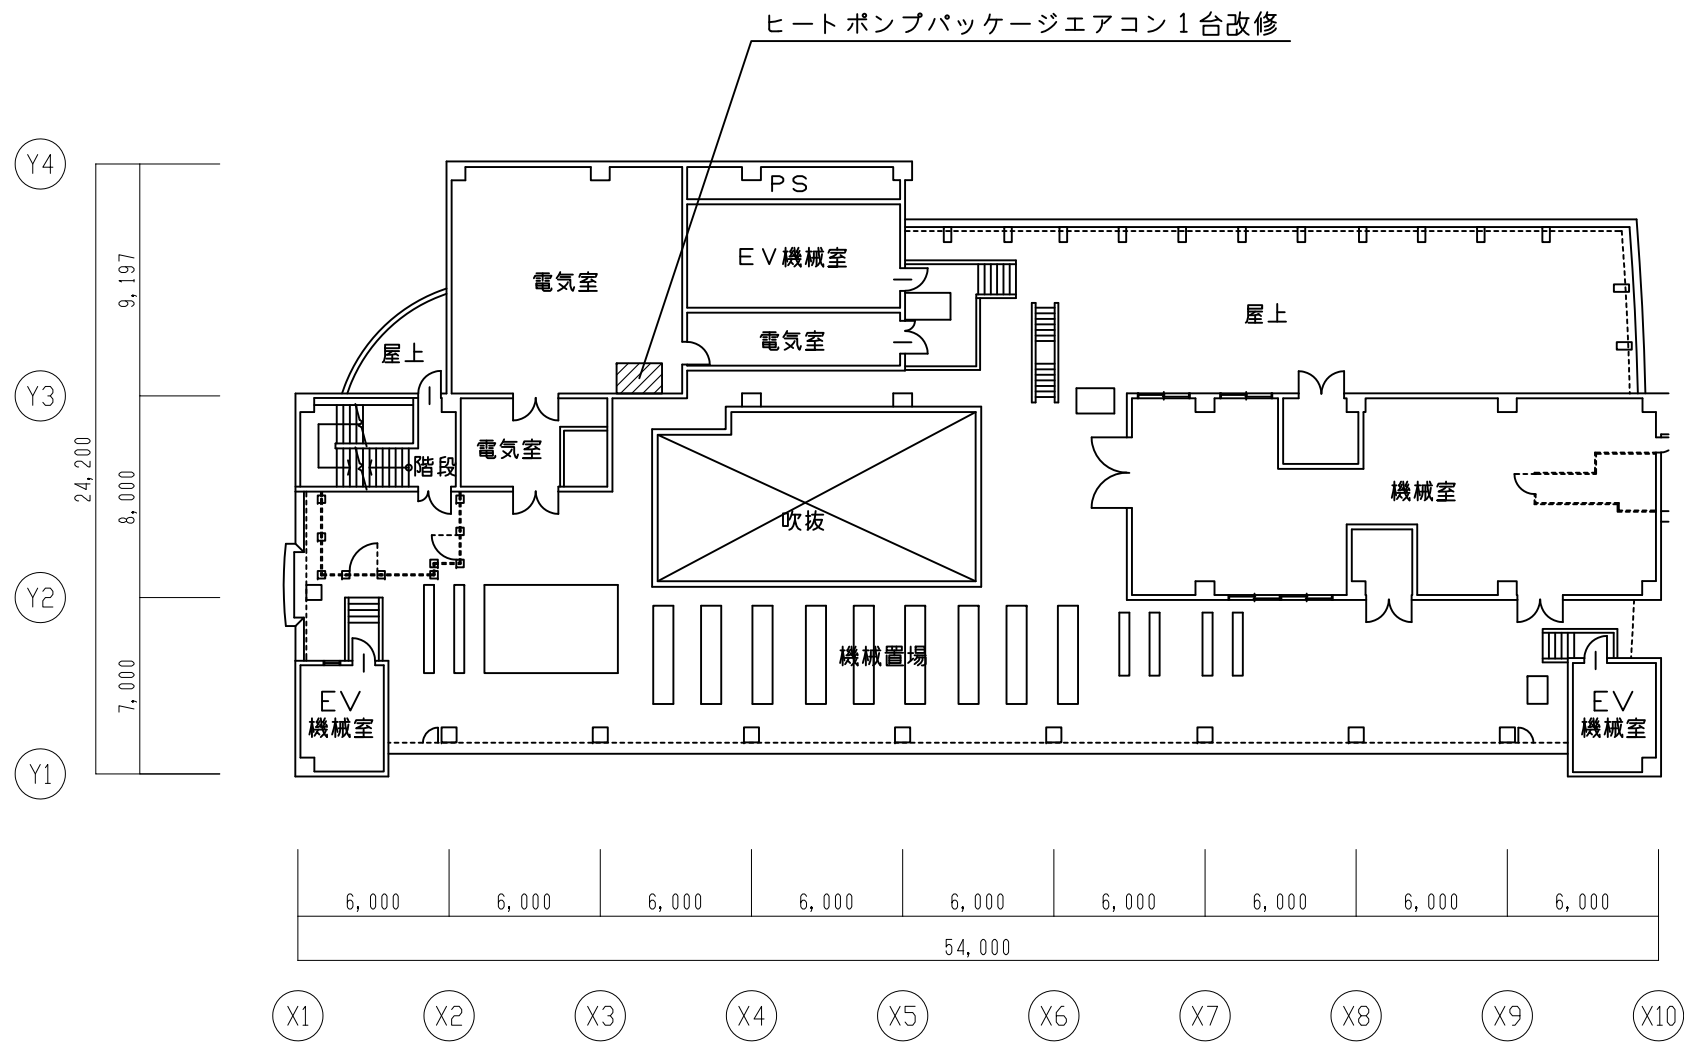


② 本館8階電気室ヒートポンプパッケージエアコン改修工事

事業年度 令和4年度	地方独立行政法人 広島市立病院機構 本部事務局施設整備課		業務名 舟入市民病院本館水冷式ブラインチラーユニット改修その他工事実施設計。 図面名称 本館 8階平面図	縮尺 1/150 (A1) 1/300 (A3) 図番 M-003
---------------	------------------------------------	--	--	---



▨ : 改修機器を示す

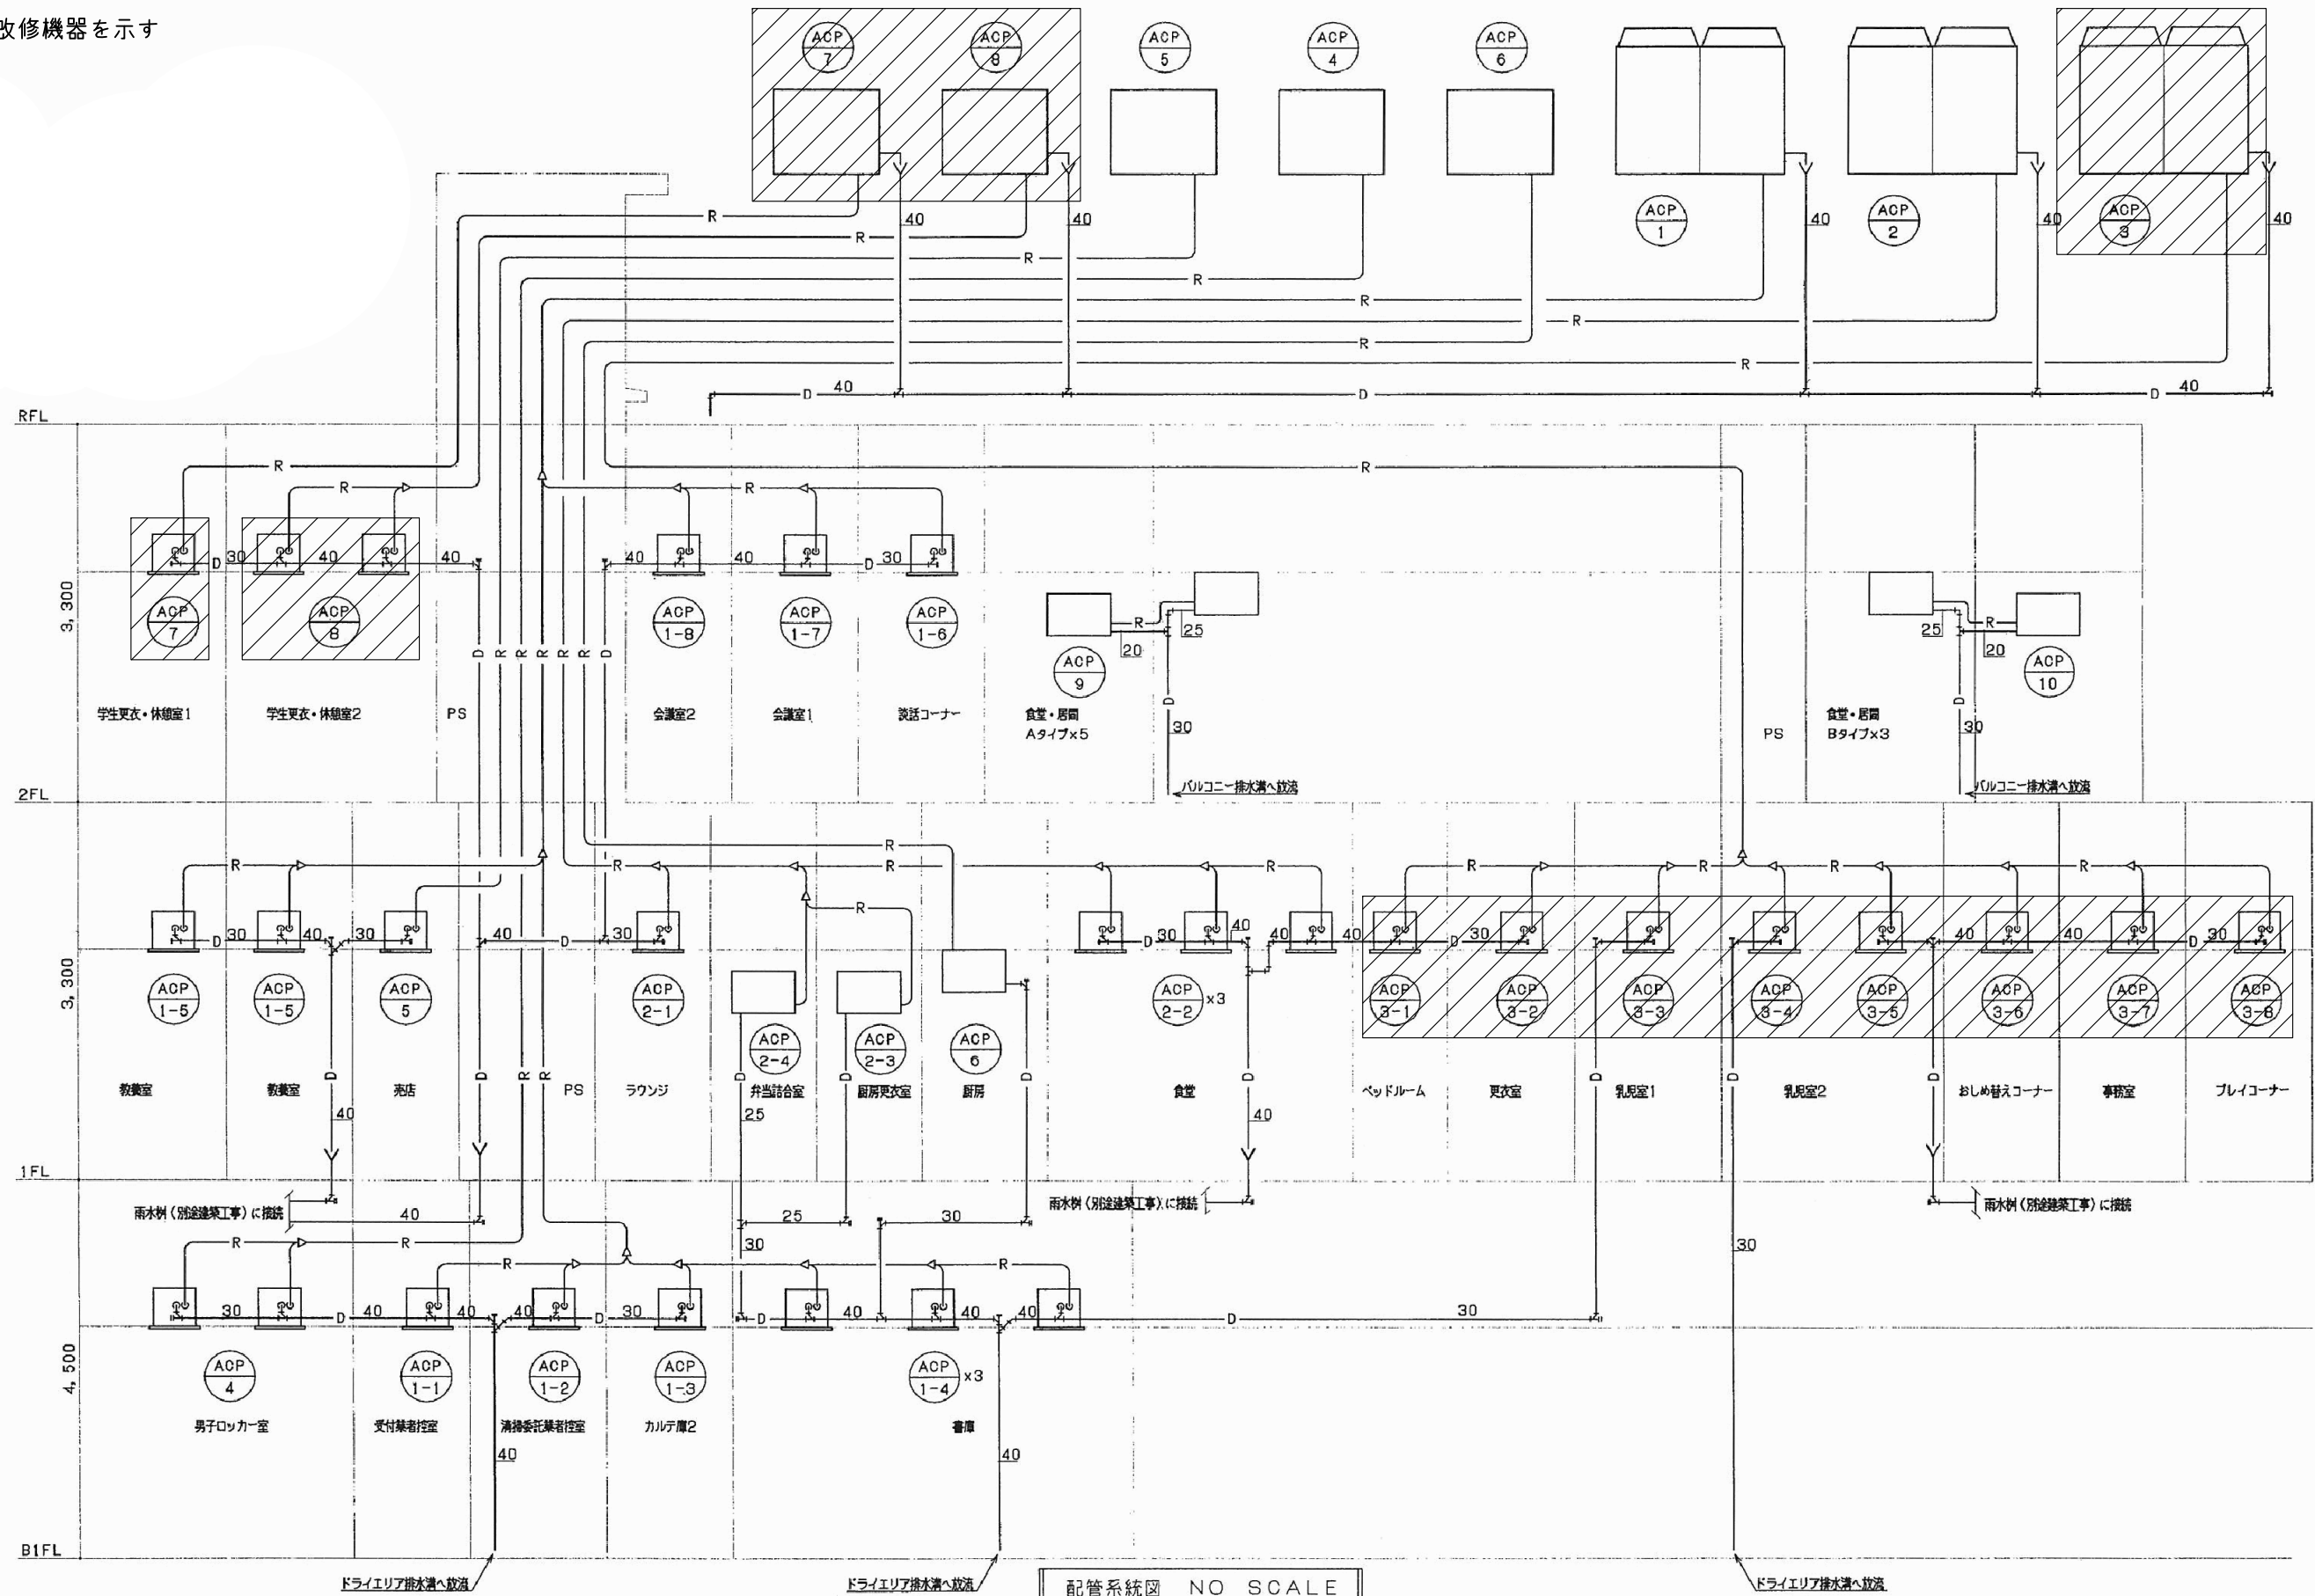

配管系統図 NO SCALE

④ 福利厚生棟ガスヒートポンプエアコン改修工事（その2）

事業年度 令和4年度	地方独立行政法人 広島市立病院機構 本部事務局施設整備課	業務名 舟市民病院本館水冷式ブラインチラーユニット改修その他工事実施設計	図番 M-005
		図面名称 福利厚生棟 空調系統図	縮尺 1/150 (A1) 1/300 (A3)