




付近見取図
 工事場所
 中区舟入幸町
 (広島市立舟入市民病院)

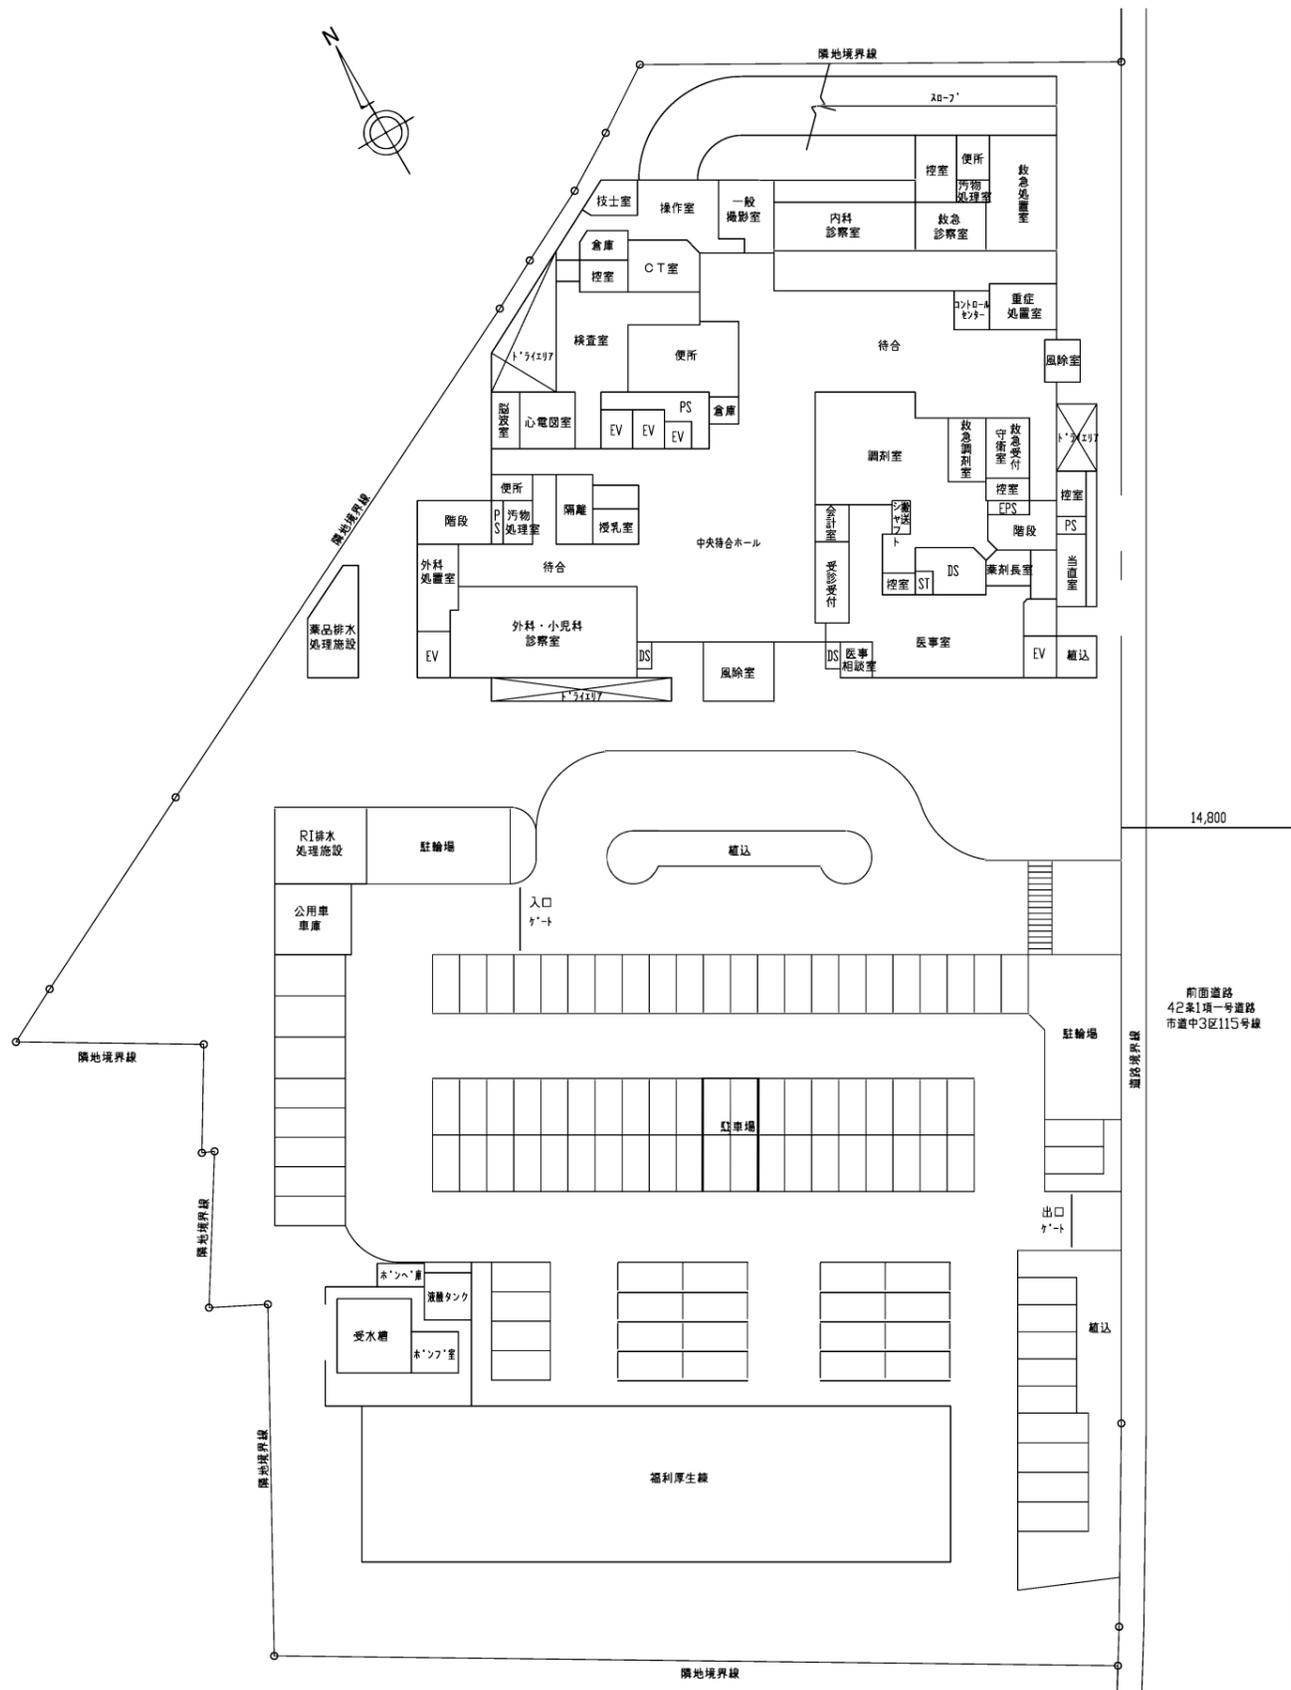


配置図

舟入市民病院本館吸収式冷温水発生機改修工事実施設計業務

業務概要
 【実施設計業務】
 本館吸収式冷温水発生機改修工事

事業年度 令和5年度	地方独立行政法人 広島市立病院機構 本部事務局施設整備課	業務名 舟入市民病院本館吸収式冷温水発生機改修工事実施設計業務	図番 M-001
		図面名称 付近見取図・配置図	縮尺 1/300 (A1) 1/600 (A3)

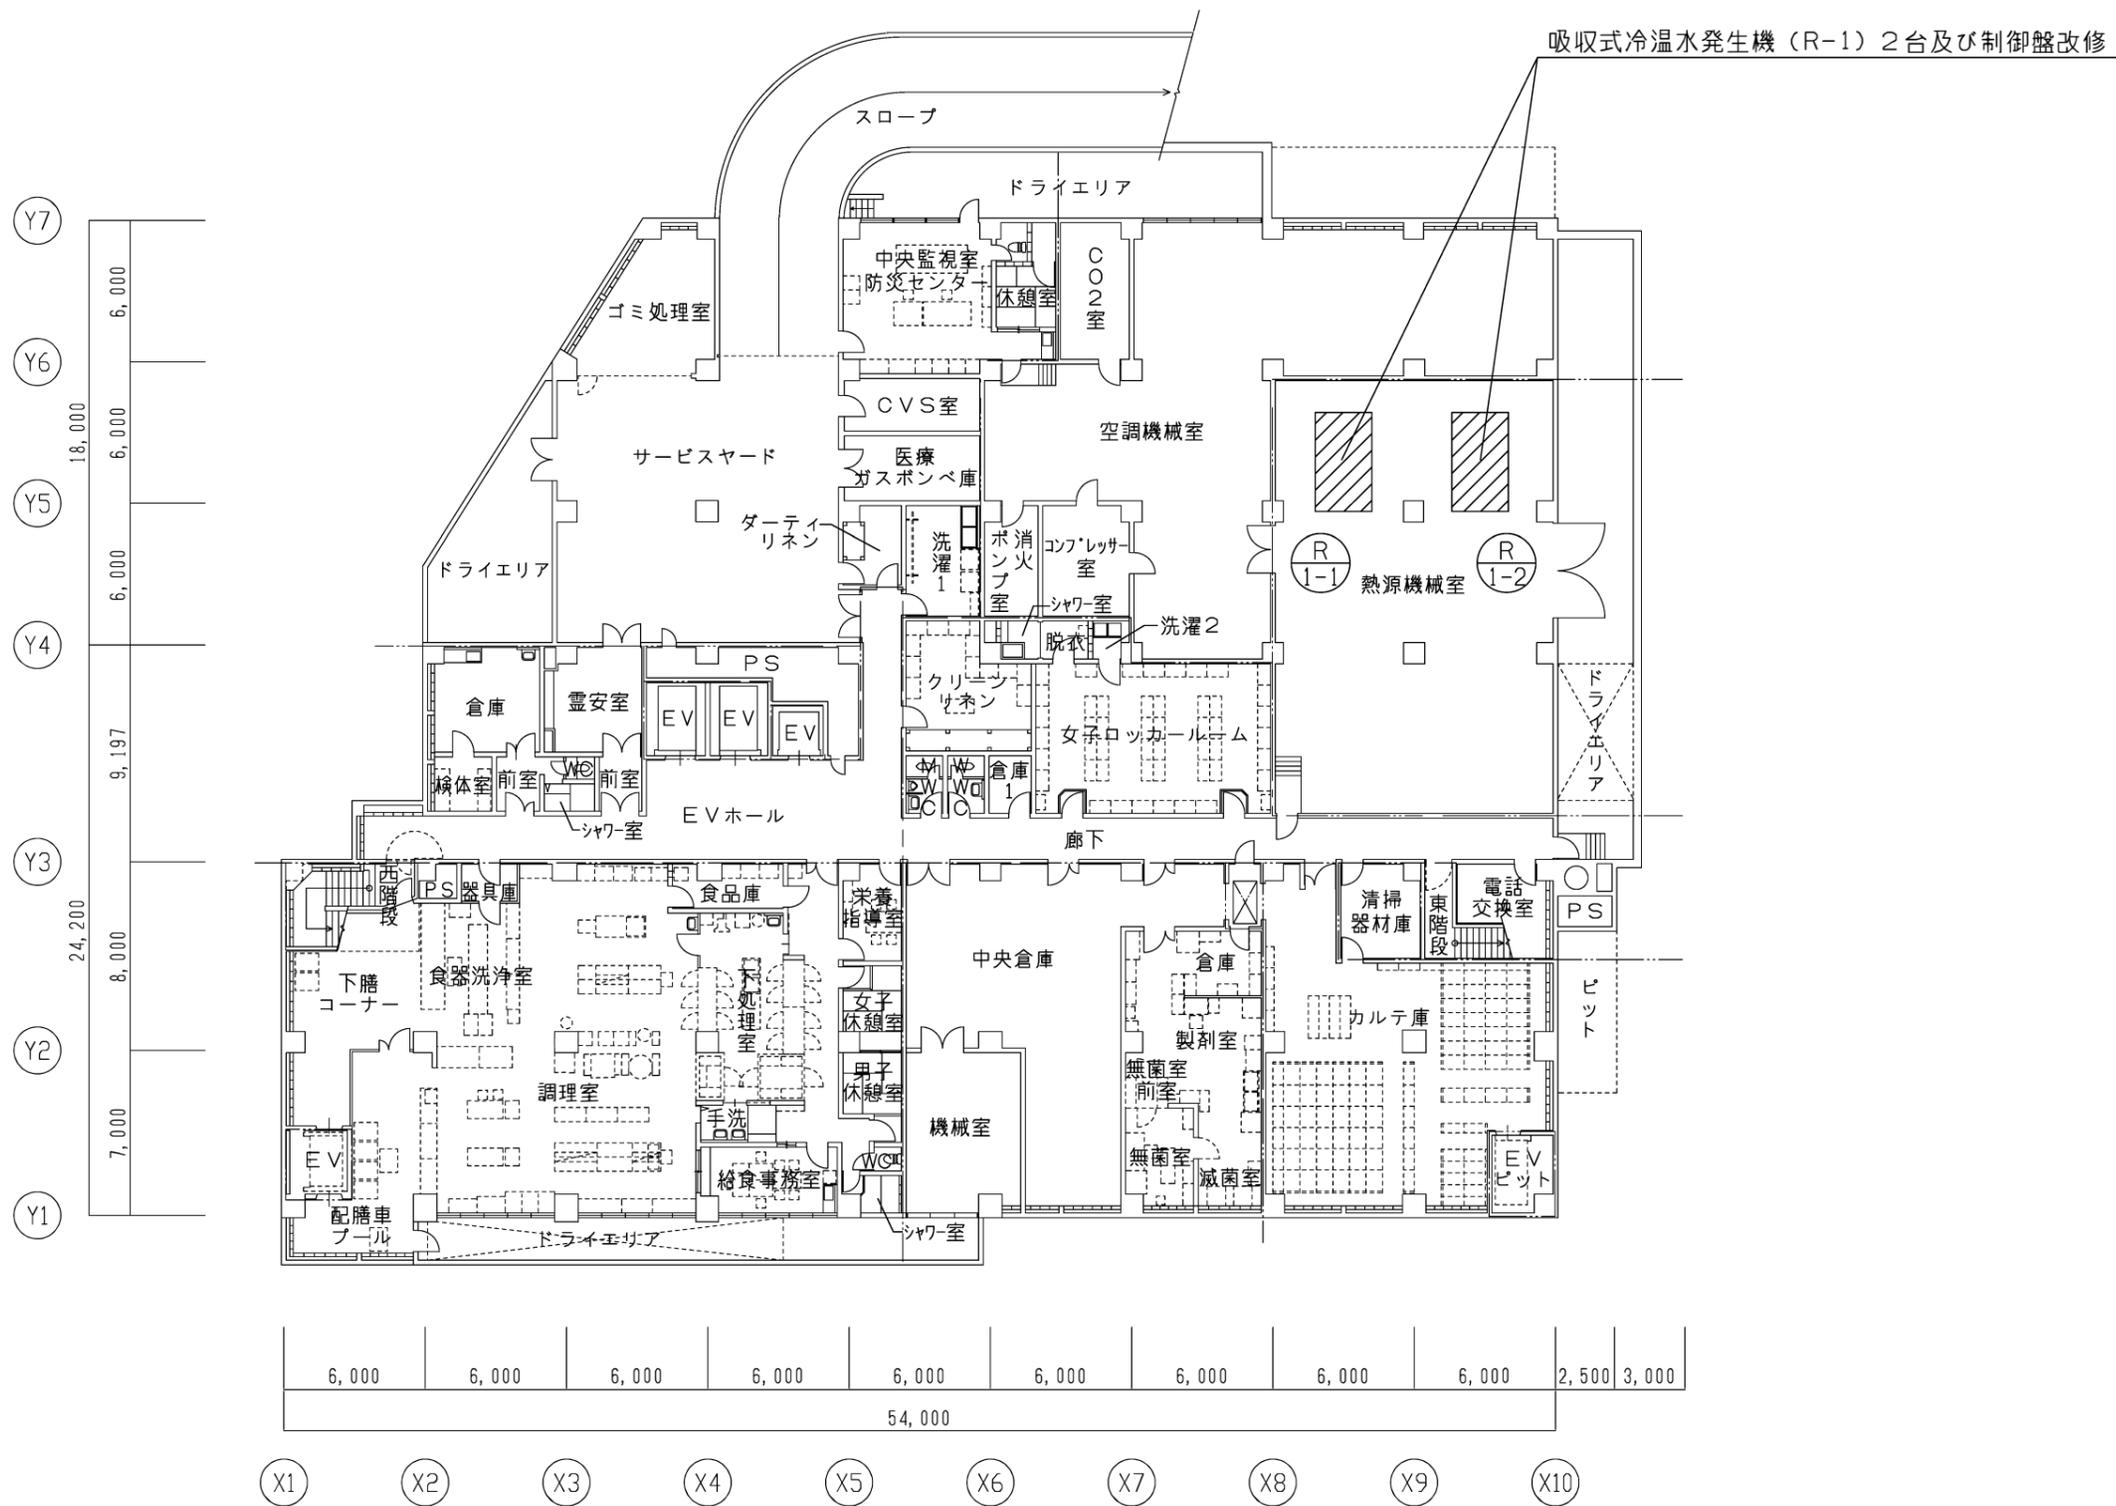

事業年度	地方独立行政法人 広島市立病院機構 本部事務局施設整備課	業務名	舟市民病院本館吸収式冷温水発生機改修工事実施設計業務	図番	M-002
令和5年度		図面名称	本館 地下1階平面図	縮尺	1/150 (A1) 1/300 (A3)