


業務場所: 広島市民病院(中区基町)

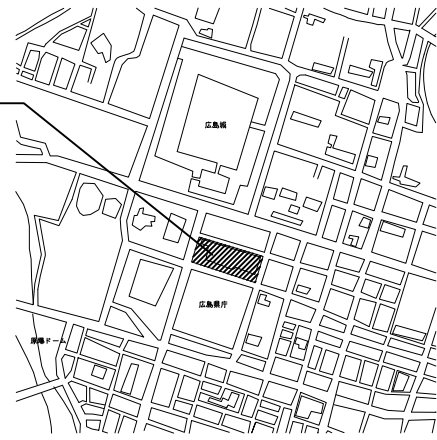


附近見取図

広島市民病院中央棟ファンコイルユニット改修工事実施設計業務

業務概要



【実施設計業務】

- ・中央棟2階ICU室ファンコイルユニット18台
- ・中央棟5階救命救急センターファンコイルユニット25台
- ・上記ドレン配管一式
- ・自動制御用2方弁、温度センサー一式

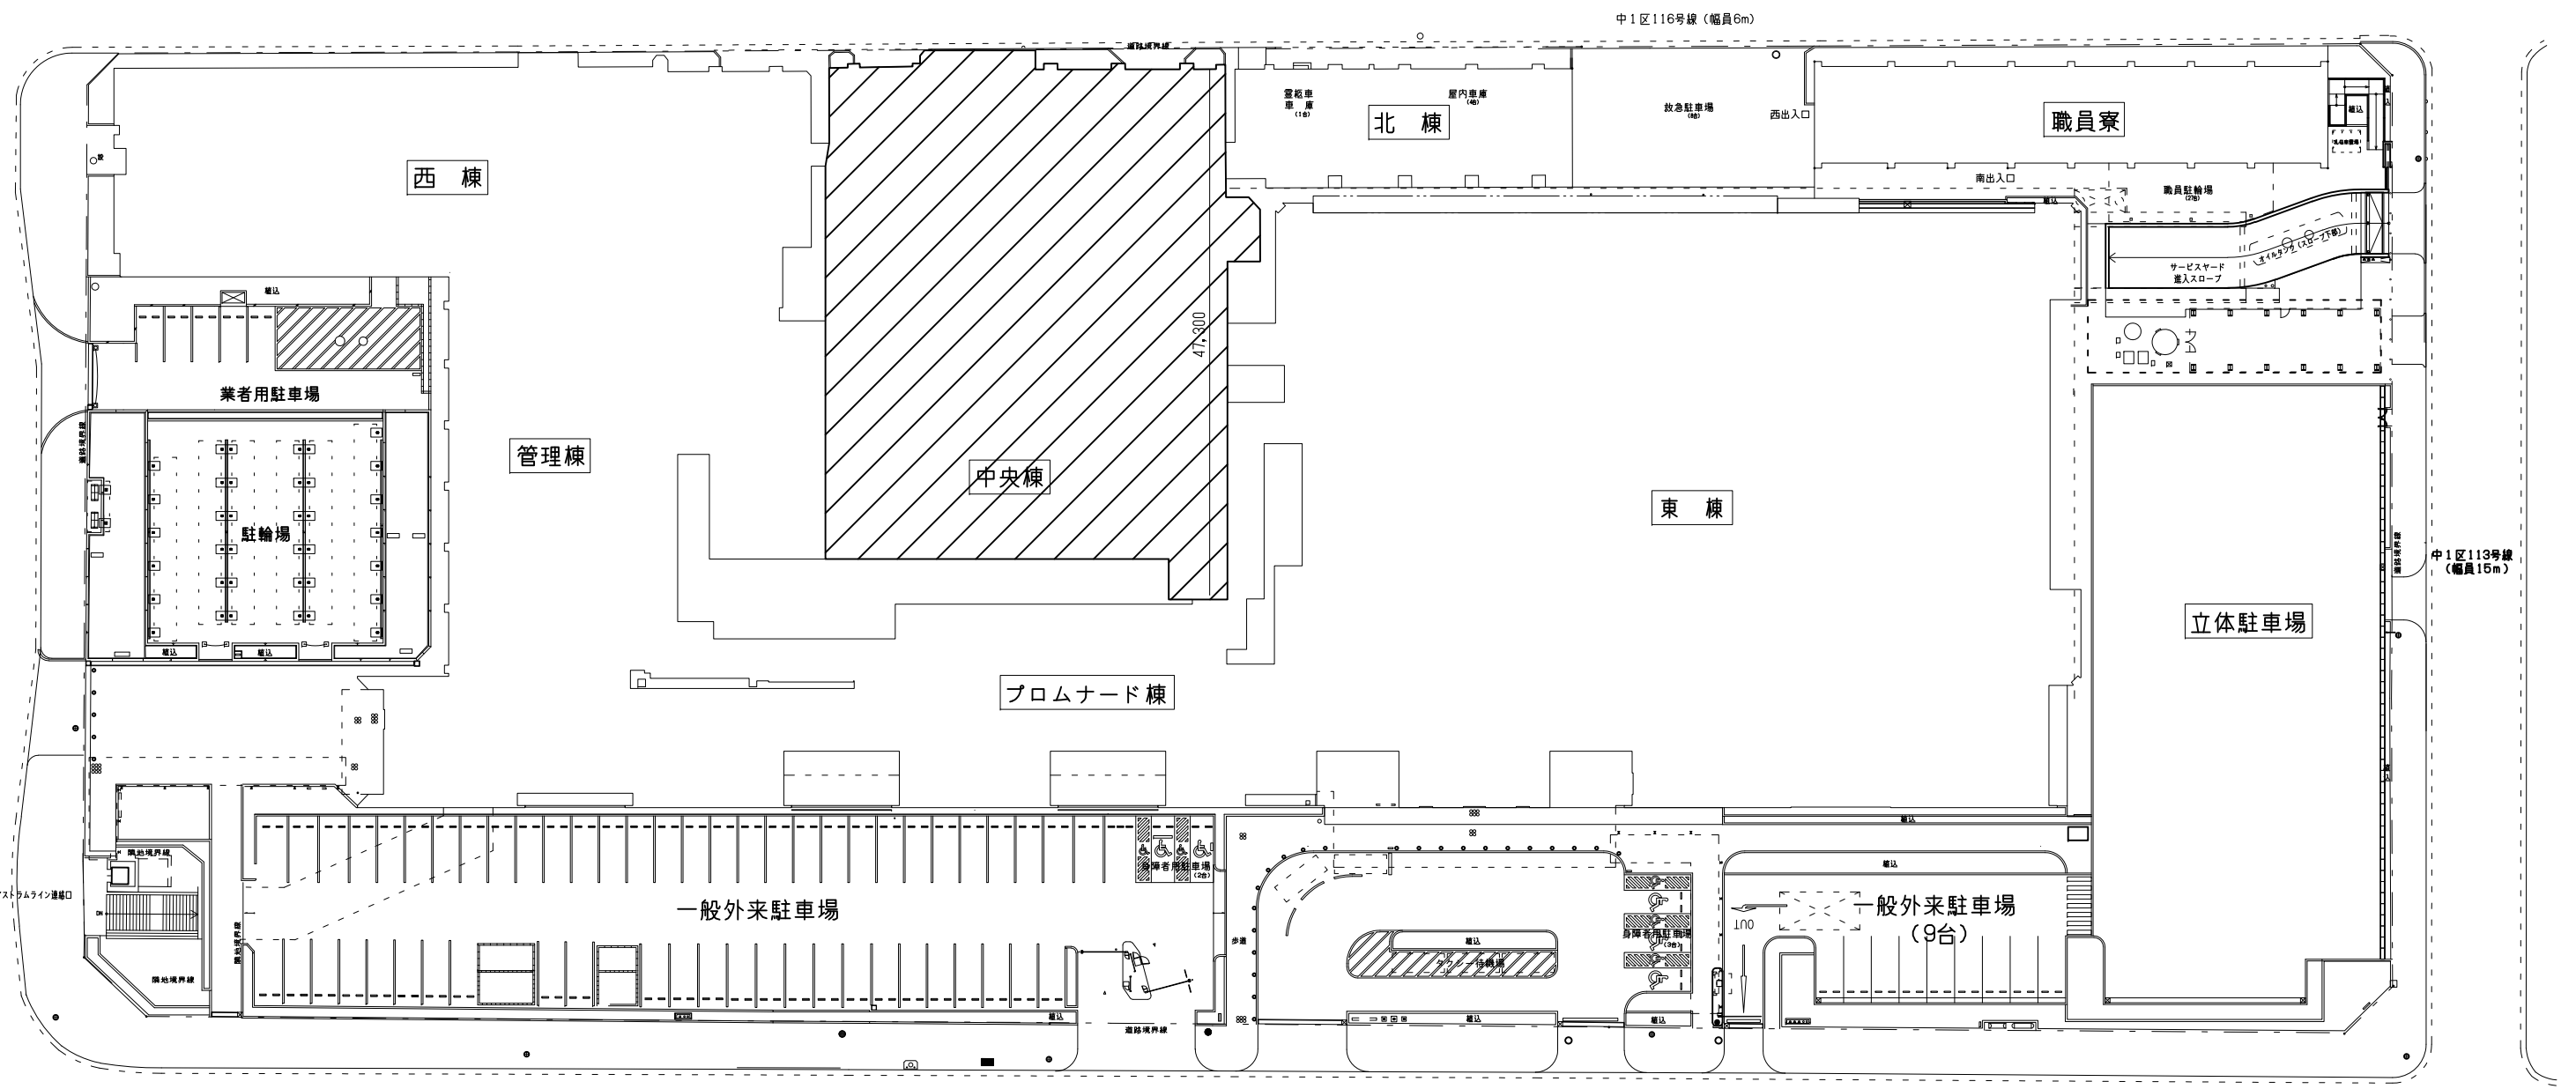


配置図



事業年度 令和5年度	地方独立行政法人 広島市立病院機構 本部事務局施設整備課	業務名 広島市民病院中央棟ファンコイルユニット改修工事実施設計業務	図面名称 付近見取図・配置図	縮尺 1/300 (A1) 1/600 (A3)	図番 M-001
---------------	------------------------------------	--------------------------------------	-------------------	--------------------------------	-------------

  


ICU、HCU
ファンコイルユニット 18台

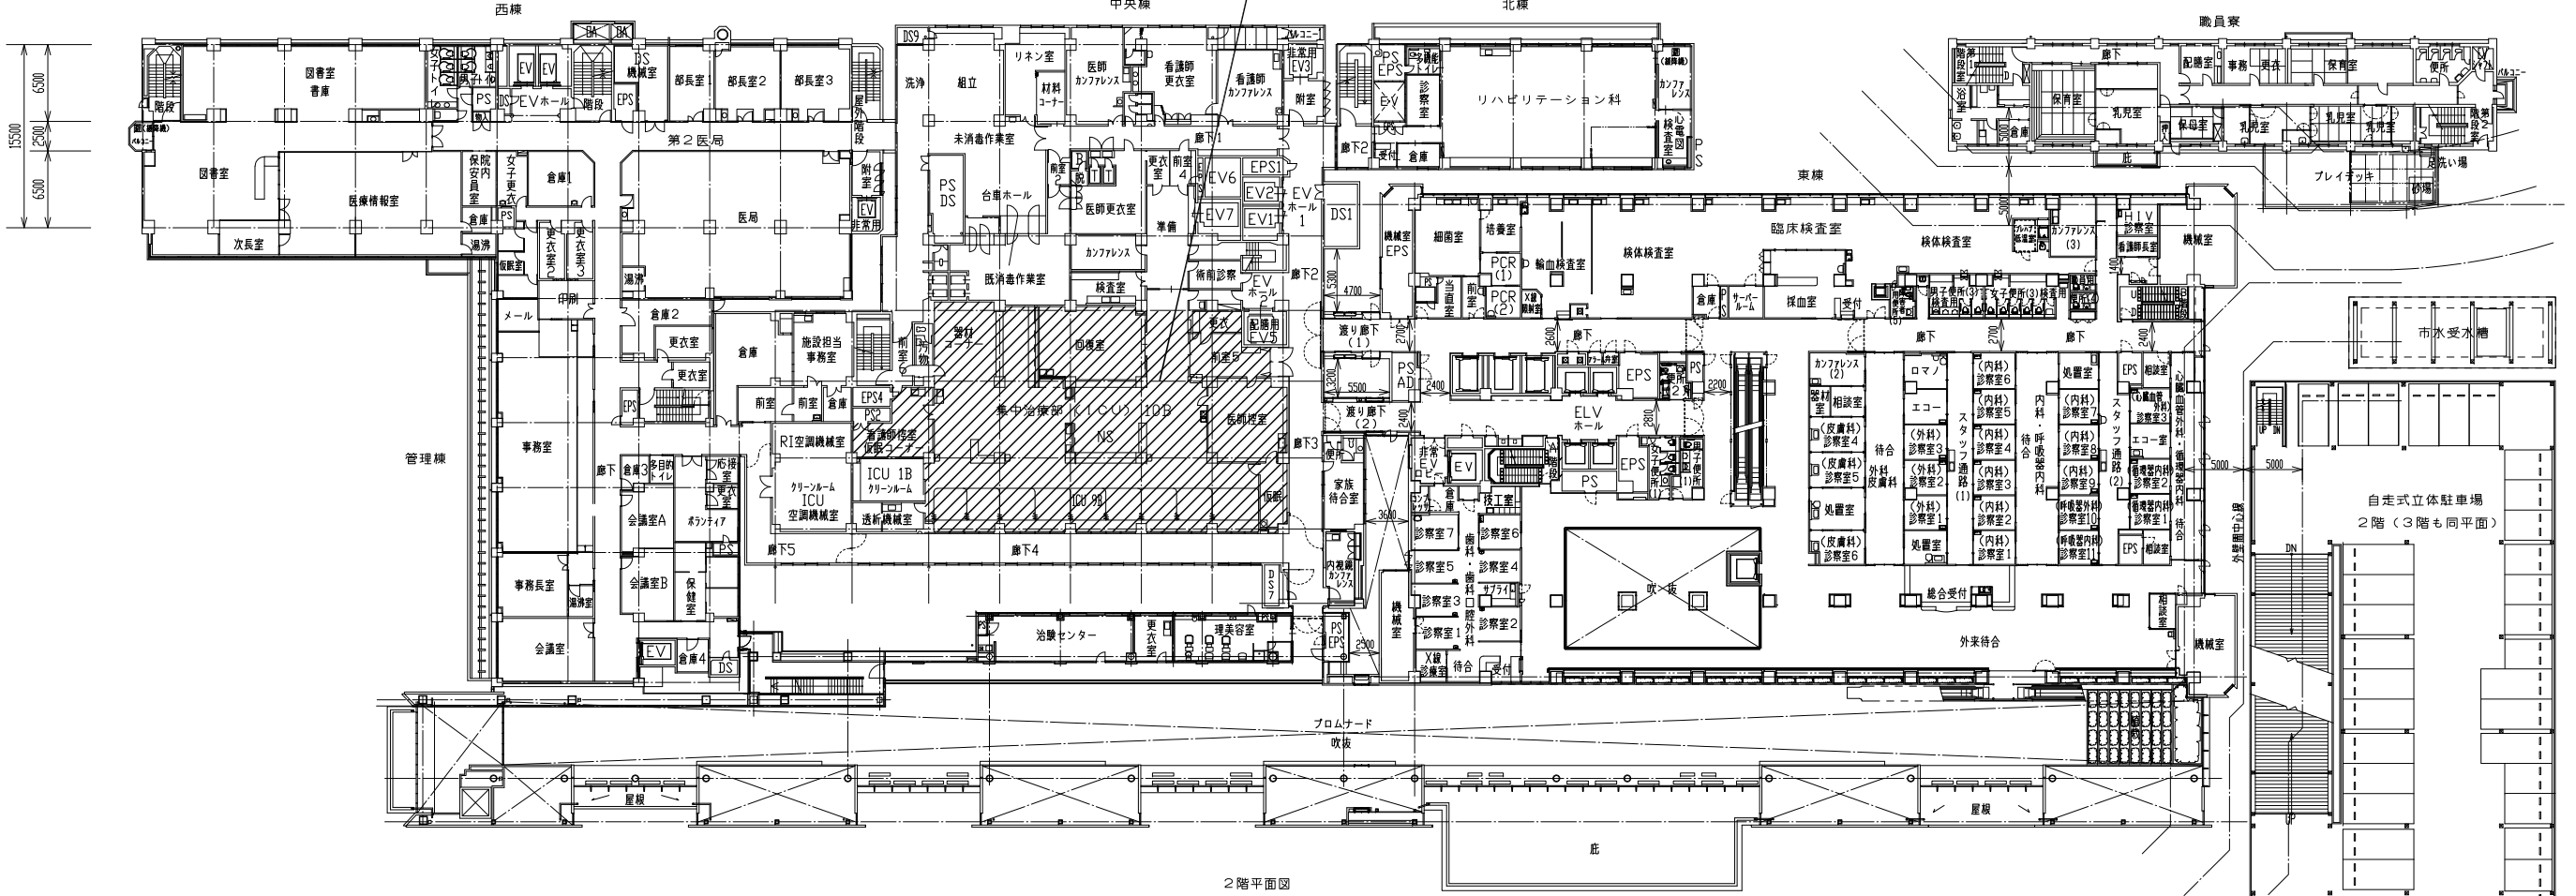

2階平面図

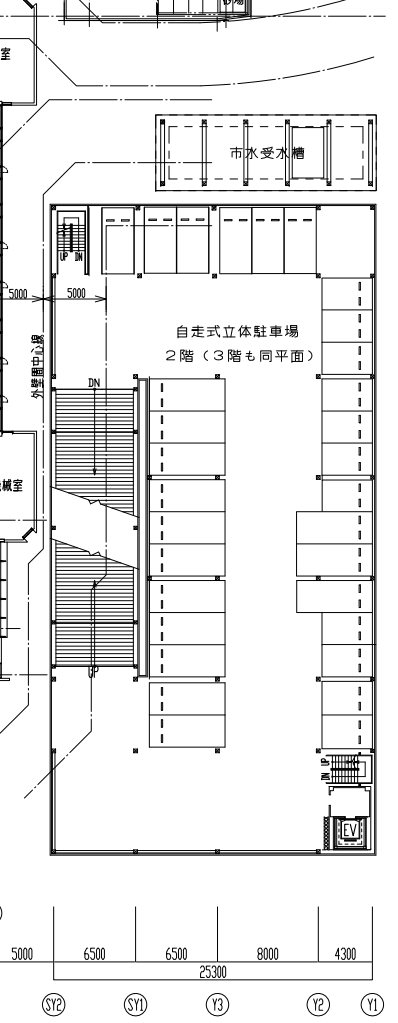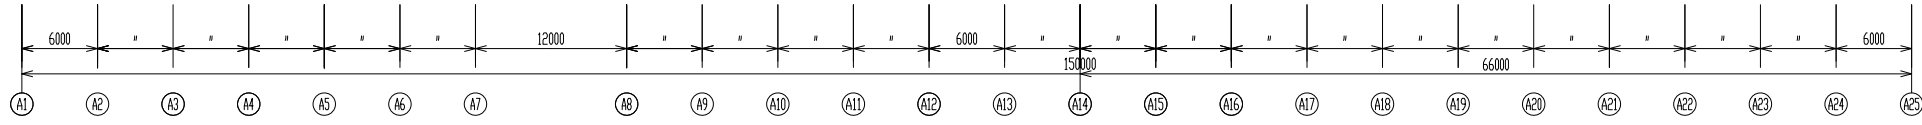

事業年度 令和5年度	地方独立行政法人 広島市立病院機構 本部事務局施設整備課	業務名 広島市民病院中央棟ファンコイルユニット改修工事実施設計業務 図面名称 2階平面図 縮尺 1/300 (A1) 1/600 (A3)	図番 M-002
---------------	------------------------------------	---	-------------

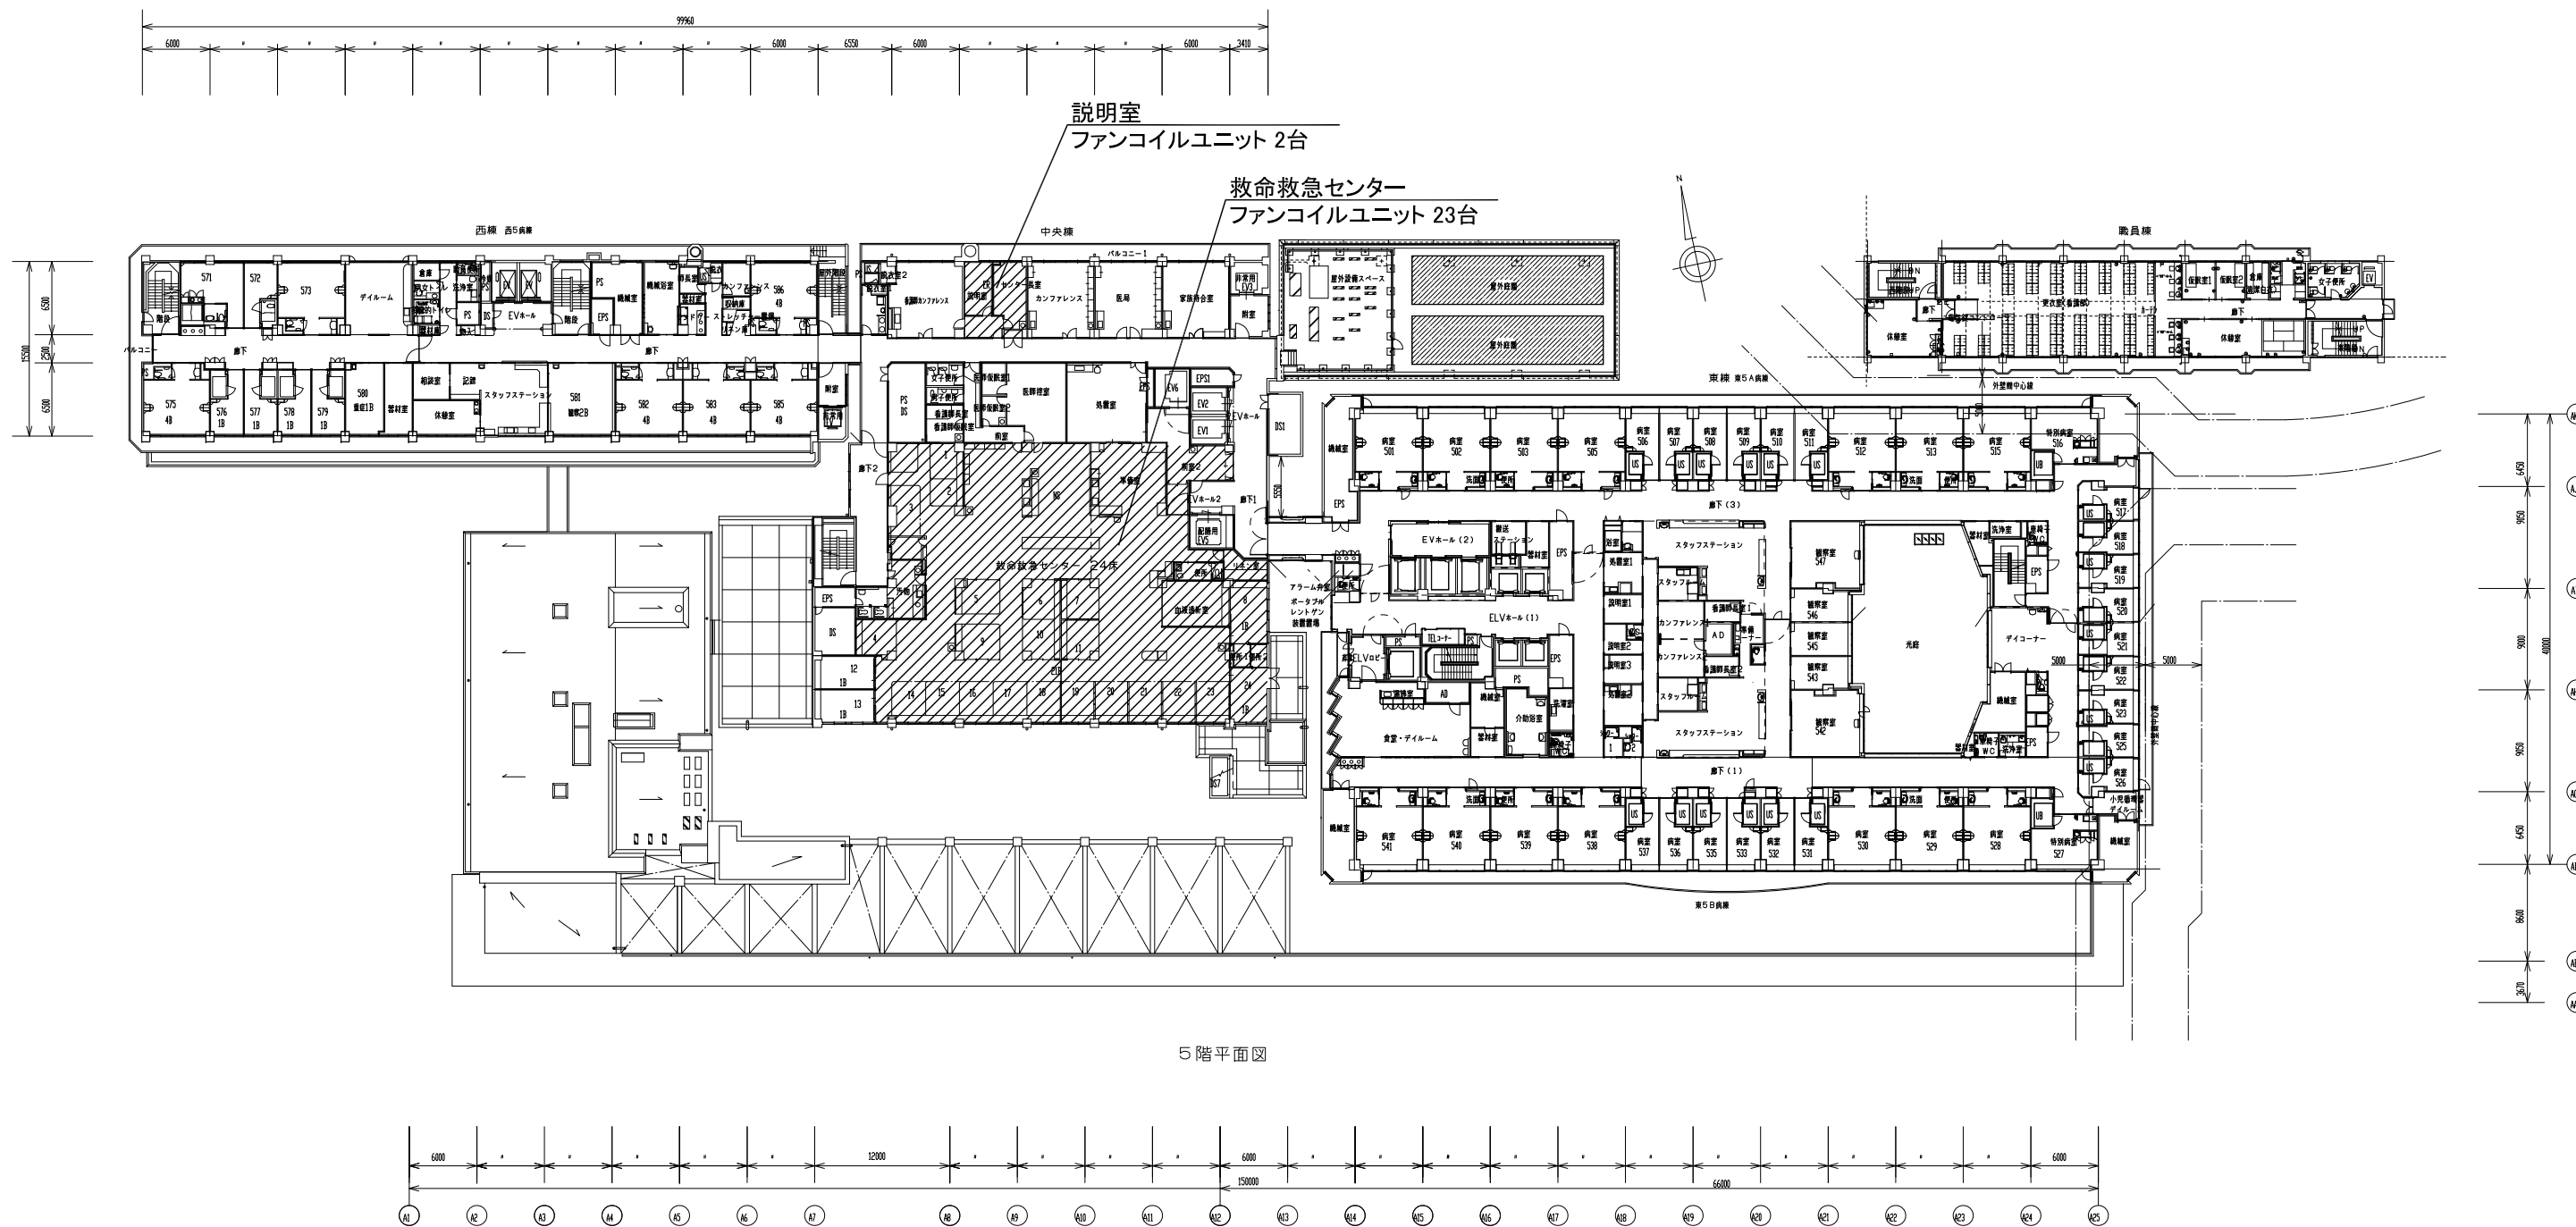

事業年度 令和5年度	地方独立行政法人 広島市立病院機構 本部事務局施設整備課	業務名 広島市民病院中央棟ファンコイルユニット改修工事実施設計業務	図番 M-003
		図面名称 5階平面図	縮尺 1/300 (A1) 1/600 (A3)