






①本館水熱源ヒートポンプパッケージエアコン改修工事

|               |                                    |  |                                |
|---------------|------------------------------------|--|--------------------------------|
| 事業年度<br>令和5年度 | 地方独立行政法人<br>広島市立病院機構<br>本部事務局施設整備課 | 業務名<br>舟市民病院本館水熱源ヒートポンプパッケージエアコン改修工事ほか1件実施設計業務 | 図番<br>M-002                    |
|               |                                    | 図面名称<br>本館 地下1階平面図                             | 縮尺<br>1/150 (A1)<br>1/300 (A3) |

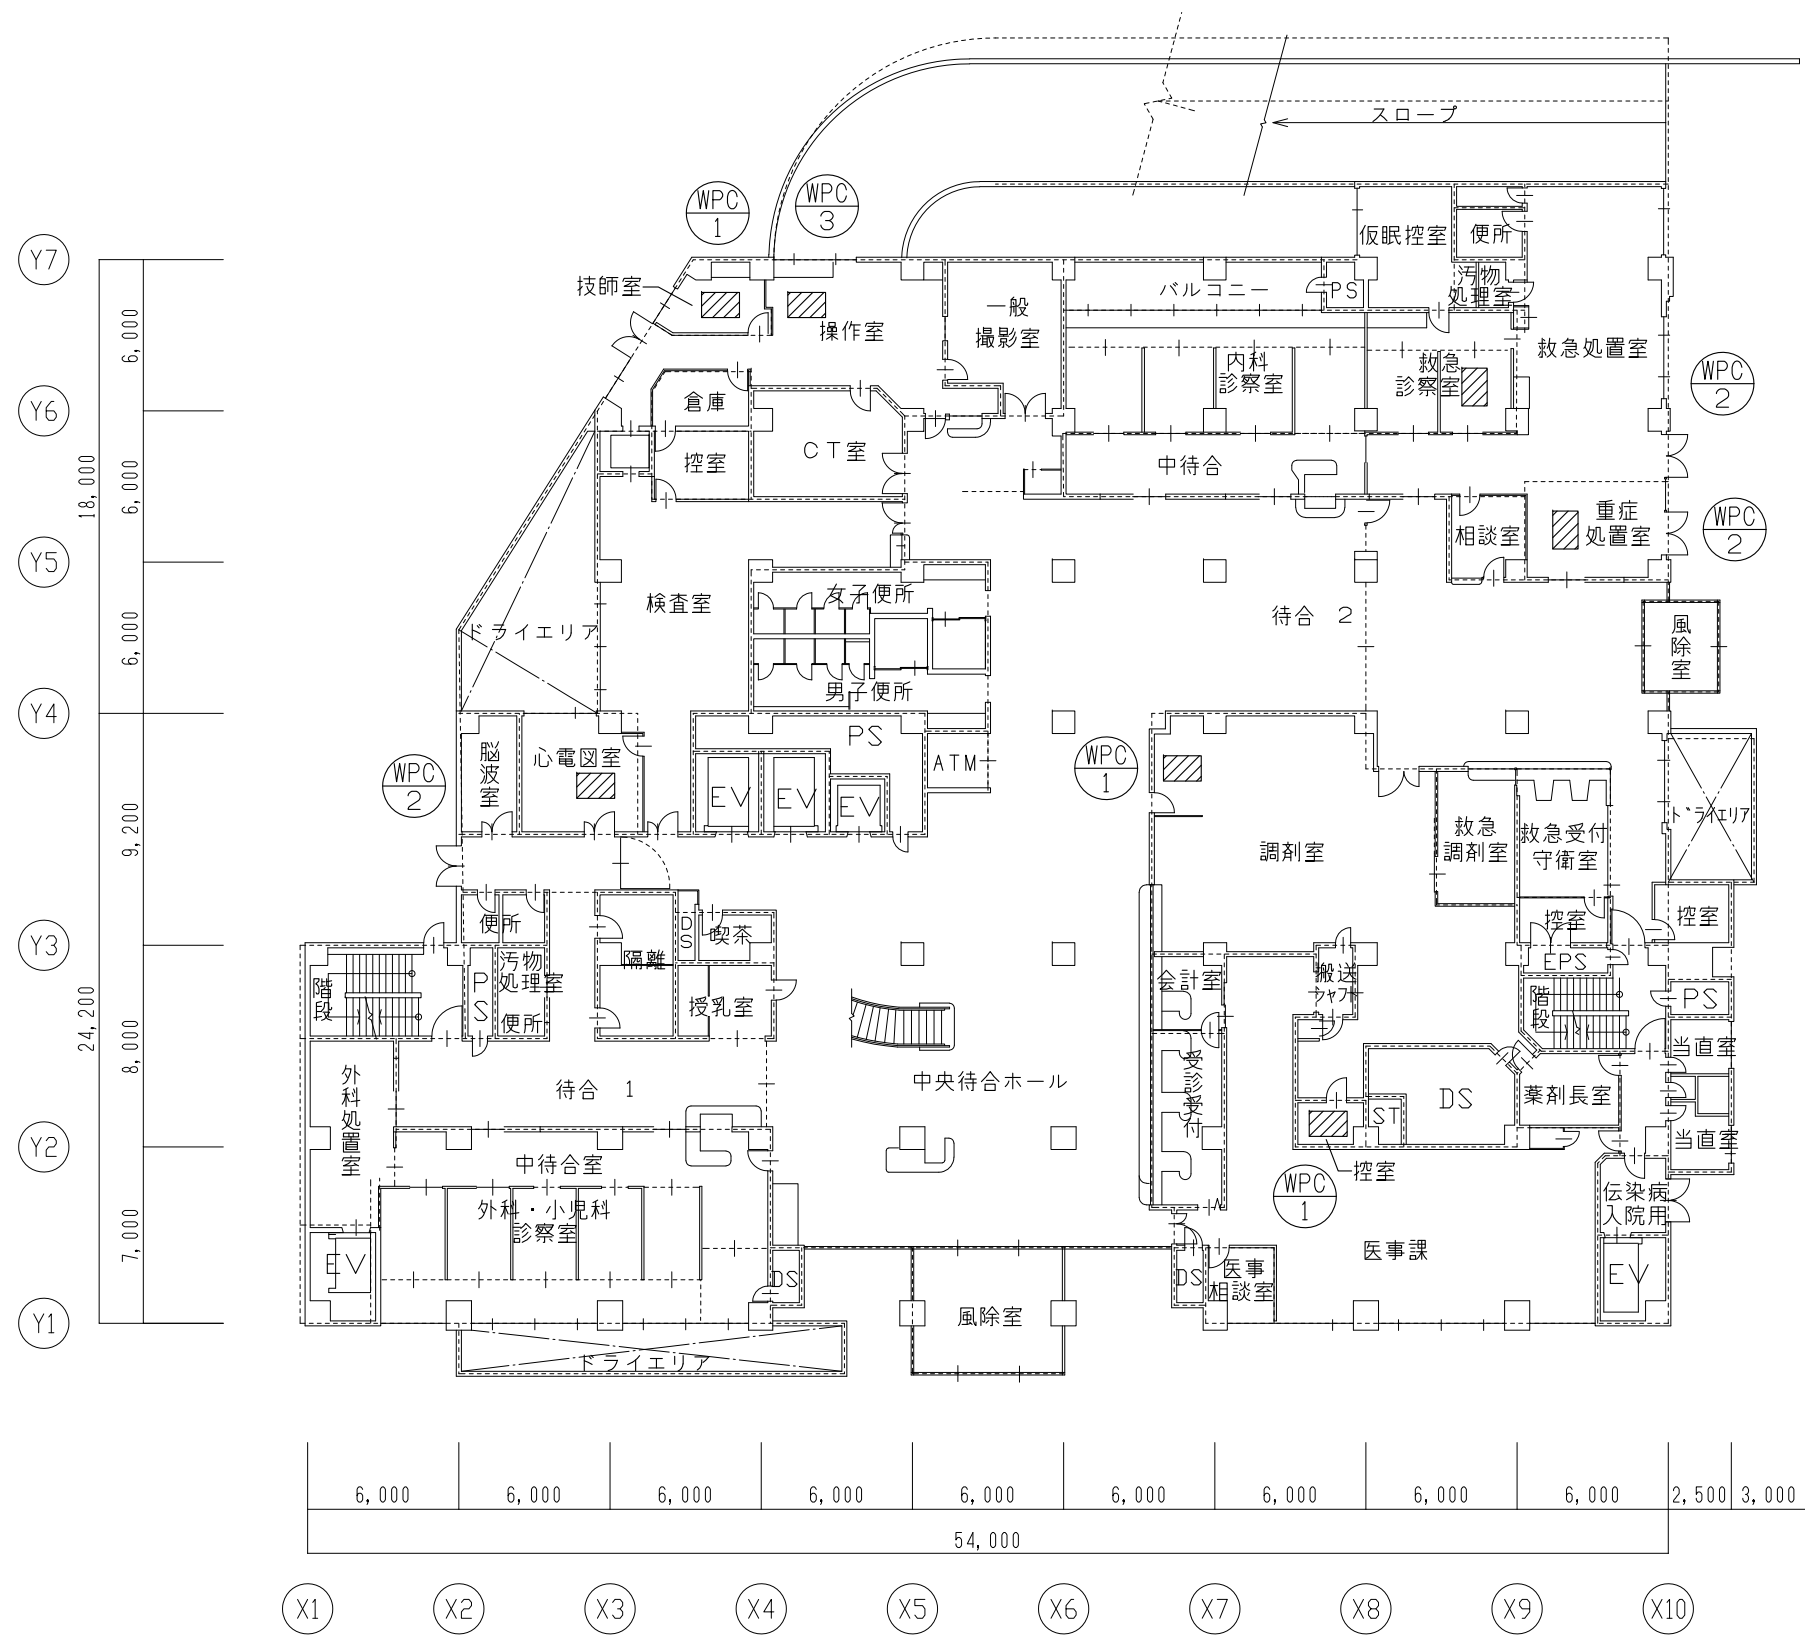

①本館水熱源ヒートポンプパッケージエアコン改修工事

|               |                                    |  |   |   |
|---------------|------------------------------------|--|---|---|
| 事業年度<br>令和5年度 | 地方独立行政法人<br>広島市立病院機構<br>本部事務局施設整備課 |  | 業務名<br>舟入市民病院本館水熱源ヒートポンプパッケージエアコン改修工事ほか1件実施設計業務<br><br>図面名称<br>本館 1階平面図 | 図番<br>M-003<br><br>縮尺<br>1/150 (A1)<br>1/300 (A3) |
|---------------|------------------------------------|--|---|---|




①本館水熱源ヒートポンプパッケージエアコン改修工事

|               |                                    |  |   |   |
|---------------|------------------------------------|--|---|---|
| 事業年度<br>令和5年度 | 地方独立行政法人<br>広島市立病院機構<br>本部事務局施設整備課 |  | 業務名<br>舟入市民病院本館水熱源ヒートポンプパッケージエアコン改修工事ほか1件実施設計業務<br><br>図面名称<br>本館 2階平面図 | 図番<br>M-004<br><br>縮尺<br>1/150 (A1)<br>1/300 (A3) |
|---------------|------------------------------------|--|---|---|




①本館水熱源ヒートポンプパッケージエアコン改修工事

|               |                                    |   |                                |
|---------------|------------------------------------|---|--------------------------------|
| 事業年度<br>令和5年度 | 地方独立行政法人<br>広島市立病院機構<br>本部事務局施設整備課 | 業務名<br>舟入市民病院本館水熱源ヒートポンプパッケージエアコン改修工事ほか1件実施設計業務 | 図番<br>M-005                    |
|               |                                    | 図面名称<br>本館 3階平面図                                | 縮尺<br>1/150 (A1)<br>1/300 (A3) |

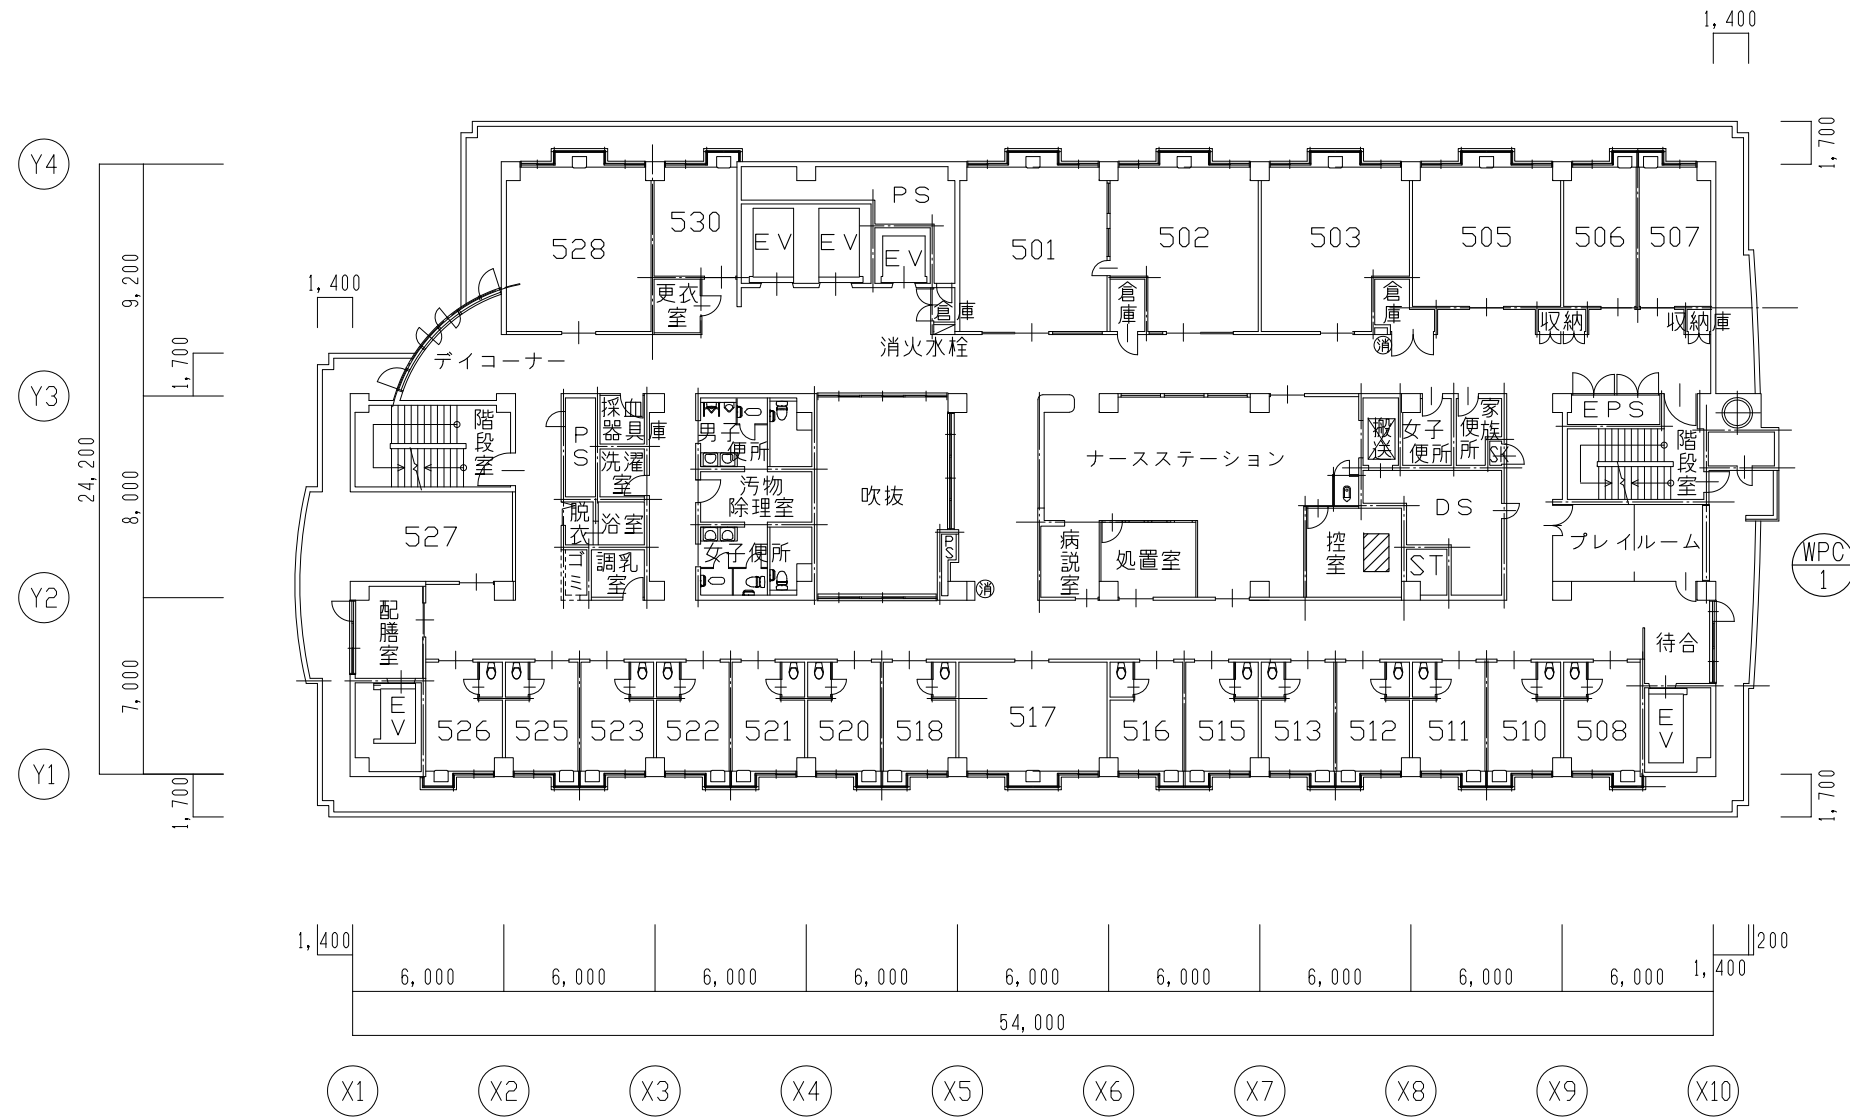

①本館水熱源ヒートポンプパッケージエアコン改修工事

|               |                                    |  |   |   |
|---------------|------------------------------------|--|---|---|
| 事業年度<br>令和5年度 | 地方独立行政法人<br>広島市立病院機構<br>本部事務局施設整備課 |  | 業務名<br>舟入市民病院本館水熱源ヒートポンプパッケージエアコン改修工事ほか1件実施設計業務<br><br>図面名称<br>本館 5階平面図 | 図番<br>M-006<br><br>縮尺<br>1/150 (A1)<br>1/300 (A3) |
|---------------|------------------------------------|--|---|---|

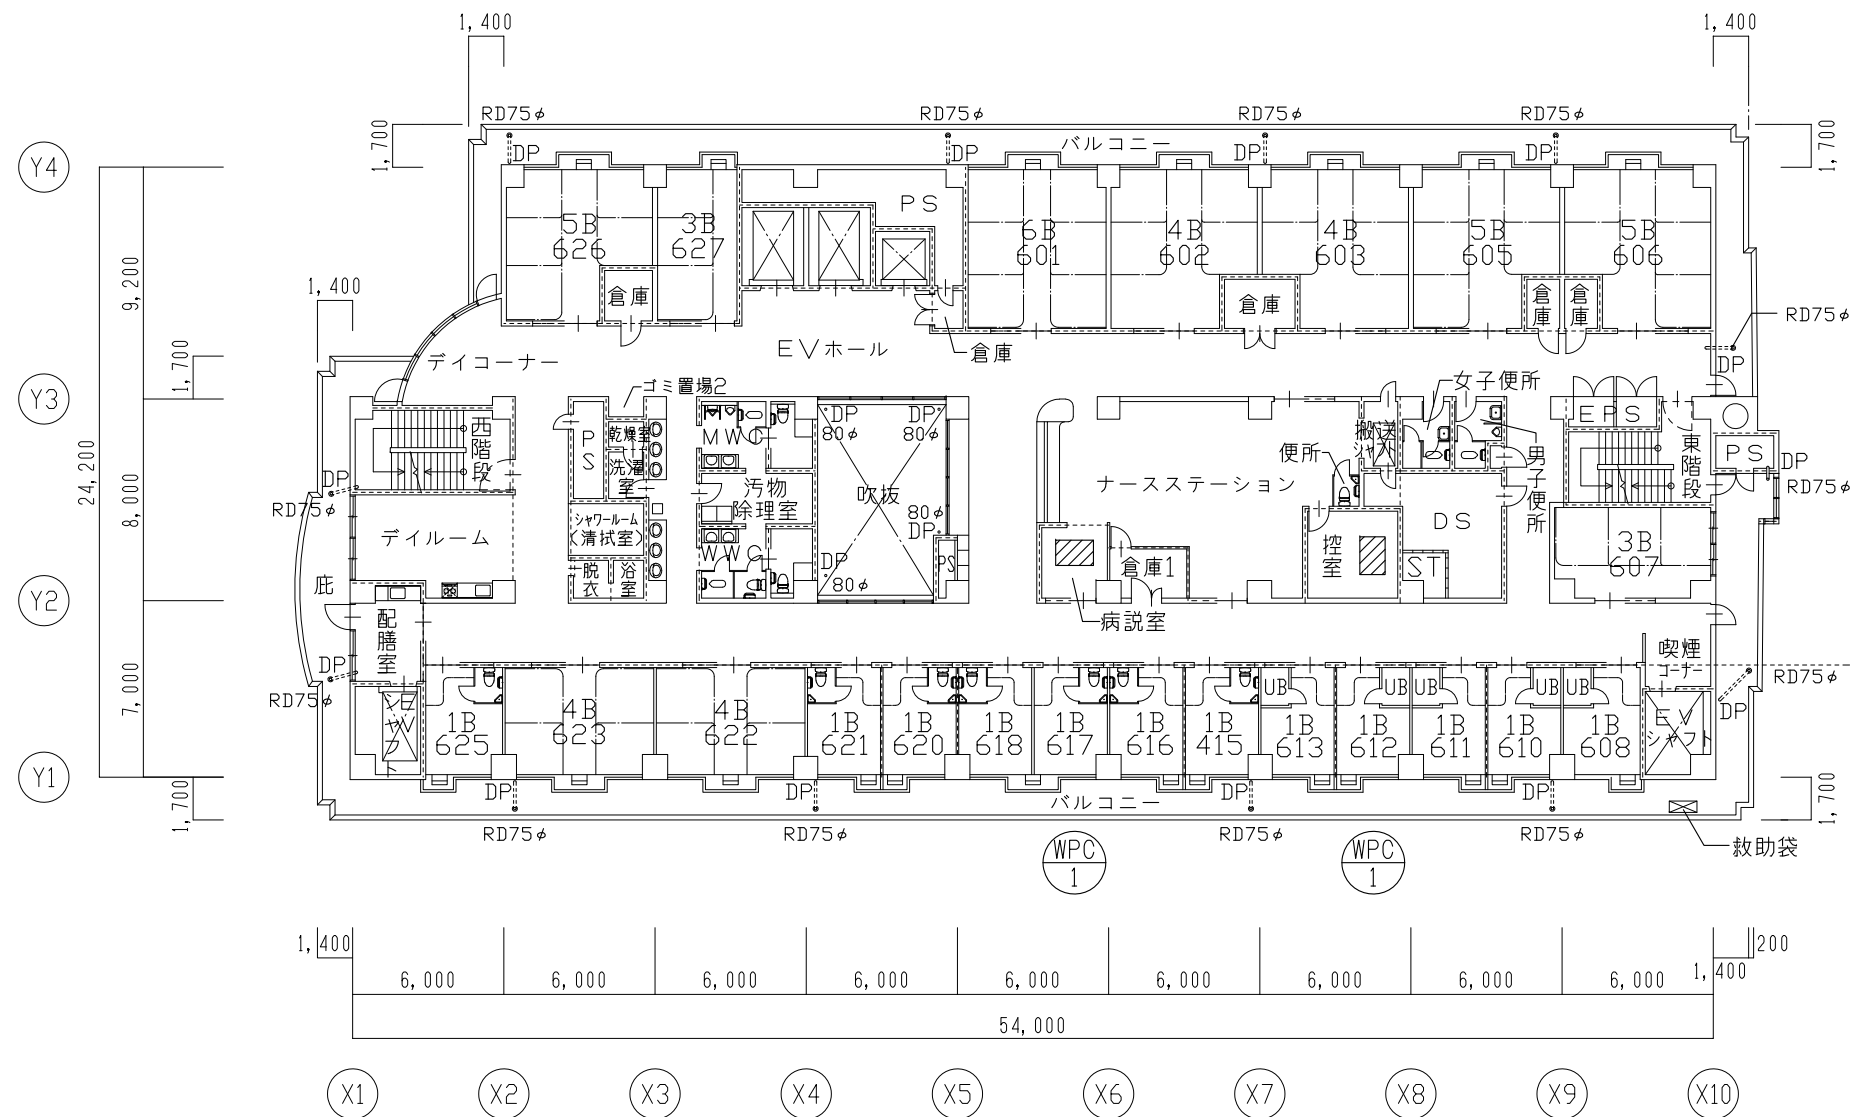

①本館水熱源ヒートポンプパッケージエアコン改修工事

|               |                                    |  |   |   |
|---------------|------------------------------------|--|---|---|
| 事業年度<br>令和5年度 | 地方独立行政法人<br>広島市立病院機構<br>本部事務局施設整備課 |  | 業務名<br>舟入市民病院本館水熱源ヒートポンプパッケージエアコン改修工事ほか1件実施設計業務<br><br>図面名称<br>本館 6階平面図 | 図番<br>M-007<br><br>縮尺<br>1/150 (A1)<br>1/300 (A3) |
|---------------|------------------------------------|--|---|---|

