


業務場所: 広島市民病院(中区基町)

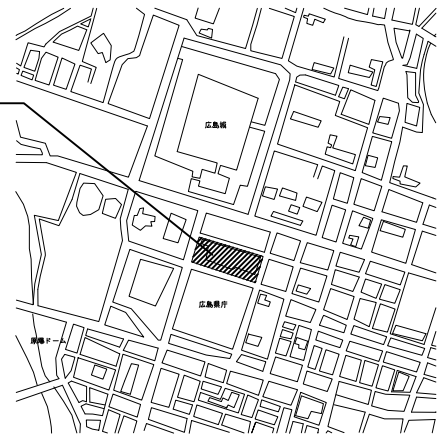


附近見取図

広島市民病院西棟1階MRI室改修工事実施設計業務

業務概要


【実施設計】

- ・ 西棟1階MRI室改修工事に伴う実施設計業務(建築/意匠・電気設備・機械設備)

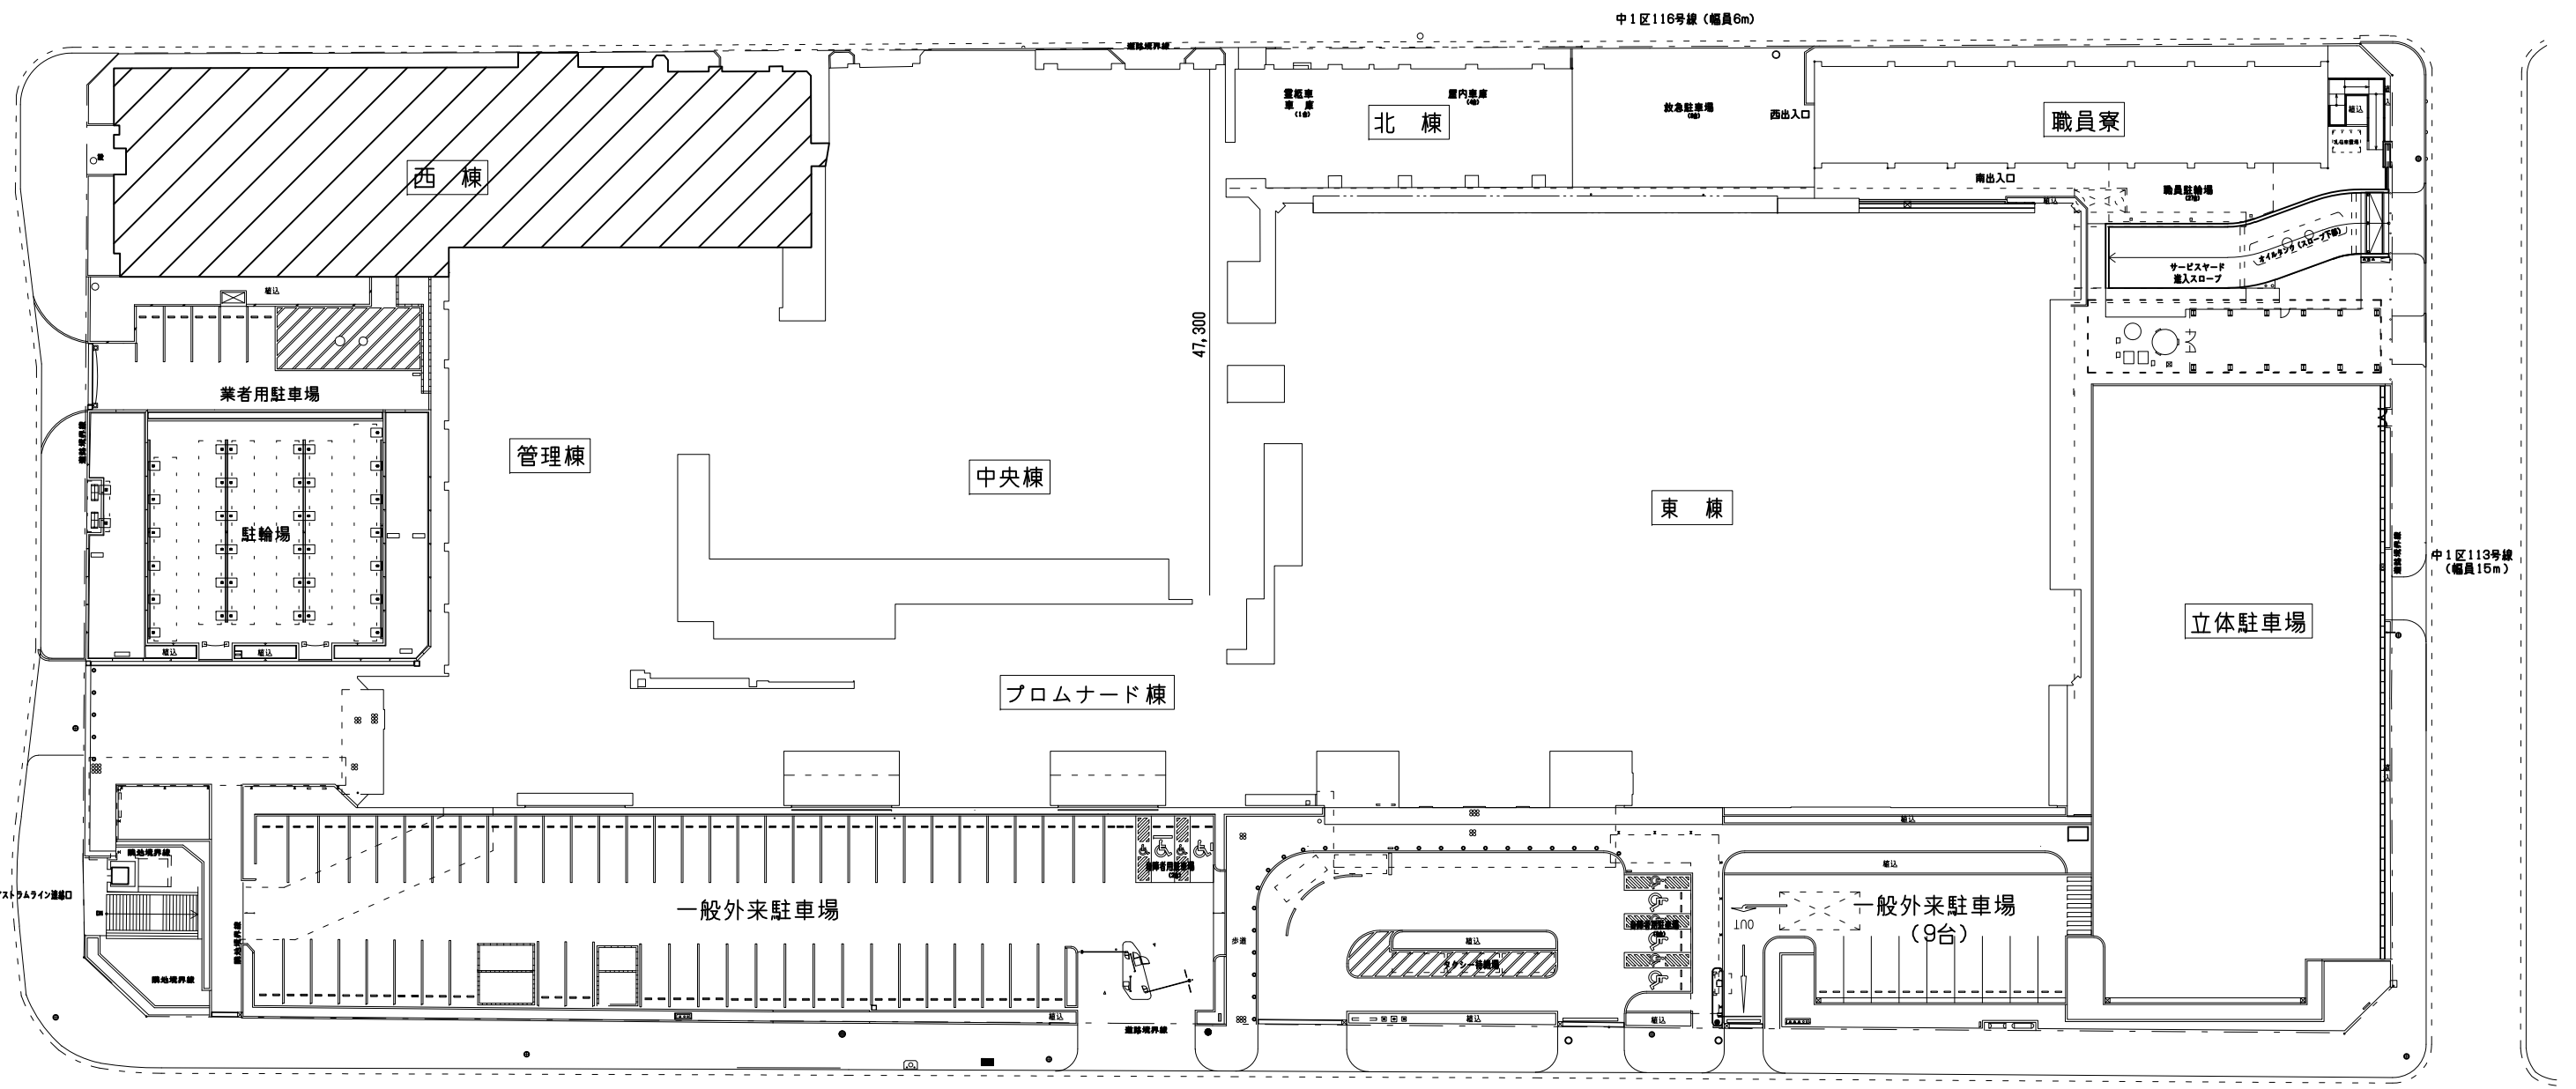

配置図


事業年度 令和5年度	地方独立行政法人 広島市立病院機構 本部事務局施設整備課	業務名 広島市民病院西棟1階MRI室改修工事実施設計業務 図面名称 付近見取図・配置図	縮尺 1/300 (A1) 1/600 (A3)	図番 A-001
---------------	------------------------------------	--	--------------------------------	-------------

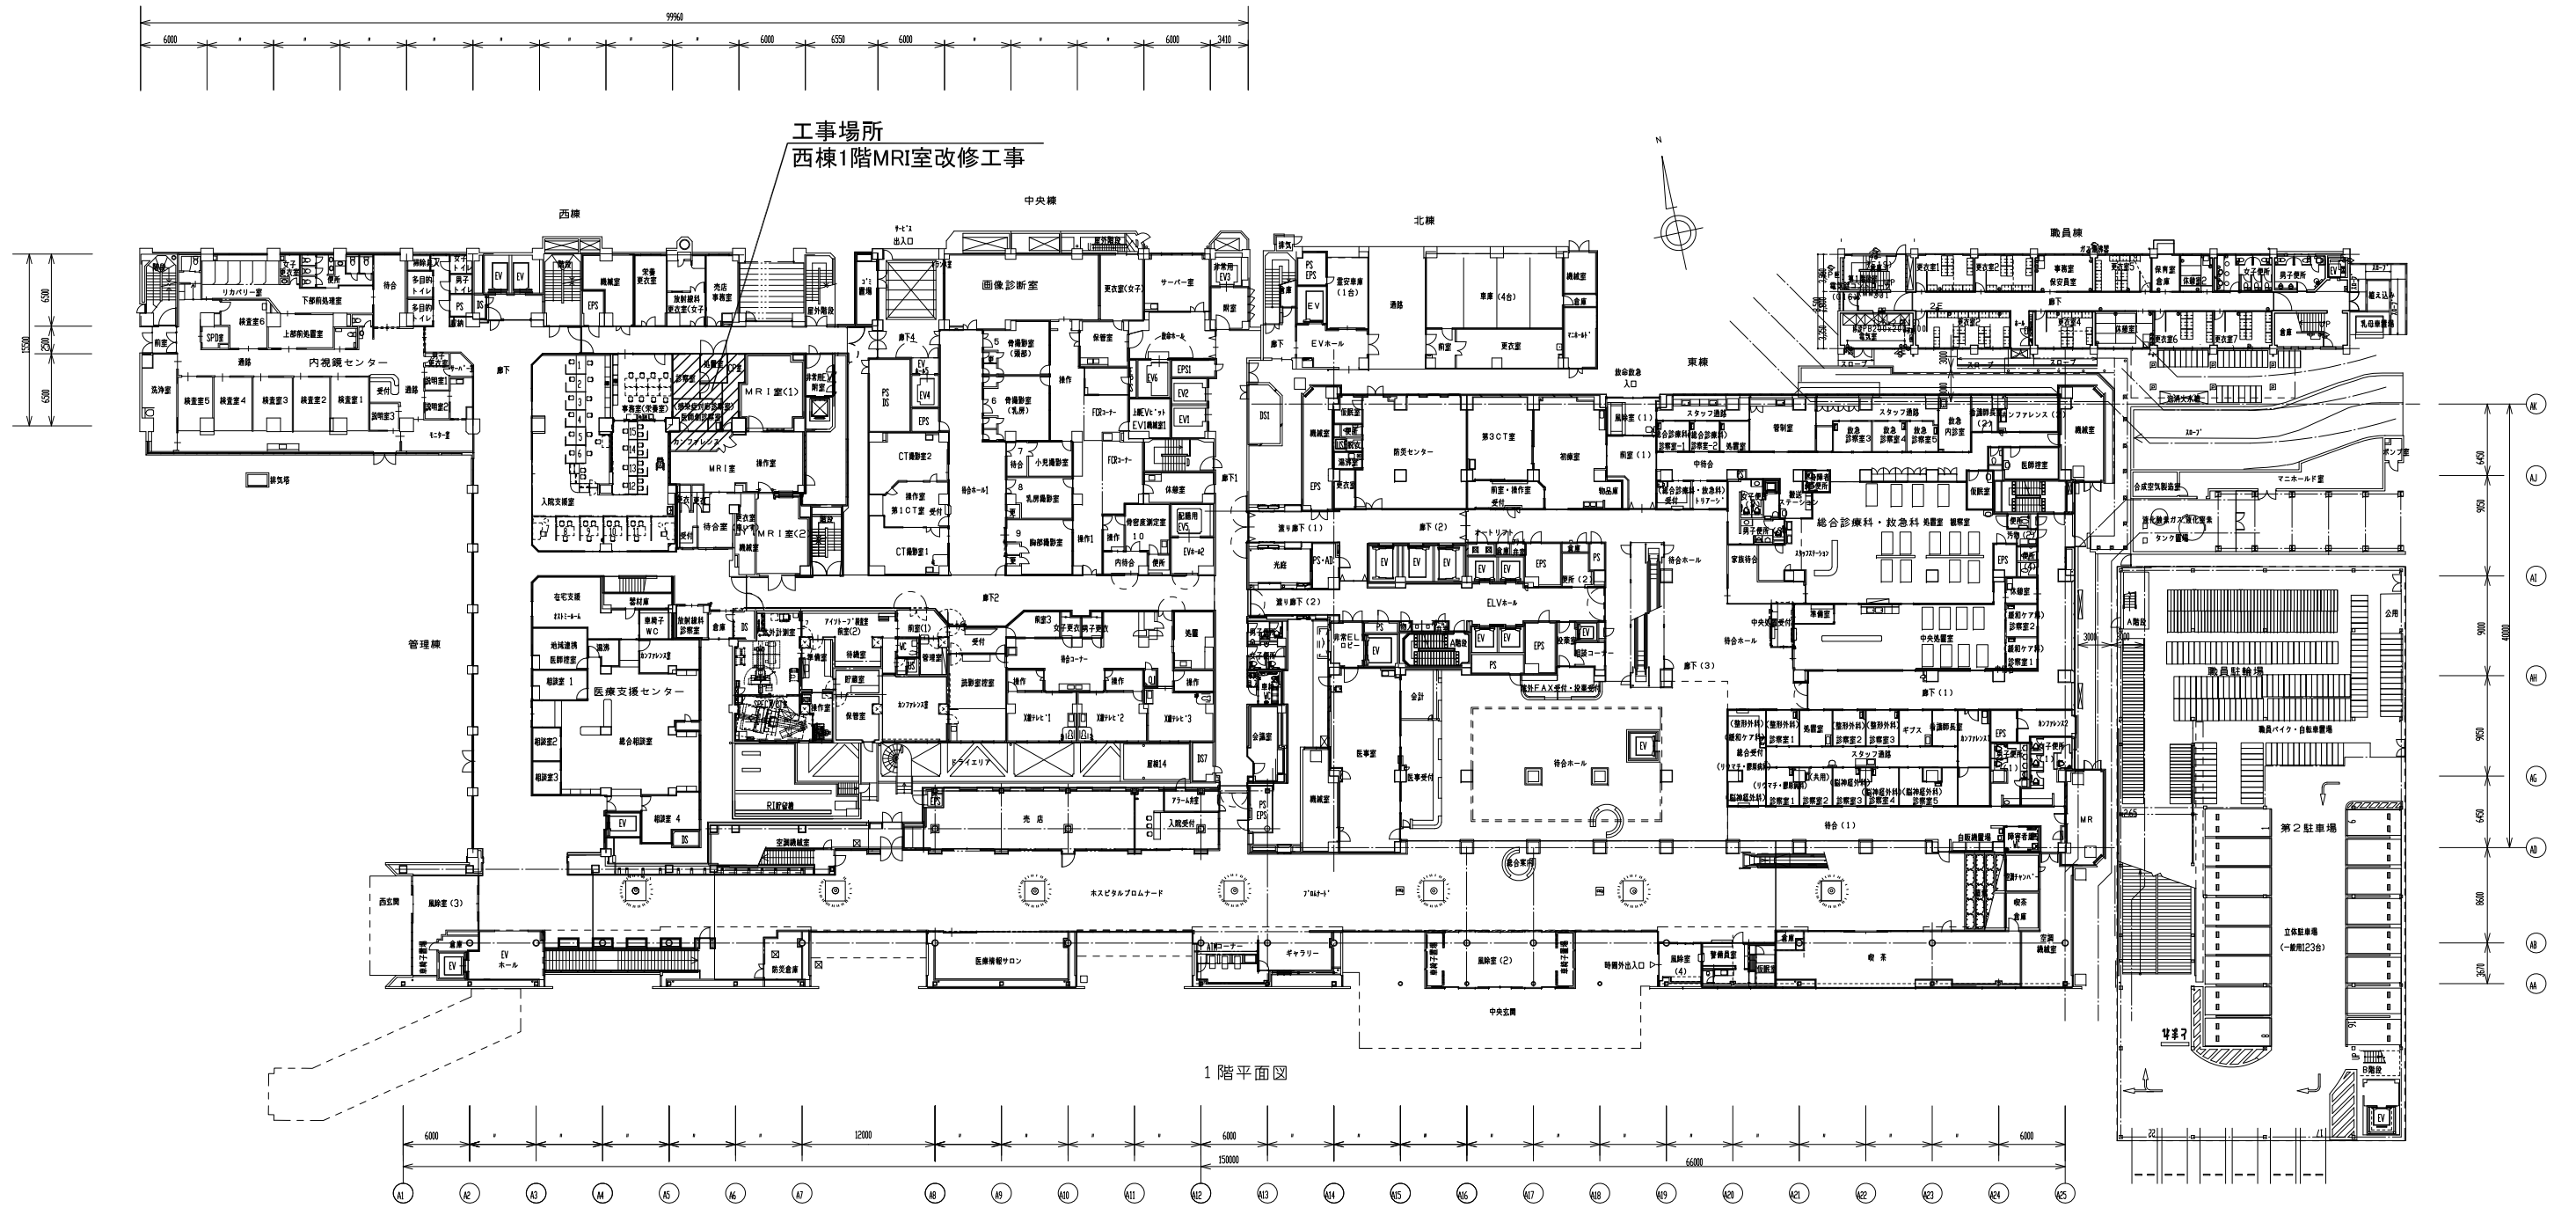

1階平面図


事業年度 令和5年度	地方独立行政法人 広島市立病院機構 本部事務局施設整備課	業務名 広島市民病院西棟1階MRI室改修工事実施設計業務 図面名称 1階平面図	図番 A-002 縮尺 1/300 (A1) 1/600 (A3)
---------------	------------------------------------	--	---

工事範囲平面図（改修前）

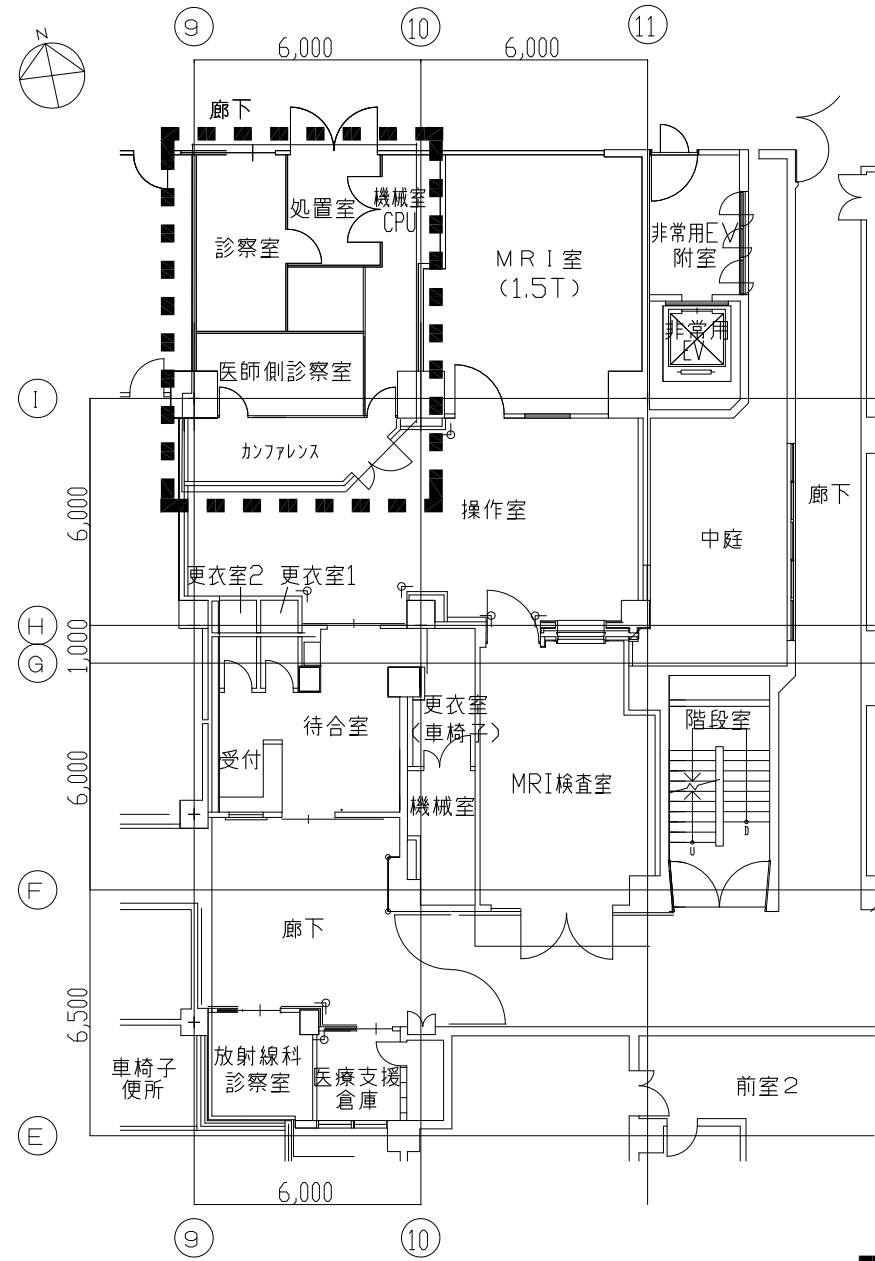

: 工事範囲を示す

工事範囲平面図（改修後）

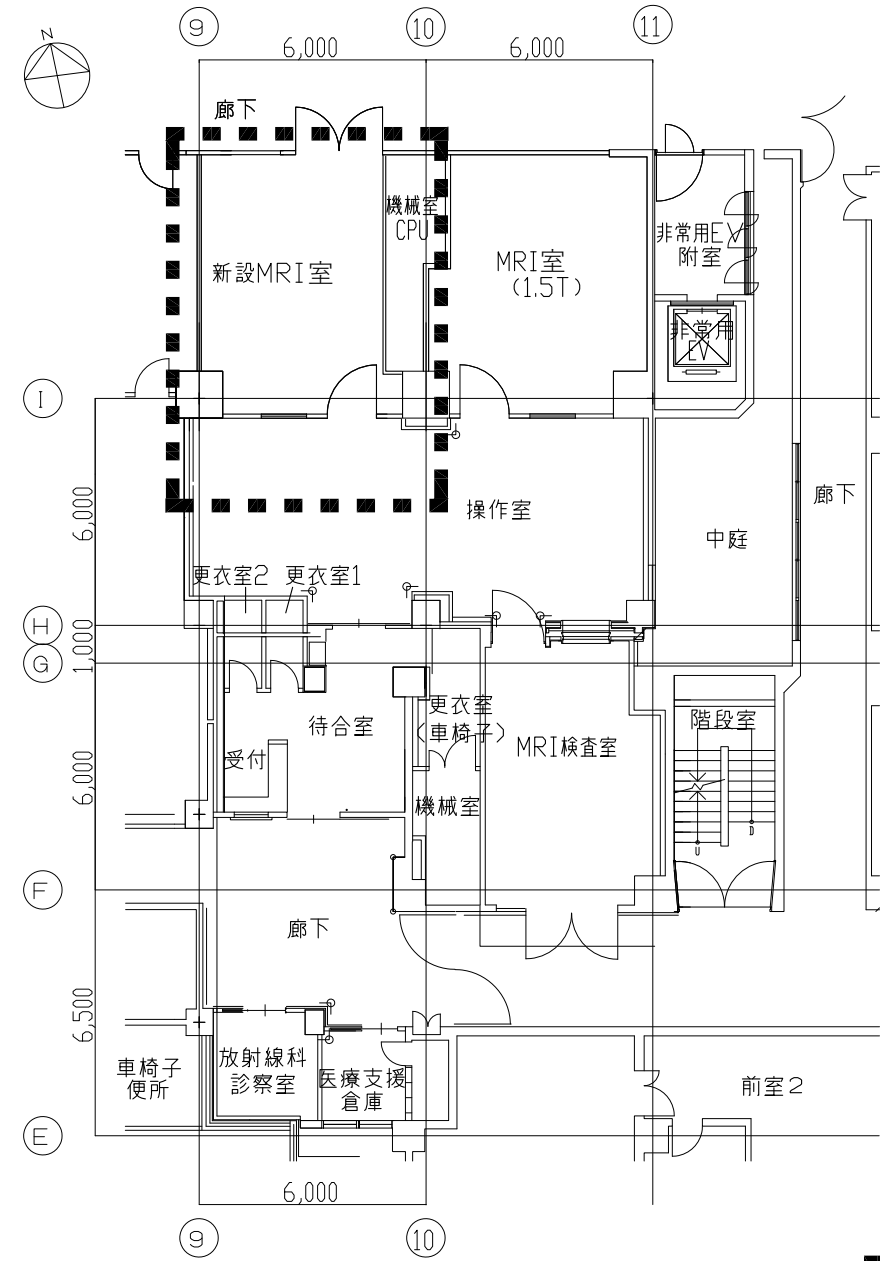

: 工事範囲を示す

工事概要

【工事内容】

建築工事

1. 床仕上げ撤去・新設
2. 壁撤去・新設
3. 天井撤去・新設
4. 建具撤去・新設
5. MRIシールド工事

電気設備工事

1. MRI装置用の幹線新設
2. 空調改修に伴う電源工事
3. 電灯コンセント設備の撤去新設
4. 電話・情報配線の撤去新設
5. 自火報・非常放送設備の撤去新設

機械設備工事

1. 空冷ヒートポンプパッケージエアコン撤去新設
2. 天井扇撤去新設
3. HEPA循環ユニット新設(2台)
4. クエンチ管新設
5. 既存流し台撤去、MRIチラー用給水管接続
6. 医療ガス新設(酸素、吸引1か所)
7. 既存スプリンクラーヘッド撤去
8. 冷却装置用給排水管移設

事業年度	地方独立行政法人 広島市立病院機構 本部事務局施設整備課	業務名	広島市民病院西棟1階MRI室改修工事実施設計業務	図番	A-003
令和5年度		図面名称	西棟1階MIR室平面図	縮尺	1/100 (A1) 1/200 (A3)