


業務概要


- ・ 中央棟・管理棟便所改修工事に伴う実施設計業務（建築・意匠・電気設備・機械設備）
- ・ 中央棟・西棟浴室改修工事に伴う実施設計業務（建築・意匠・電気設備・機械設備）




附近見取図

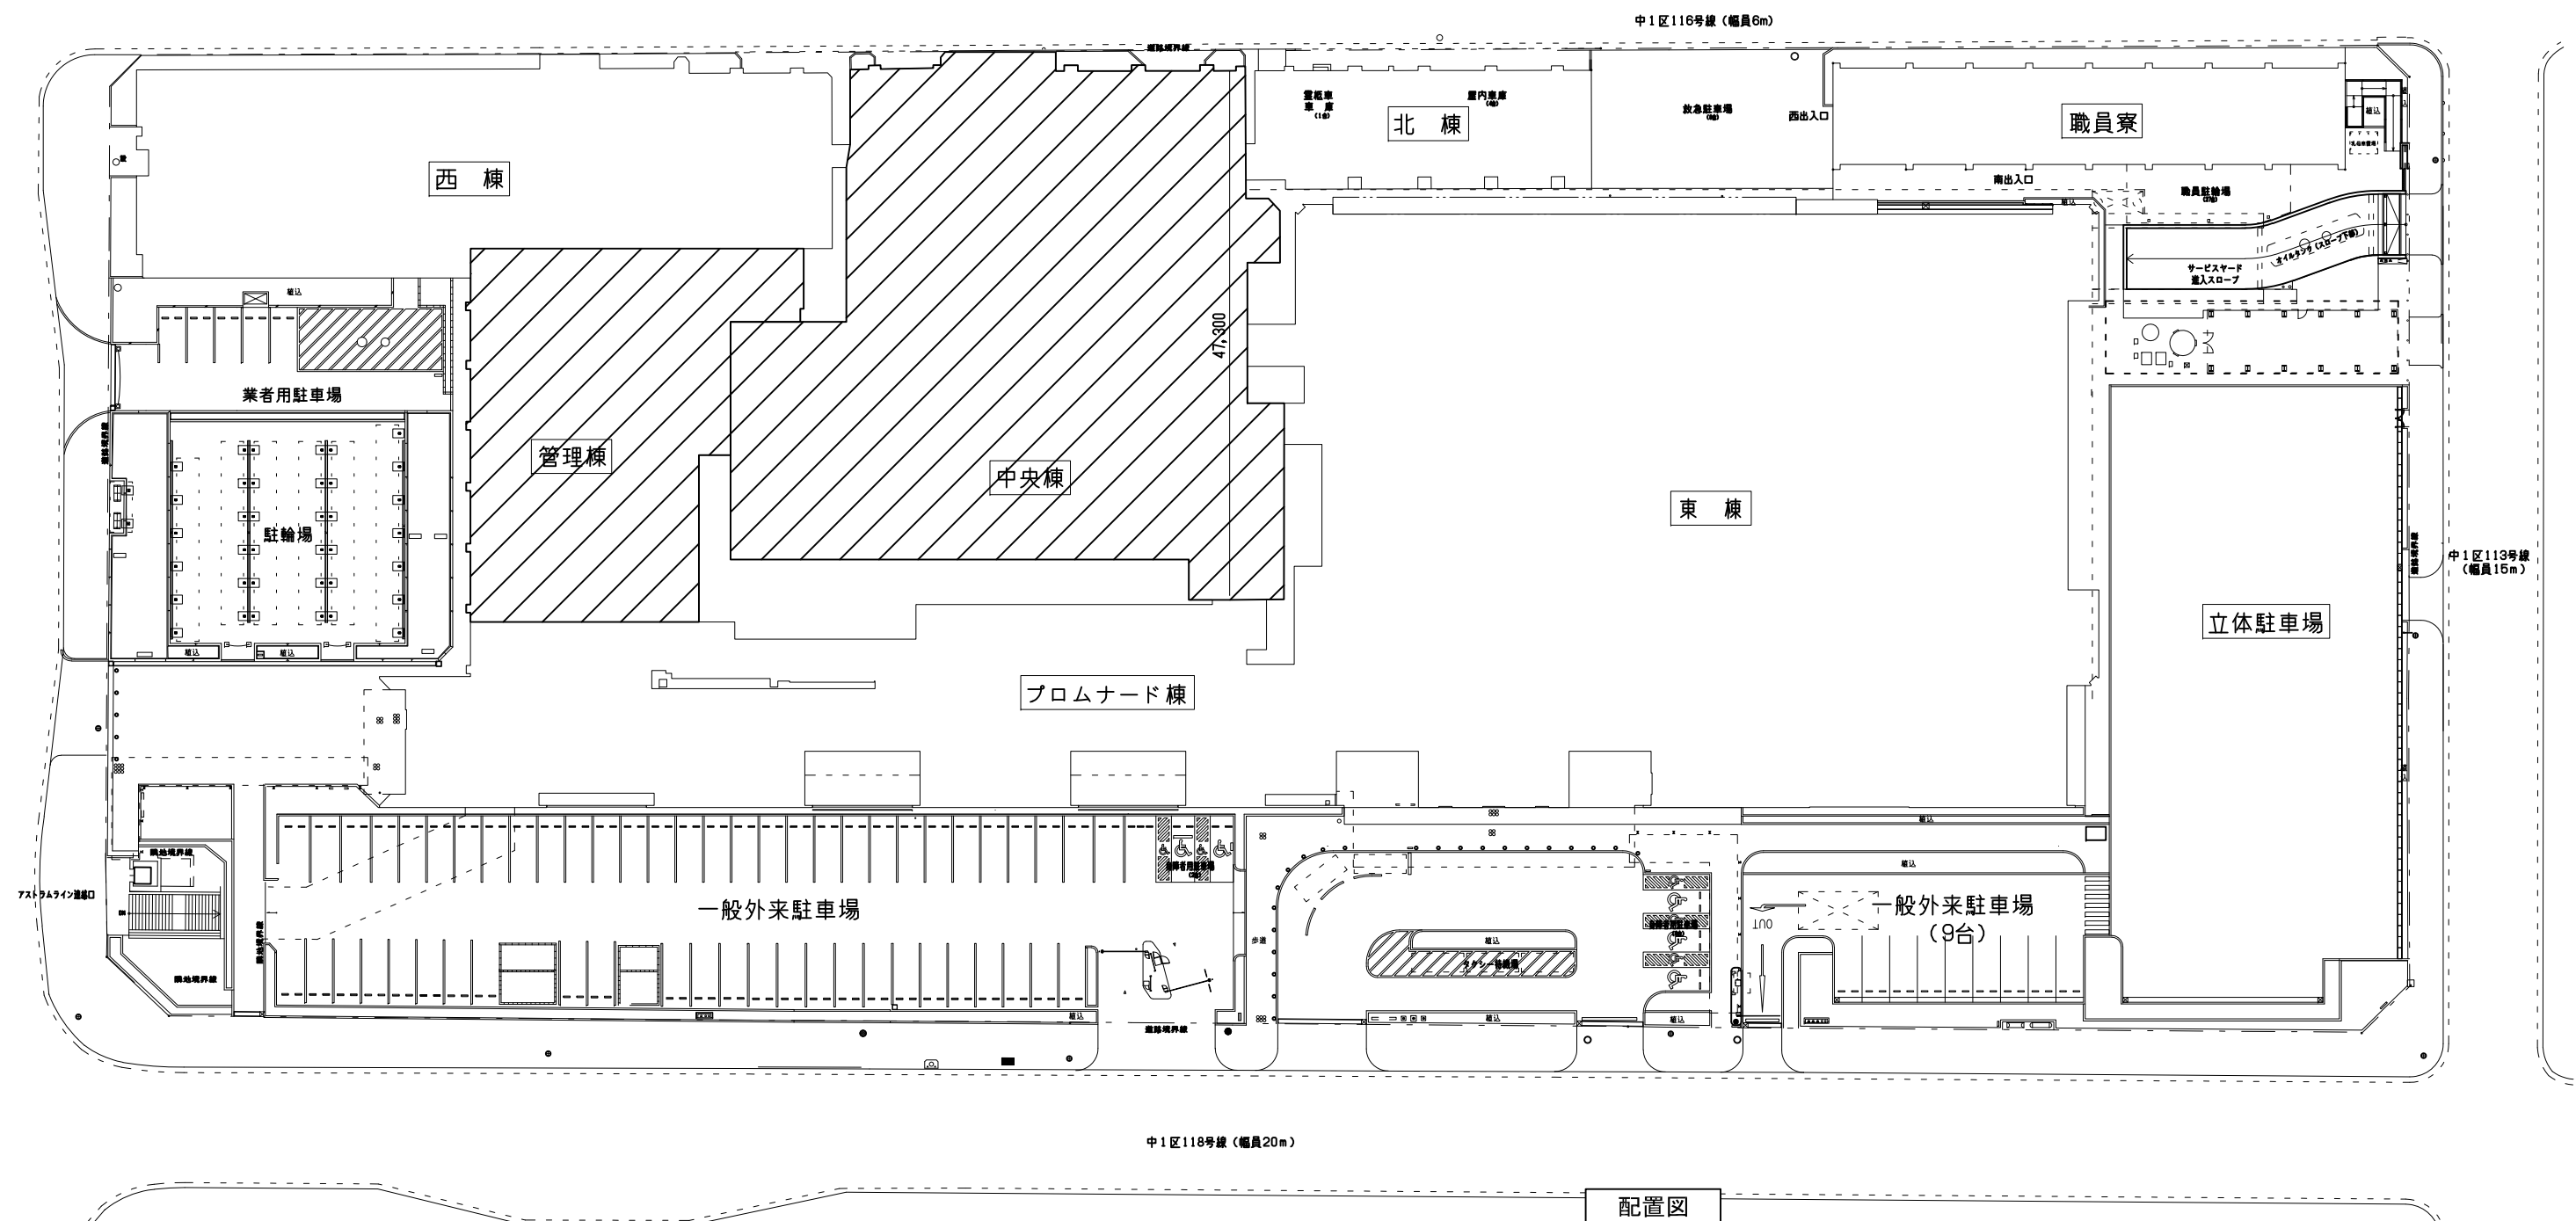


事業年度	地方独立行政法人 広島市立病院機構 本部事務局施設整備課	業務名	広島市民病院中央棟・管理棟便所改修工事ほか1件実施設計業務		図番 A-001
令和5年度		図面名称	付近見取図・配置図	縮尺 1/300 (A1) 1/600 (A3)	

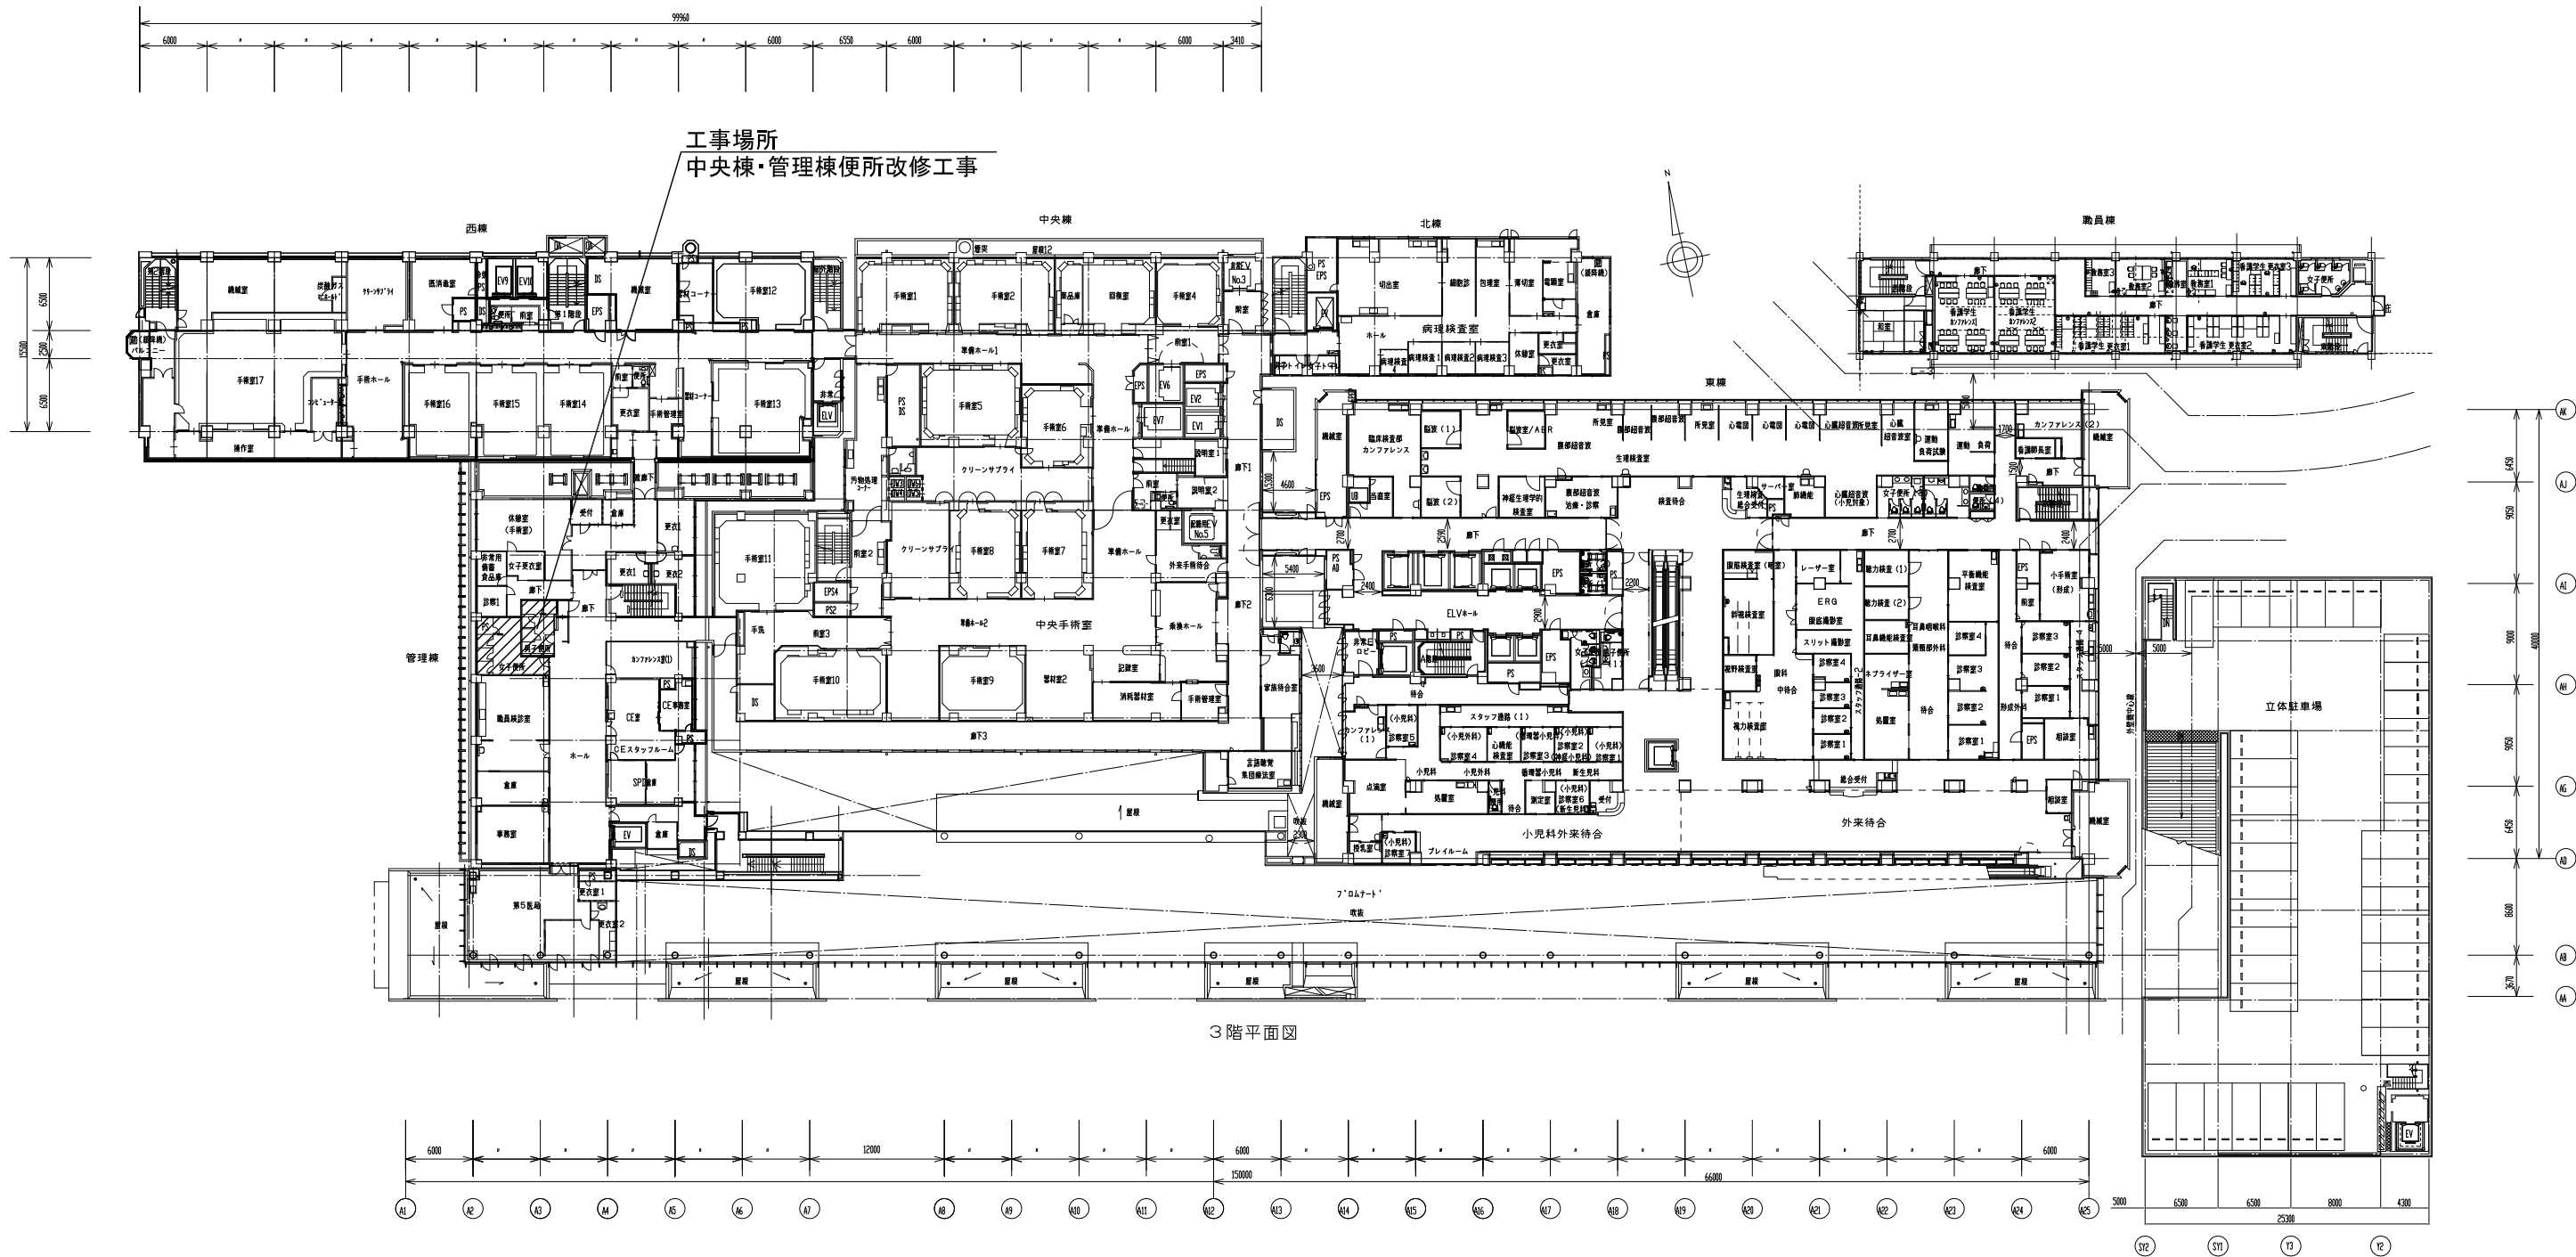


事業年度 令和5年度	地方独立行政法人 広島市立病院機構 本部事務局施設整備課	業務名 広島市民病院中央棟・管理棟便所改修工事ほか1件実施設計業務	図番 A-002
		図面名称 3階平面図	縮尺 1/300 (A1) 1/600 (A3)

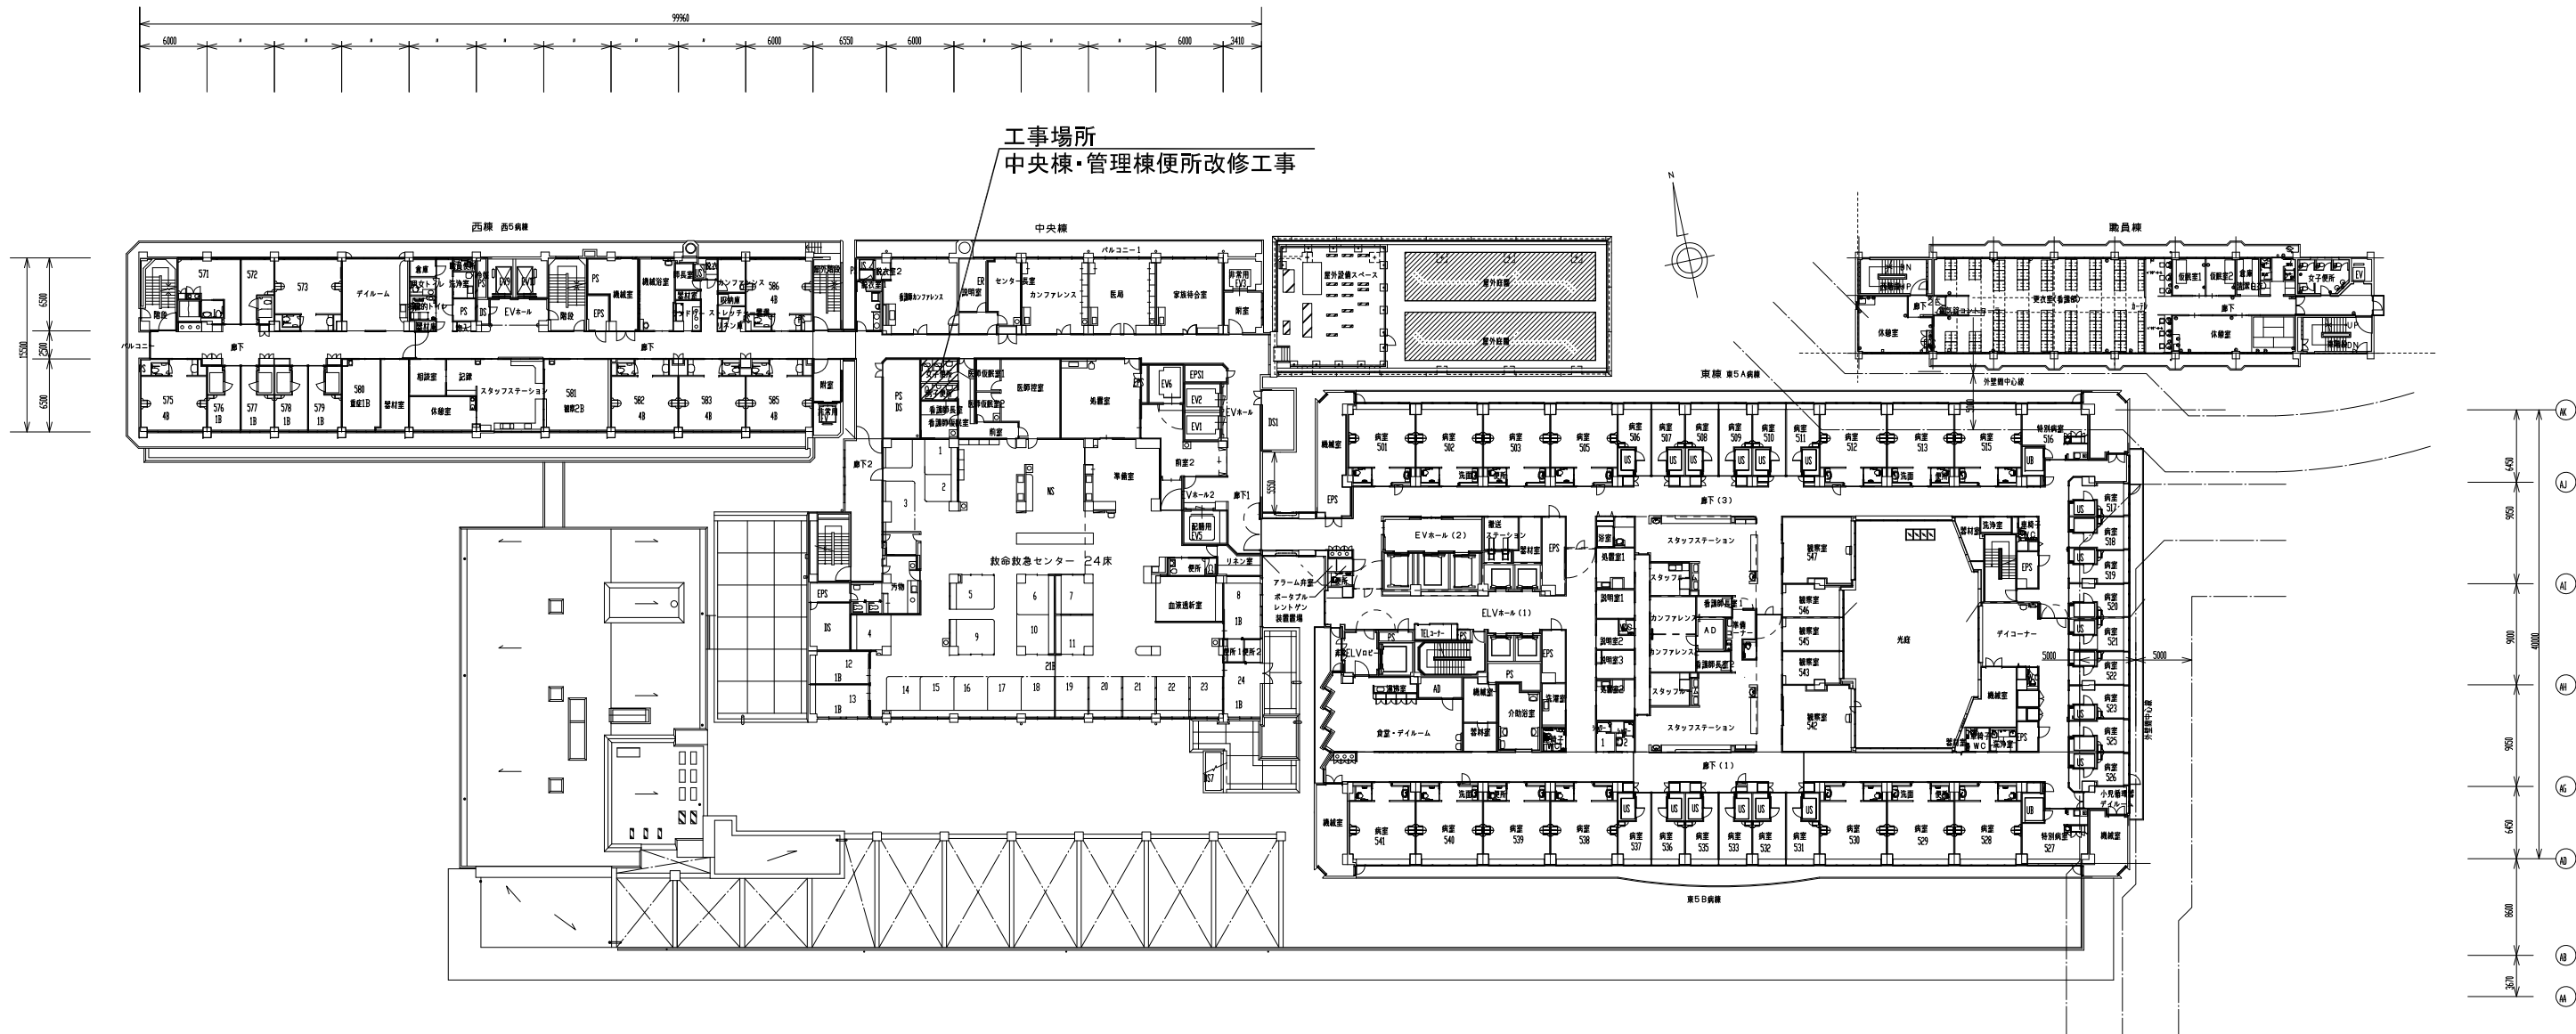


5 階平面図

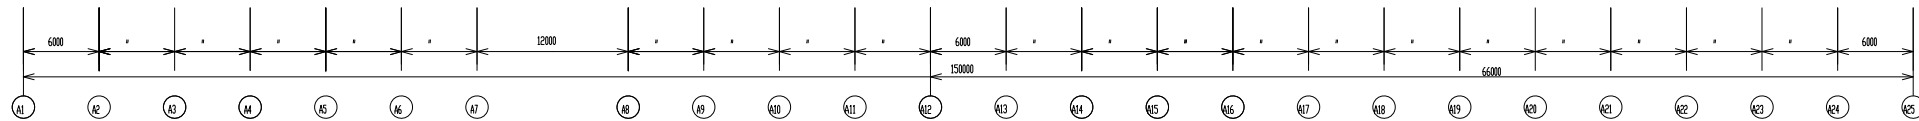


事業年度 令和5年度	地方独立行政法人 広島市立病院機構 本部事務局施設整備課	業務名 広島市民病院中央棟・管理棟便所改修工事ほか1件実施設計業務		図番 A-003
		図面名称 5 階平面図	縮尺 1/300 (A1) 1/600 (A3)	

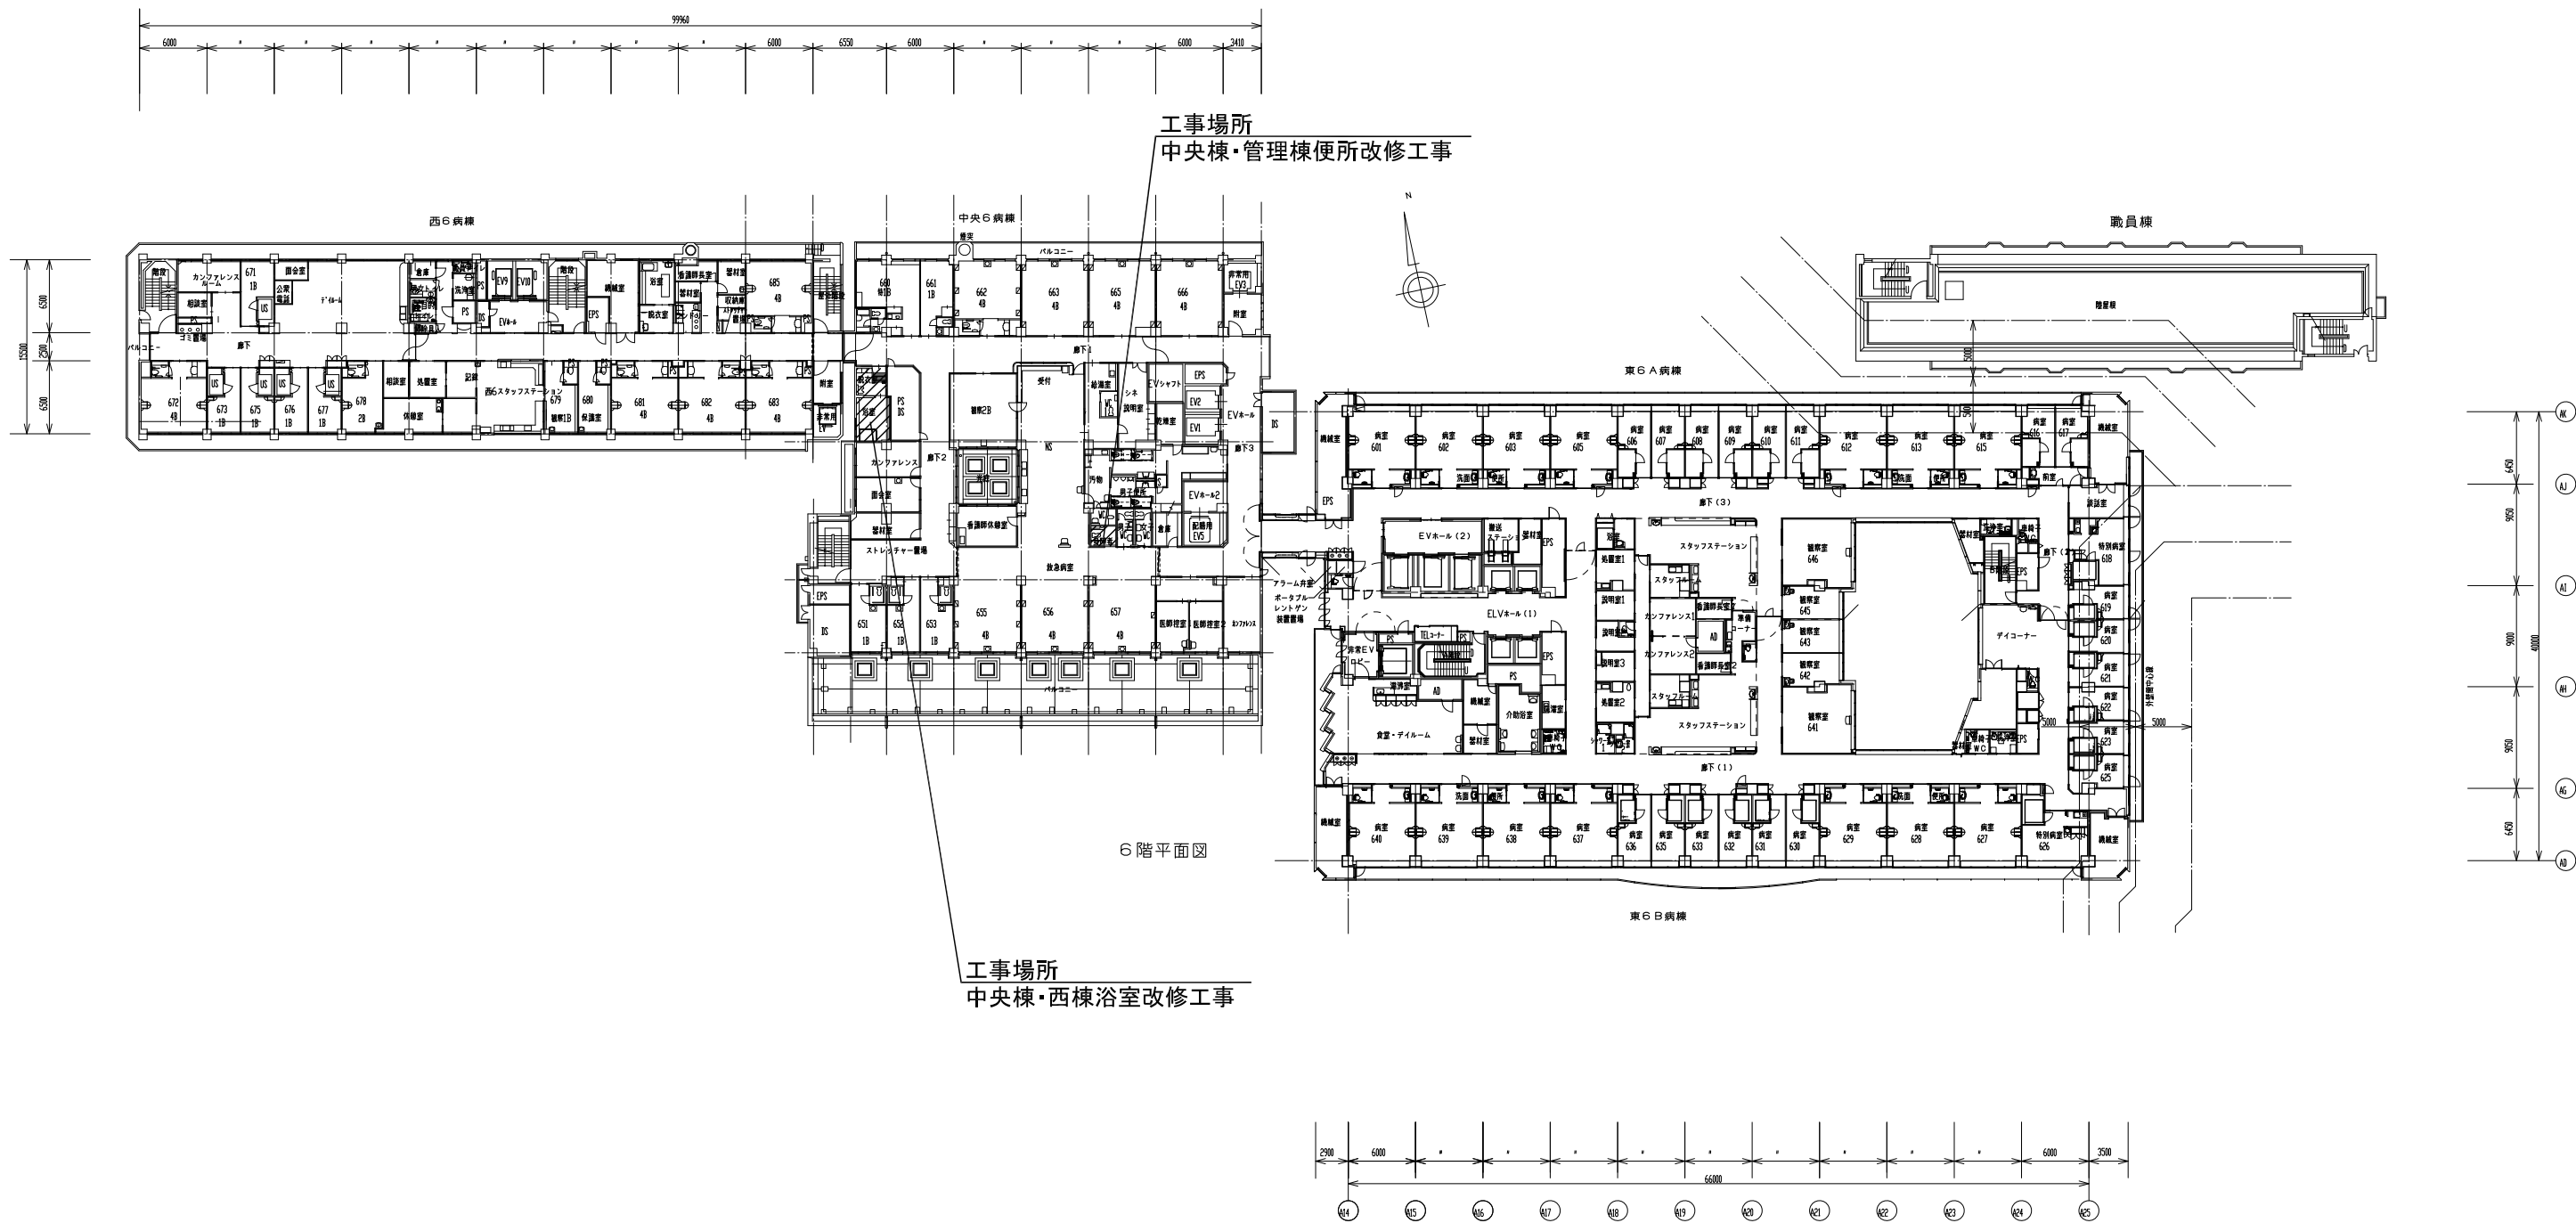


事業年度	地方独立行政法人 広島市立病院機構 本部事務局施設整備課	業務名	広島市民病院中央棟・管理棟便所改修工事ほか1件実施設計業務	図番	A-004
令和5年度		図面名称	6階平面図	縮尺	1/300 (A1) 1/600 (A3)

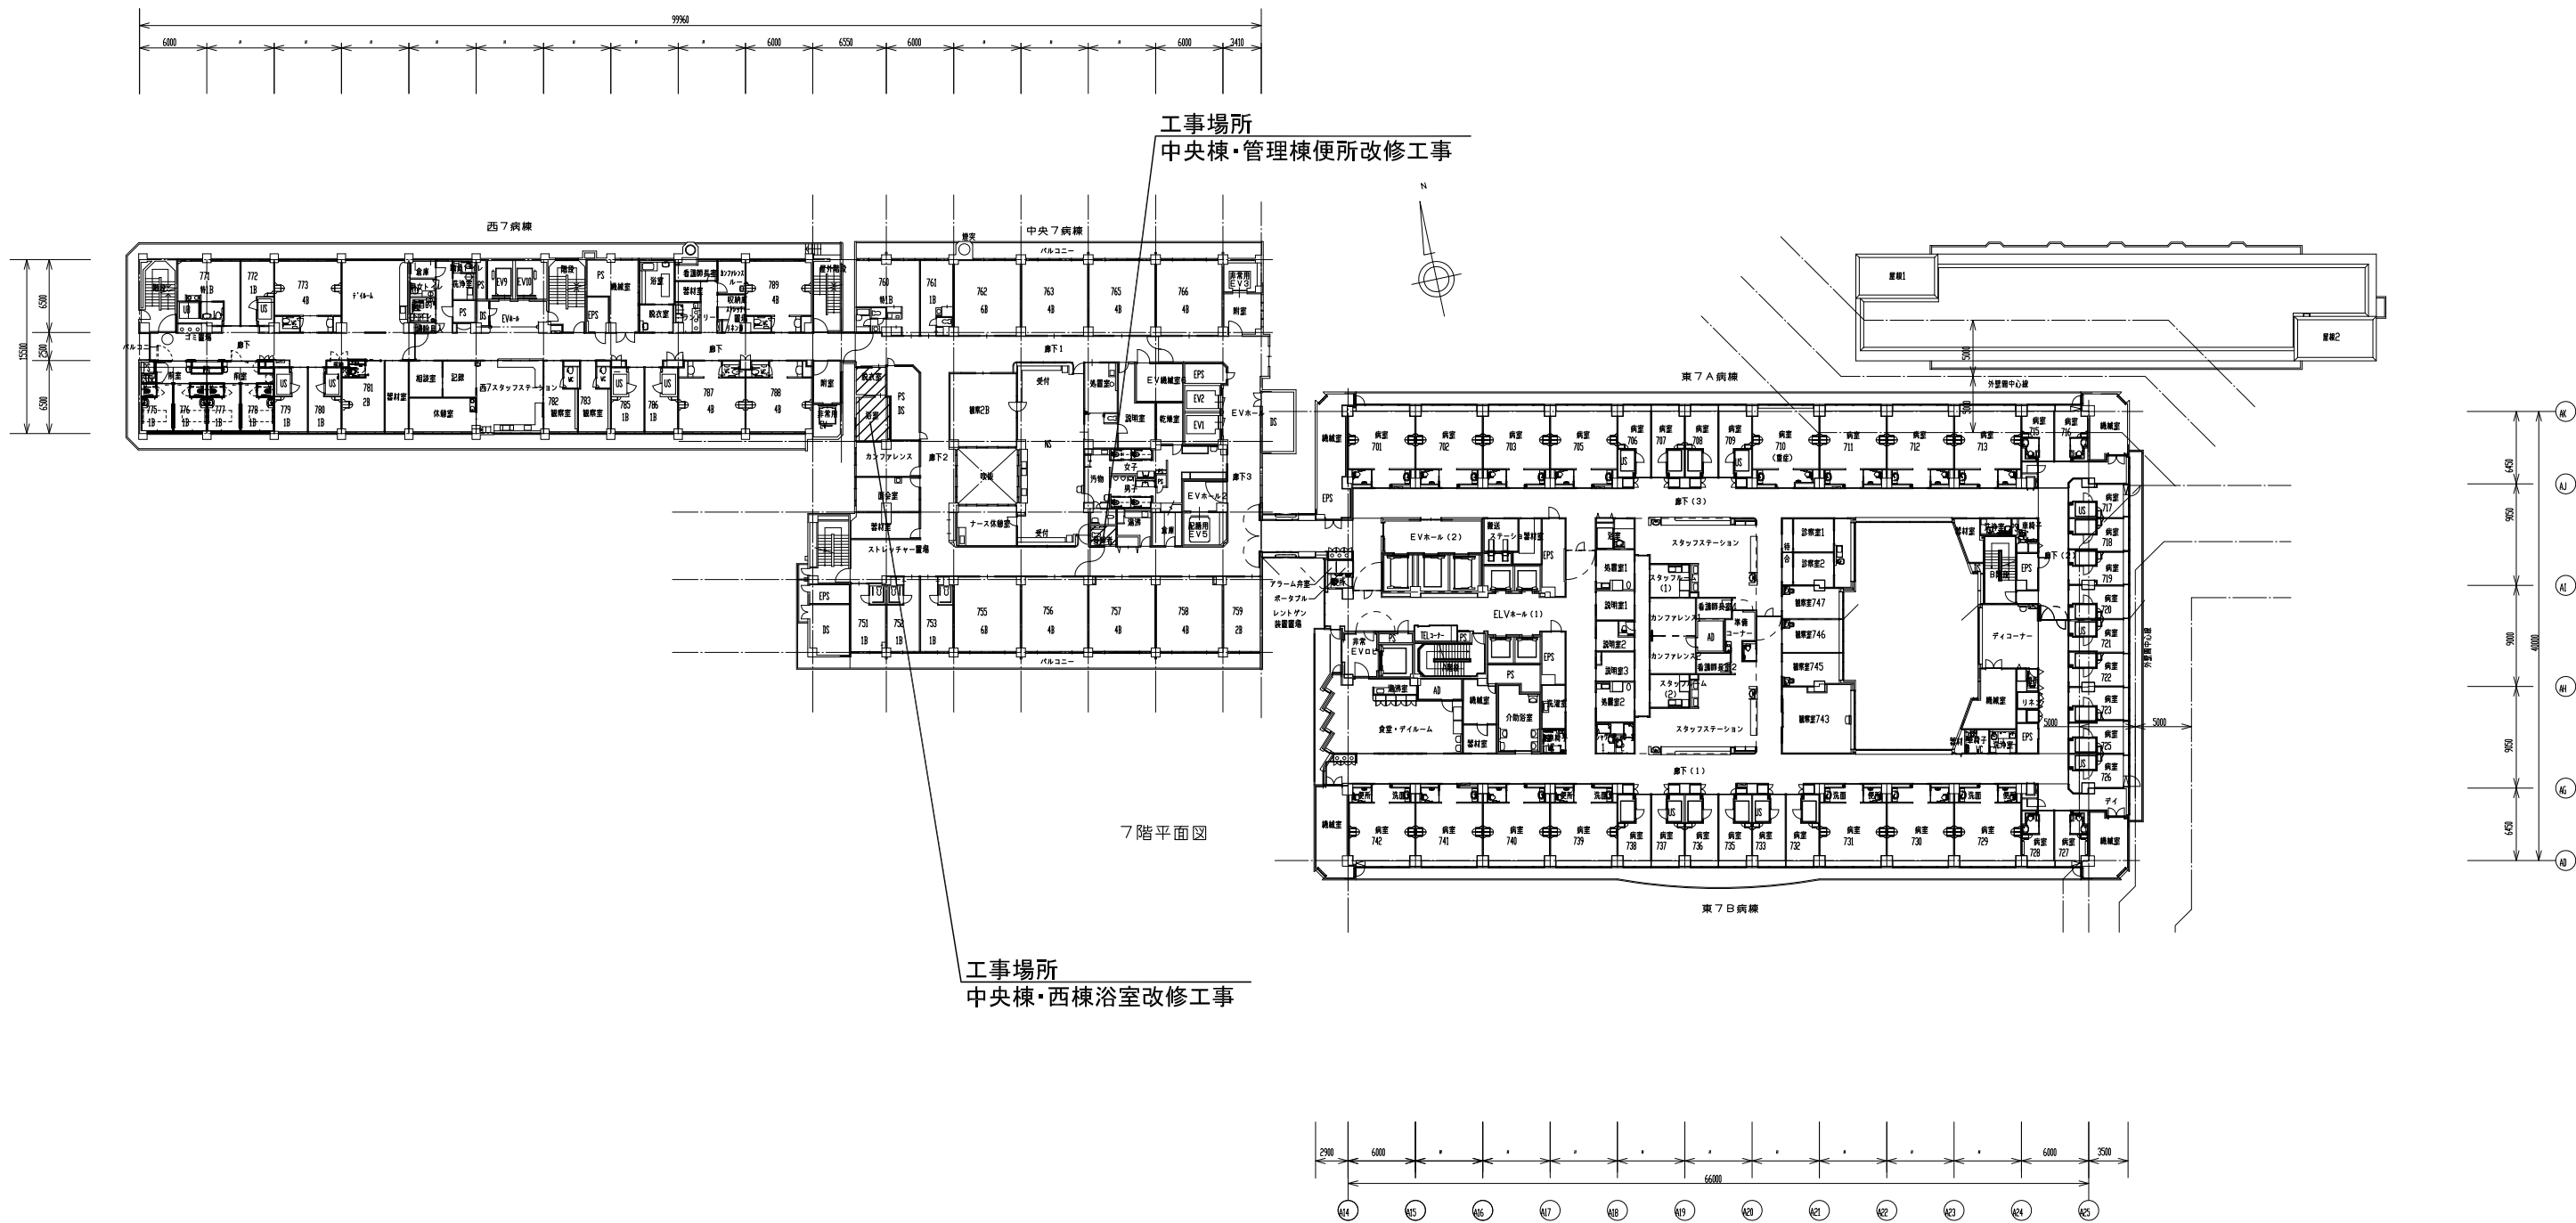


事業年度	地方独立行政法人 広島市立病院機構 本部事務局施設整備課		業務名		図番 A-005
令和5年度			広島市民病院中央棟・管理棟便所改修工事ほか1件実施設計業務		
			図面名称	7 階平面図	縮尺 1/300 (A1) 1/600 (A3)

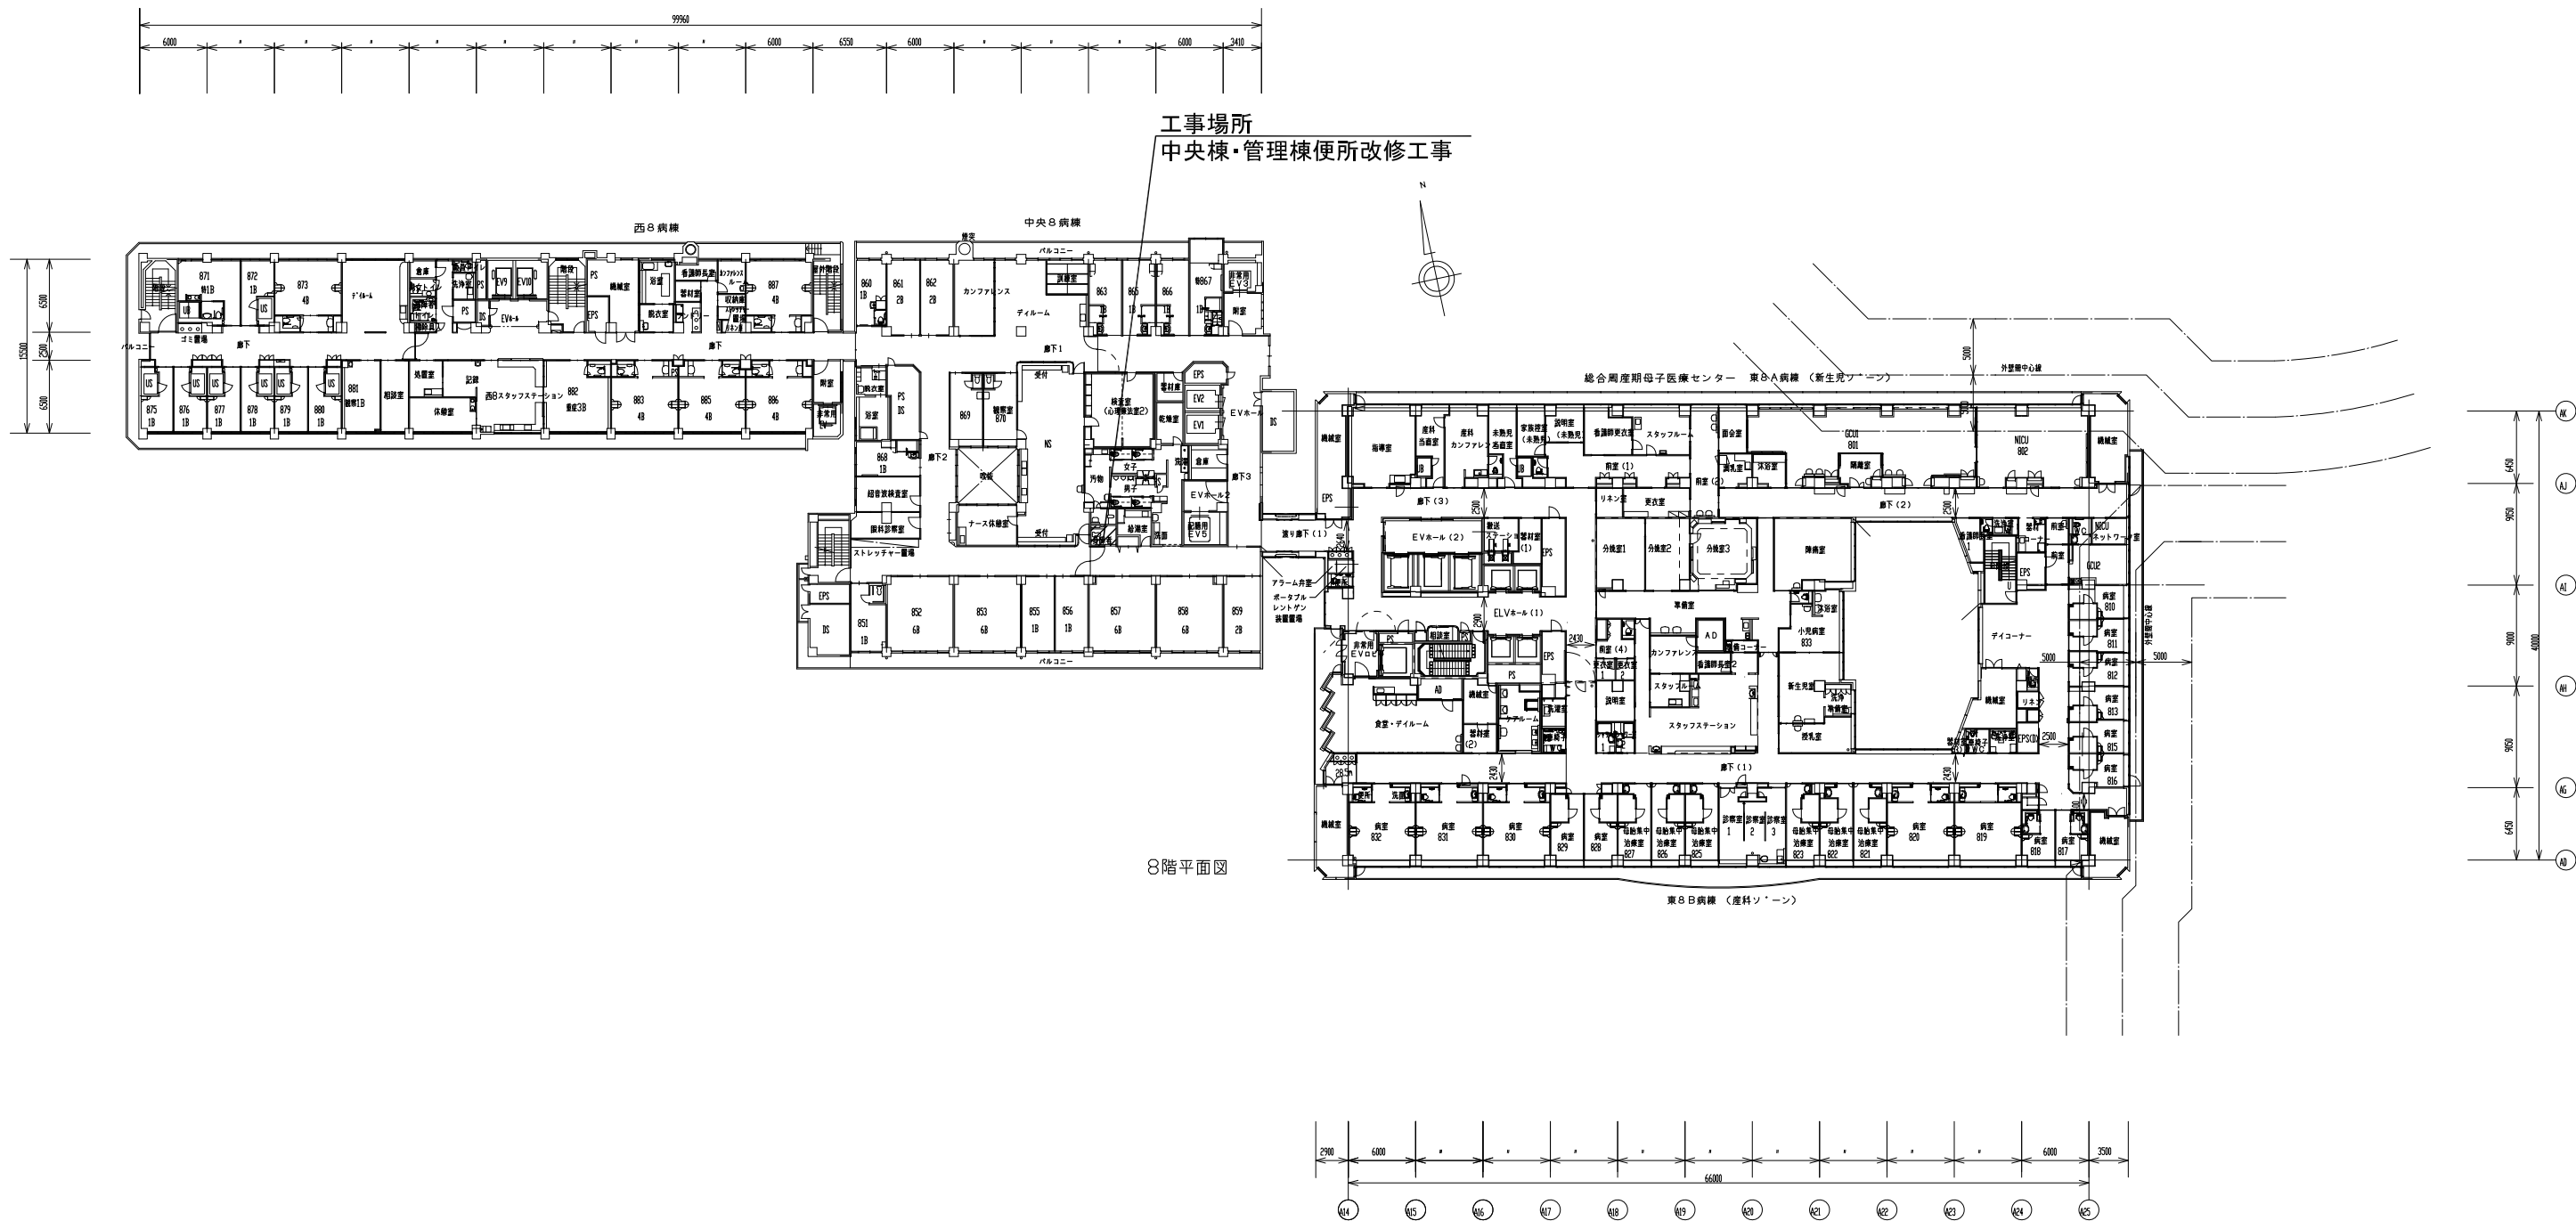

事業年度 令和5年度	地方独立行政法人 広島市立病院機構 本部事務局施設整備課		業務名 広島市民病院中央棟・管理棟便所改修工事ほか1件実施設計業務 図面名称 8階平面図	図番 A-006 縮尺 1/300 (A1) 1/600 (A3)
---------------	------------------------------------	--	---	---

 


事業年度	地方独立行政法人 広島市立病院機構 本部事務局施設整備課	業務名	広島市民病院中央棟・管理棟便所改修工事ほか1件実施設計業務		図番 A-007
令和5年度		図面名称	9階平面図	縮尺 1/300 (A1) 1/600 (A3)	

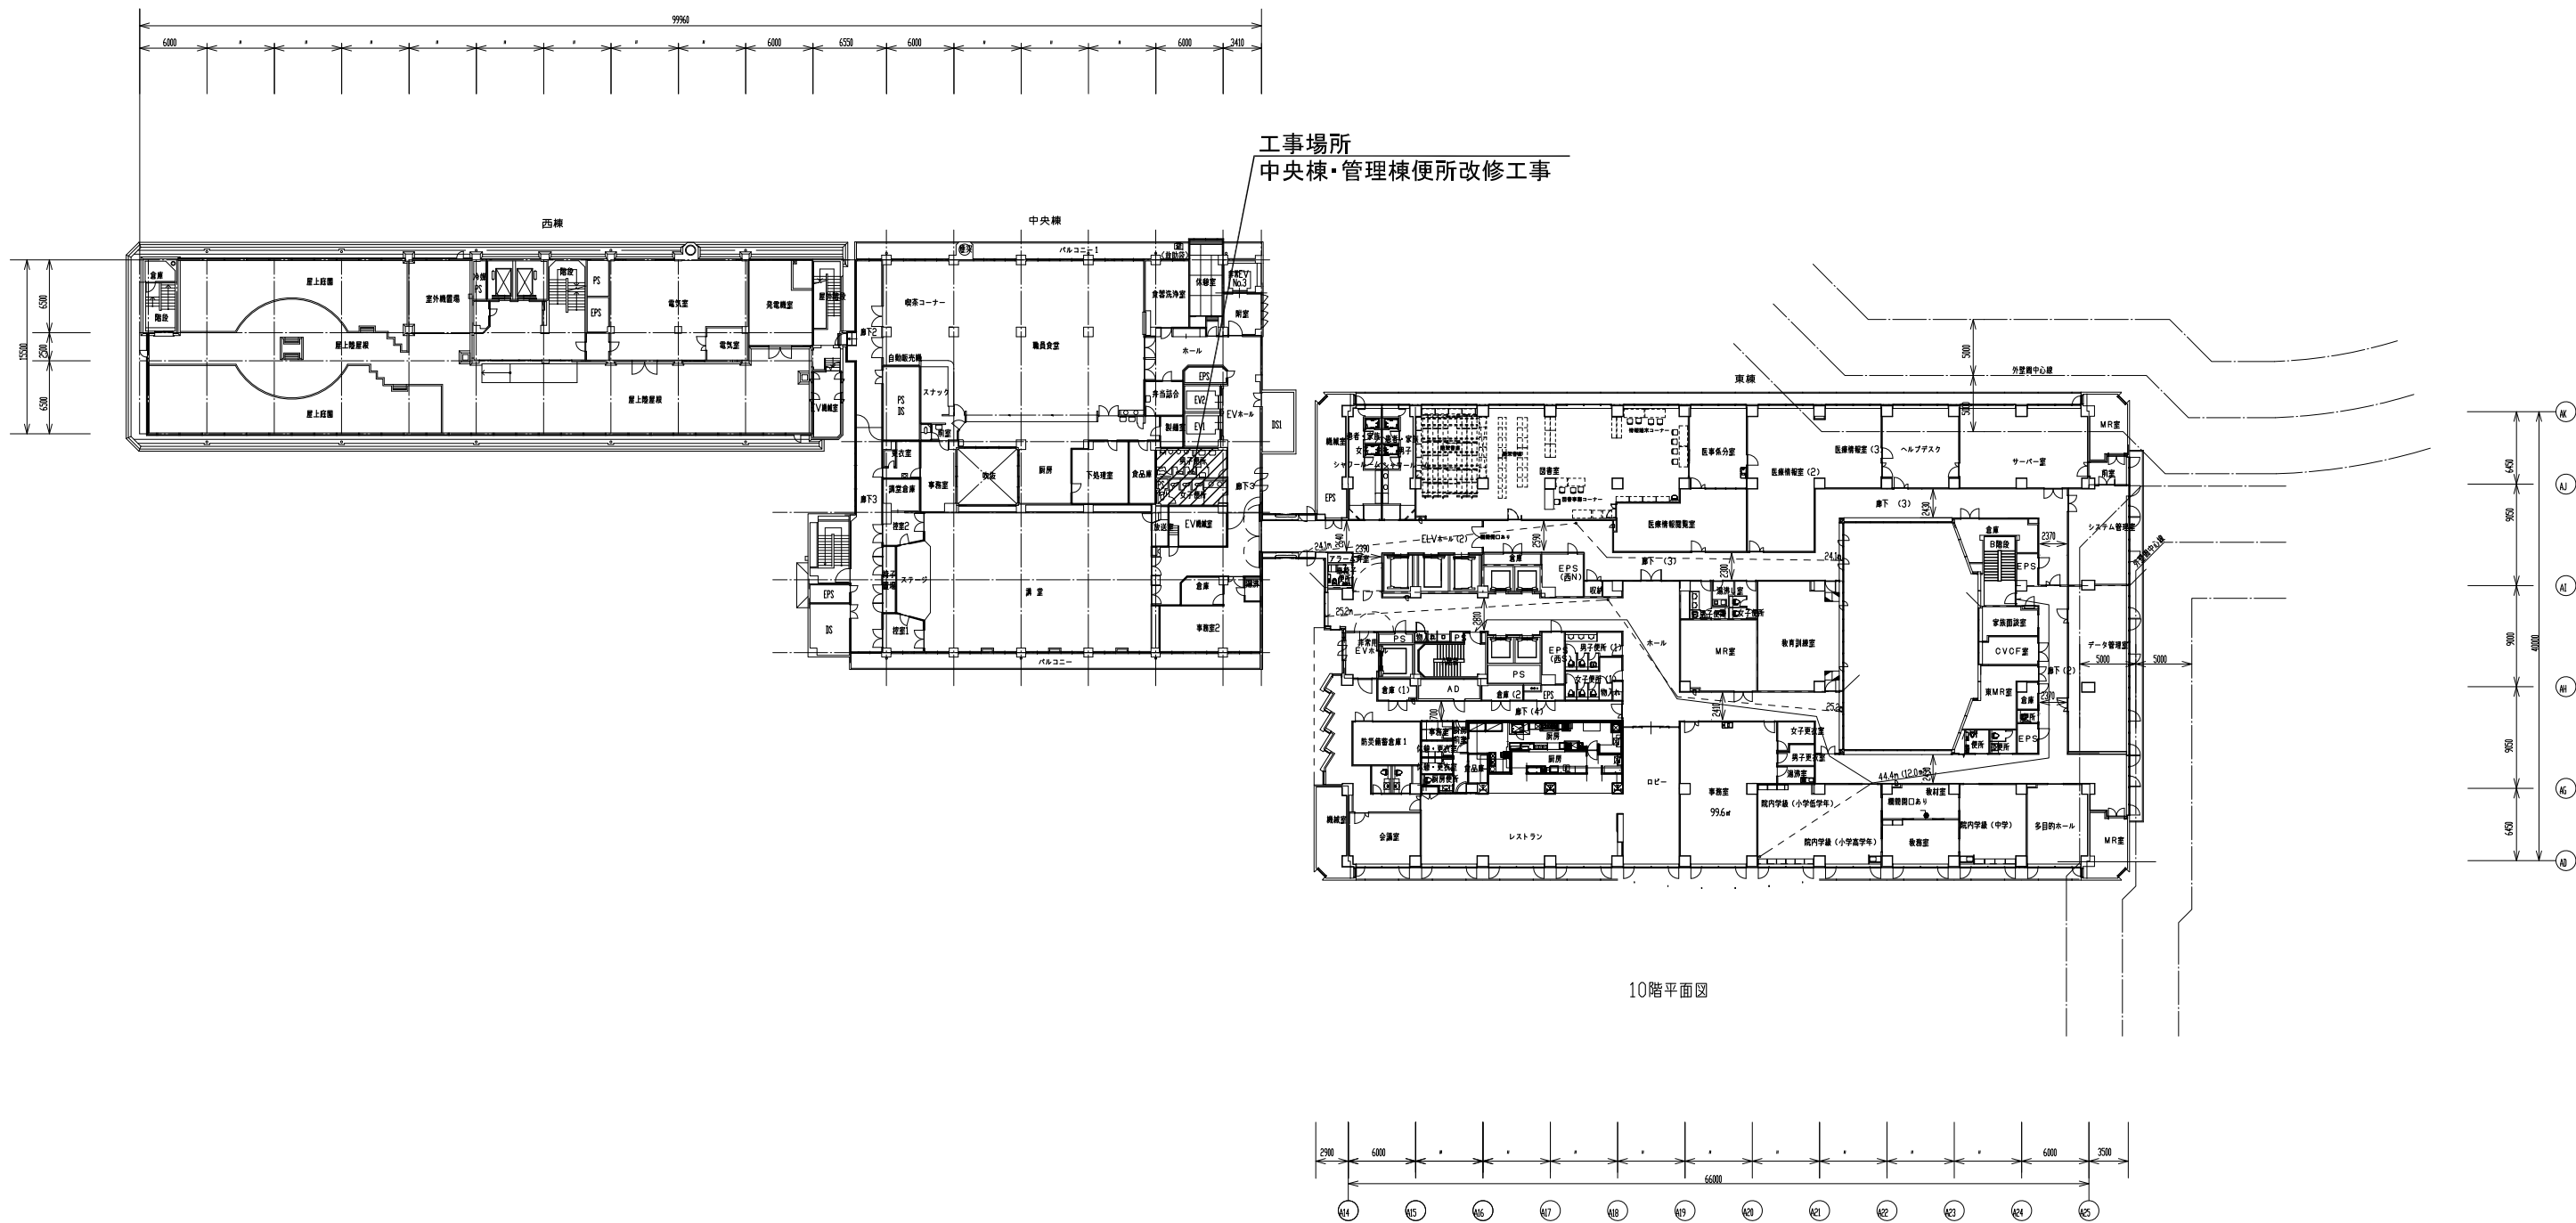

10階平面図


事業年度 令和5年度	地方独立行政法人 広島市立病院機構 本部事務局施設整備課		業務名 広島市民病院中央棟・管理棟便所改修工事ほか1件実施設計業務		図番 A-008
			図面名称 10階平面図	縮尺 1/300 (A1) 1/600 (A3)	

工事範囲平面図（改修前）

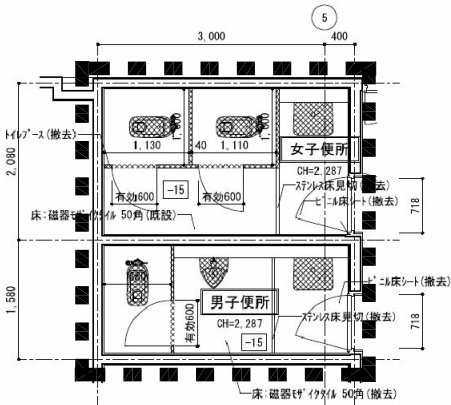

：工事範囲を示す

工事範囲平面図（改修後）

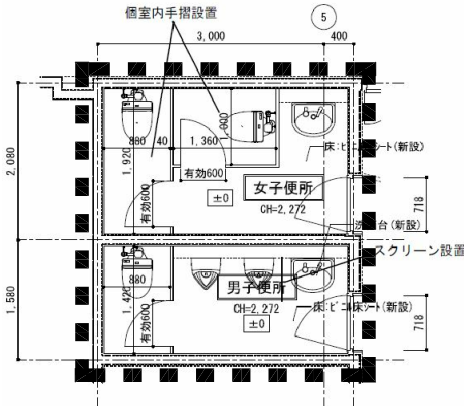

：工事範囲を示す

工事概要

【工事内容】

建築工事

1. 床仕上げ撤去・新設(ビニル床シート)
 2. 内壁撤去・新設
 3. 天井撤去・新設
 4. 女子便所 便房内手摺新設
 5. 男子便所 スクリーン新設
- ＜別途工事＞
- ・ 家具・什器


電気設備工事

 
1. 既存分電盤にブレーカー増設
2. 間仕切り変更に伴う電灯コンセントの改修工事
3. ナースコール設備改修(システム更新共)
4. スピーカー、感知器の撤去・新設
5. 既存電気設備機器の撤去

機械設備工事


1. 既存衛生器具撤去・新設
2. 和風大便器を洋風大便器へ改修
3. 衛生器具更新に伴う配管更新
4. 洗面器用電気温水器新設
5. ハンドドライヤー新設
6. 天井工事に伴う制気口更新


工事範囲平面図（改修前）

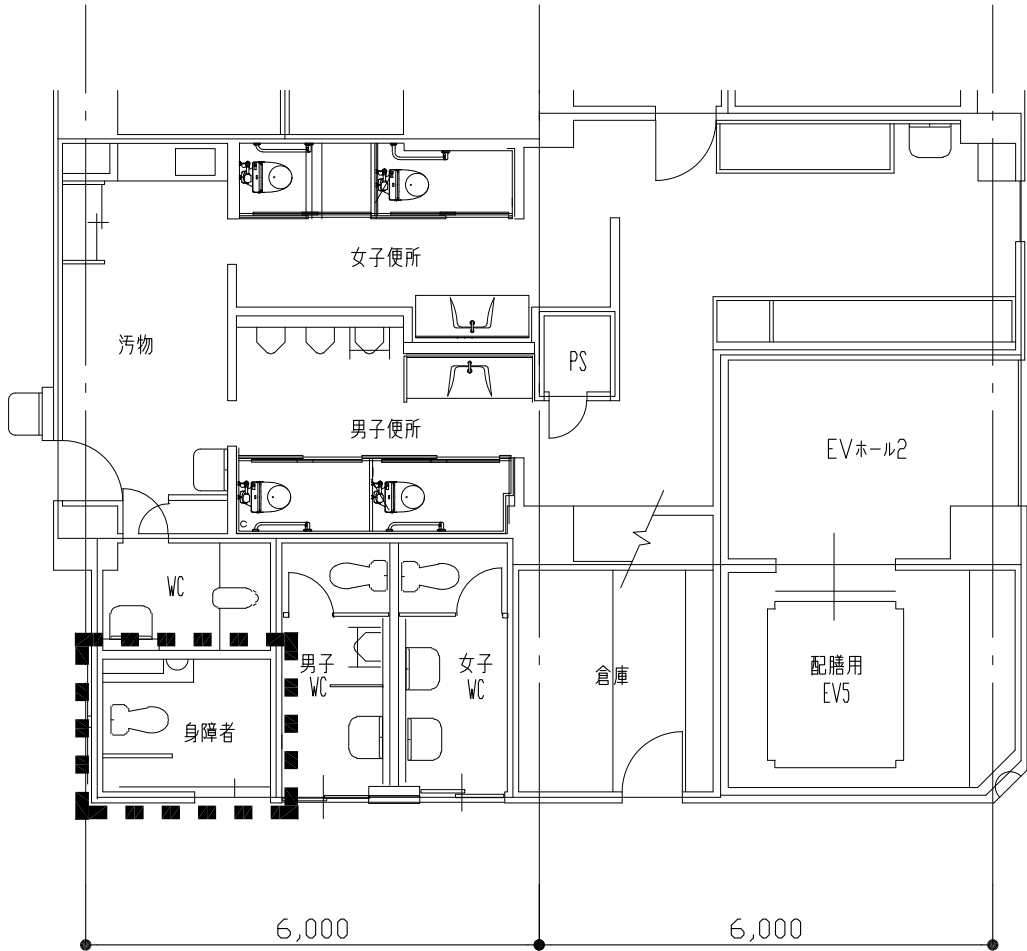

 : 工事範囲を示す

 工事範囲平面図（改修後）

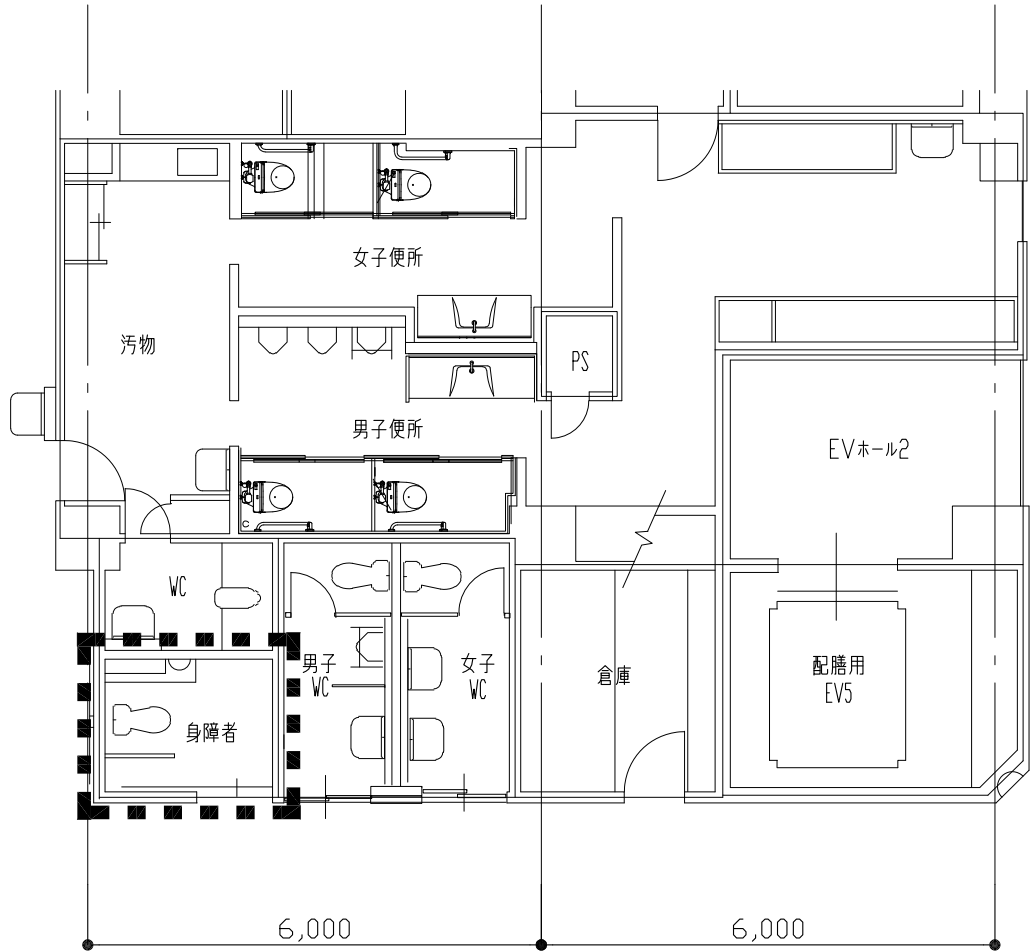

 : 工事範囲を示す

工事概要

【工事内容】

建築工事

- 1. 床仕上補修
 - 2. 内壁補修
- ＜別途工事＞
- ・ 家具・什器

電気設備工事



- 1. 既存分電盤にブレーカー増設
- 2. 間仕切り変更に伴う電灯コンセントの改修工事
- 3. ナースコール設備改修(システム更新共)
- 4. スピーカー、感知器の撤去・新設
- 5. 既存電気設備機器の撤去

機械設備工事

- 1. 大便器更新
- 2. 洗面器更新(サイズアップ)
- 3. オストメイト新設
- 4. ハンドドライヤー新設
- 5. 衛生器具更新に伴う配管更新



事業年度	地方独立行政法人 広島市立病院機構 本部事務局施設整備課		業務名	広島市民病院中央棟・管理棟便所改修工事ほか1件実施設計業務		図番
令和5年度			図面名称	中央棟6階・7階・8階便所平面図	縮尺 1/50 (A1) 1/100 (A3)	A-010

 工事範囲平面図（改修前）

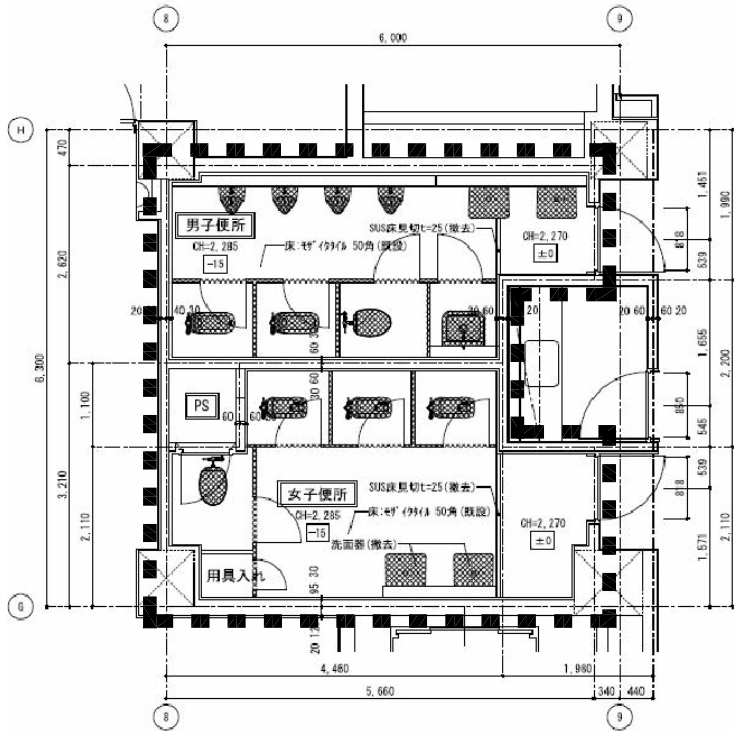

: 工事範囲を示す

 工事範囲平面図（改修後）

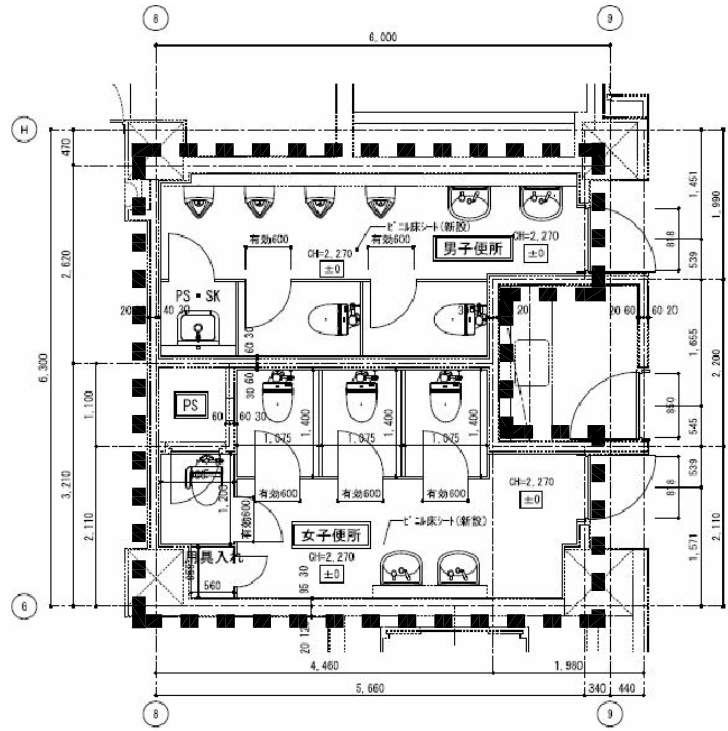

: 工事範囲を示す

工事概要

【工事内容】

建築工事

1. 床仕上げ撤去・新設(ビニル床シート)
 2. 内壁撤去・新設
 3. 天井撤去・新設
- ＜別途工事＞
- ・ 家具・什器

電気設備工事


1. 既存分電盤にブレーカー増設
2. 間仕切り変更に伴う電灯コンセントの改修工事
3. ナースコール設備改修(システム更新共)
4. スピーカー、感知器の撤去・新設
5. 既存電気設備機器の撤去

機械設備工事

1. 既存衛生器具撤去・新設
2. 和風大便器を洋風大便器へ改修
3. 衛生器具更新に伴う配管更新
4. 洗面器用電気温水器新設
5. ハンドドライヤー新設
6. 天井工事に伴う制気口更新


事業年度	地方独立行政法人 広島市立病院機構 本部事務局施設整備課	業務名	広島市民病院中央棟・管理棟便所改修工事ほか1件実施設計業務	図番	A-011
令和5年度		図面名称	中央棟9階便所平面图	縮尺	1/50 (A1) 1/100 (A3)

工事範囲平面図（改修前）

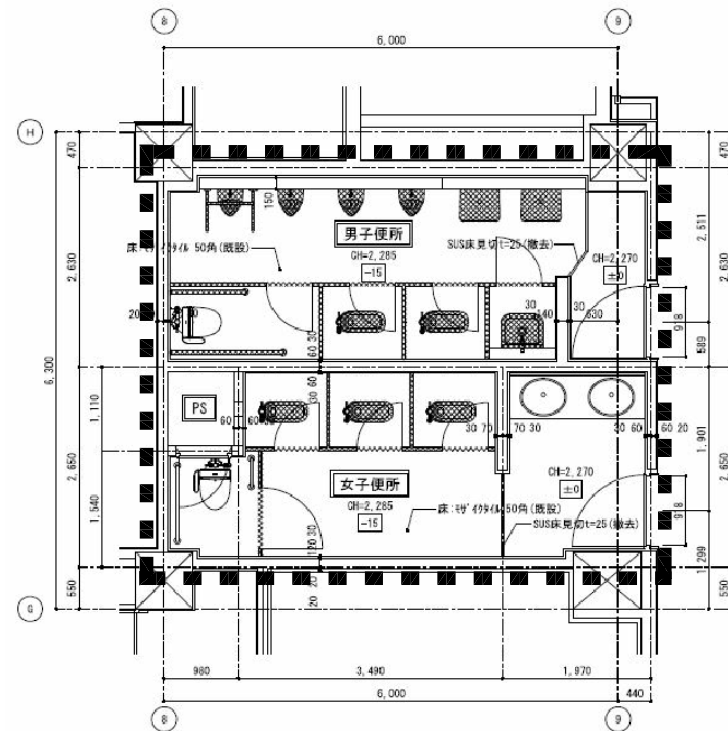

 : 工事範囲を示す

工事範囲平面図（改修後）

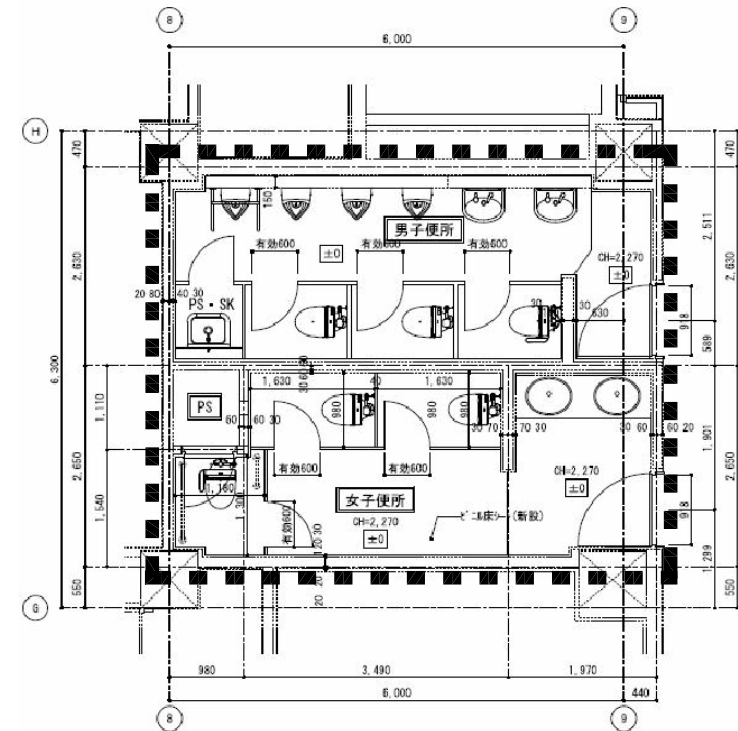

：工事範囲を示す

工事概要

【工事内容】

建築工事

1. 床仕上げ撤去・新設(ビニル床シート)
 2. 内壁撤去・新設
 3. 天井撤去・新設
- ＜別途工事＞
- ・ 家具・什器

電気設備工事


1. 既存分電盤にブレーカー増設
2. 間仕切り変更に伴う電灯コンセントの改修工事
3. ナースコール設備改修(システム更新共)
4. スピーカー、感知器の撤去・新設
5. 既存電気設備機器の撤去


機械設備工事

1. 既存衛生器具撤去・新設
2. 和風大便器を洋風大便器へ改修
3. 衛生器具更新に伴う配管更新
4. 洗面器用電気温水器新設
5. ハンドドライヤー新設
6. 天井工事に伴う制気口更新


事業年度	地方独立行政法人 広島市立病院機構 本部事務局施設整備課	業務名	広島市民病院中央棟・管理棟便所改修工事ほか1件実施設計業務		図番 A-012
令和5年度		図面名称	中央棟10階便所平面図	縮尺 1/50 (A1) 1/100 (A3)	

 
工事範囲平面図（改修前）

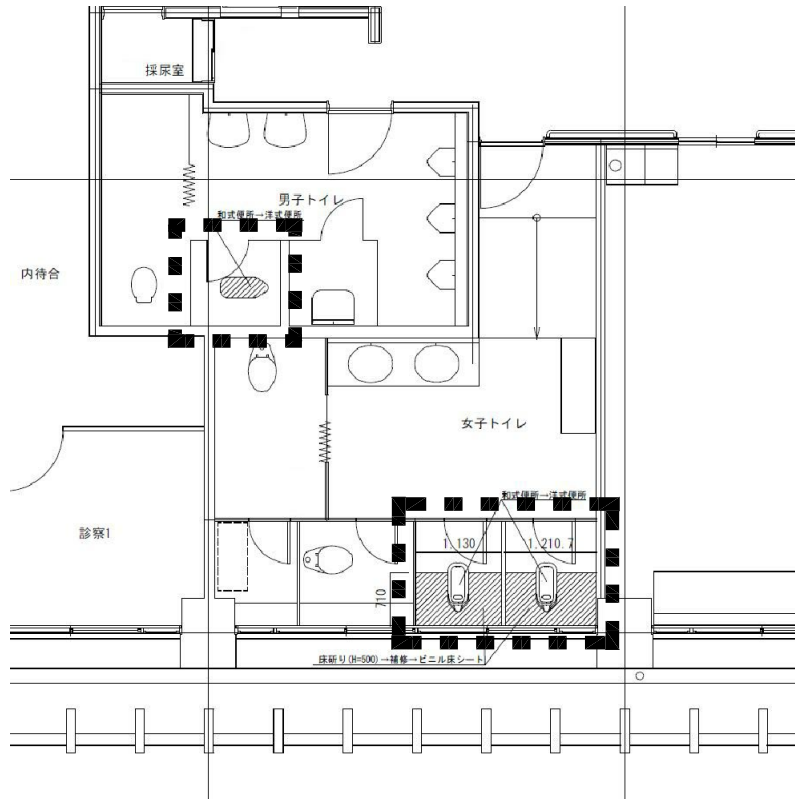

 : 工事範囲を示す

 工事範囲平面図（改修後）

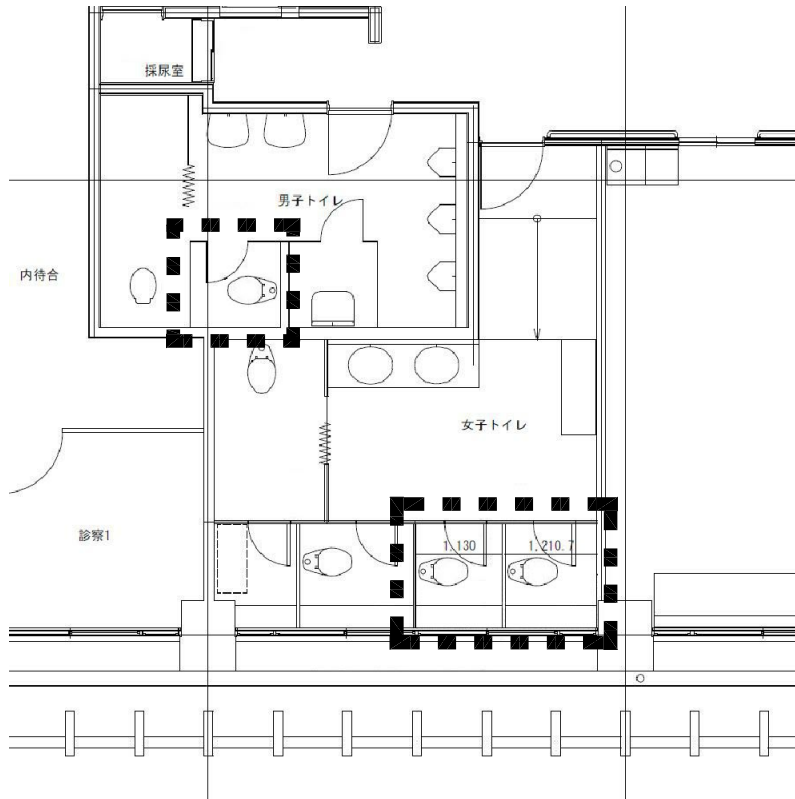

 : 工事範囲を示す

工事概要

【工事内容】

建築工事

1. 和式大便器 床嵩上げ部の撤去
2. 床補修(ビニル床シート)

3. 内壁補修

＜別途工事＞

- ・ 家具・什器


電気設備工事

1. 既存分電盤にブレーカー増設
2. 間仕切り変更に伴う電灯コンセントの改修工事
3. ナースコール設備改修(システム更新共)
4. スピーカー、感知器の撤去・新設
5. 既存電気設備機器の撤去



機械設備工事

1. 既存和風大便器を洋風大便器へ改修
2. 衛生器具更新に伴う配管更新

事業年度	地方独立行政法人 広島市立病院機構 本部事務局施設整備課		業務名	広島市民病院中央棟・管理棟便所改修工事ほか1件実施設計業務		図番
令和5年度			図面名称	管理棟3階便所平面図	縮尺 1/50 (A1) 1/100 (A3)	A-013

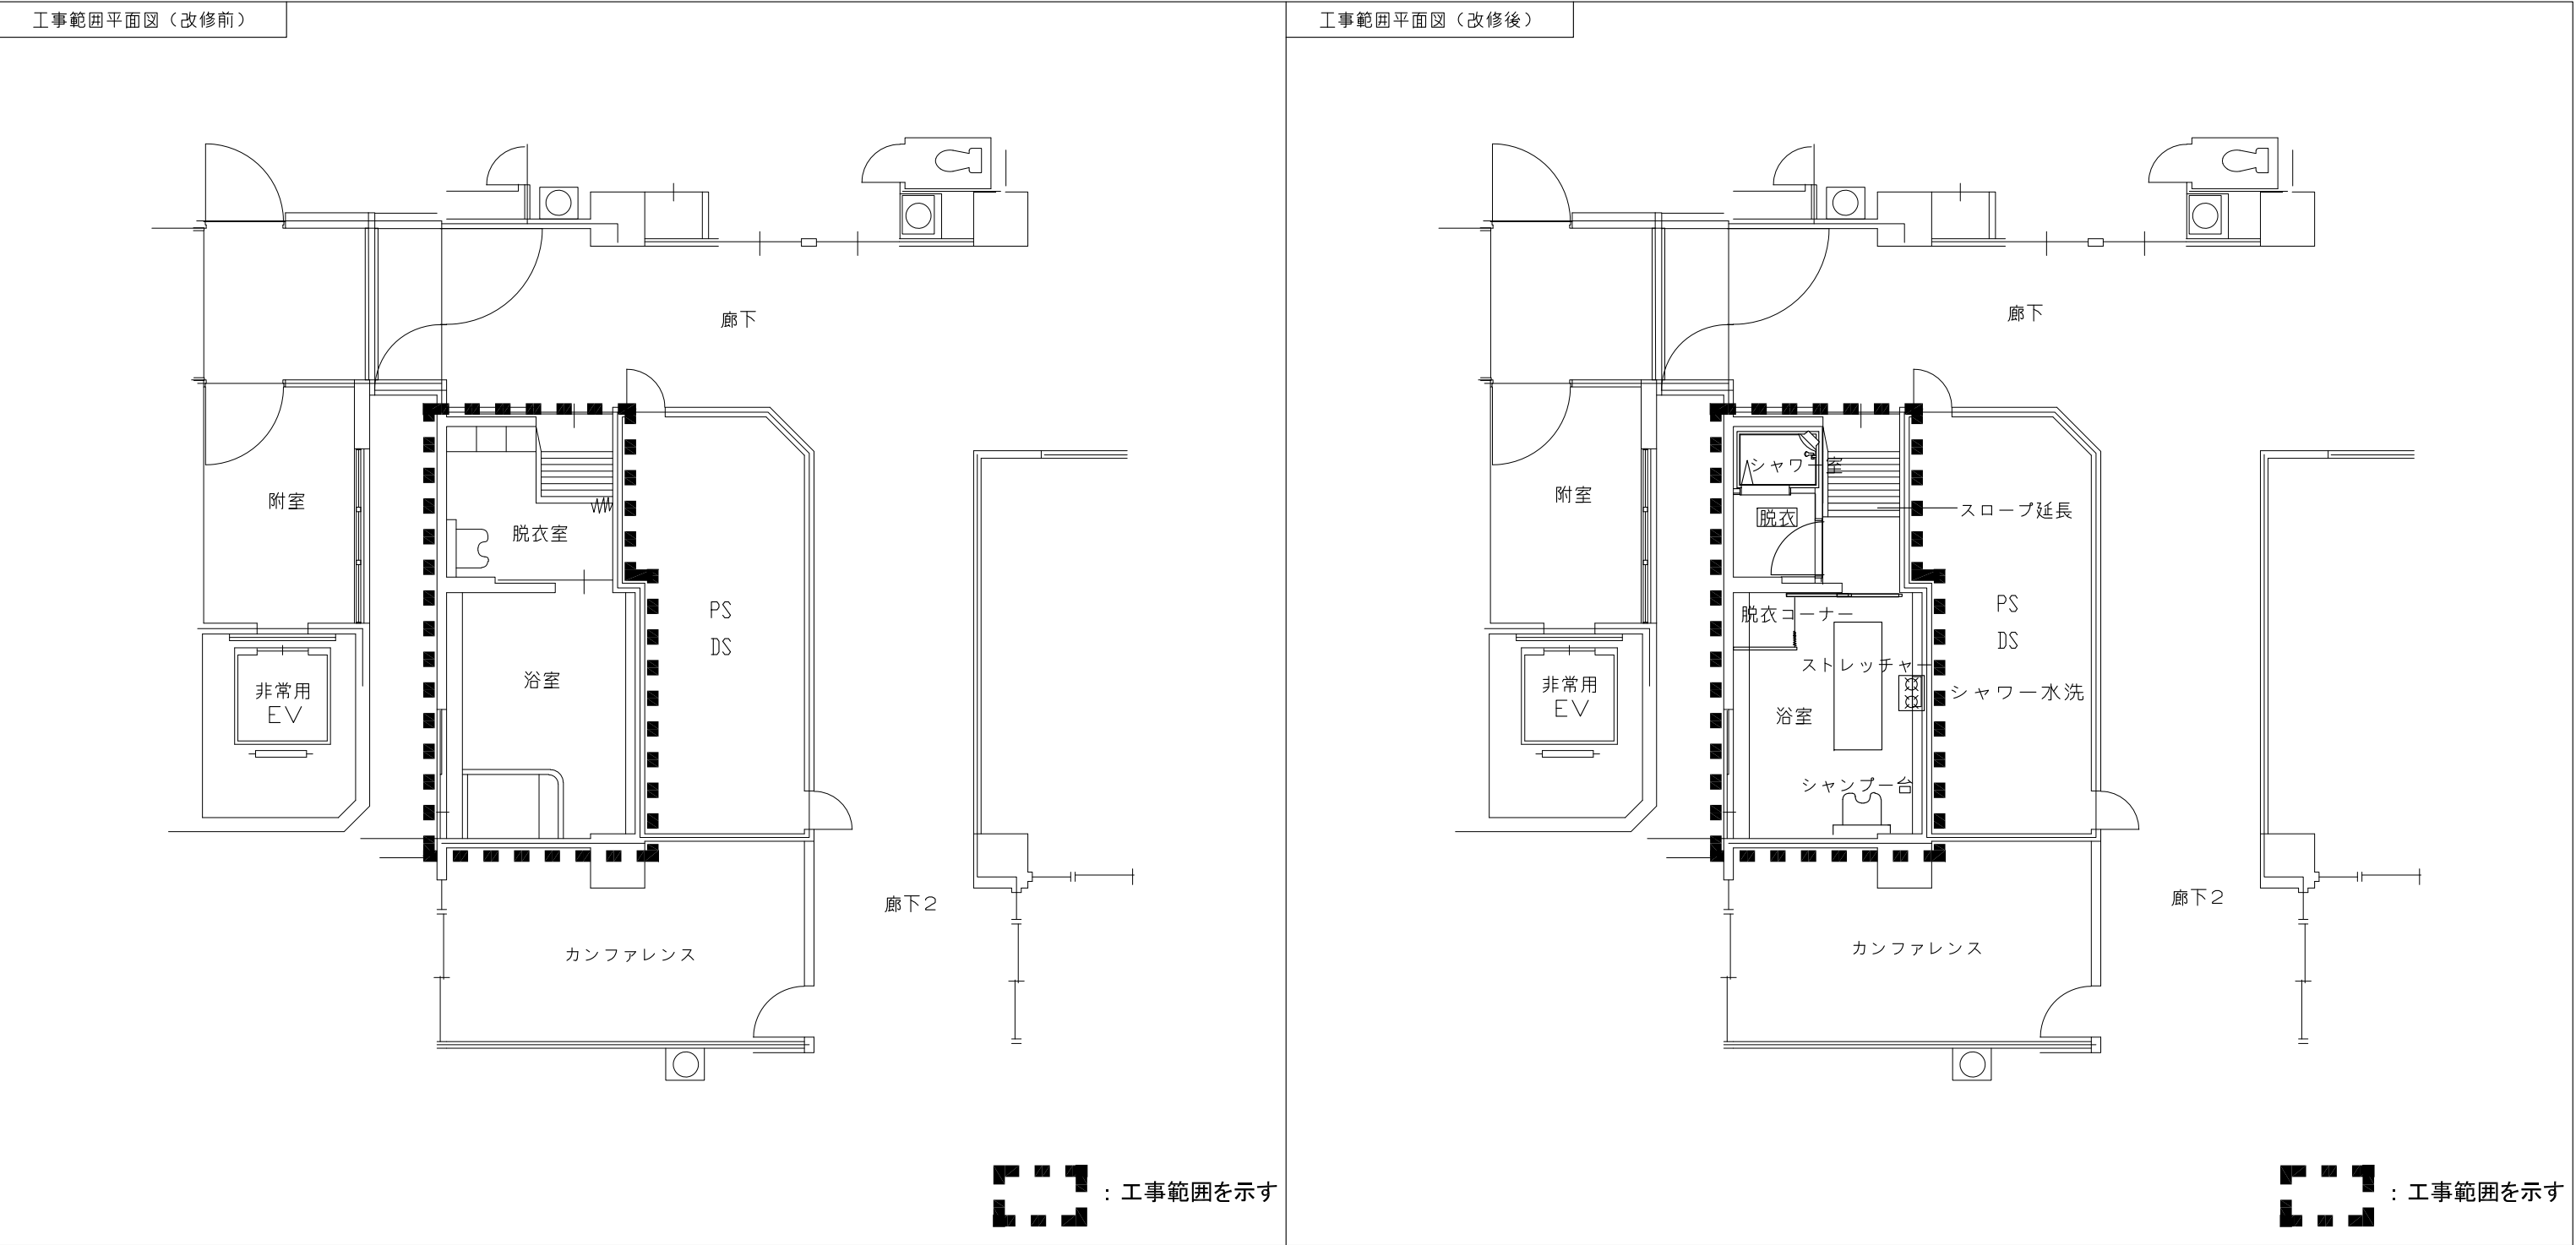

工事概要							
【工事内容】							
建築工事 1. 浴室 浴槽撤去、浴槽周囲の床撤去 2. 浴室 床シート(防滑仕様) 3. 脱衣室の床・壁・天井 撤去・新設 4. 脱衣室にシャワー室新設。シャワーユニット(0812)1台設置 5. 脱衣室 スロープの急勾配を解消するため、床撤去・緩勾配化改修 6. 建具撤去・新設 ＜別途工事＞ ・ 家具・什器 電気設備工事 1. 浴室内の撤去新設に伴う照明改修 2. 浴室内にパネルヒーター新設、電源工事とも 3. 脱衣室のシャワー室新設に伴う照明、コンセント改修 4. 分電盤にブレーカー増設 5. ナースコール設備改修(システム更新共) 6. 電話、放送、自火報設備改修 7. 下階の照明器具、スピーカー、感知器脱着 8. 既存電気設備の撤去 機械設備工事 1. シャンプー台新設 2. シャワー水栓新設 3. 浴槽撤去に伴い配管撤去・塞ぐ 4. 脱衣室にシャワーユニット新設に伴い配管工事 5. 排気ファン新設 6. 間仕切り変更に伴い消火設備工事							
事業年度	地 方 独 立 行 政 法 人 広 島 市 立 病 院 機 構 本 部 事 務 局 施 設 整 備 課		業務名		図番		
令和5年度			広島市民病院中央棟・管理棟便所改修工事ほか1件実施設計業務				
			図面名称	中央棟6階・7階浴室平面図	縮尺	1/50 (A1) 1/100 (A3)	A-014

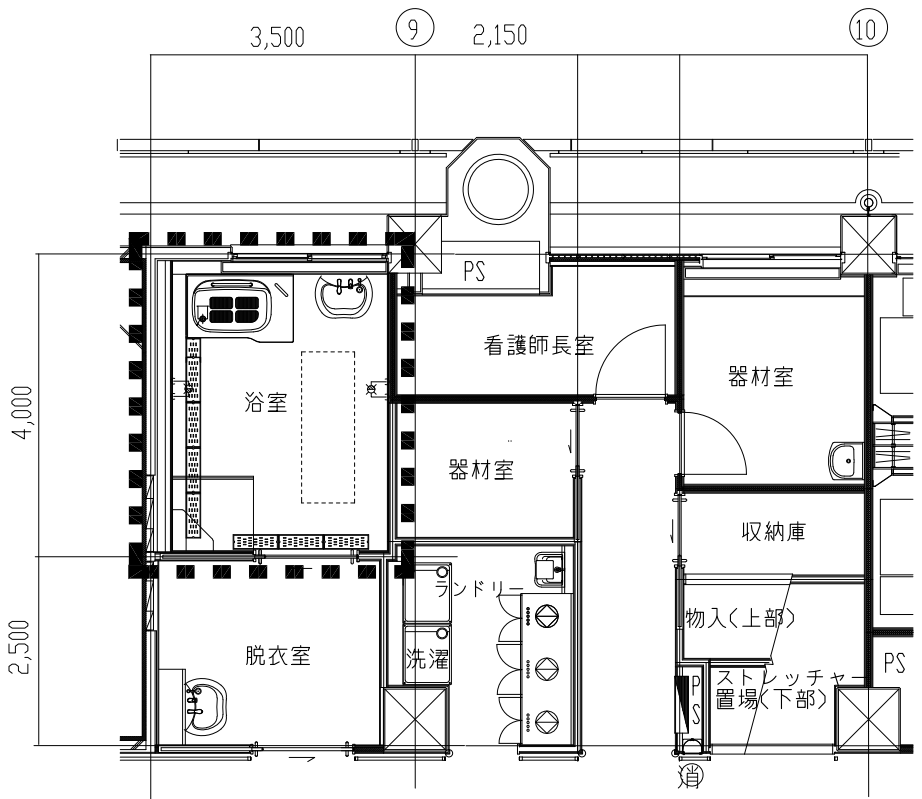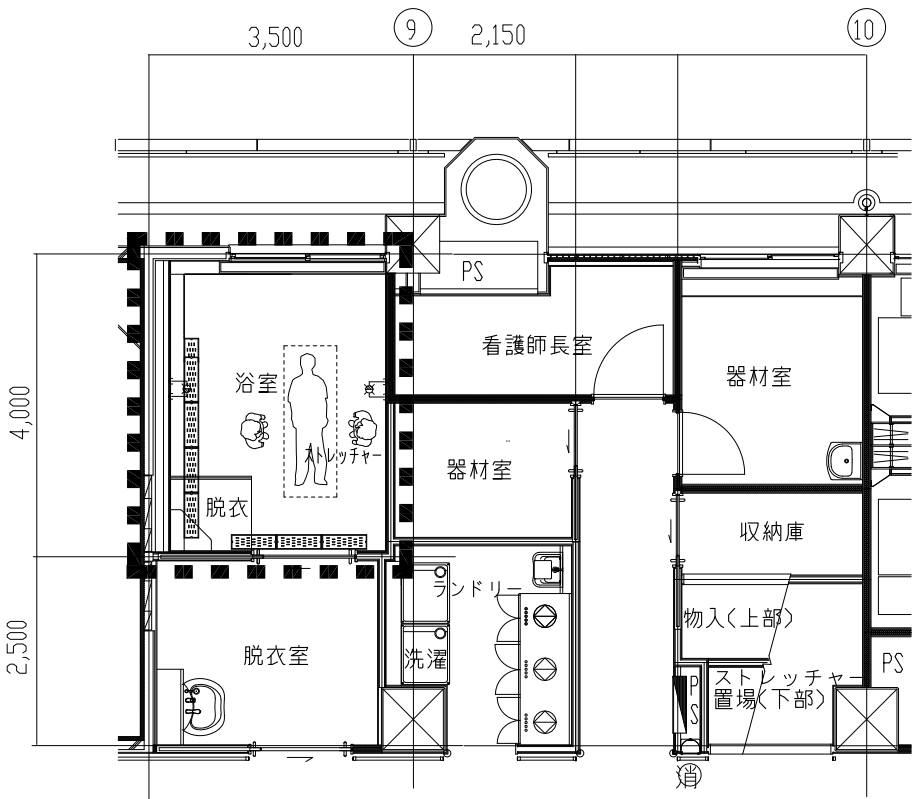工事範囲平面図（改修前）			工事範囲平面図（改修後）		
					
 ：工事範囲を示す			 ：工事範囲を示す		
工事概要					
【工事内容】					
建築工事			電気設備工事		機械設備工事
1. 浴室 浴槽撤去、浴槽周囲の床撤去			1. 浴室内の撤去新設に伴う照明改修		1. 浴槽・シャンプー台撤去に伴い配管撤去・塞ぐ
2. 浴室 床シート(防滑仕様)			2. 浴室内にパネルヒーター新設、電源工事とも		2. 天井改修に伴う制気口の脱着
3. 浴室 床排水溝樹脂製蓋の改修			3. 分電盤にブレーカー増設		
			4. ナースコール設備改修(システム更新共)		
			5. 下階の照明器具、スピーカー、感知器脱着		
			6. 既存電気設備の撤去		
事業年度	地方独立行政法人 広島市立病院機構 本部事務局施設整備課		業務名 広島市民病院中央棟・管理棟便所改修工事ほか1件実施設計業務		図番 A-015
令和5年度			図面名称 西棟9階浴室平面図		縮尺 1/50 (A1) 1/100 (A3)