


業務場所: 広島市民病院(中区基町)

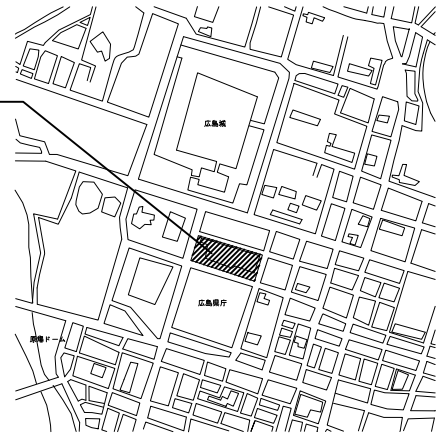


附近見取図

広島市民病院医療ガス設備吸引装置改修工事実施設計業務

業務概要


【実施設計業務】

- ・ 東棟医療ガス設備吸引装置改修工事
- ・ 西棟医療ガス設備吸引装置改修工事

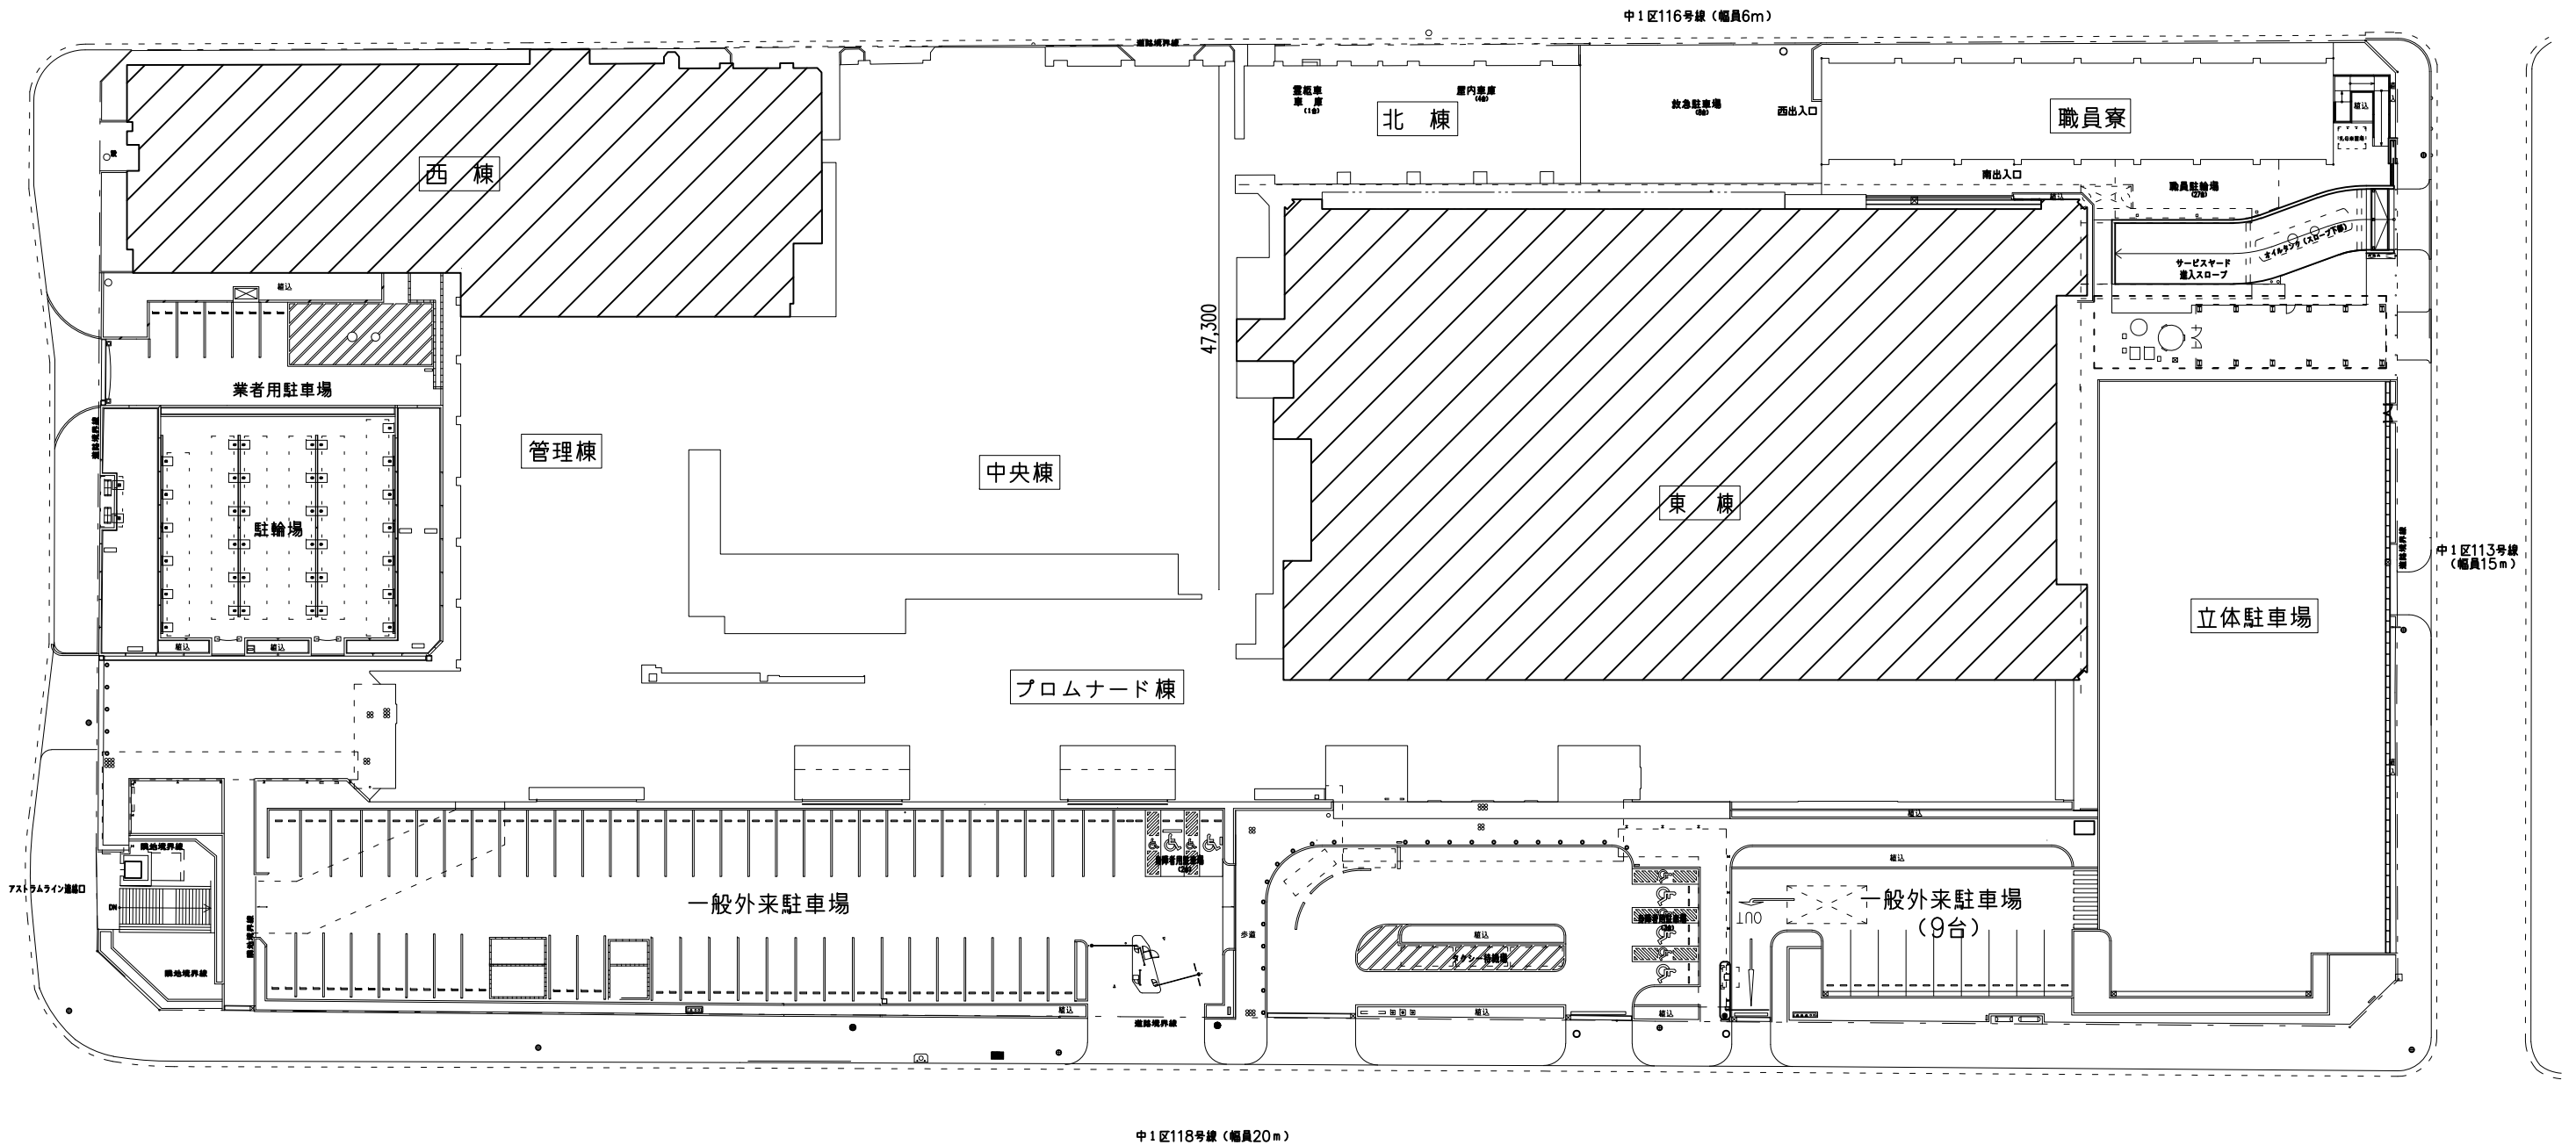

配置図

事業年度 令和6年度	地方独立行政法人 広島市立病院機構 本部事務局施設整備課		業務名 広島市民病院医療ガス設備吸引装置改修工事実施設計業務 図面名称 付近見取図・配置図	図番 M-001 縮尺 1/300 (A1) 1/600 (A3)
---------------	------------------------------------	--	--	---

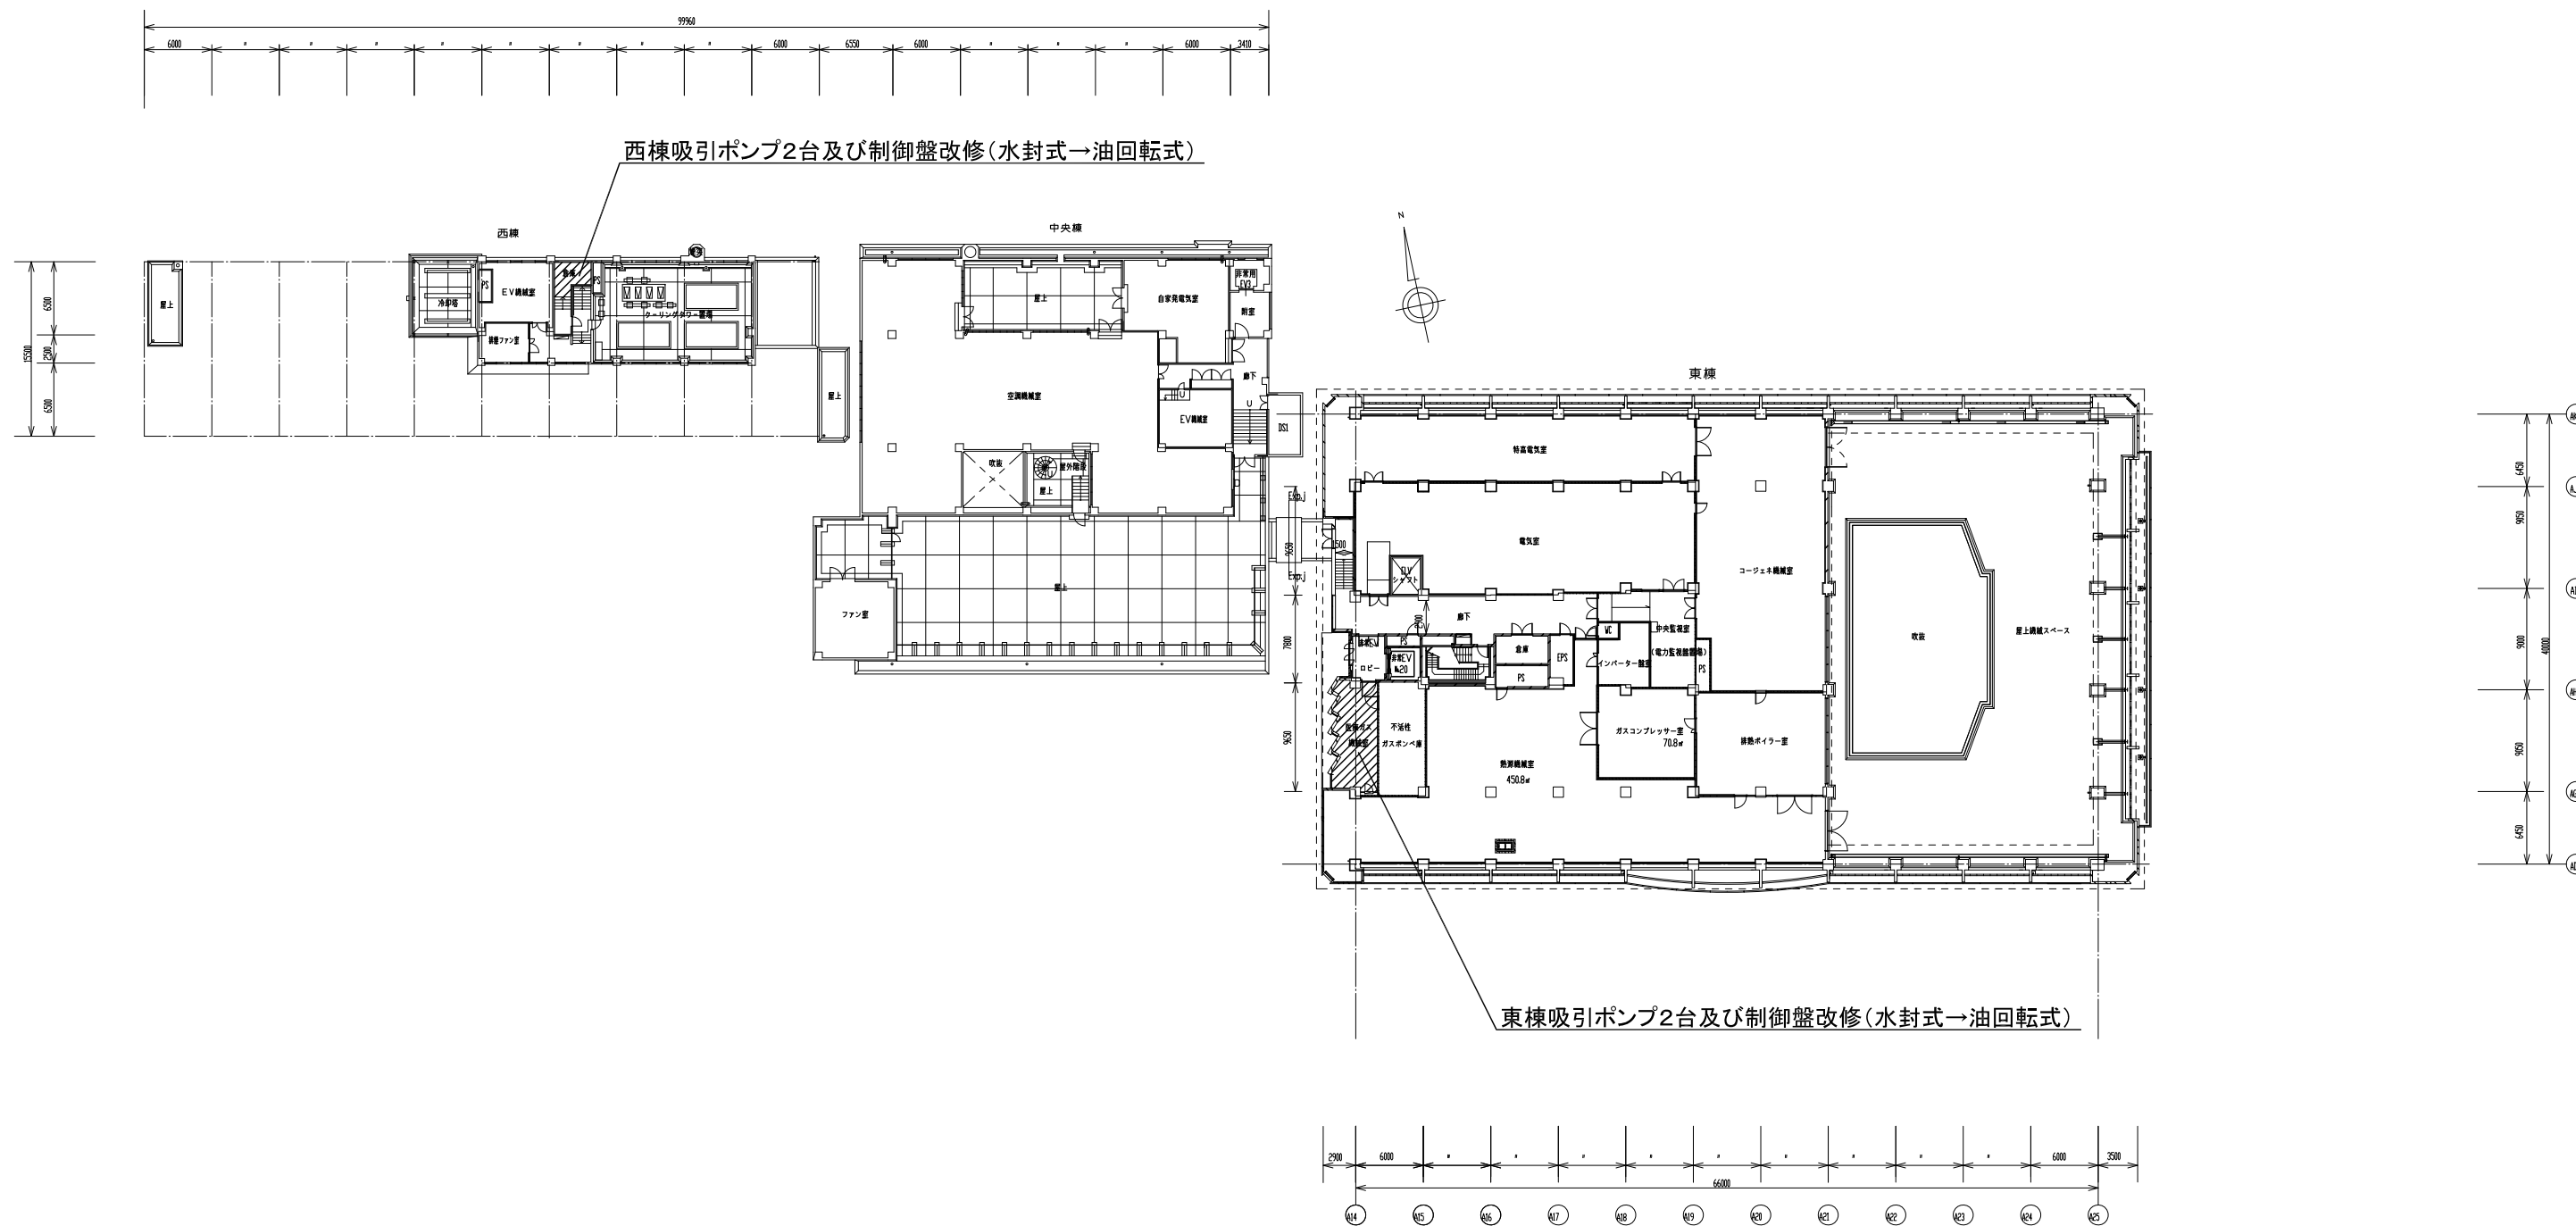

事業年度 令和6年度	地方独立行政法人 広島市立病院機構 本部事務局施設整備課		業務名 広島市民病院医療ガス設備吸引装置改修工事実施設計業務 図面名称 1 1 階平面図	図番 M-002 縮尺 1/300 (A1) 1/600 (A3)
---------------	------------------------------------	--	---	---