


業務場所: 広島市民病院(中区基町)

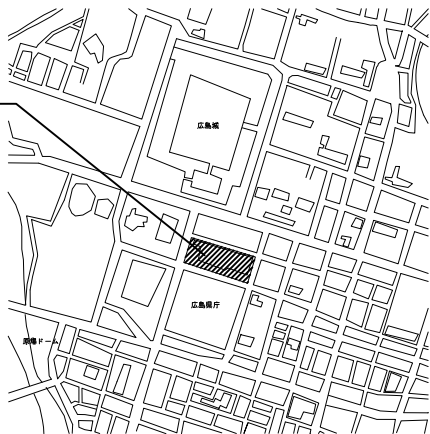


附近見取図

広島市民病院中央棟3階手術室3改修工事実施設計業務

業務概要


【実施設計】

- 中央棟3階手術室3改修工事に伴う実施設計業務(建築/意匠・電気設備・機械設備)

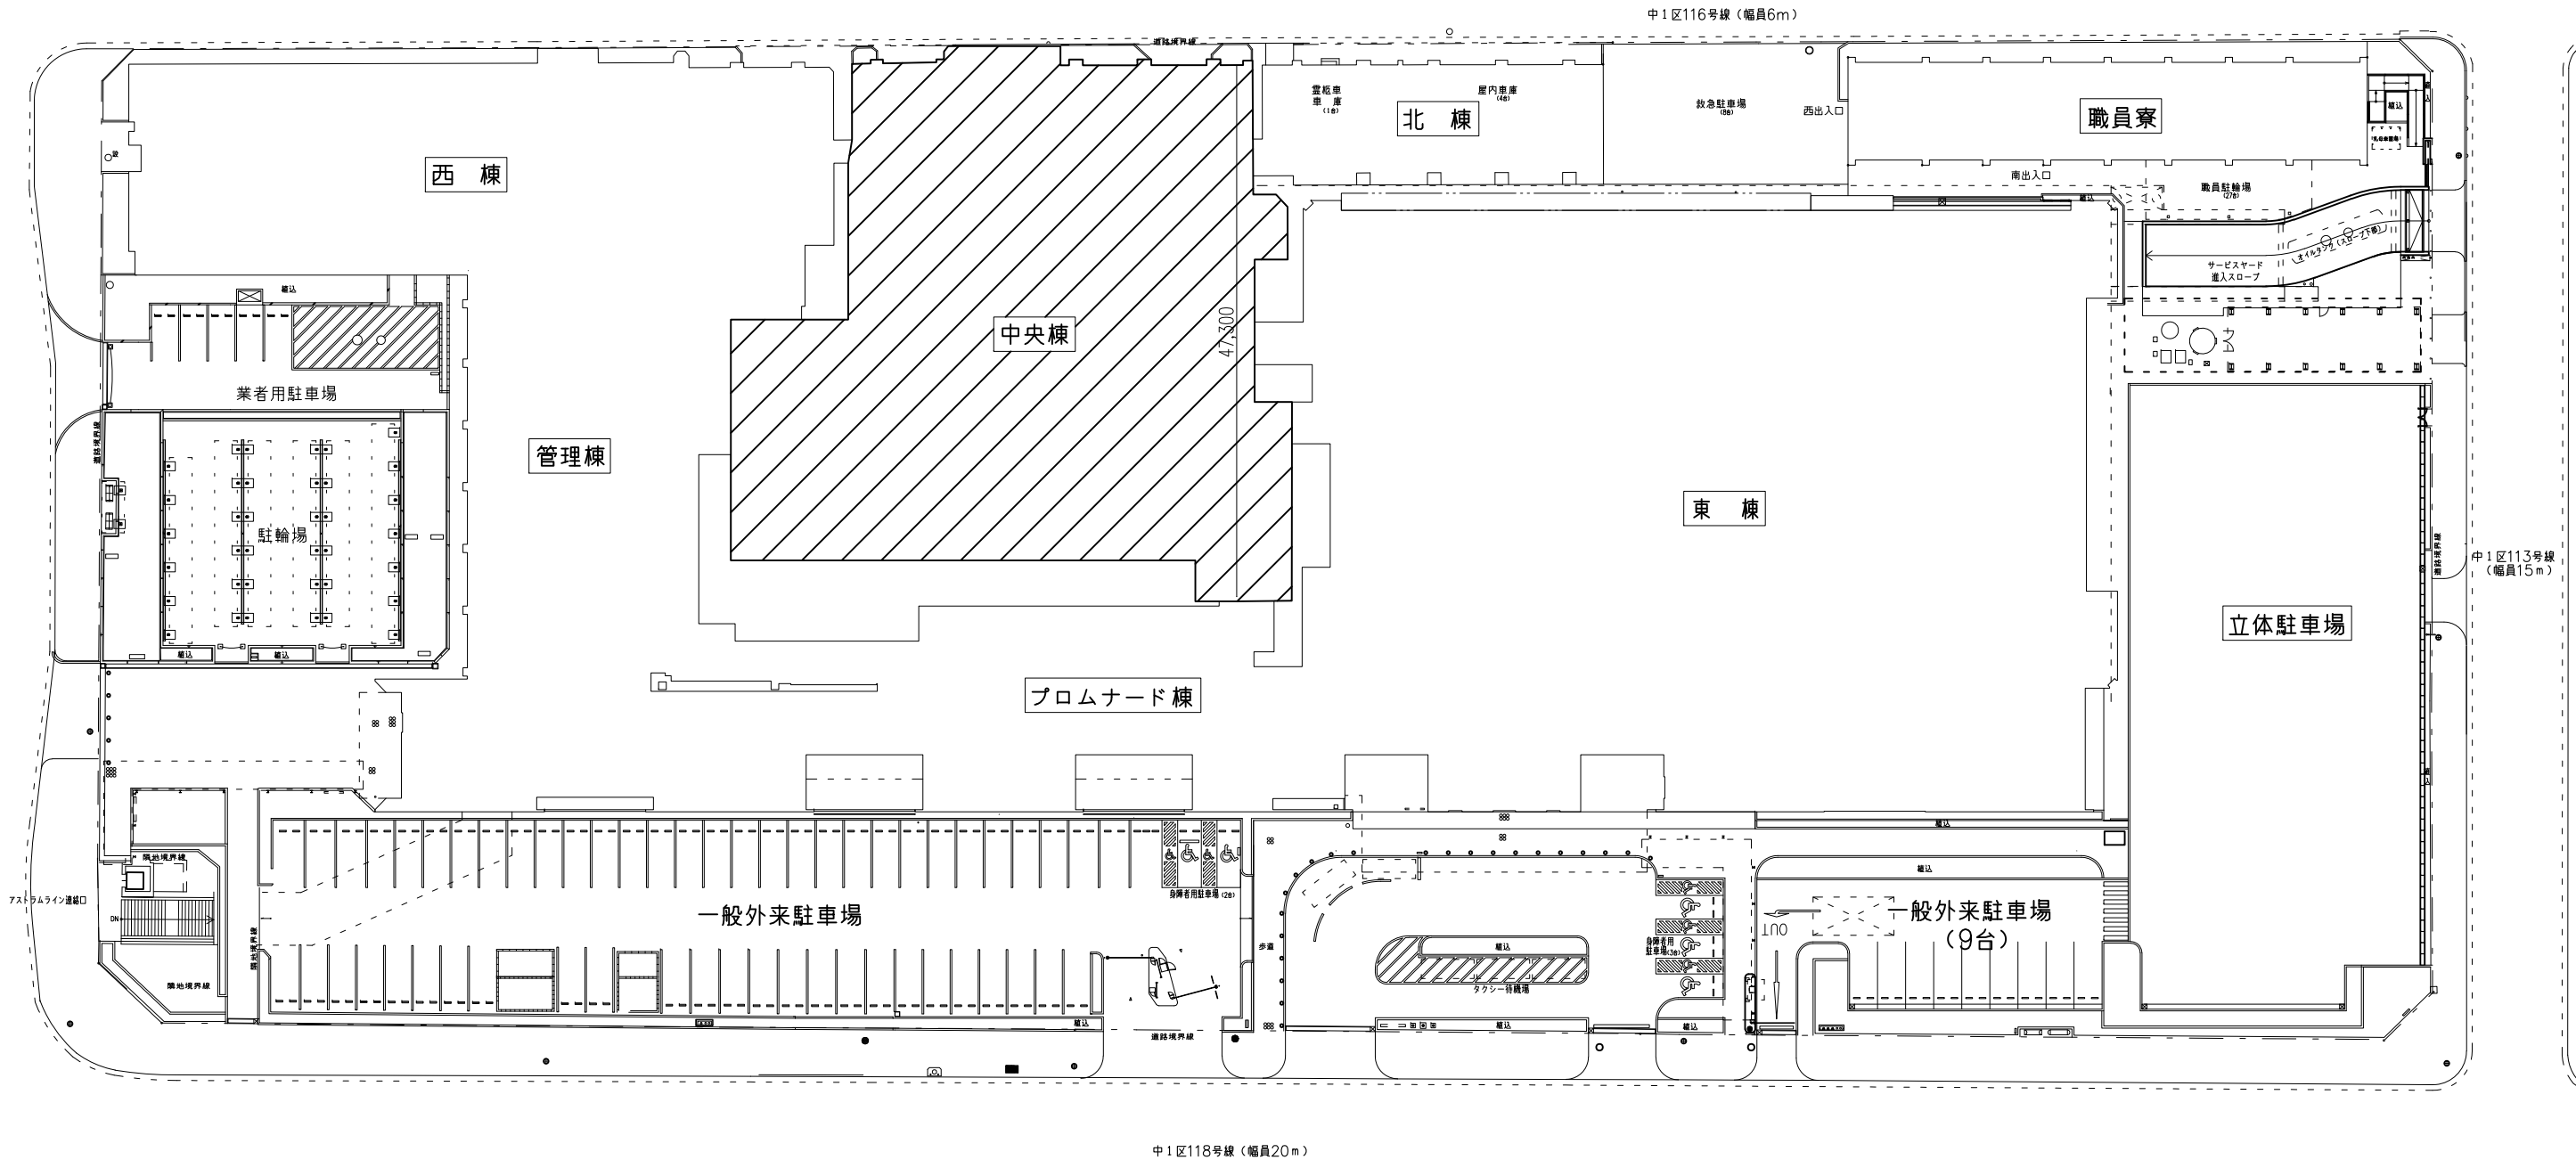

配置図


事業年度	令和6年度	地方独立行政法人 広島市立病院機構 本部事務局施設整備課	業務名	広島市民病院中央棟3階手術室3改修工事実施設計業務	図番	A-001
図面名称	付近見取図・配置図	縮尺	1/300 (A1) 1/600 (A3)			

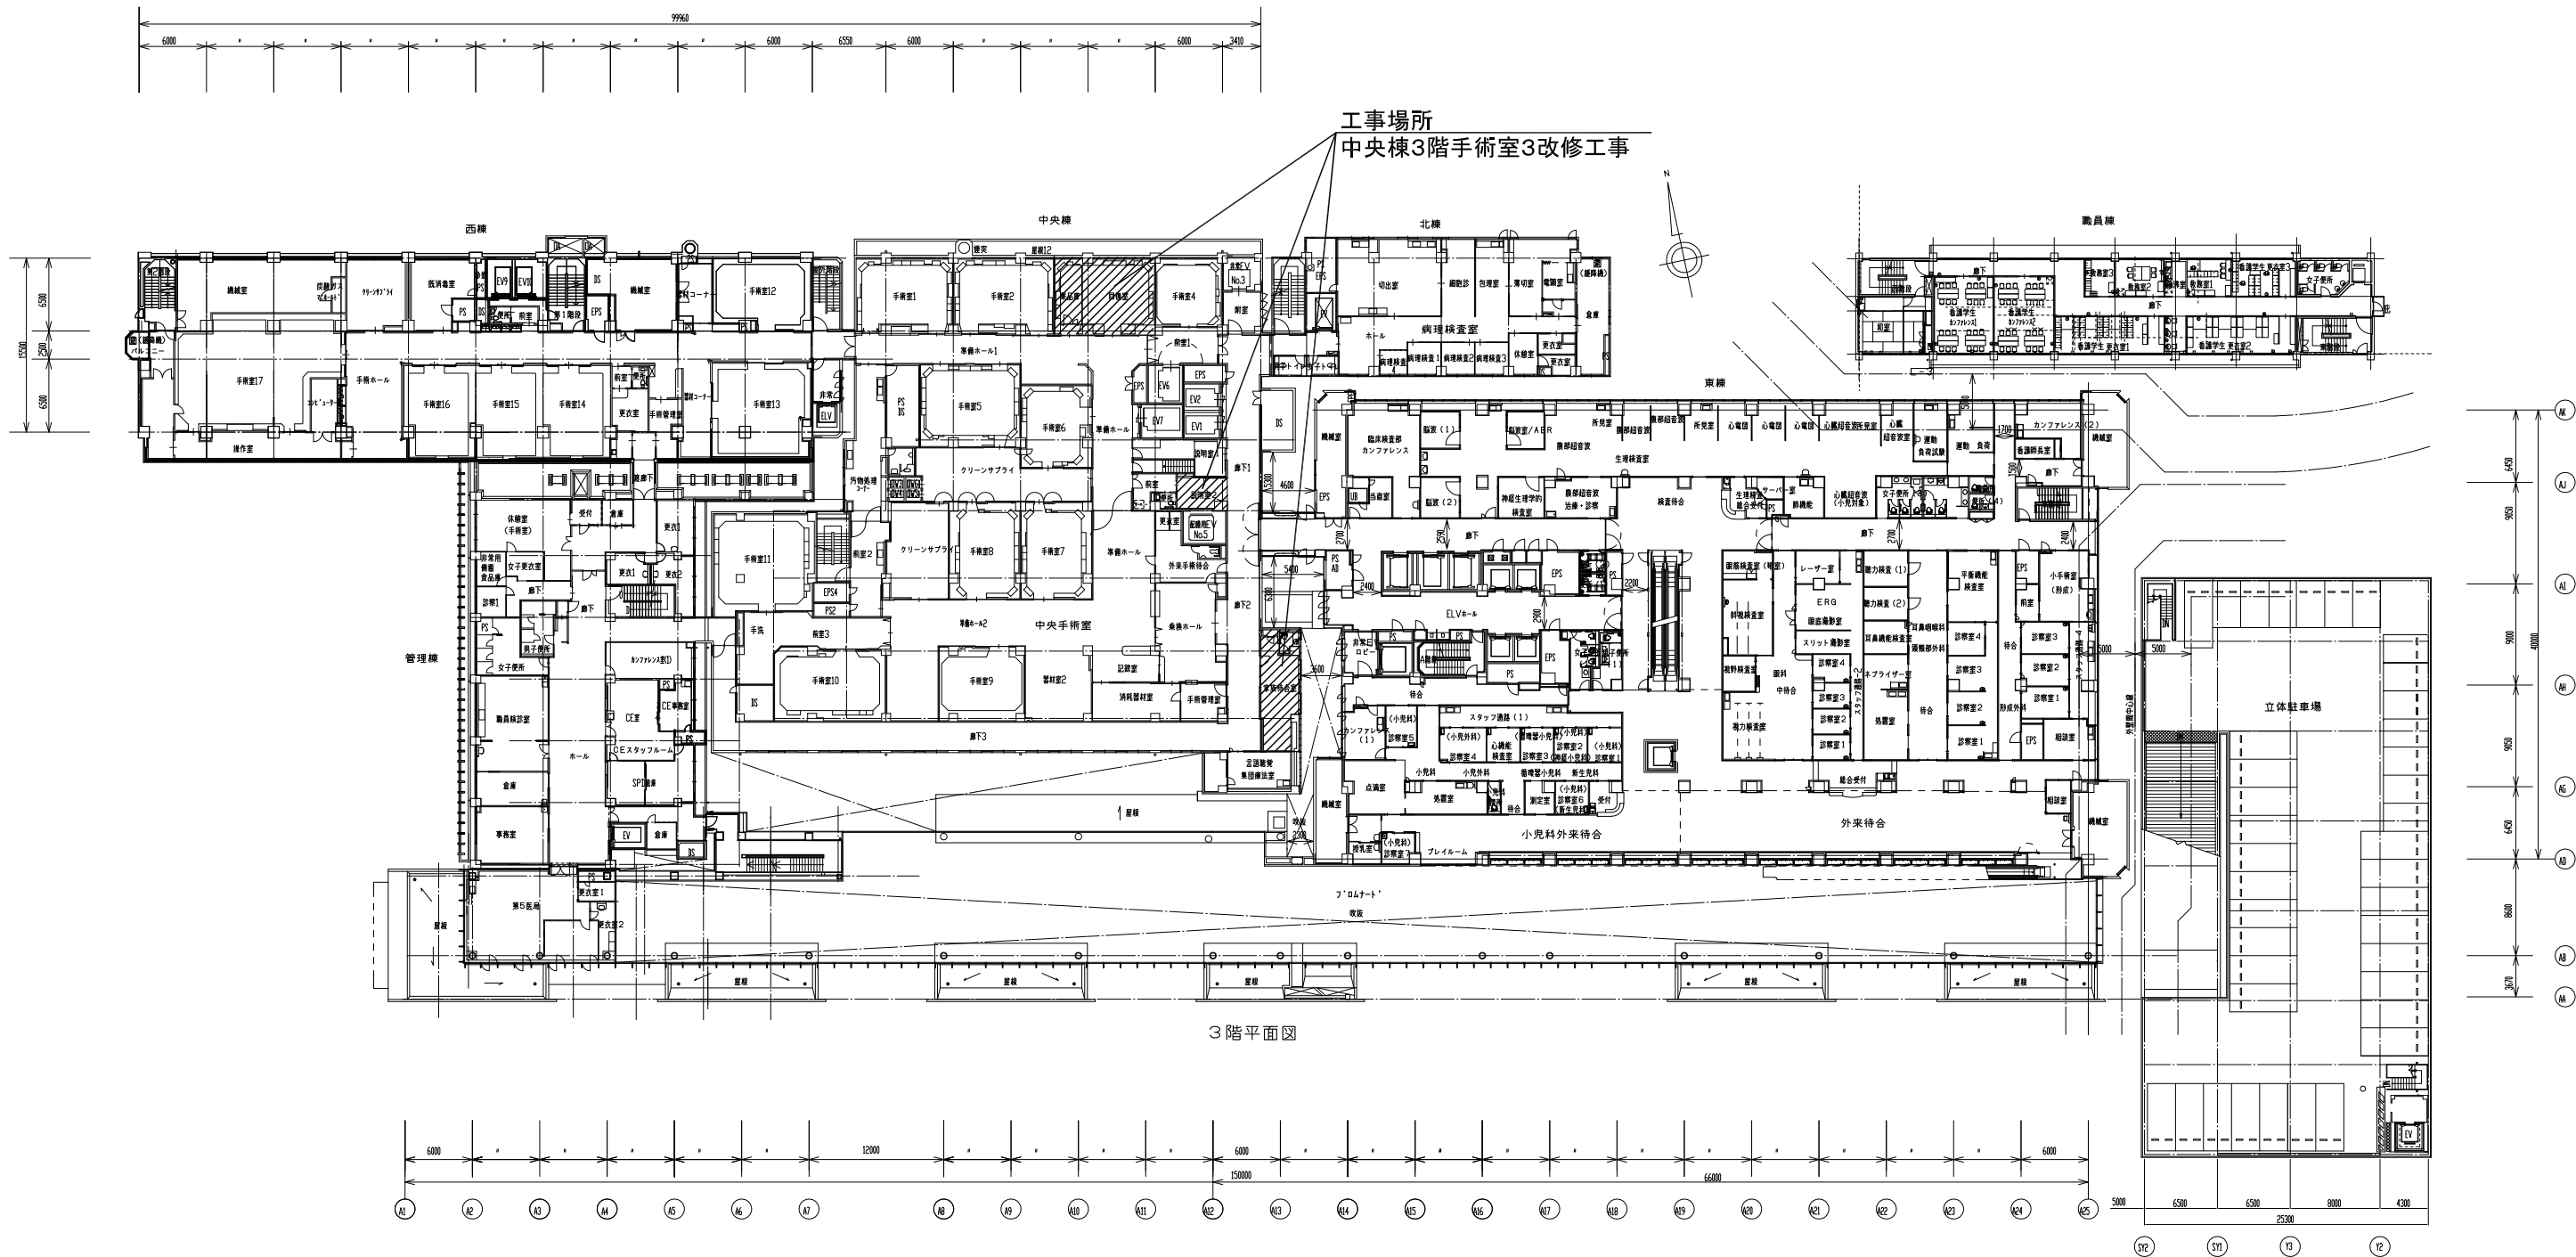


3階平面図

事業年度 令和6年度	地方独立行政法人 広島市立病院機構 本部事務局施設整備課		業務名 広島市民病院中央棟3階手術室3改修工事実施設計業務 図面名称 3階平面図 縮尺 1/300 (A1) 1/600 (A3)	図番 A-002
---------------	------------------------------------	--	---	-------------


工事範囲平面図（改修前）

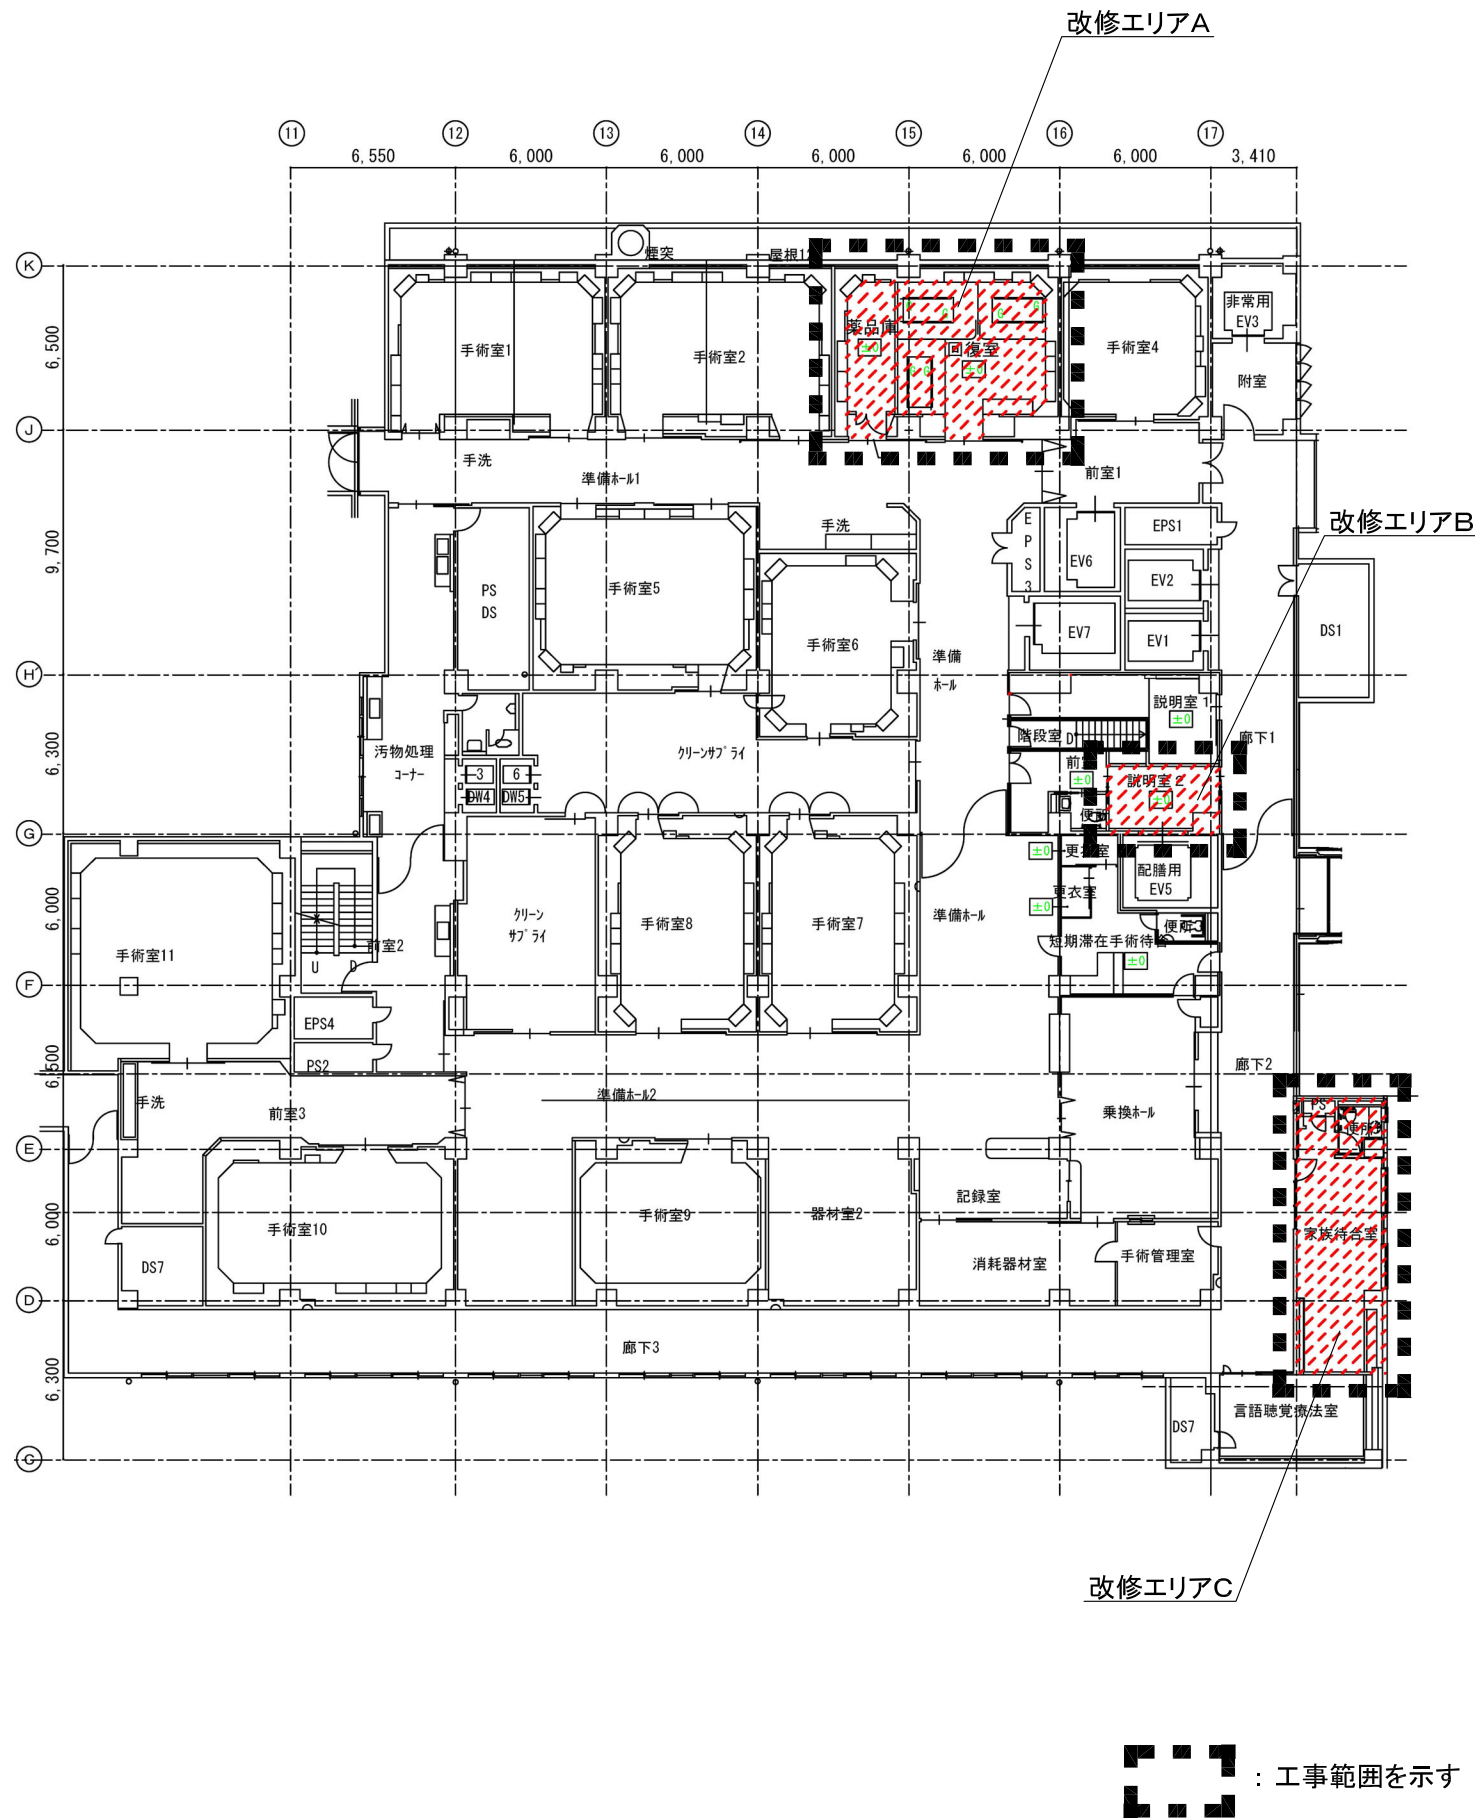


工事範囲平面図（改修後）

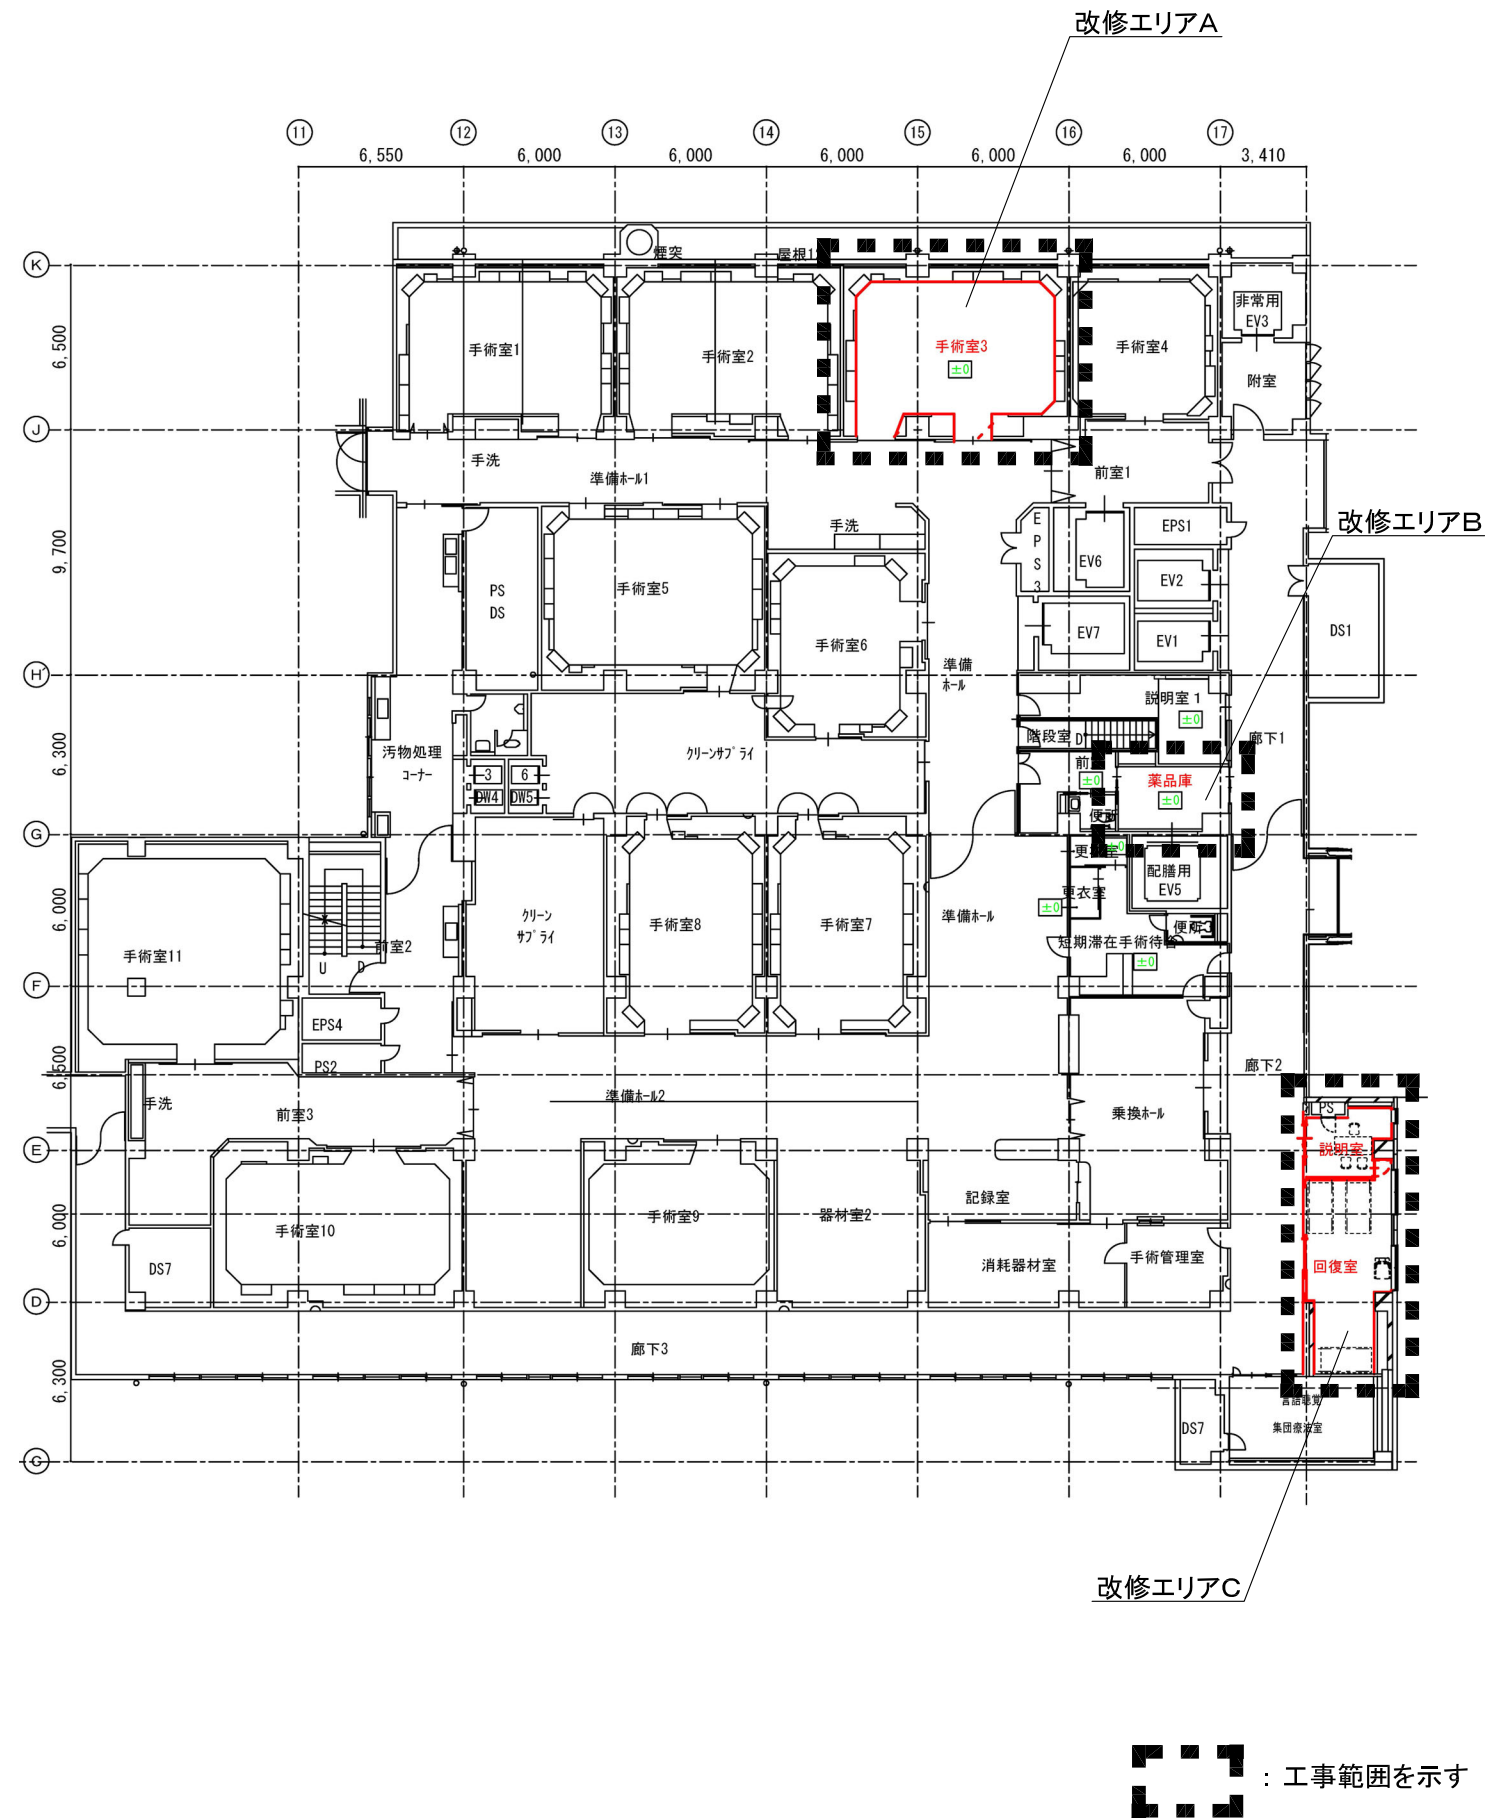

工事範囲平面図（改修前）

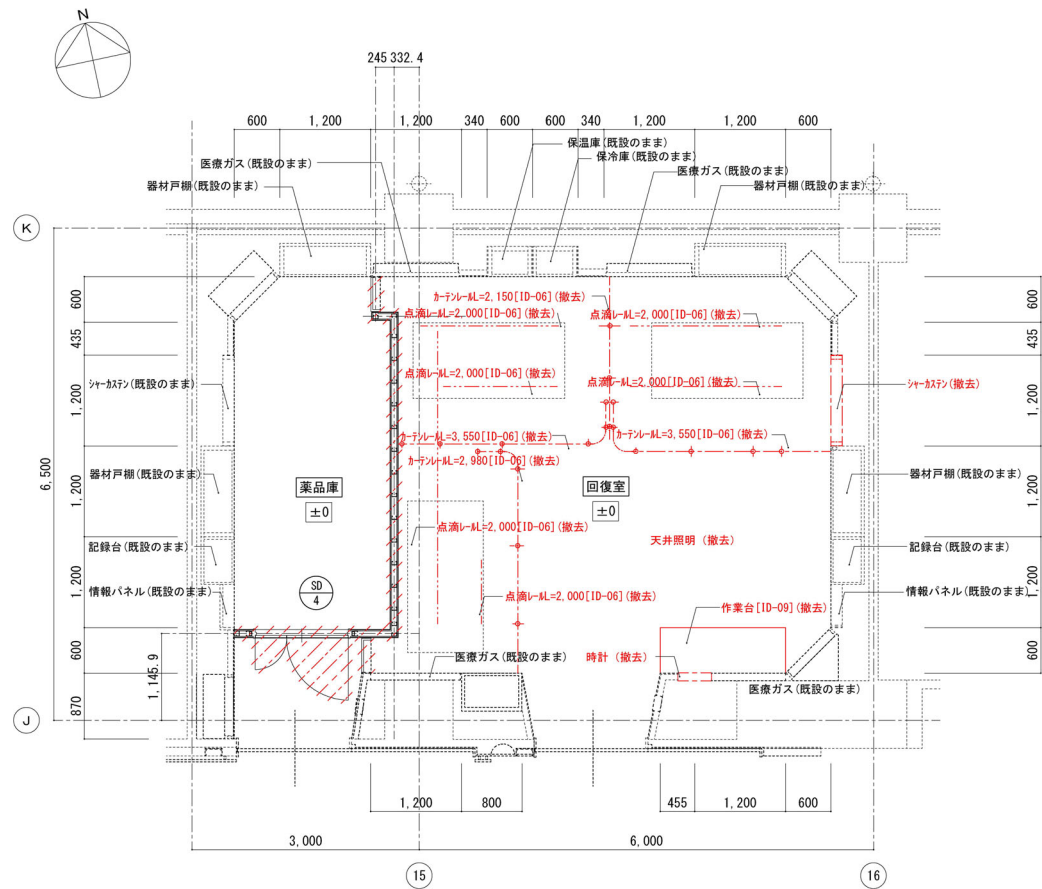

工事範囲平面図（改修後）

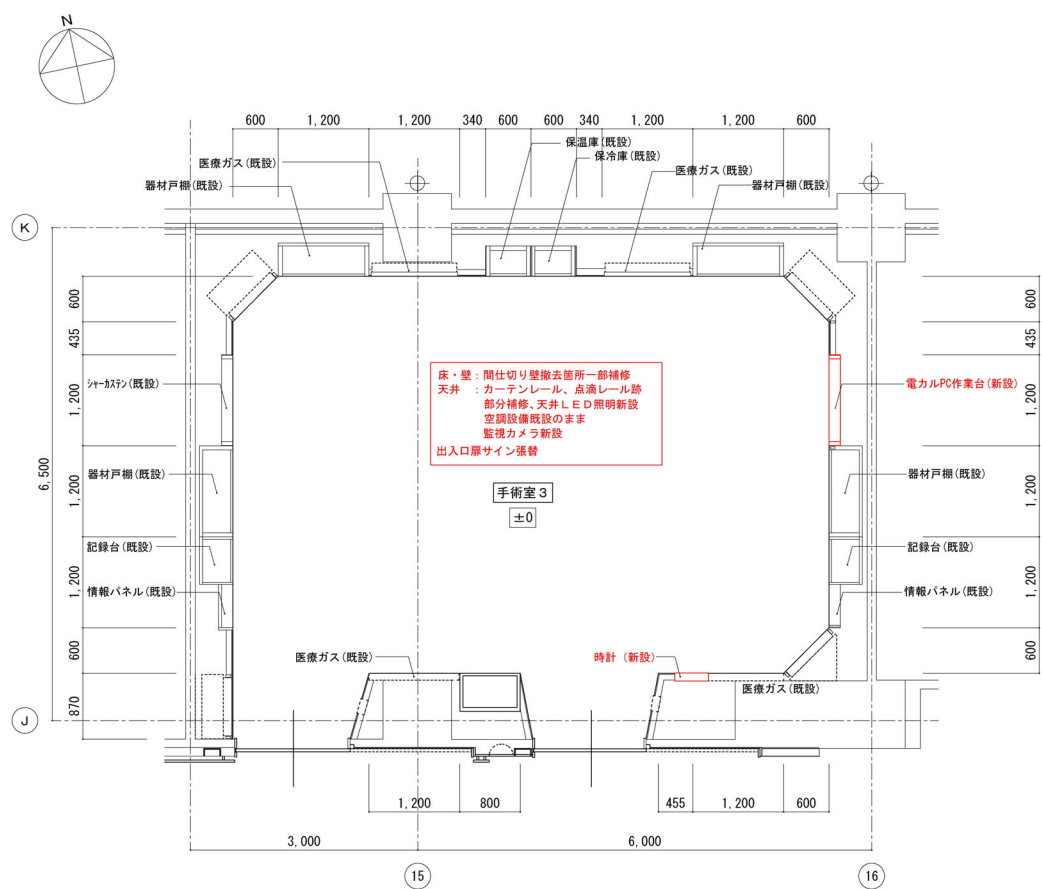

工事概要

【工事内容】

建築工事

- ◆3階回復室・薬品庫を手術室3に改修する
- 1. 回復室～薬品庫 間の間仕切撤去
- 2. 天井カーテンレール・点滴レールの撤去・補修
- 3. 既設作業台の撤去
- 4. 无影灯下地架台は既存利用とする
(既存の天井撤去・新設は発生しない)
- 5. 既設薬品庫の出入口 間仕切・親子扉の撤去
- 6. 出入口扉サインの張替え
- 7. シャーカステン(下側のみ)撤去、
電子カルテ・パソコン用作業台の新設

(別途工事)

- 1. 家具・什器

電気設備工事


- ◆3階回復室・薬品庫を手術室3に改修する
- 1. 天井照明器具をLEDに更新する
調光器を新設し、調光配線を行う
- 2. ITVカメラの新設と、既存カメラシステムへの接続を行う
- 3. 既存呼出し表示盤の名称書き換えを行う
- 4. 時計の撤去・新設
- 5. 電子カルテ・パソコン用作業台のコンセント・情報コンセント新設
- 6. 不要な配線器具の移設又は撤去

機械設備工事


- ◆3階回復室・薬品庫を手術室3に改修する
- 1. 空調・換気は既存利用する
- 2. 医療ガス・アウトレット(酸素、吸引)は既存利用する

事業年度	地方独立行政法人 広島市立病院機構 本部事務局施設整備課		業務名			図番 A-004
令和6年度			広島市民病院中央棟3階手術室3改修工事実施設計業務			
			図面名称	中央棟3階平面図（改修エリアA）	縮尺 1/50（A1） 1/100（A3）	

工事範囲平面図（改修前）

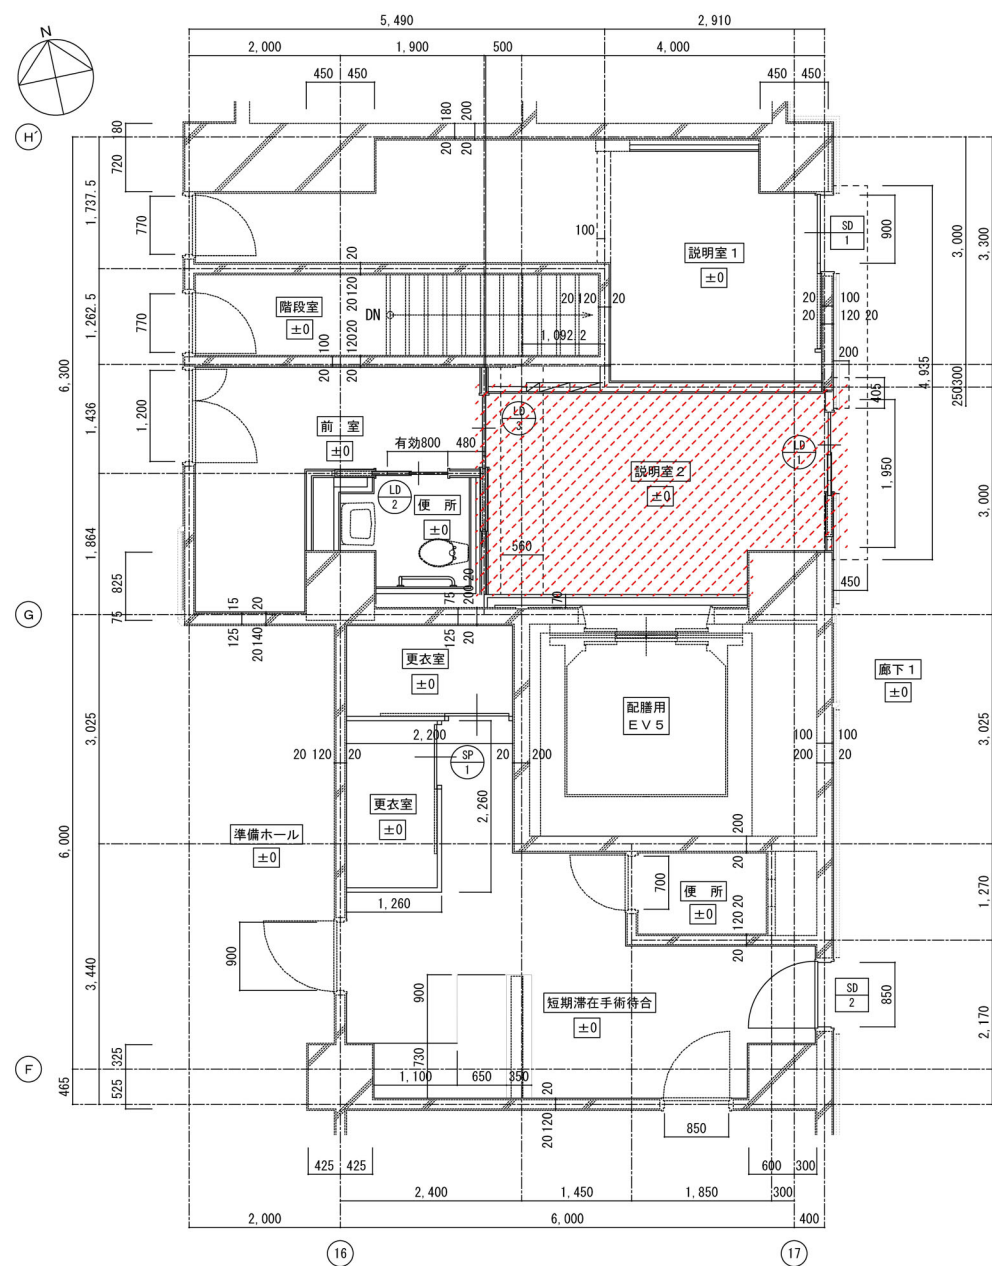

工事範囲平面図（改修後）

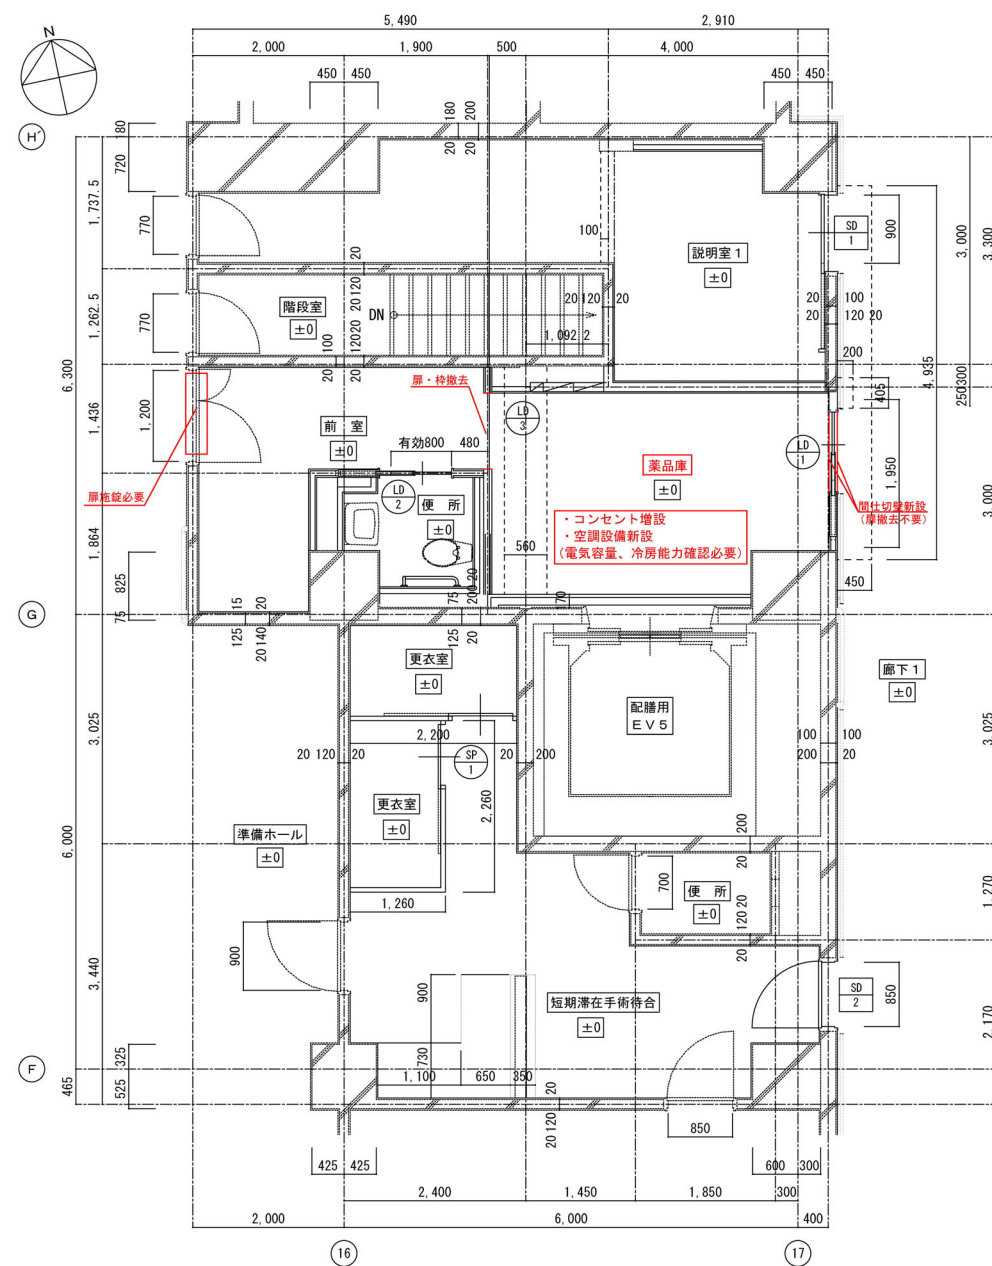

工事概要

【工事内容】

建築工事

- ◆3階説明室2を薬品庫に改修する
- 1. 薬品庫～前室 間の扉・枠撤去、壁補修
- 2. 前室の親子扉改修(施錠)
- 3. 廊下側の扉撤去・間仕切壁新設
- 4. 床・壁・天井 設備機器取替に伴う部分の撤去・補修

(別途工事)

- 1. 家具・什器



電気設備工事

- ◆3階説明室2を薬品庫に改修する
- 1. 新設空調用電源工事を行う
(既存電気室からのG回路供給を想定する)
- 2. 既存コンセントの移設、増設を行う(4ヶ所)

機械設備工事

- ◆3階説明室2を薬品庫に改修する
- 1. 空冷パッケージを新設する
- 2. 制気口撤去・新設する

事業年度	地方独立行政法人 広島市立病院機構 本部事務局施設整備課	業務名	広島市民病院中央棟3階手術室3改修工事実施設計業務	図番	A-005
令和6年度		図面名称	中央棟3階平面図（改修エリアB）	縮尺	1/50 (A1) 1/100 (A3)

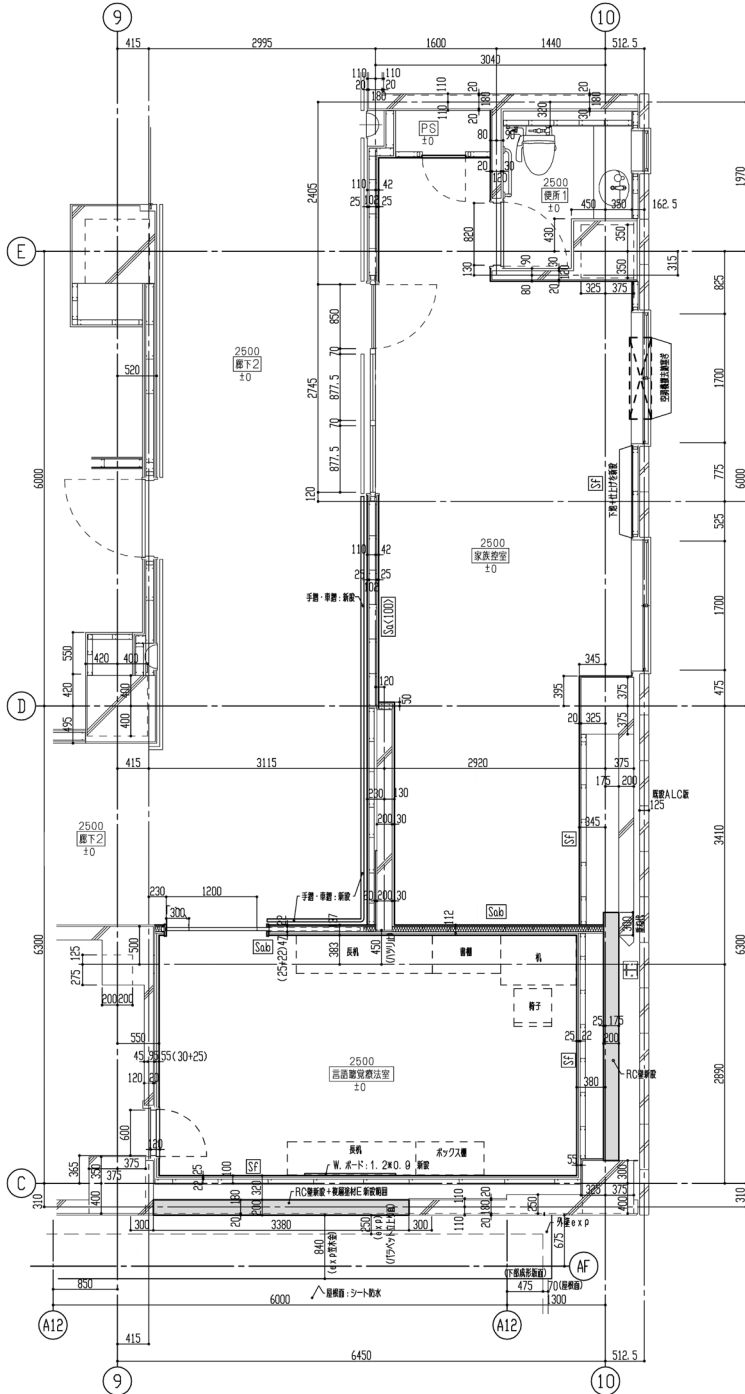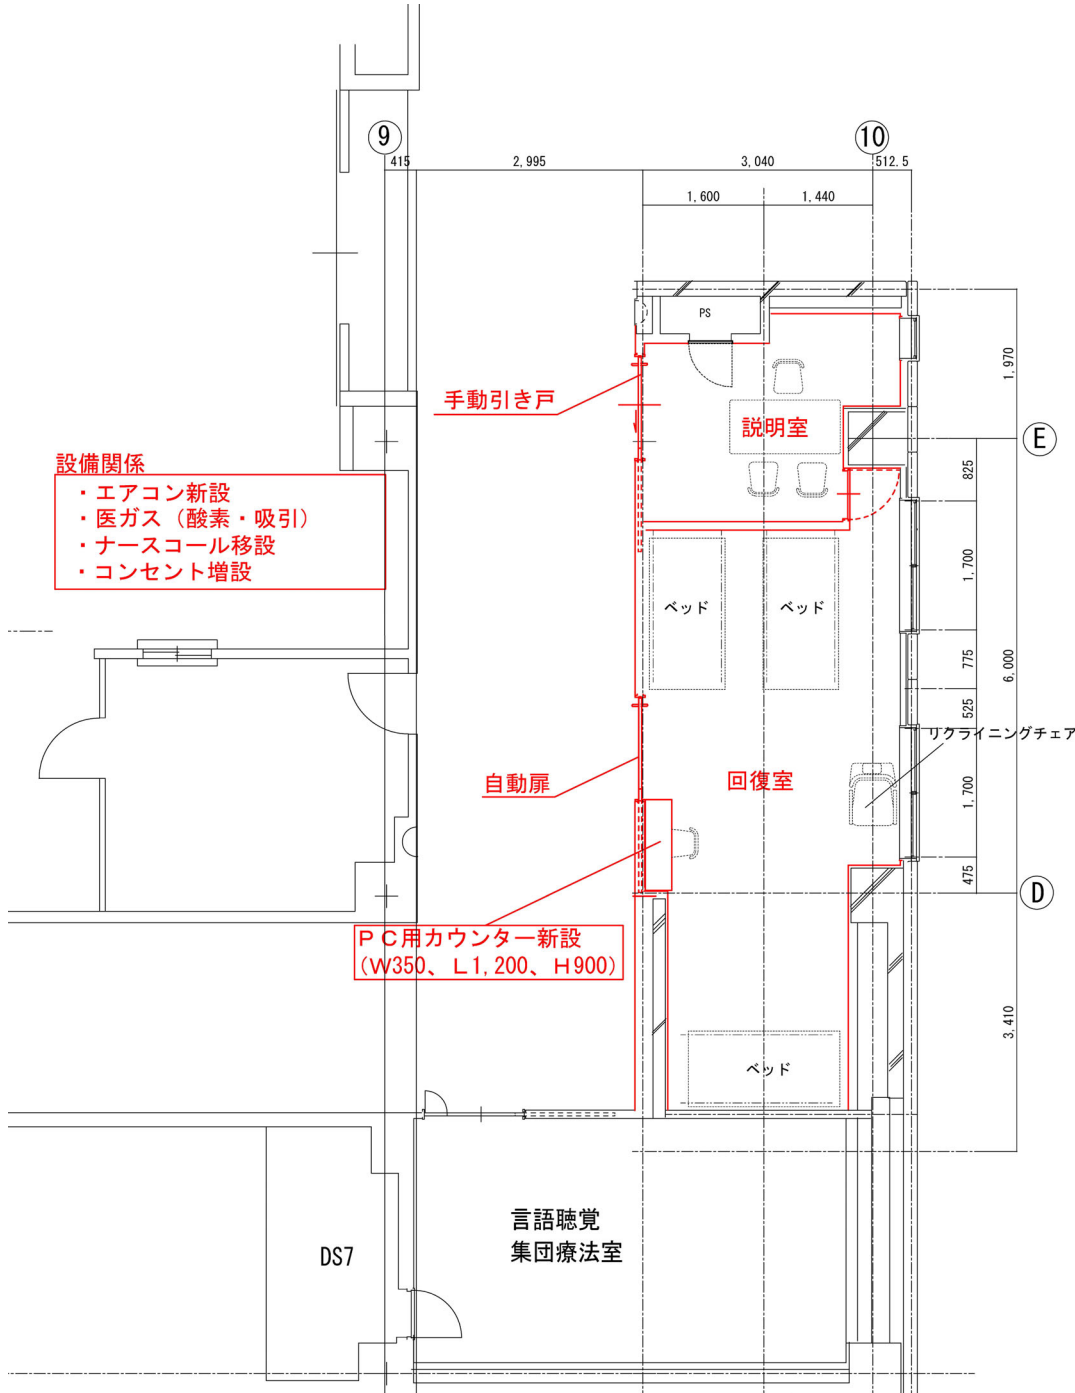工事範囲平面図（改修前）		工事範囲平面図（改修後）		工事概要	
				【工事内容】 建築工事 ◆3階手術部門 家族待合室・便所→回復室・説明室に改修する - 用途を回復室・説明室へ改修する - 床・壁・天井(下地共)の撤去・新設 - 廊下側 既設サッシ撤去→自動ドア(引戸)新設・手動ドア(引戸)新設 - 廊下側 既設間仕切撤去・新設(仕上げ共) - 既設便所の間仕切RC壁の撤去・片開き扉の撤去 - 回復室～説明室 間の間仕切設置・片開き扉の新設 - 回復室 PC用カウンターの新設 - カーテンレールの新設 - 廊下側2段手摺・ストレッチャー摺の撤去・復旧（一部新設） (別途工事) - 家具・什器 電気設備工事 ◆3階手術部門 家族待合室・便所→回復室・説明室に改修する - 空調電源の取り外し、再接続を行う - 天井撤去・新設に伴い、照明器具をLEDに更新する ※照明器具は眩しさに配慮した、グレア抑制器具とする - 天井撤去・新設に伴い、感知器、スピーカーの撤去・再取付を行う - 壁面撤去に伴い、スイッチ、コンセント、電話・情報受口、アッテネーターの盛替えを行う - 自動ドアの電源送りを行う 既存分電盤のブレーカー増設を見込む - ベッド(3ヶ所)に合わせて、呼出し設備を新設する - ベッド(3ヶ所)に合わせて、コンセントを3ヶ所新設する - 既存電気時計の移設を行う - 電子カルテPC用のコンセント・情報コンセント新設 機械設備工事 ◆3階手術部門 家族待合室・便所→回復室・説明室に改修する - 既存エアコンを更新、説明室に設置する - 既存ファンコイルを撤去、空冷パッケージ新設する(回復室) - 既存天井扇を撤去・新設とする(説明室) - OAファン新設、中性能フィルター付給気口新設とする(回復室) - 医療ガス・アウトレット(酸素、吸引)を3ヶ所新設する - トイレ衛生器具を撤去、配管塞ぎをする	
事業年度	地方独立行政法人 広島市立病院機構 本部事務局施設整備課	業務名		図番	
令和6年度		広島市民病院中央棟3階手術室3改修工事実施設計業務		A-006	
		図面名称 中央棟3階平面図（改修エリアC）		縮尺 1/50 (A1) 1/100 (A3)	