
 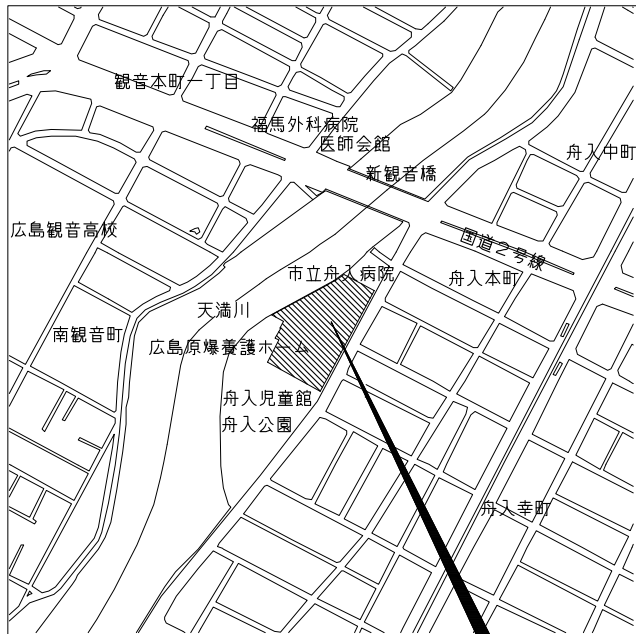




工事場所  
中区舟入幸町  
(広島市立舟入市民病院)



付近見取図

## 舟入市民病院本館地下1階冷温水循環ポンプ改修その他工事実施設計業務
 
### 業務概要

#### 【実施設計業務】

- ① 本館地下1階冷温水循環ポンプ改修工事
- ② 本館冷却塔改修工事
- ③ 本館3階手術室加湿ユニット改修工事

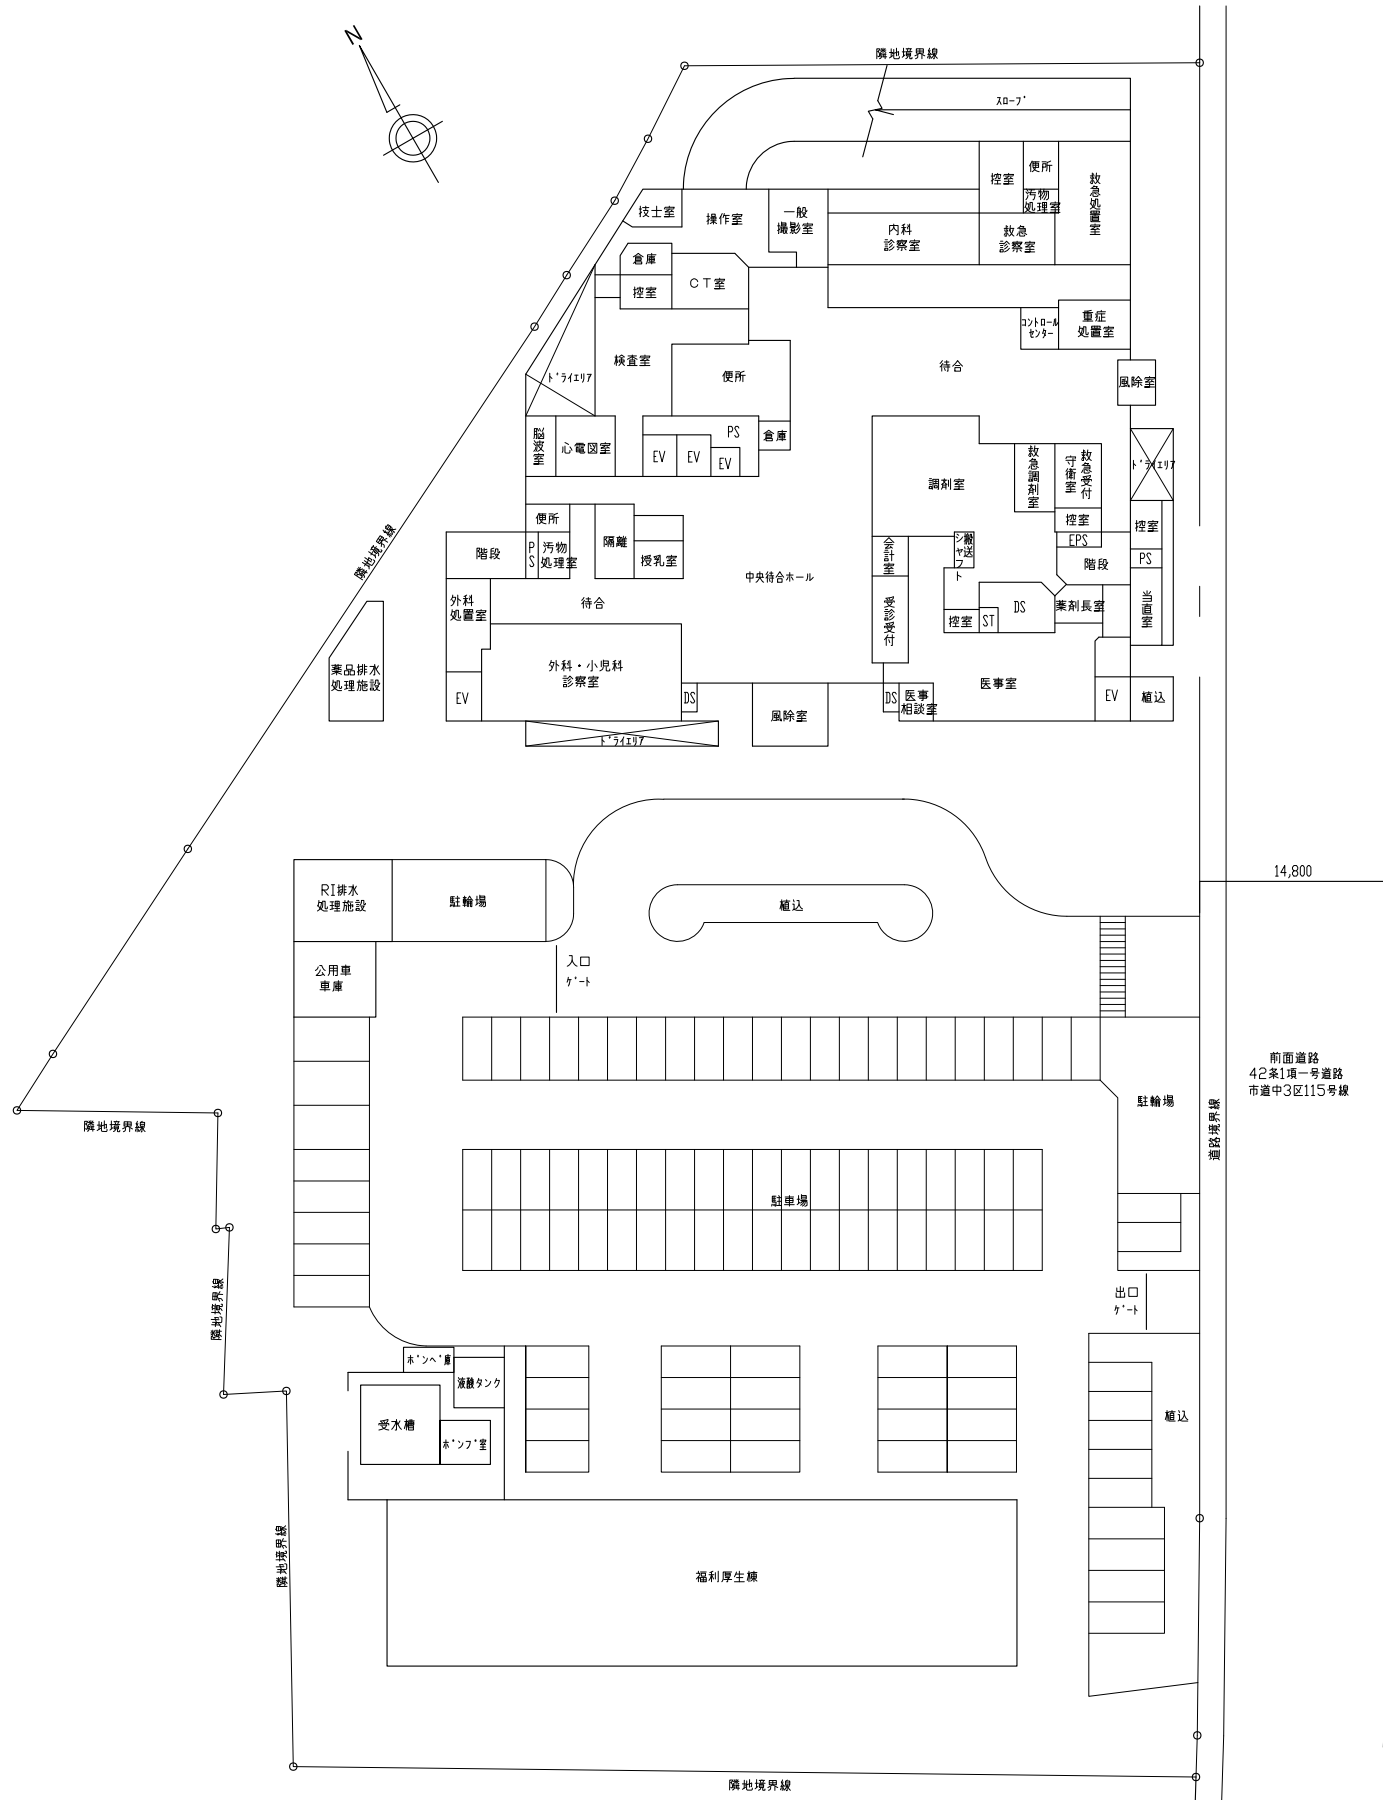

配置図


|       |                                    |                                   |           |    |                 |
|-------|------------------------------------|-----------------------------------|-----------|----|-----------------|
| 事業年度  | 地方独立行政法人<br>広島市立病院機構<br>本部事務局施設整備課 | 業務名                               |           |    | 図番<br><br>M-001 |
| 令和6年度 |                                    | 舟入市民病院本館地下1階冷温水循環ポンプ改修その他工事実施設計業務 |           |    |                 |
|       |                                    | 図面名称                              | 付近見取図・配置図 | 縮尺 |                 |



冷温水循環ポンプ17台更新  
(CDP-1×2台, CP-4×2台, HP-1×1台, HP-2×2台,  
HP-3×2台, CHP-1×2台, CHP-2×4台, WP-1×2台)

① 本館地下1階冷温水循環ポンプ改修工事


|               |                                    |  |                                                                |                                               |
|---------------|------------------------------------|--|----------------------------------------------------------------|-----------------------------------------------|
| 事業年度<br>令和6年度 | 地方独立行政法人<br>広島市立病院機構<br>本部事務局施設整備課 |  | 業務名<br>舟入市民病院本館地下1階冷温水循環ポンプ改修その他工事実施設計業務<br>図面名称<br>本館 地下1階平面図 | 図番<br>M-002<br>縮尺<br>1/150 (A1)<br>1/300 (A3) |
|---------------|------------------------------------|--|----------------------------------------------------------------|-----------------------------------------------|

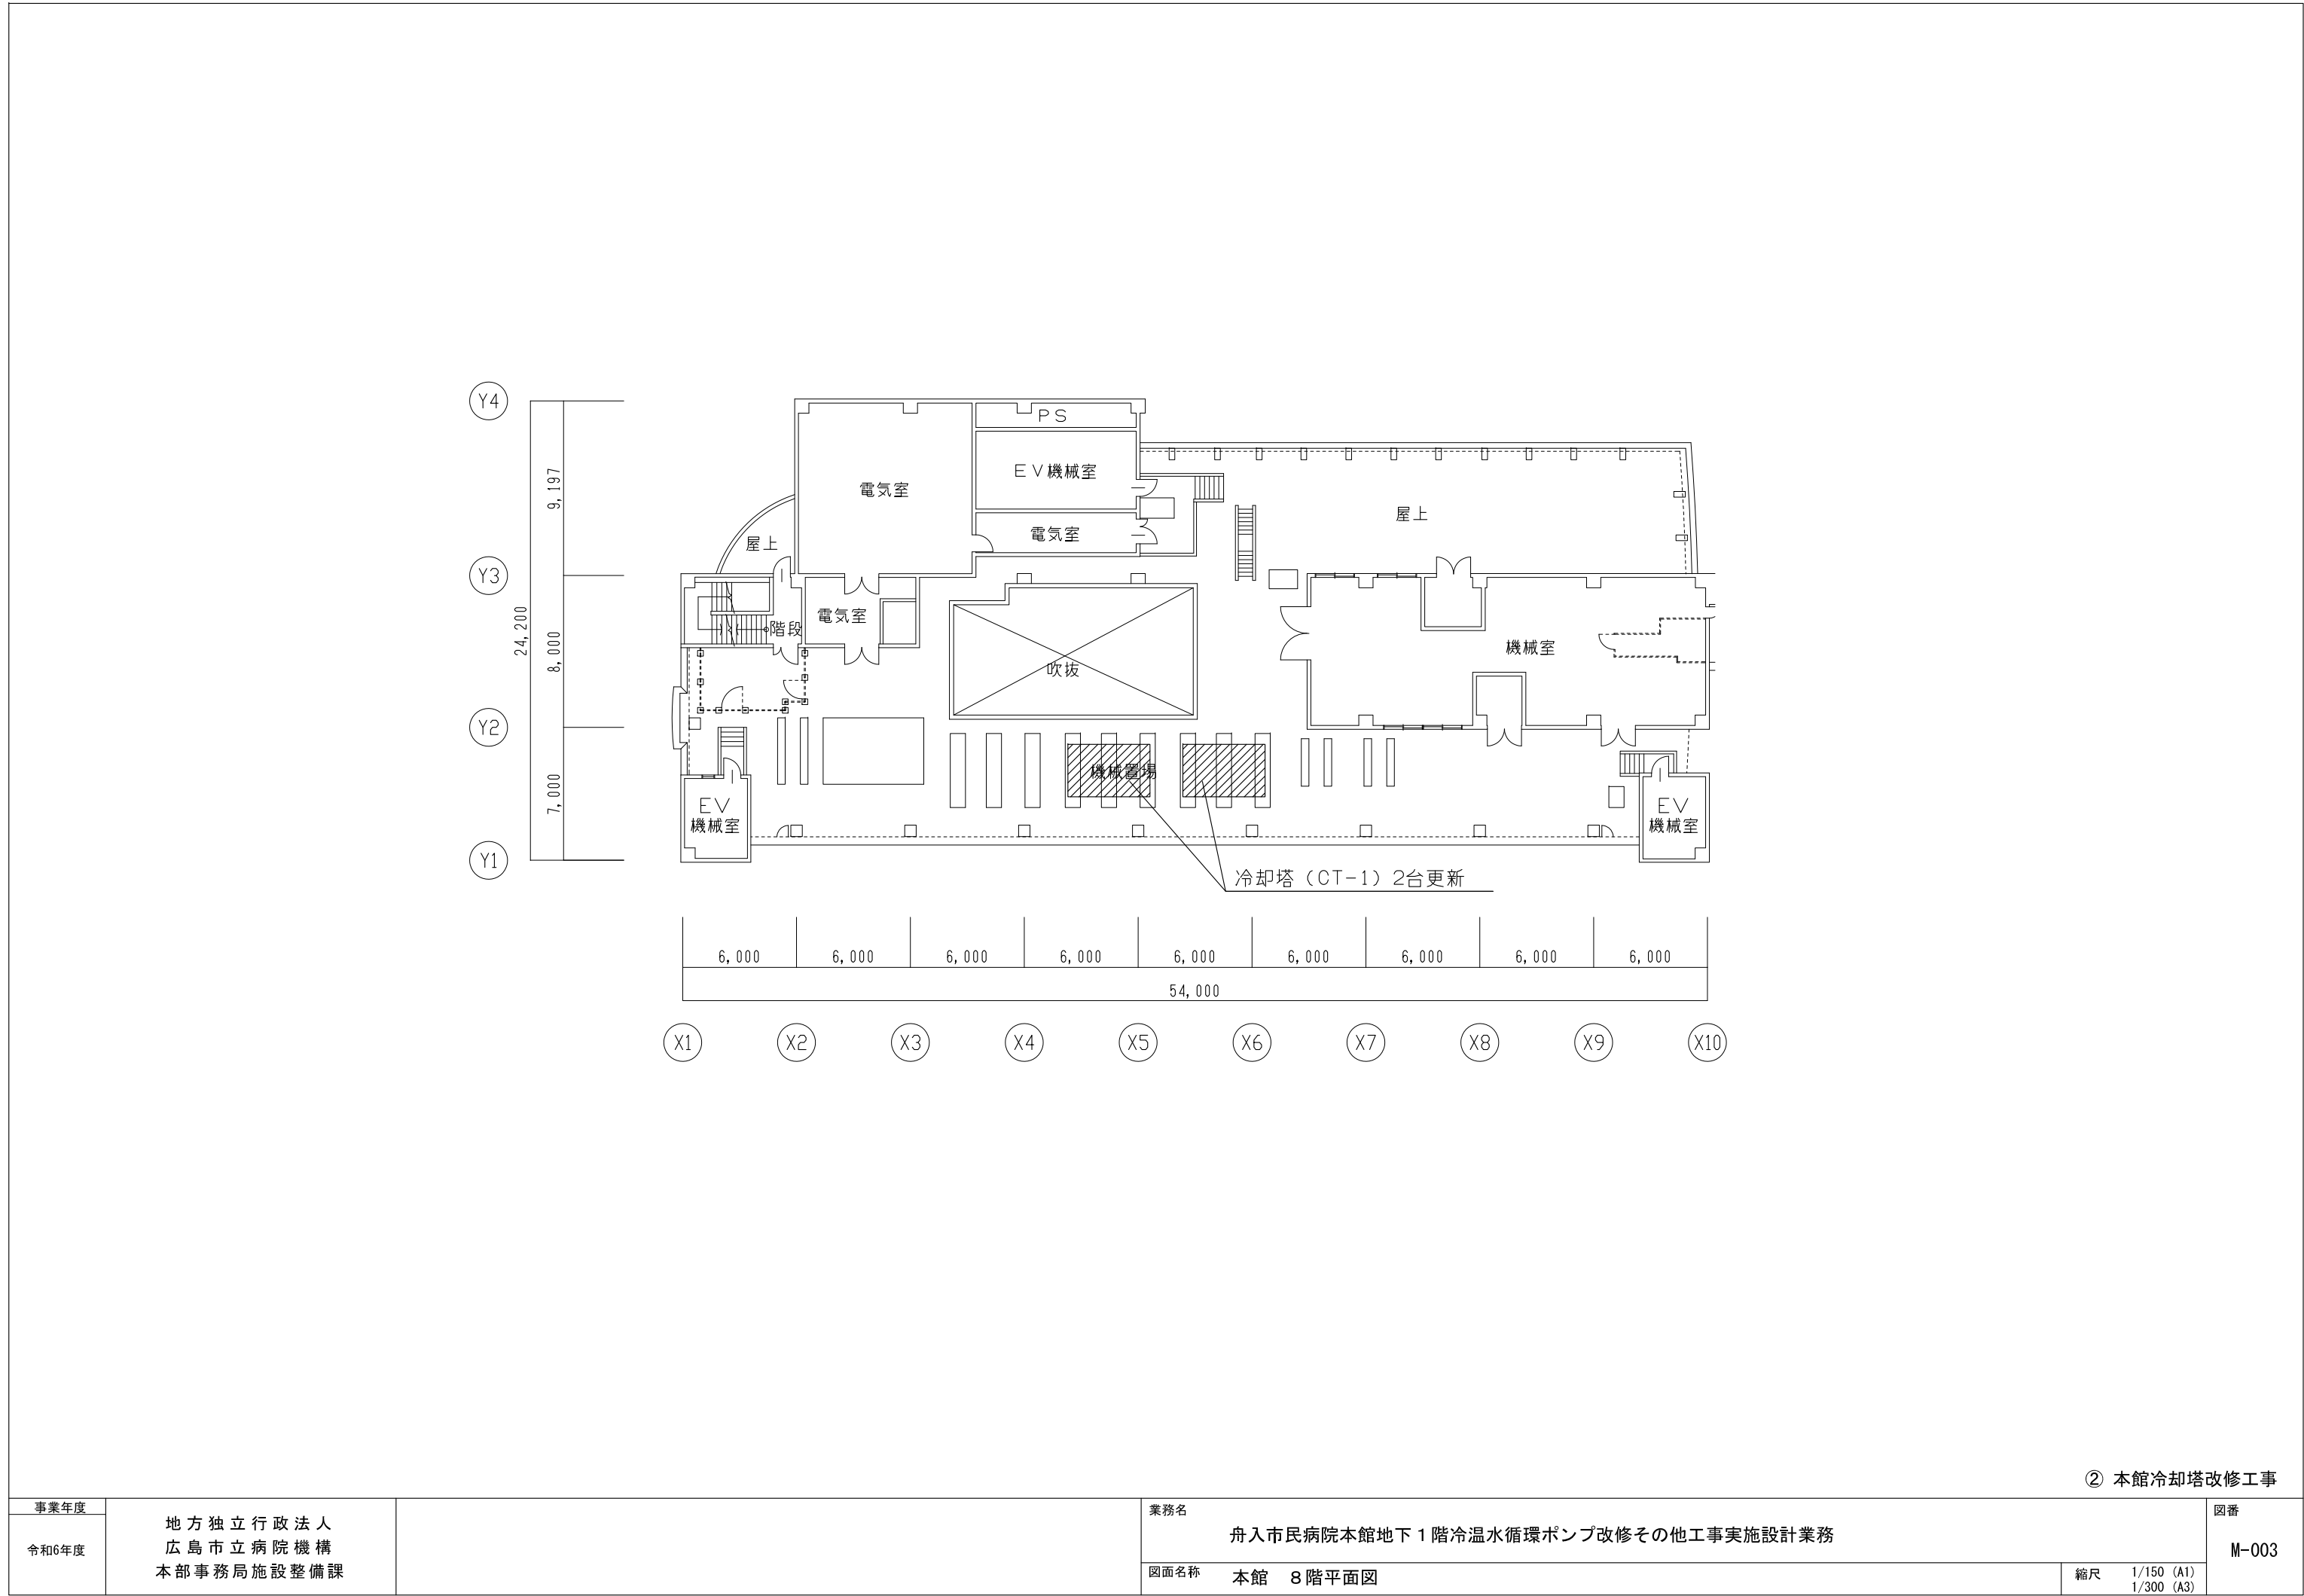

② 本館冷却塔改修工事

|               |                                    |  |      |                                   |                                |       |
|---------------|------------------------------------|--|------|-----------------------------------|--------------------------------|-------|
| 事業年度<br>令和6年度 | 地方独立行政法人<br>広島市立病院機構<br>本部事務局施設整備課 |  | 業務名  | 舟入市民病院本館地下1階冷温水循環ポンプ改修その他工事実施設計業務 |                                | 図番    |
|               |                                    |  | 図面名称 | 本館 8階平面図                          | 縮尺<br>1/150 (A1)<br>1/300 (A3) | M-003 |

- \_\_\_\_\_

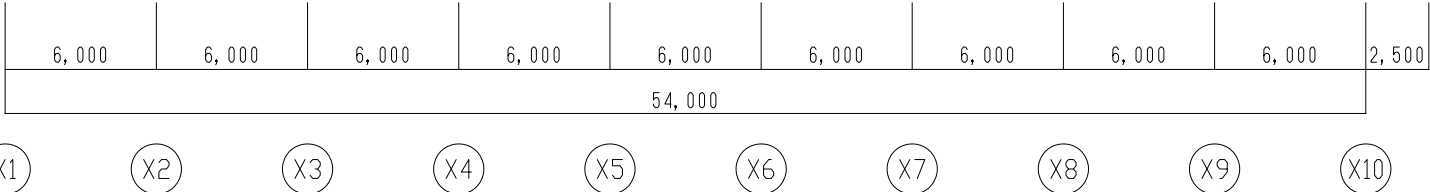

|  |    |
|--|----|
|  | 図番 |
|--|----|

|       |                                    |                                   |                                                  |       |
|-------|------------------------------------|-----------------------------------|--------------------------------------------------|-------|
| 事業年度  | 地方独立行政法人<br>広島市立病院機構<br>本部事務局施設整備課 | 業務名                               |                                                  | 図番    |
| 令和6年度 |                                    | 舟入市民病院本館地下1階冷温水循環ポンプ改修その他工事実施設計業務 |                                                  |       |
|       |                                    | 図面名称                              | 本館 3階平面図 <div>縮尺 1/150 (A1)<br/>1/300 (A3)</div> | M-004 |