


業務場所: 広島市民病院(中区基町)

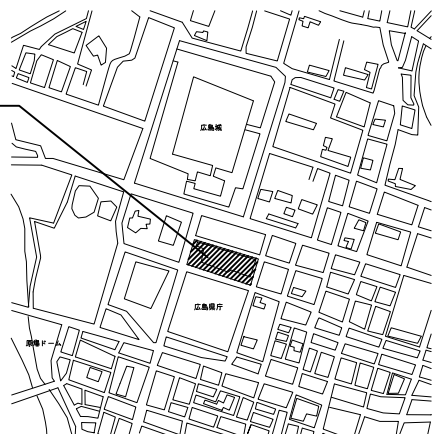


附近見取図

広島市民病院医療ガス設備吸引装置改修工事実施設計業務

業務概要


【実施設計業務】

- ・ 東棟医療ガス設備吸引装置改修工事
- ・ 西棟医療ガス設備吸引装置改修工事
- ・ 中央棟医療ガス設備吸引装置改修工事

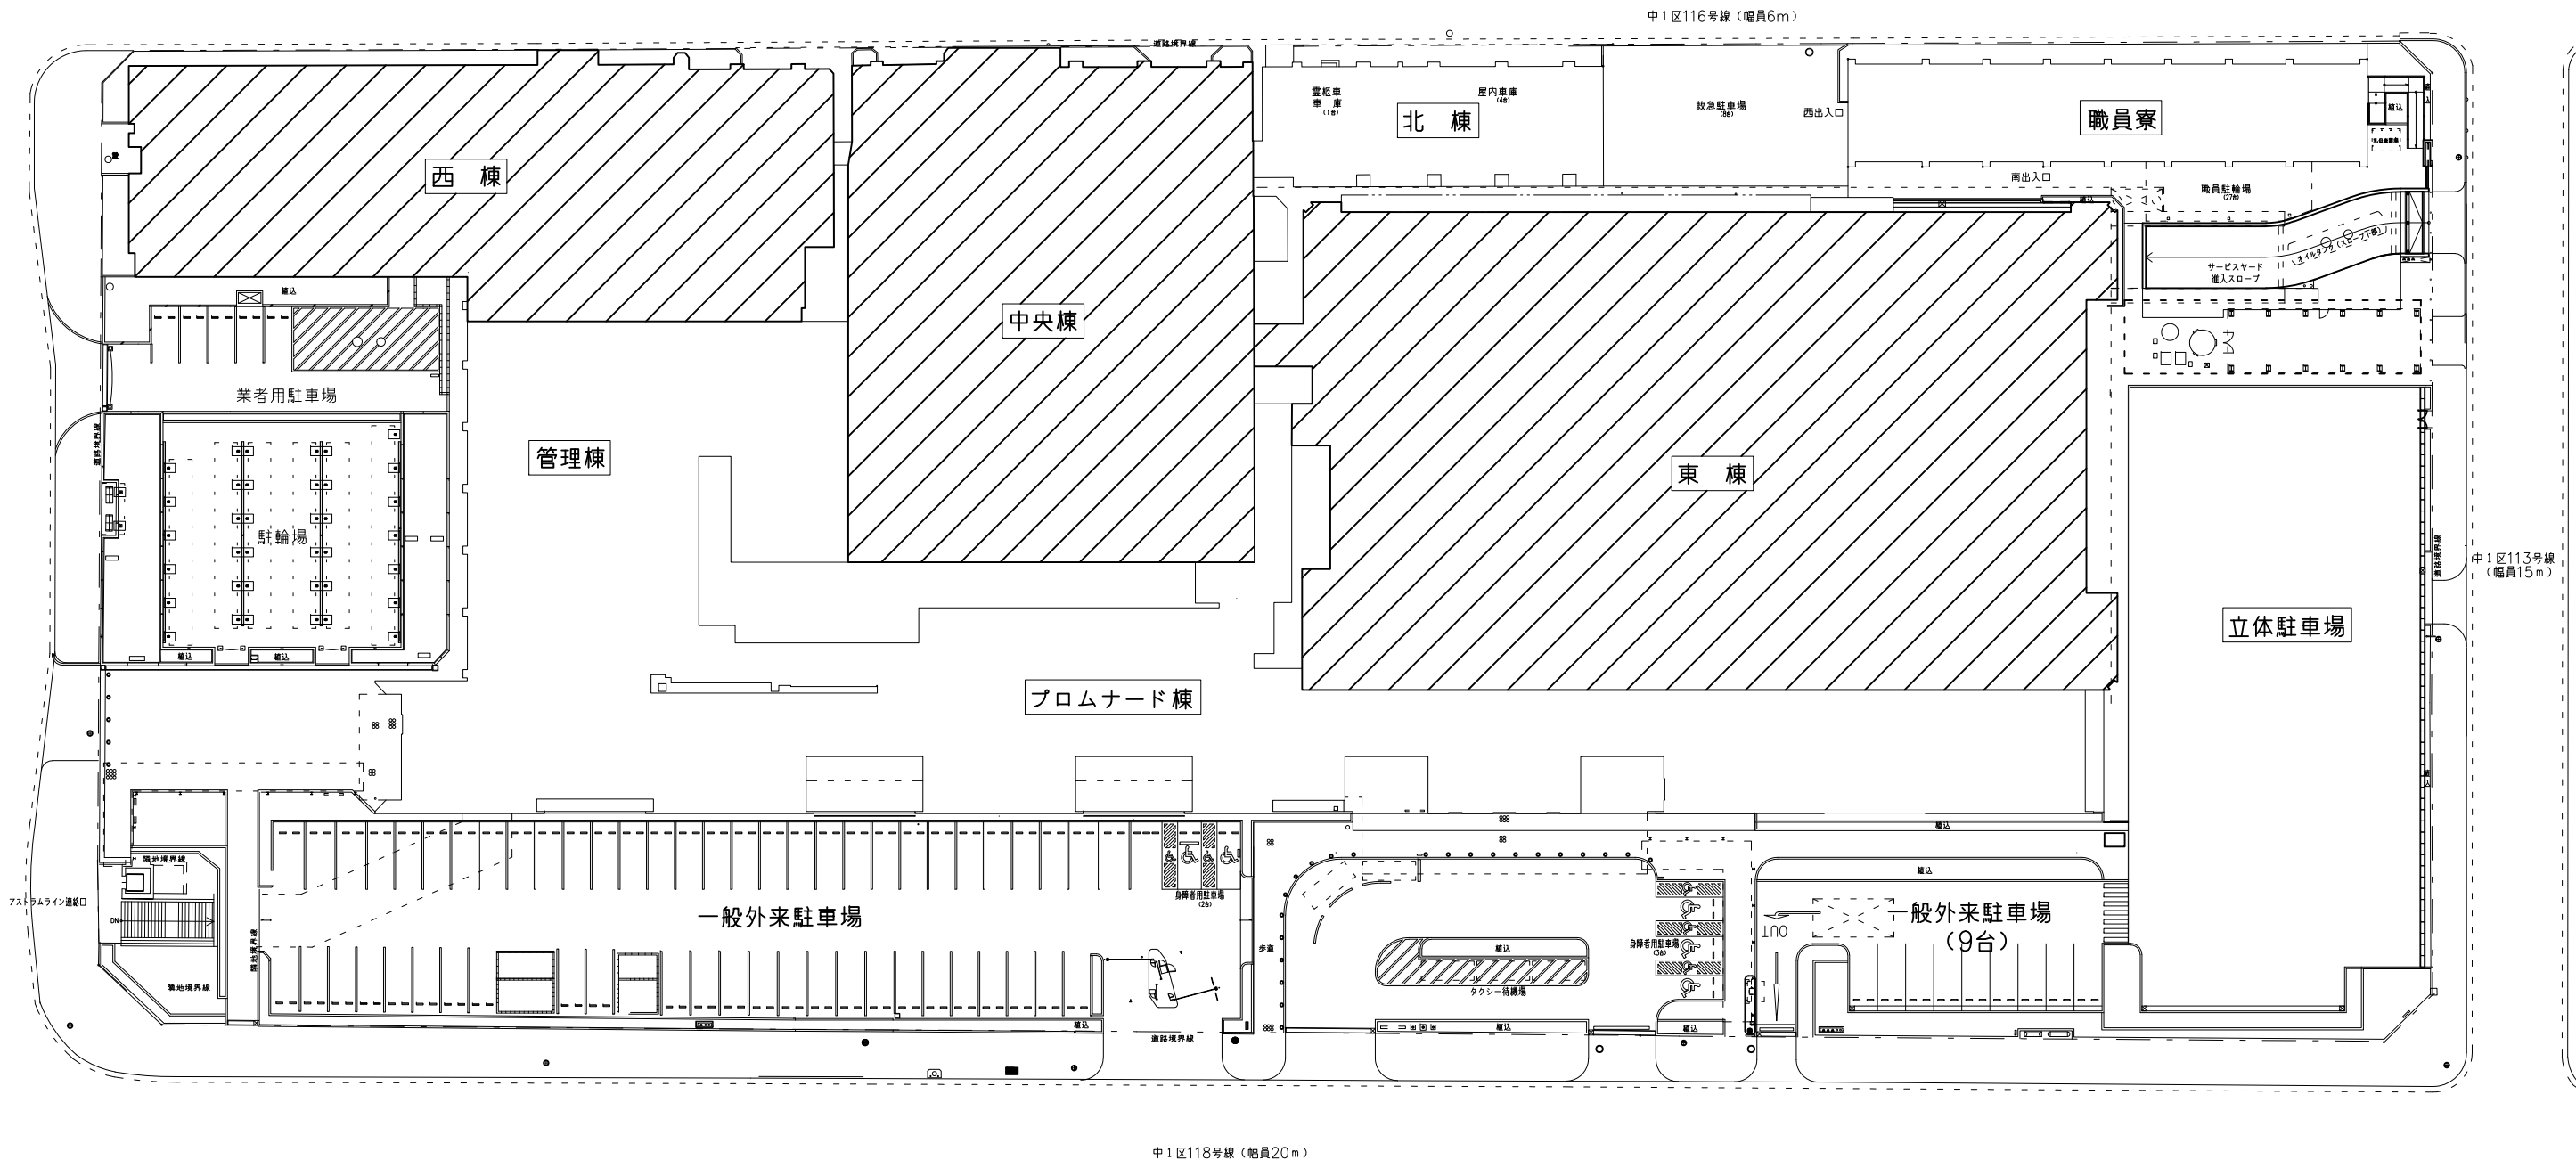


配置図

事業年度	令和6年度	地方独立行政法人 広島市立病院機構 本部事務局施設整備課	業務名	広島市民病院医療ガス設備吸引装置改修工事実施設計業務	図番	M-001
図面名称	付近見取図・配置図	縮尺	1/300 (A1) 1/600 (A3)			

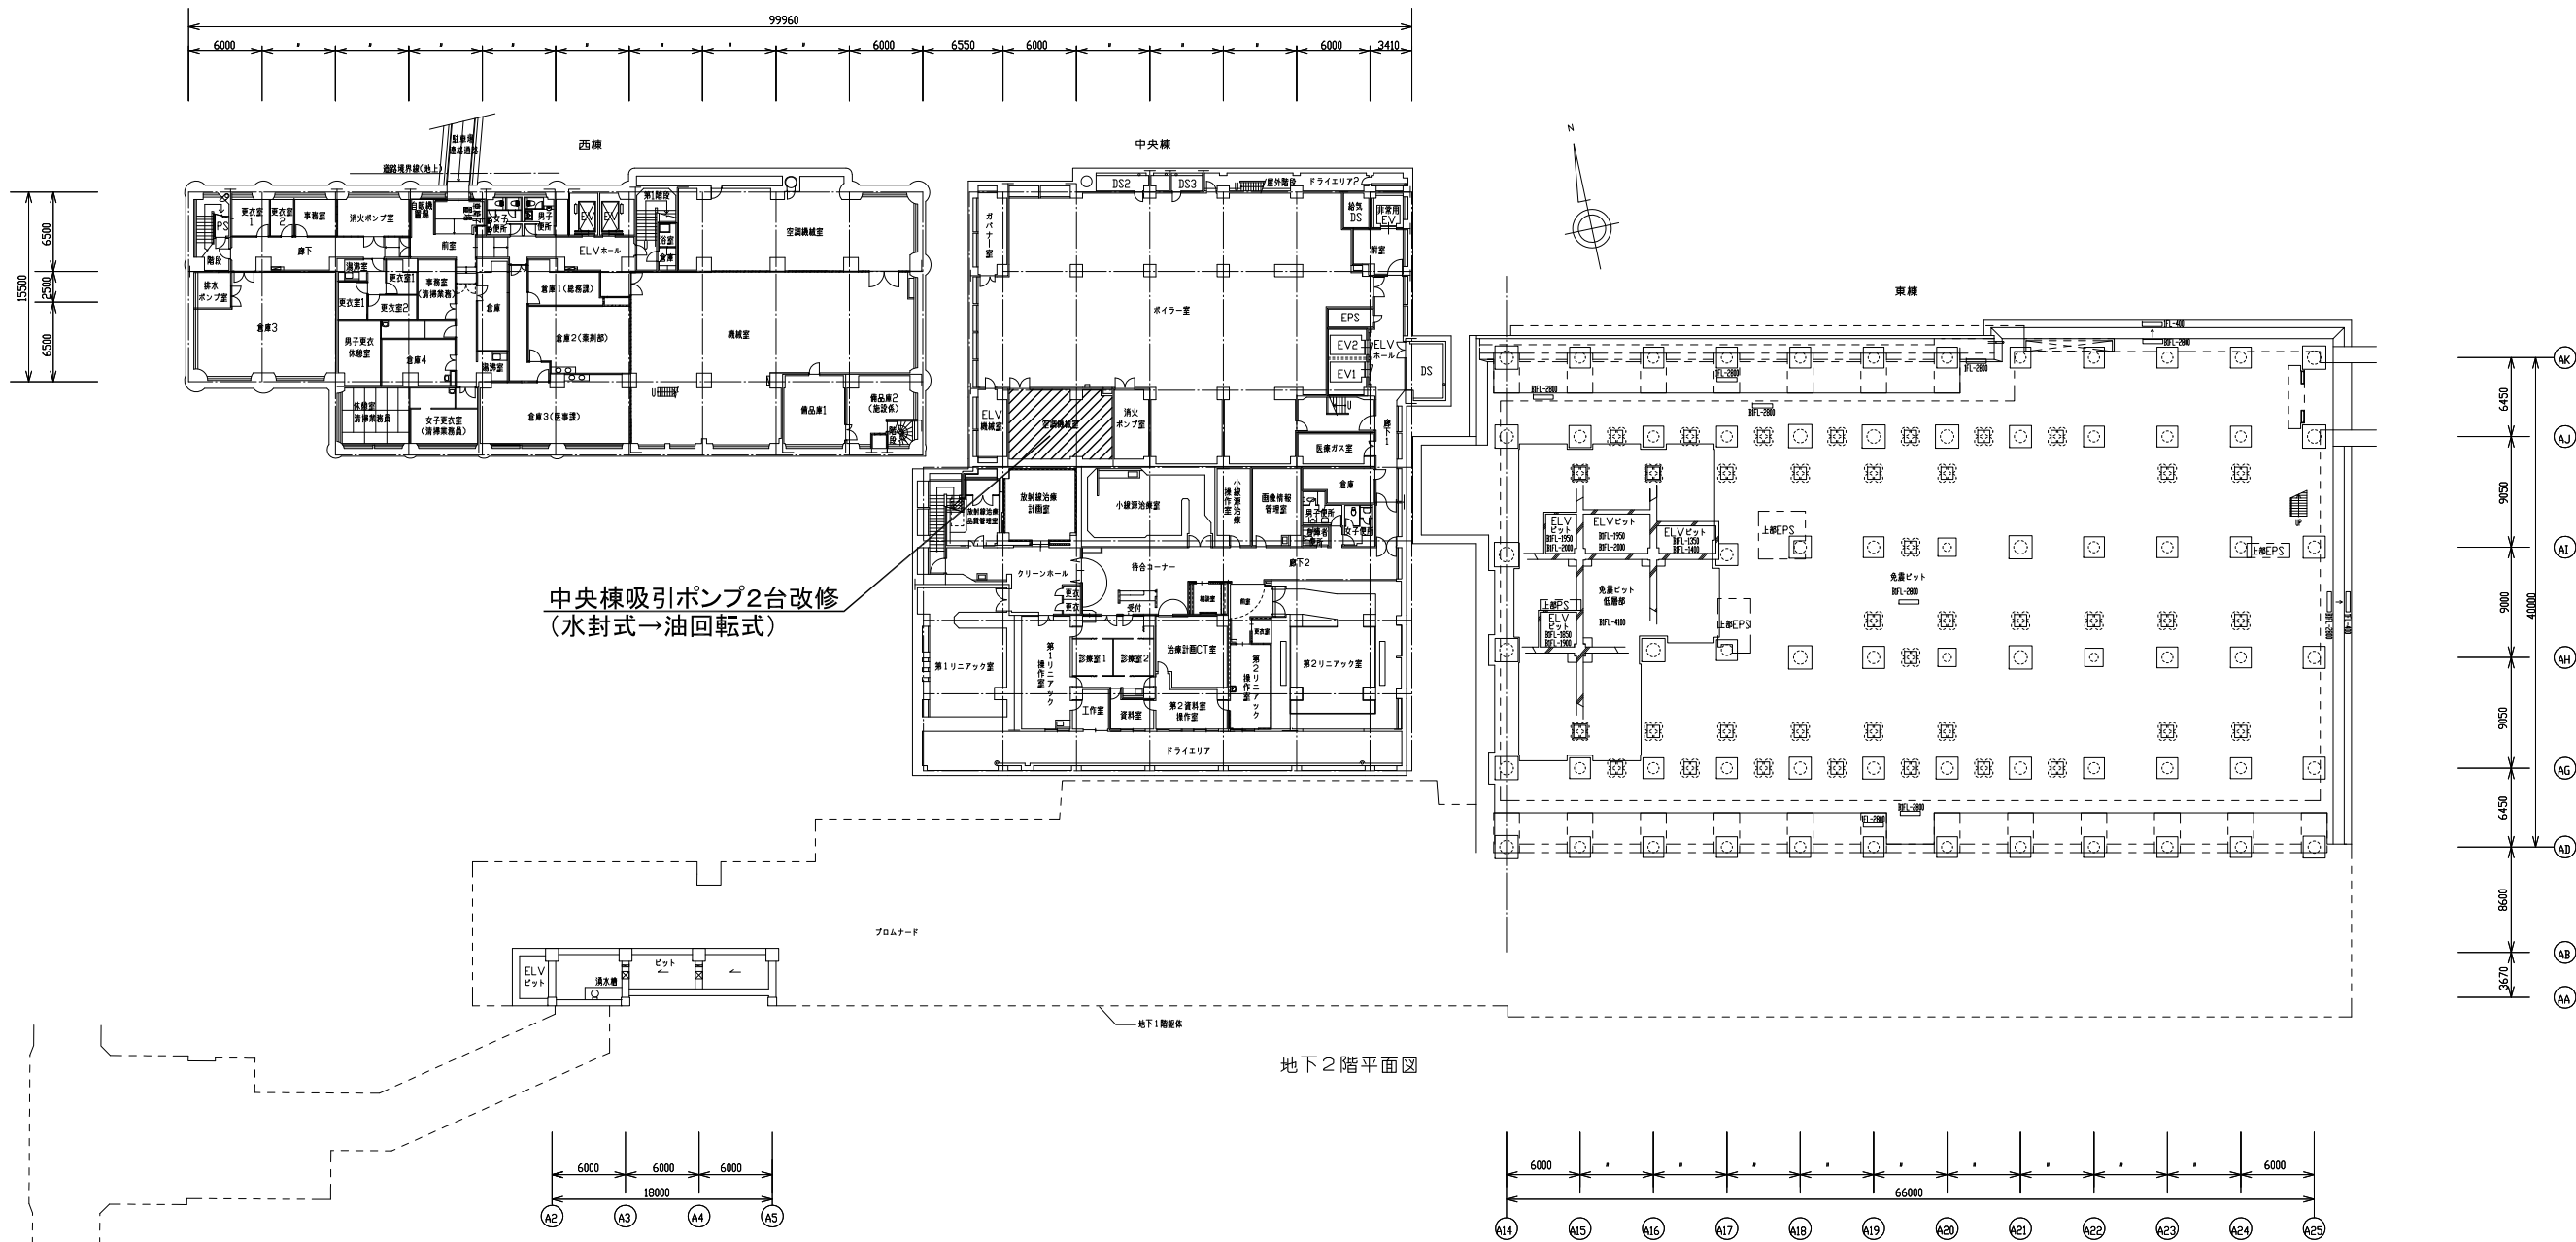

事業年度		地方独立行政法人 広島市立病院機構 本部事務局施設整備課	業務名	広島市民病院医療ガス設備吸引装置改修工事実施設計業務		図番
令和6年度				図面名称	地下2階平面図	
				縮尺	1/300 (A1) 1/600 (A3)	M-002

 

事業年度	地方独立行政法人 広島市立病院機構 本部事務局施設整備課		業務名		図番
令和6年度			広島市民病院医療ガス設備吸引装置改修工事実施設計業務		
			図面名称	縮尺	
			1 1 階平面図	1/300 (A1) 1/600 (A3)	M-003