


業務概要


- ・管理棟1階医療支援センター相談室等改修工事に伴う実施設計業務(建築/意匠・電気設備・機械設備)



附近見取図

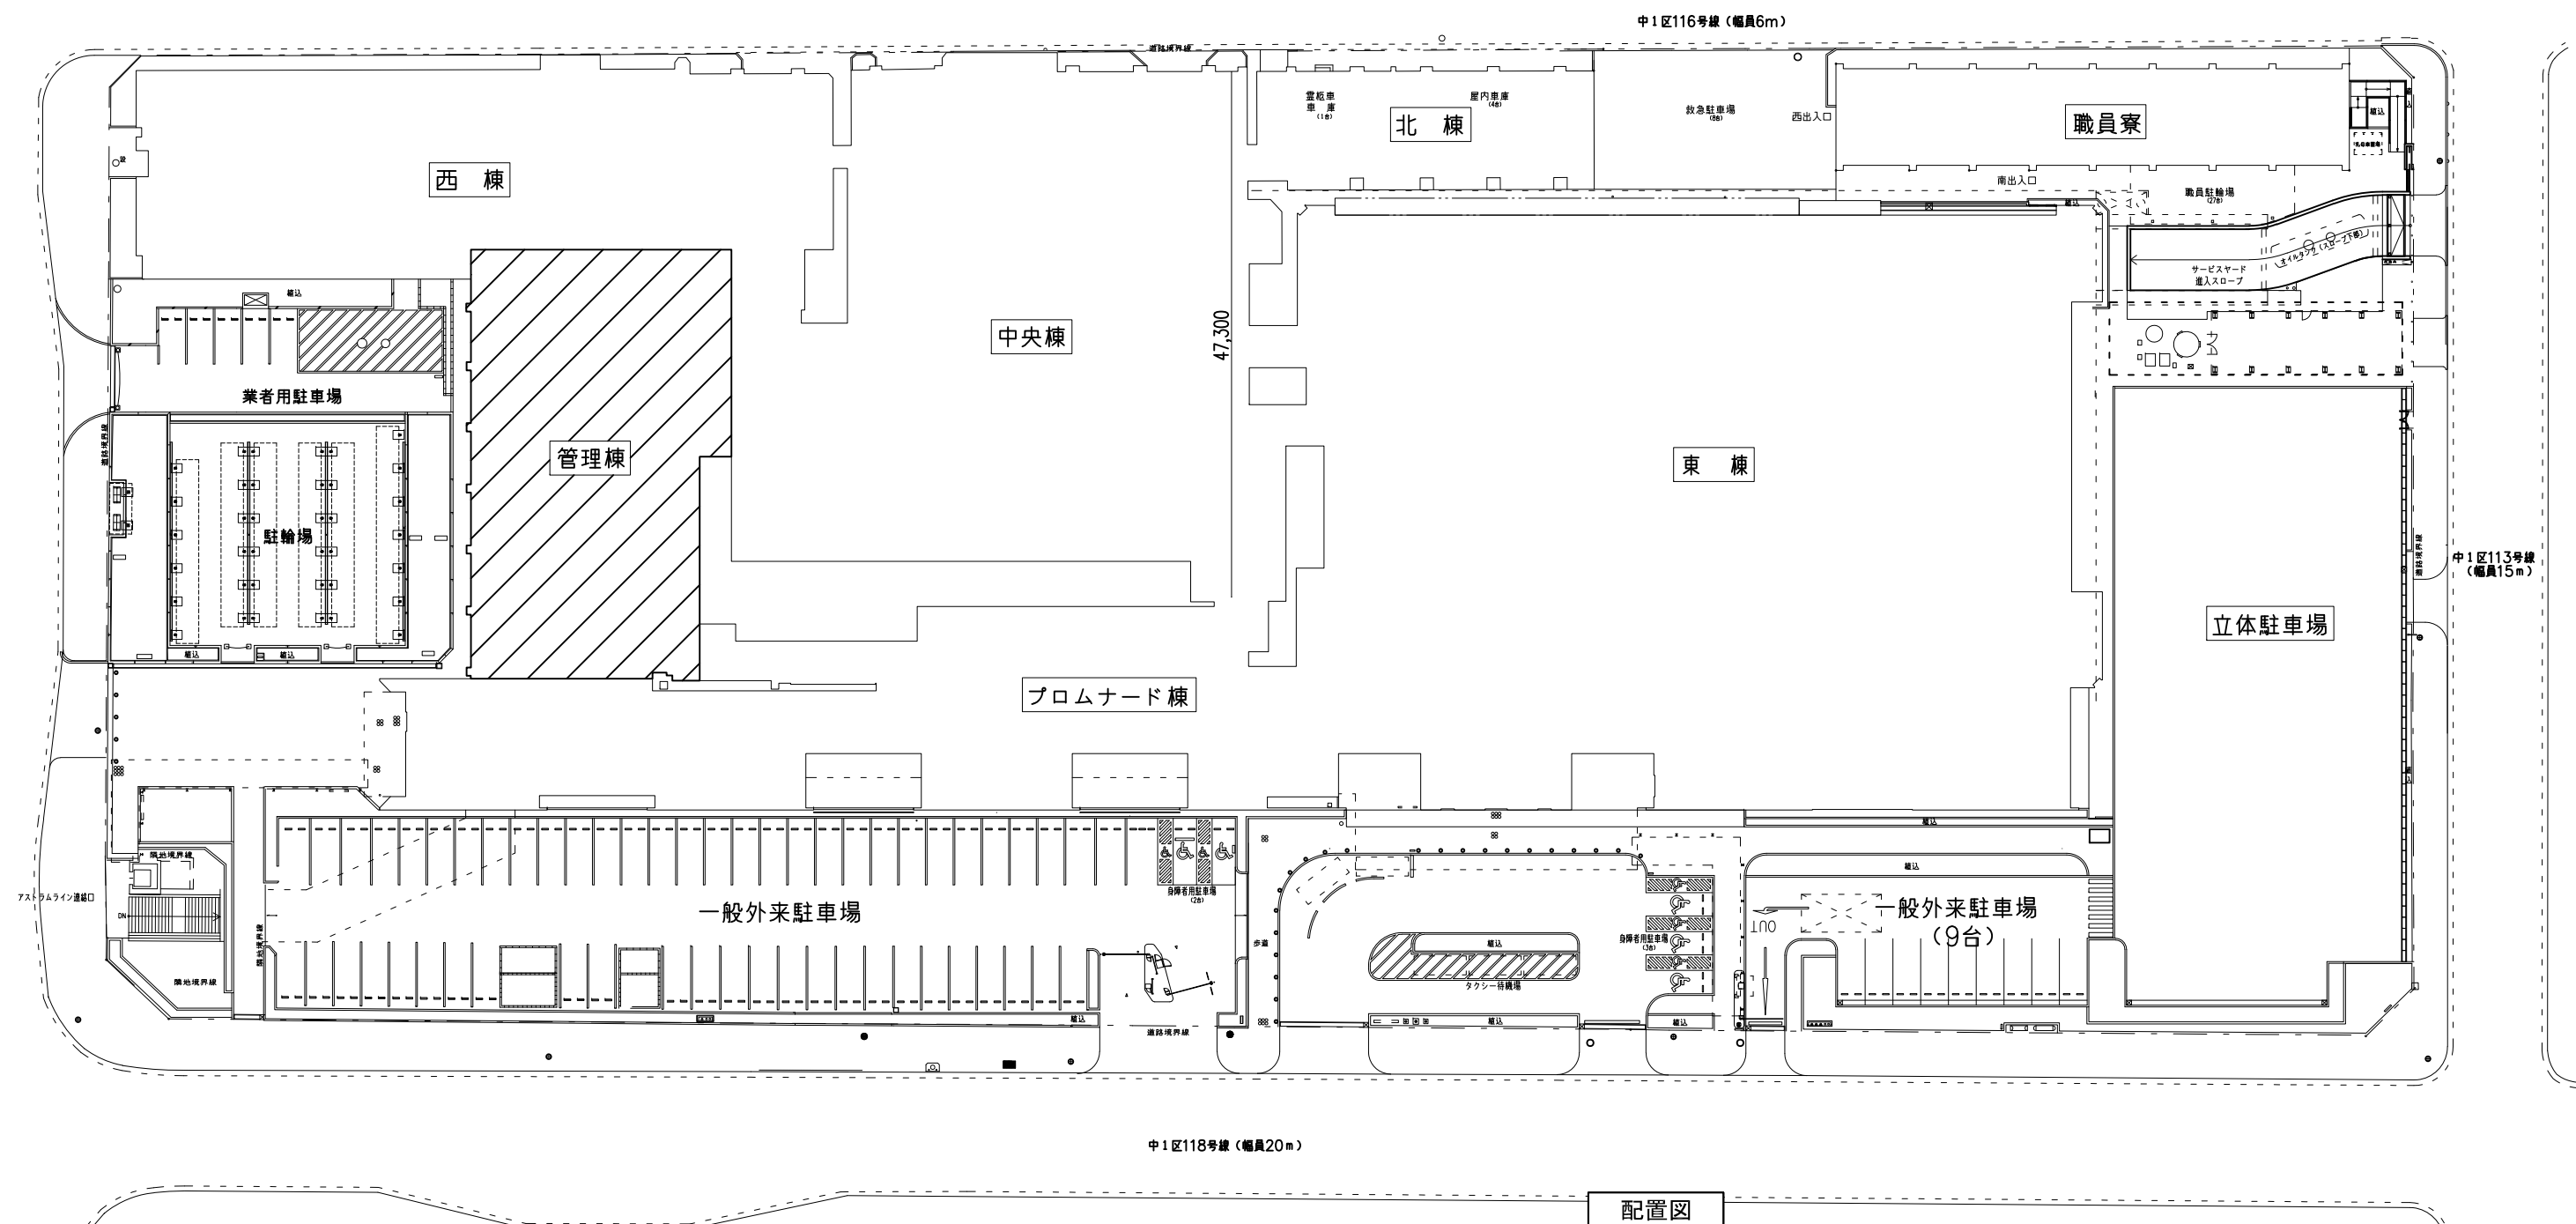


事業年度	地方独立行政法人 広島市立病院機構 本部事務局施設整備課	業務名	広島市民病院管理棟 1 階医療支援センター相談室等改修工事実施設計業務		図番 A-001
令和6年度		図面名称	付近見取図・配置図	縮尺 1/300 (A1) 1/600 (A3)	

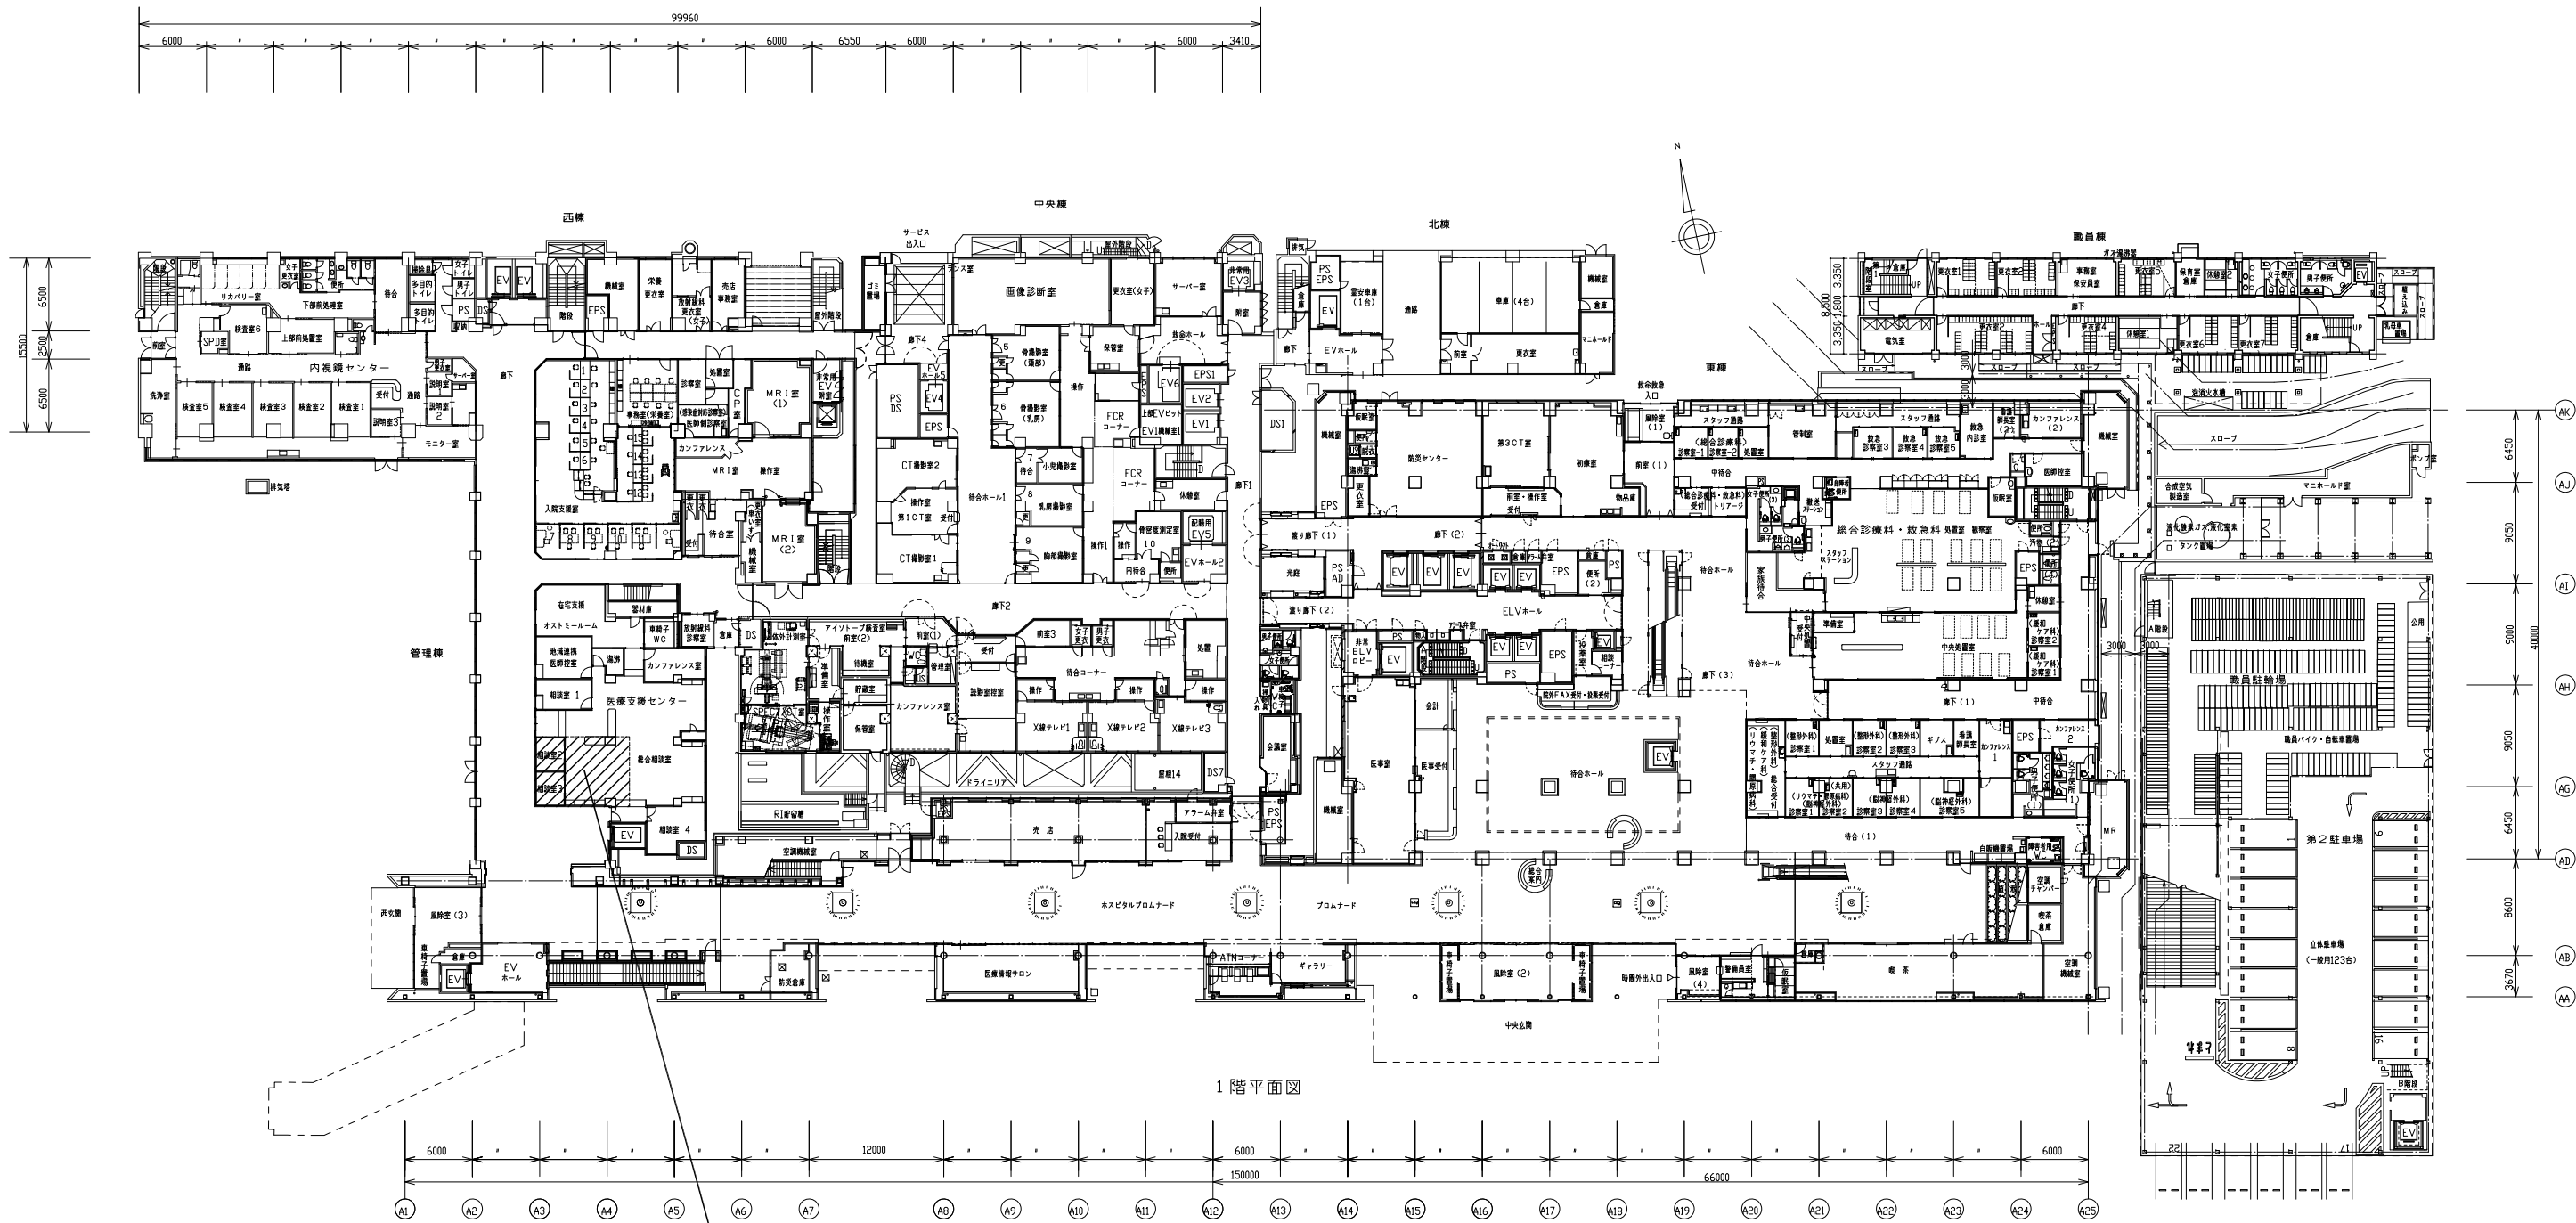


工事場所
管理棟1階医療支援センター相談室等改修工事

事業年度	地方独立行政法人 広島市立病院機構 本部事務局施設整備課		業務名		図番 A-002
令和6年度			広島市民病院管理棟 1 階医療支援センター相談室等改修工事実施設計業務		
			図面名称 1 階平面図	縮尺 1/300 (A1) 1/600 (A3)	

工事範囲平面図（改修前）

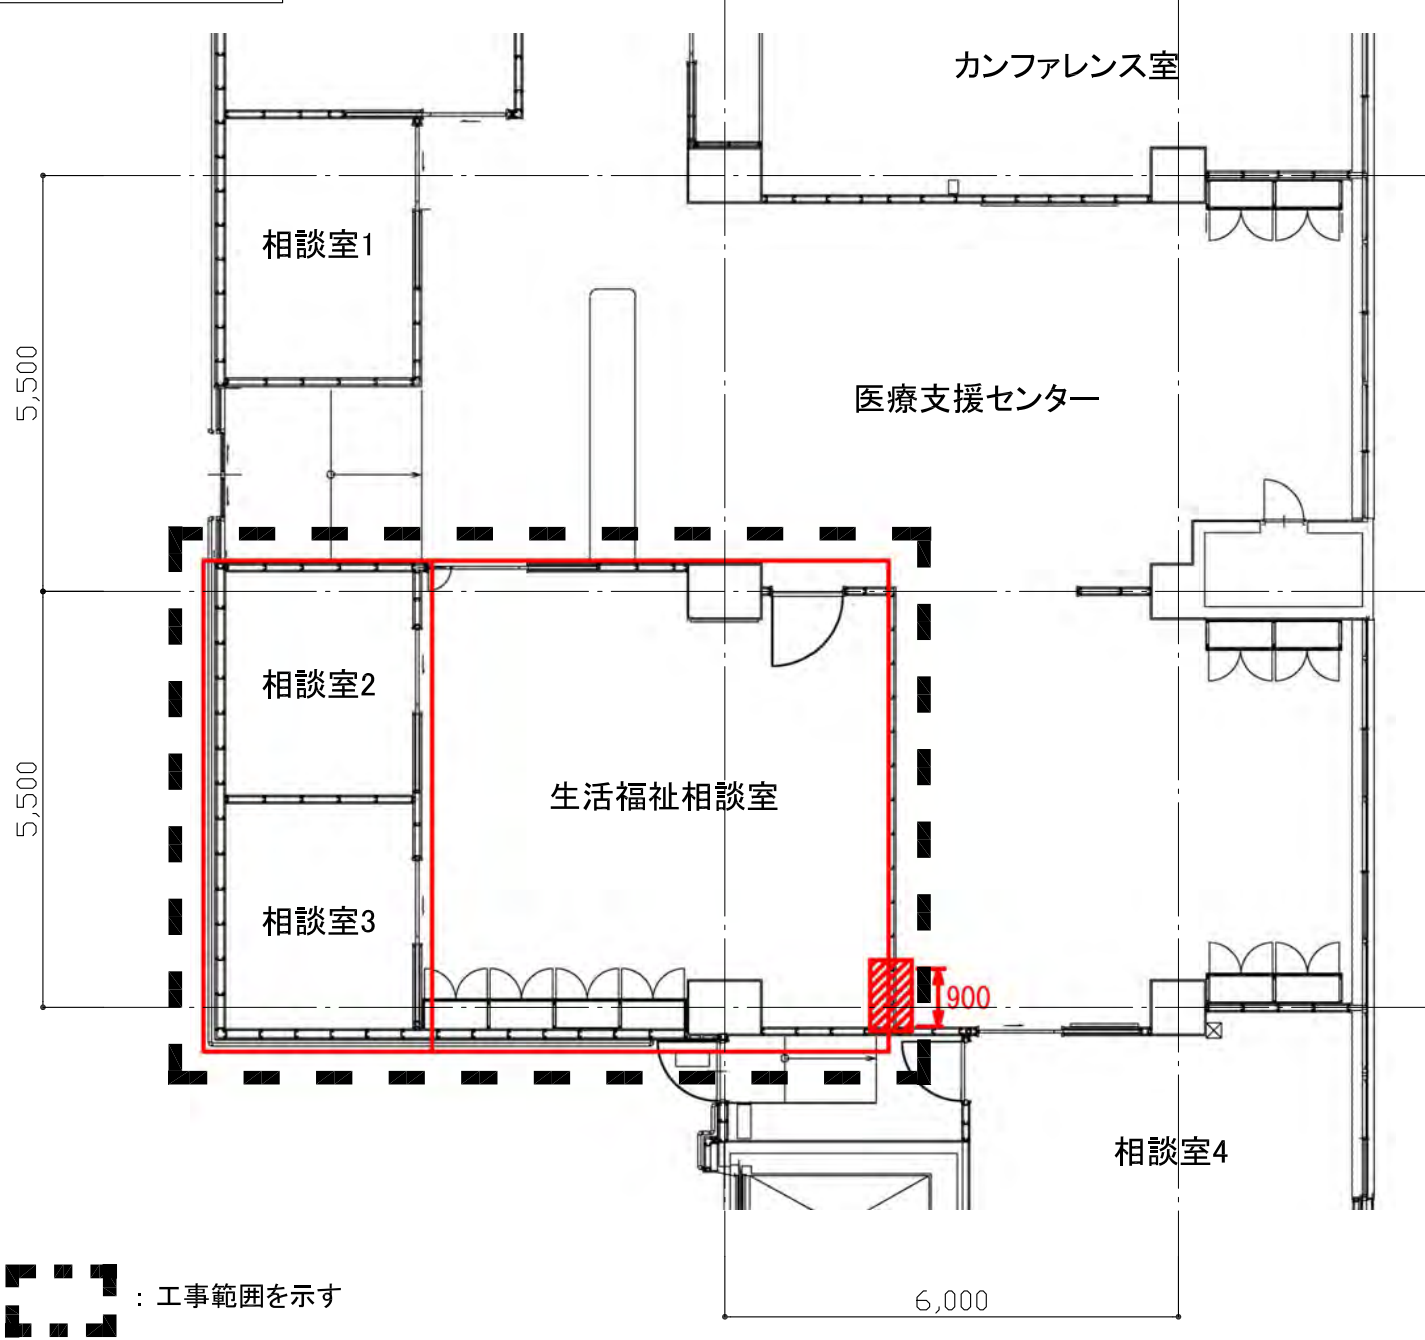

工事範囲平面図（改修後）

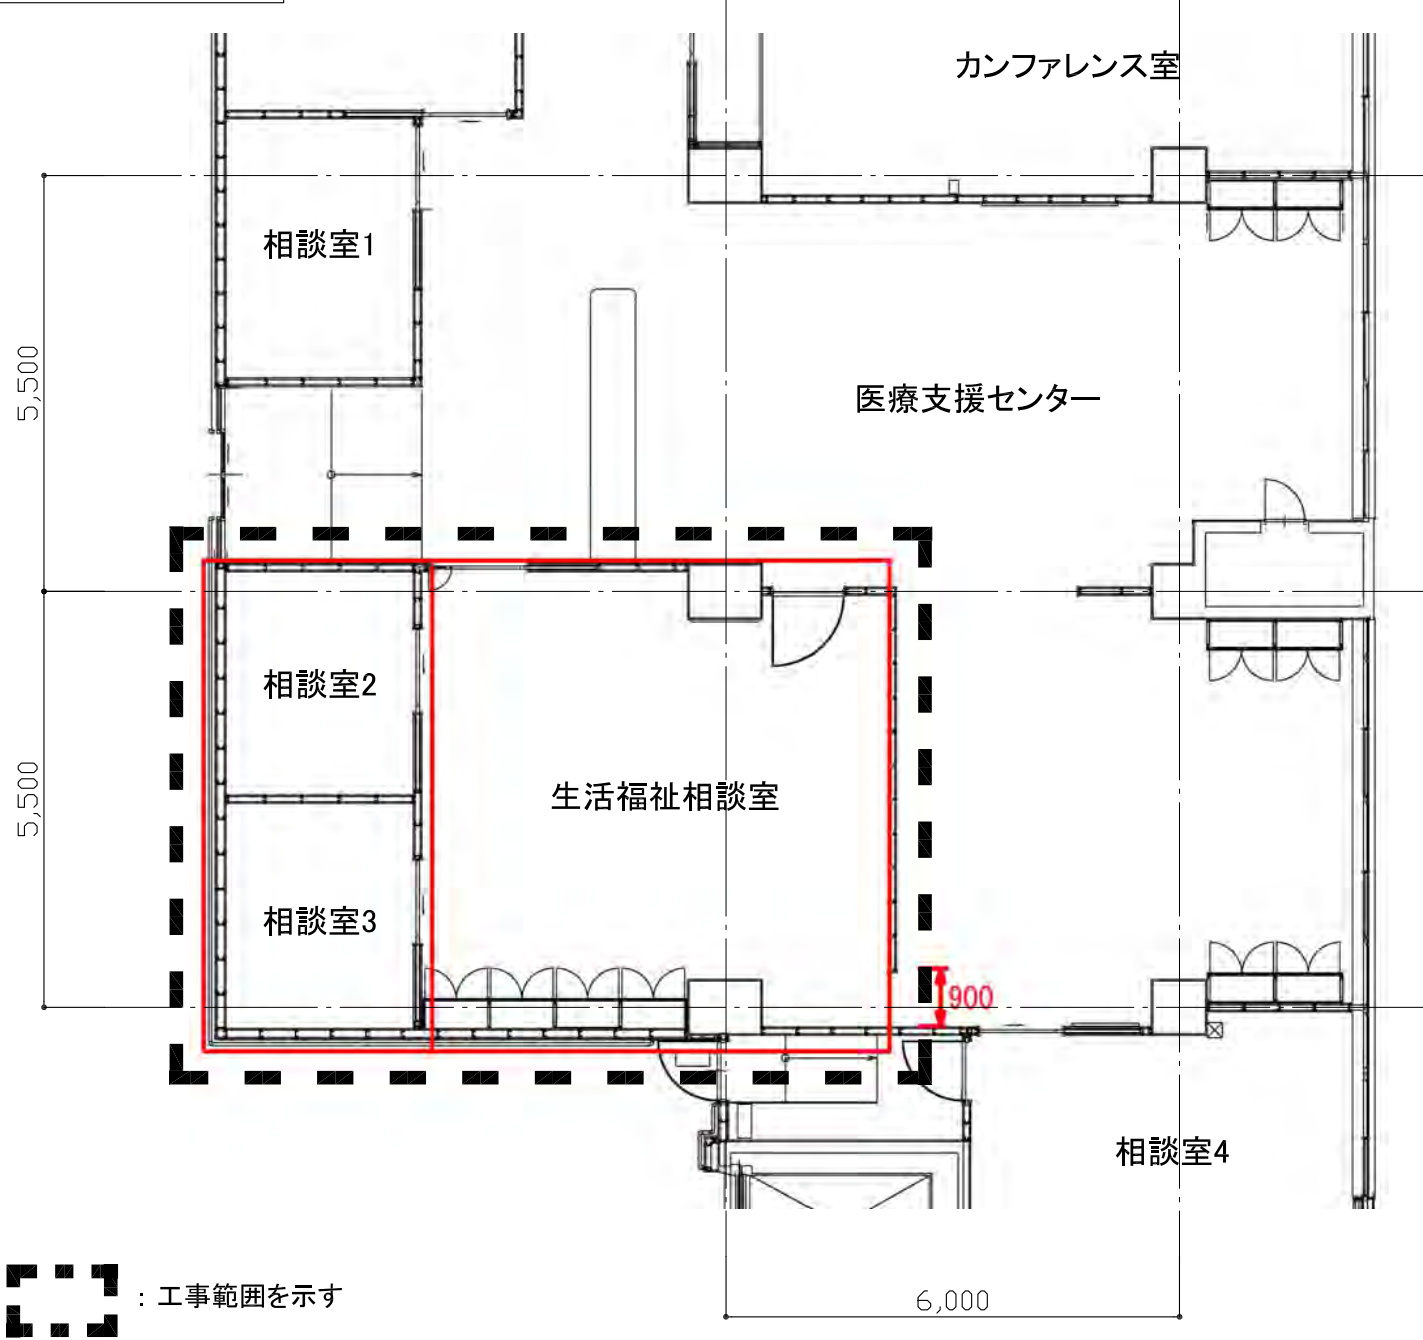

工事概要

【工事内容】

建築工事

- ◆ 生活福祉相談室
 - 1. 既設間仕切壁の部分撤去
 - 2. 上記に伴う壁・床の取合い補修
 - 3. 空調機器改修に伴う天井の部分撤去・新設（下地共）
- ◆ 相談室2・3
 - 1. 空調機器改修に伴う天井の撤去・新設（下地共）

<別途工事>

- 1. 家具・什器

電気設備工事

- ◆ 生活福祉相談室
 - 1. 既設間仕切壁の部分撤去に伴うコンセントの移設
 - 2. 空調機器改修に伴う電源工事
 - 3. 天井の部分撤去、新設に伴う既存照明器具、スピーカー、感知器の脱着
- ◆ 相談室2・3
 - 1. 空調機器改修に伴う電源工事
 - 2. 天井の撤去、新設に伴う既存照明器具、スピーカー、感知器の脱着

機械設備工事

- ◆ 生活福祉相談室
 - 1. 全熱交換器（天井隠蔽型）の新設
 - 2. 全熱交換機用ダクト・制気口の新設
 - 3. 天井の部分撤去、新設に伴うスプリンクラーヘッドの脱着
- ◆ 相談室2・3
 - 1. 既設ファンコイルユニットの撤去
 - 2. ファンコイルユニット（天井隠蔽型）の新設
 - 3. 全熱交換器（天井隠蔽型）の新設
 - 4. 全熱交換器用ダクト・制気口の新設
 - 5. 天井の撤去、新設に伴うスプリンクラーヘッド、空調制気口の脱着

事業年度
令和6年度
地方独立行政法人
広島市立病院機構
本部事務局施設整備課

業務名
広島市民病院管理棟 1 階医療支援センター相談室等改修工事実施設計業務
図面名称
管理棟 1 階平面図

縮尺
1/50 (A1)
1/100 (A3)

図番
A-003