



平面圖(2) S=1/500 (水道)

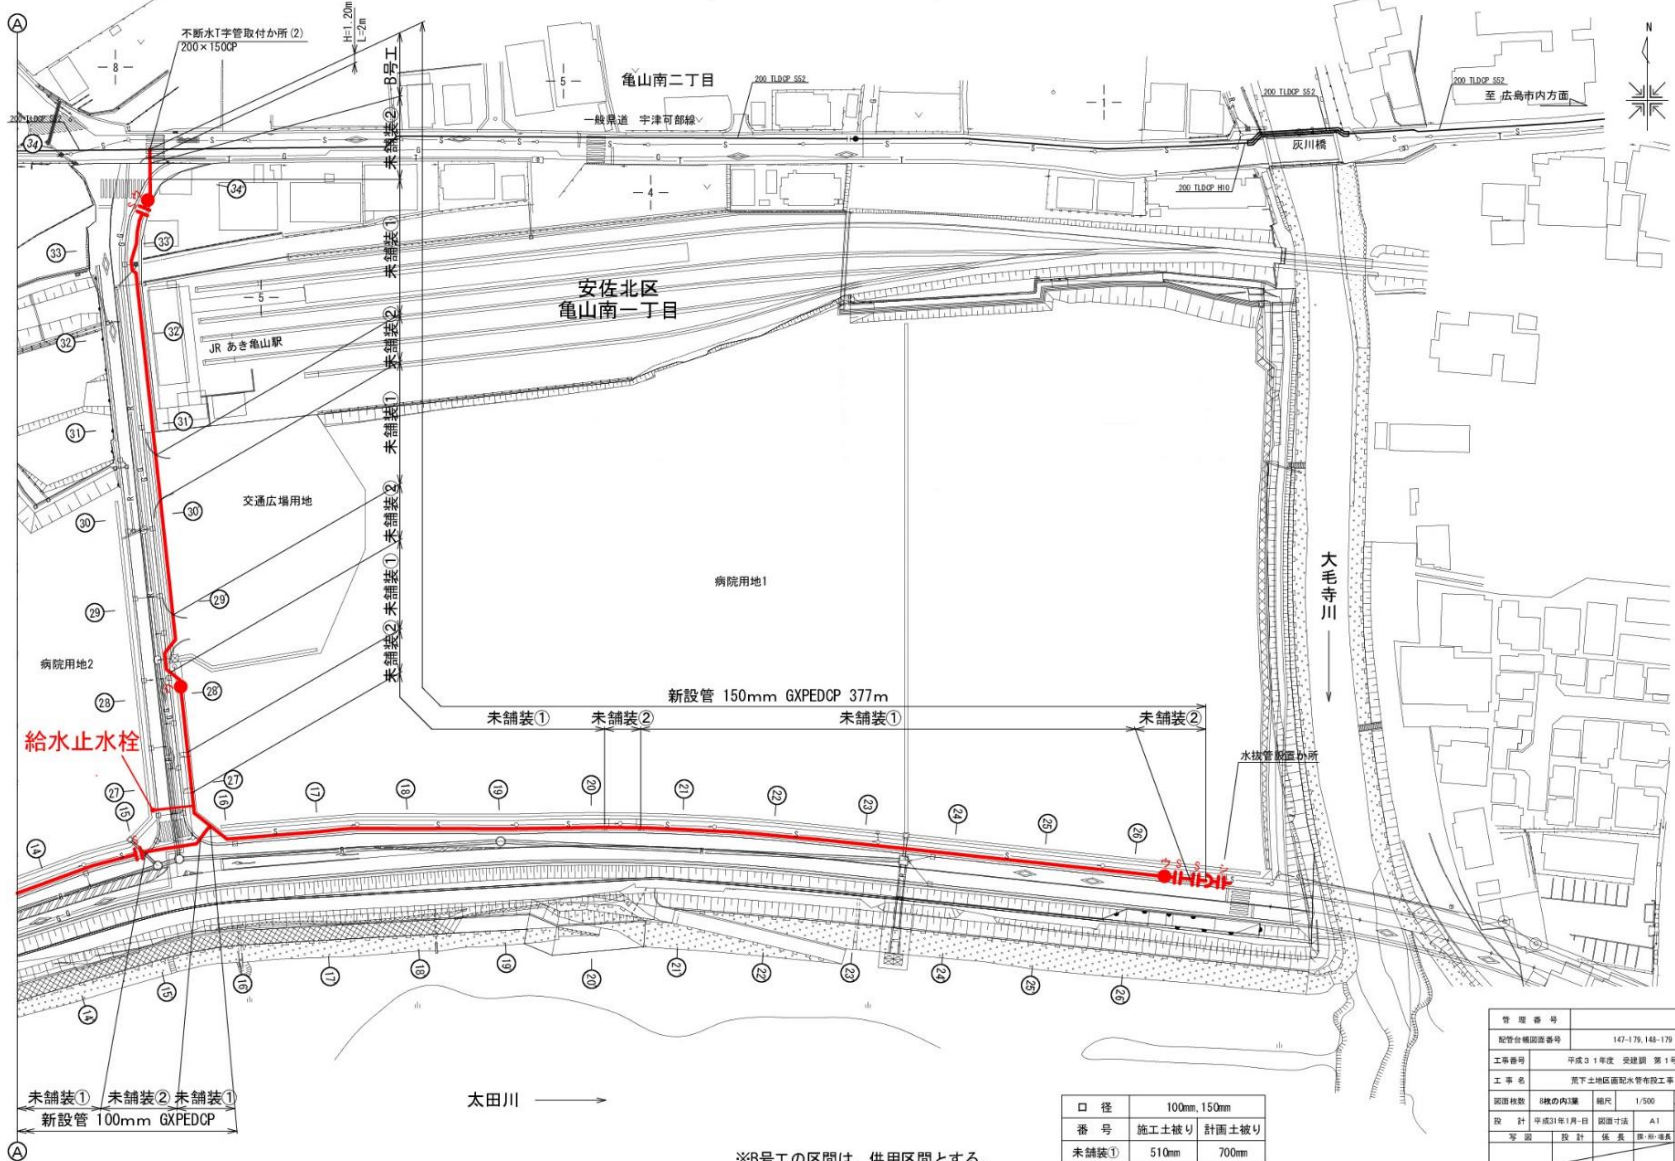

※B号工の区間は、供用区間とする。
※B号工以外の区間は、未供用区間とする。

管理番号			
配管台帳設置番号		147-178,148-179	
工事番号	平成31年度 受建第 1号		
工事名	荒下地区直配水管布設工事		
図面枚数	8枚の内1葉	縮尺	1/500
図面種類	平面図寸法	A1	
設計	平成31年1月8日	係長	栗田孝典
監工		係長	栗田孝典
			平面図 (2)
広島市水道局 技術部 北部管理事務所			

排水施設の平面図（汚水）

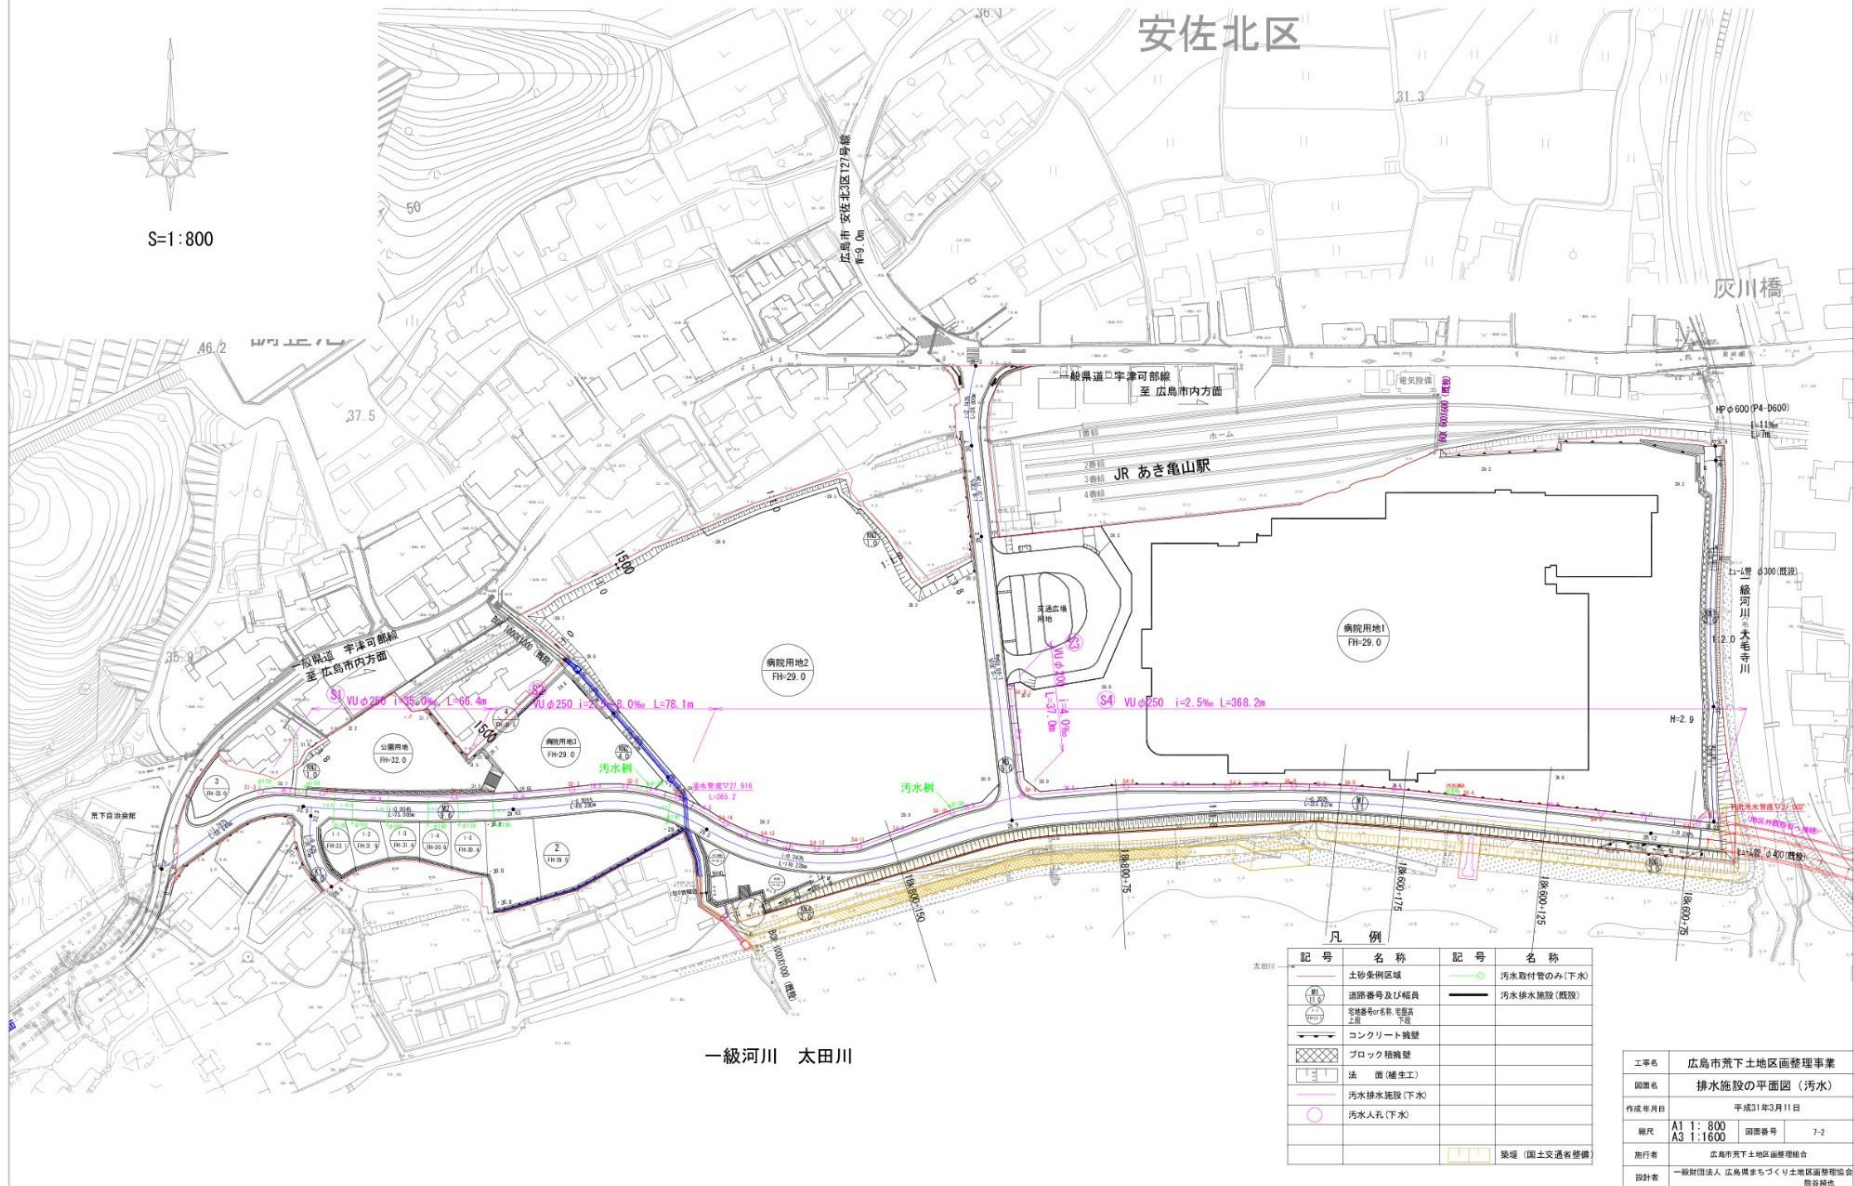

排水施設の平面図（雨水）

