


業務場所: 広島市民病院(中区基町)

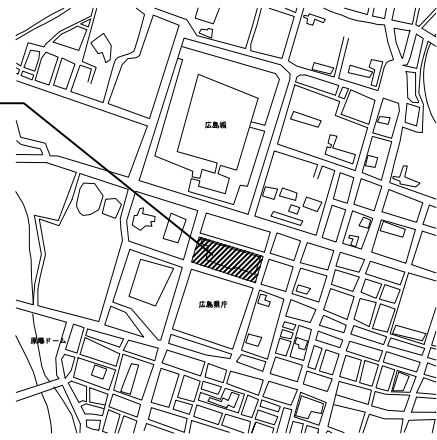


附近見取図

広島市民病院西棟1階MRI室改修工事ほか2件実施設計業務

業務概要


【実施設計】

- ・ 西棟1階MRI室改修工事に伴う実施設計業務(建築/意匠・電気設備・機械設備)
- ・ 中央棟・管理棟便所改修工事に伴う実施設計業務(建築/意匠・電気設備・機械設備)
- ・ 中央棟・西棟浴室改修工事に伴う実施設計業務(建築/意匠・電気設備・機械設備)

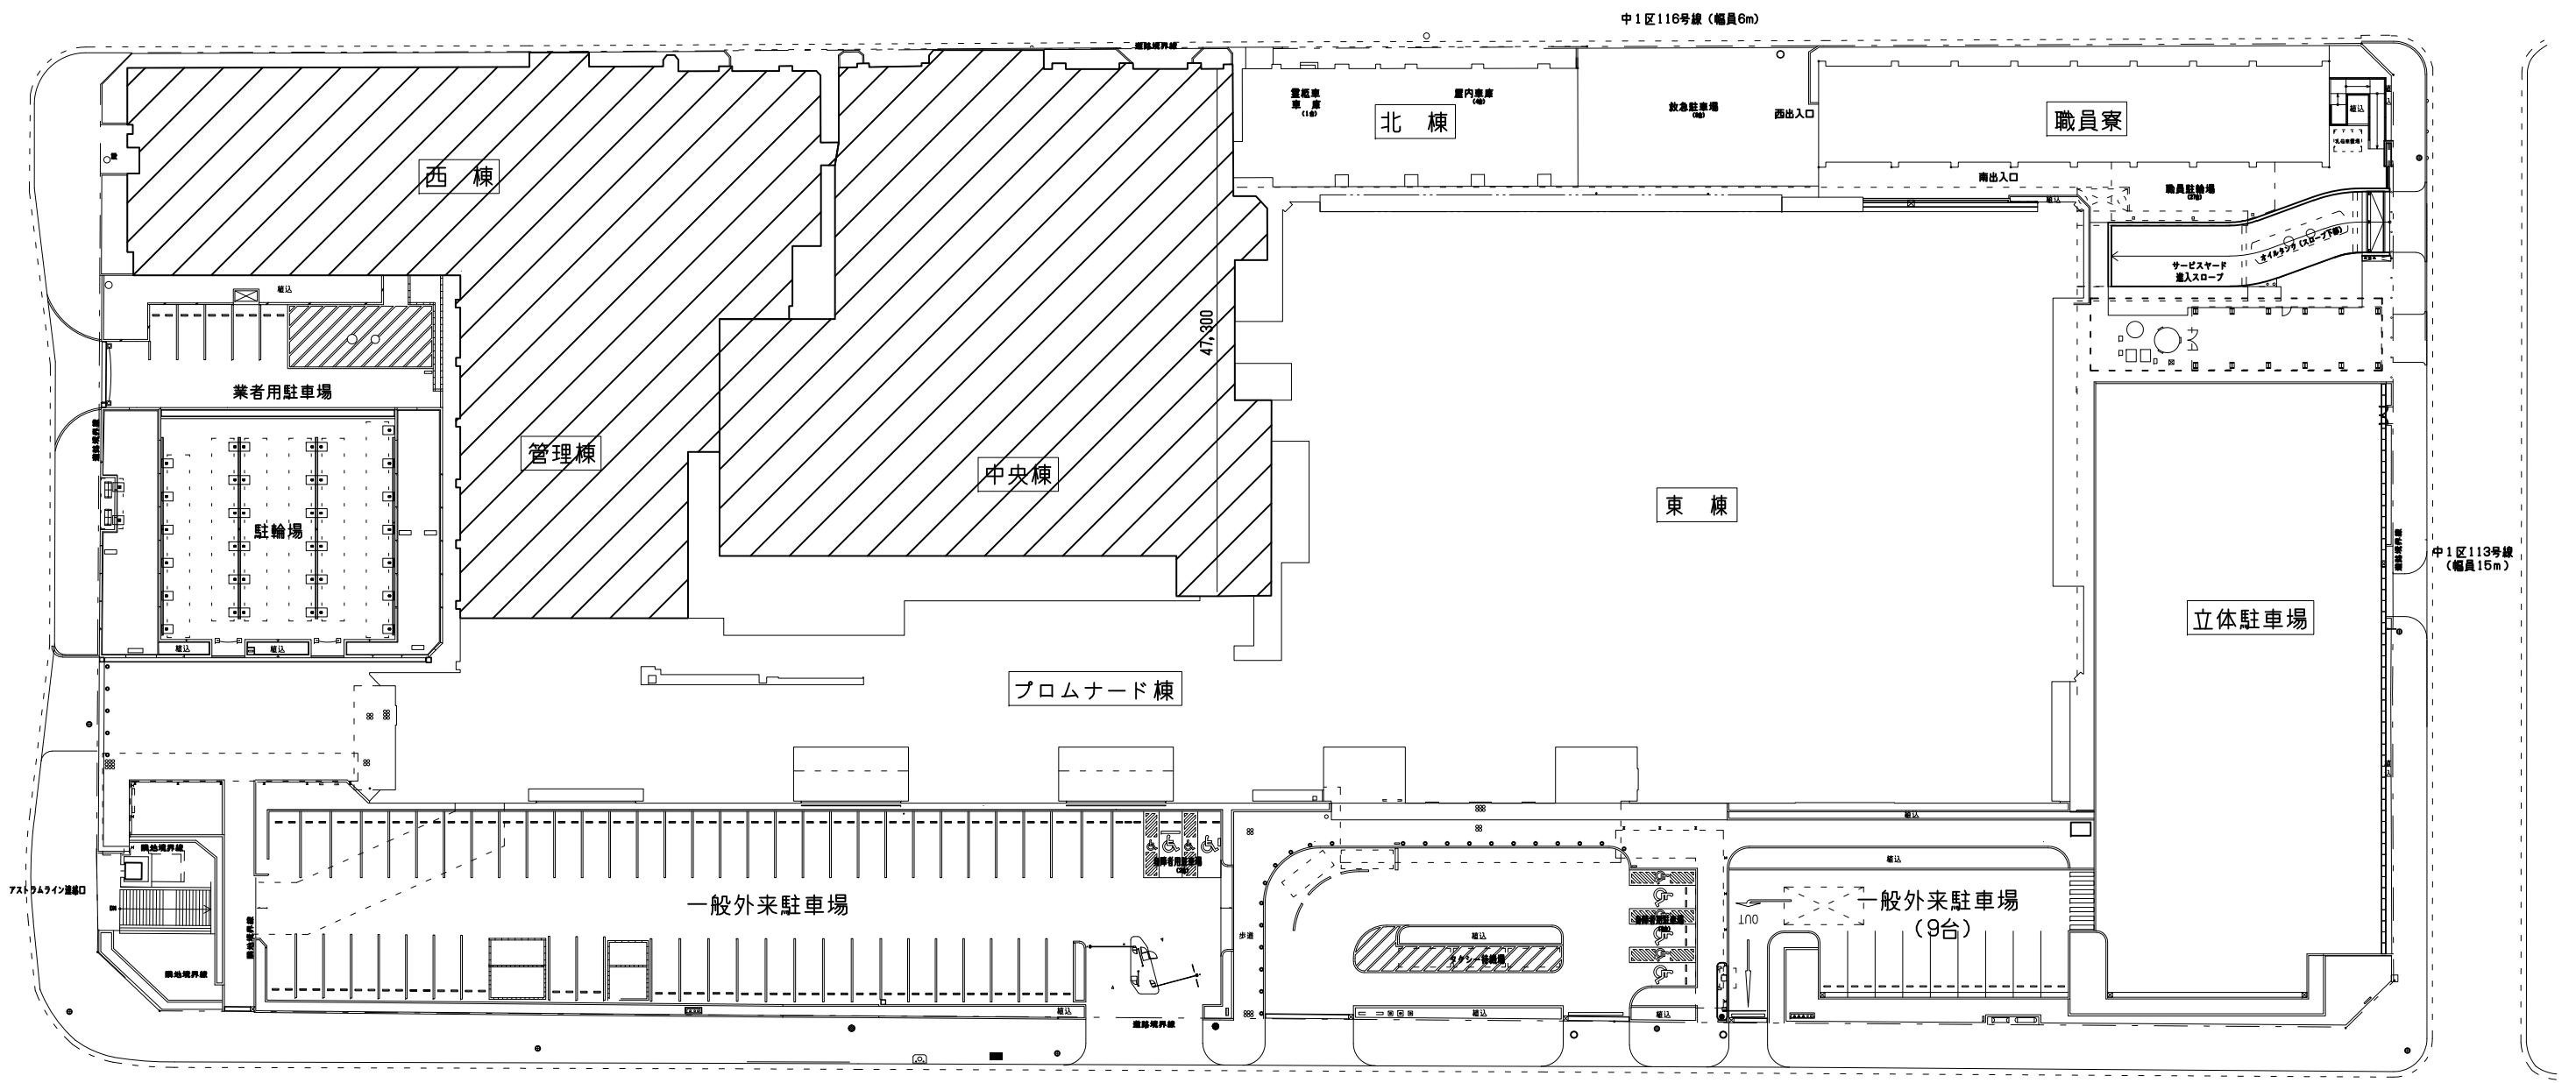


配置図

<p>事業年度 令和5年度</p>	<p>地方独立行政法人 広島市立病院機構 本部事務局施設整備課</p>	<p>業務名 広島市民病院西棟1階MRI室改修工事ほか2件実施設計業務</p> <p>図面名称 付近見取図・配置図</p>	<p>図番 A-001</p>
		<p>縮尺 1/300 (A1) 1/600 (A3)</p>	

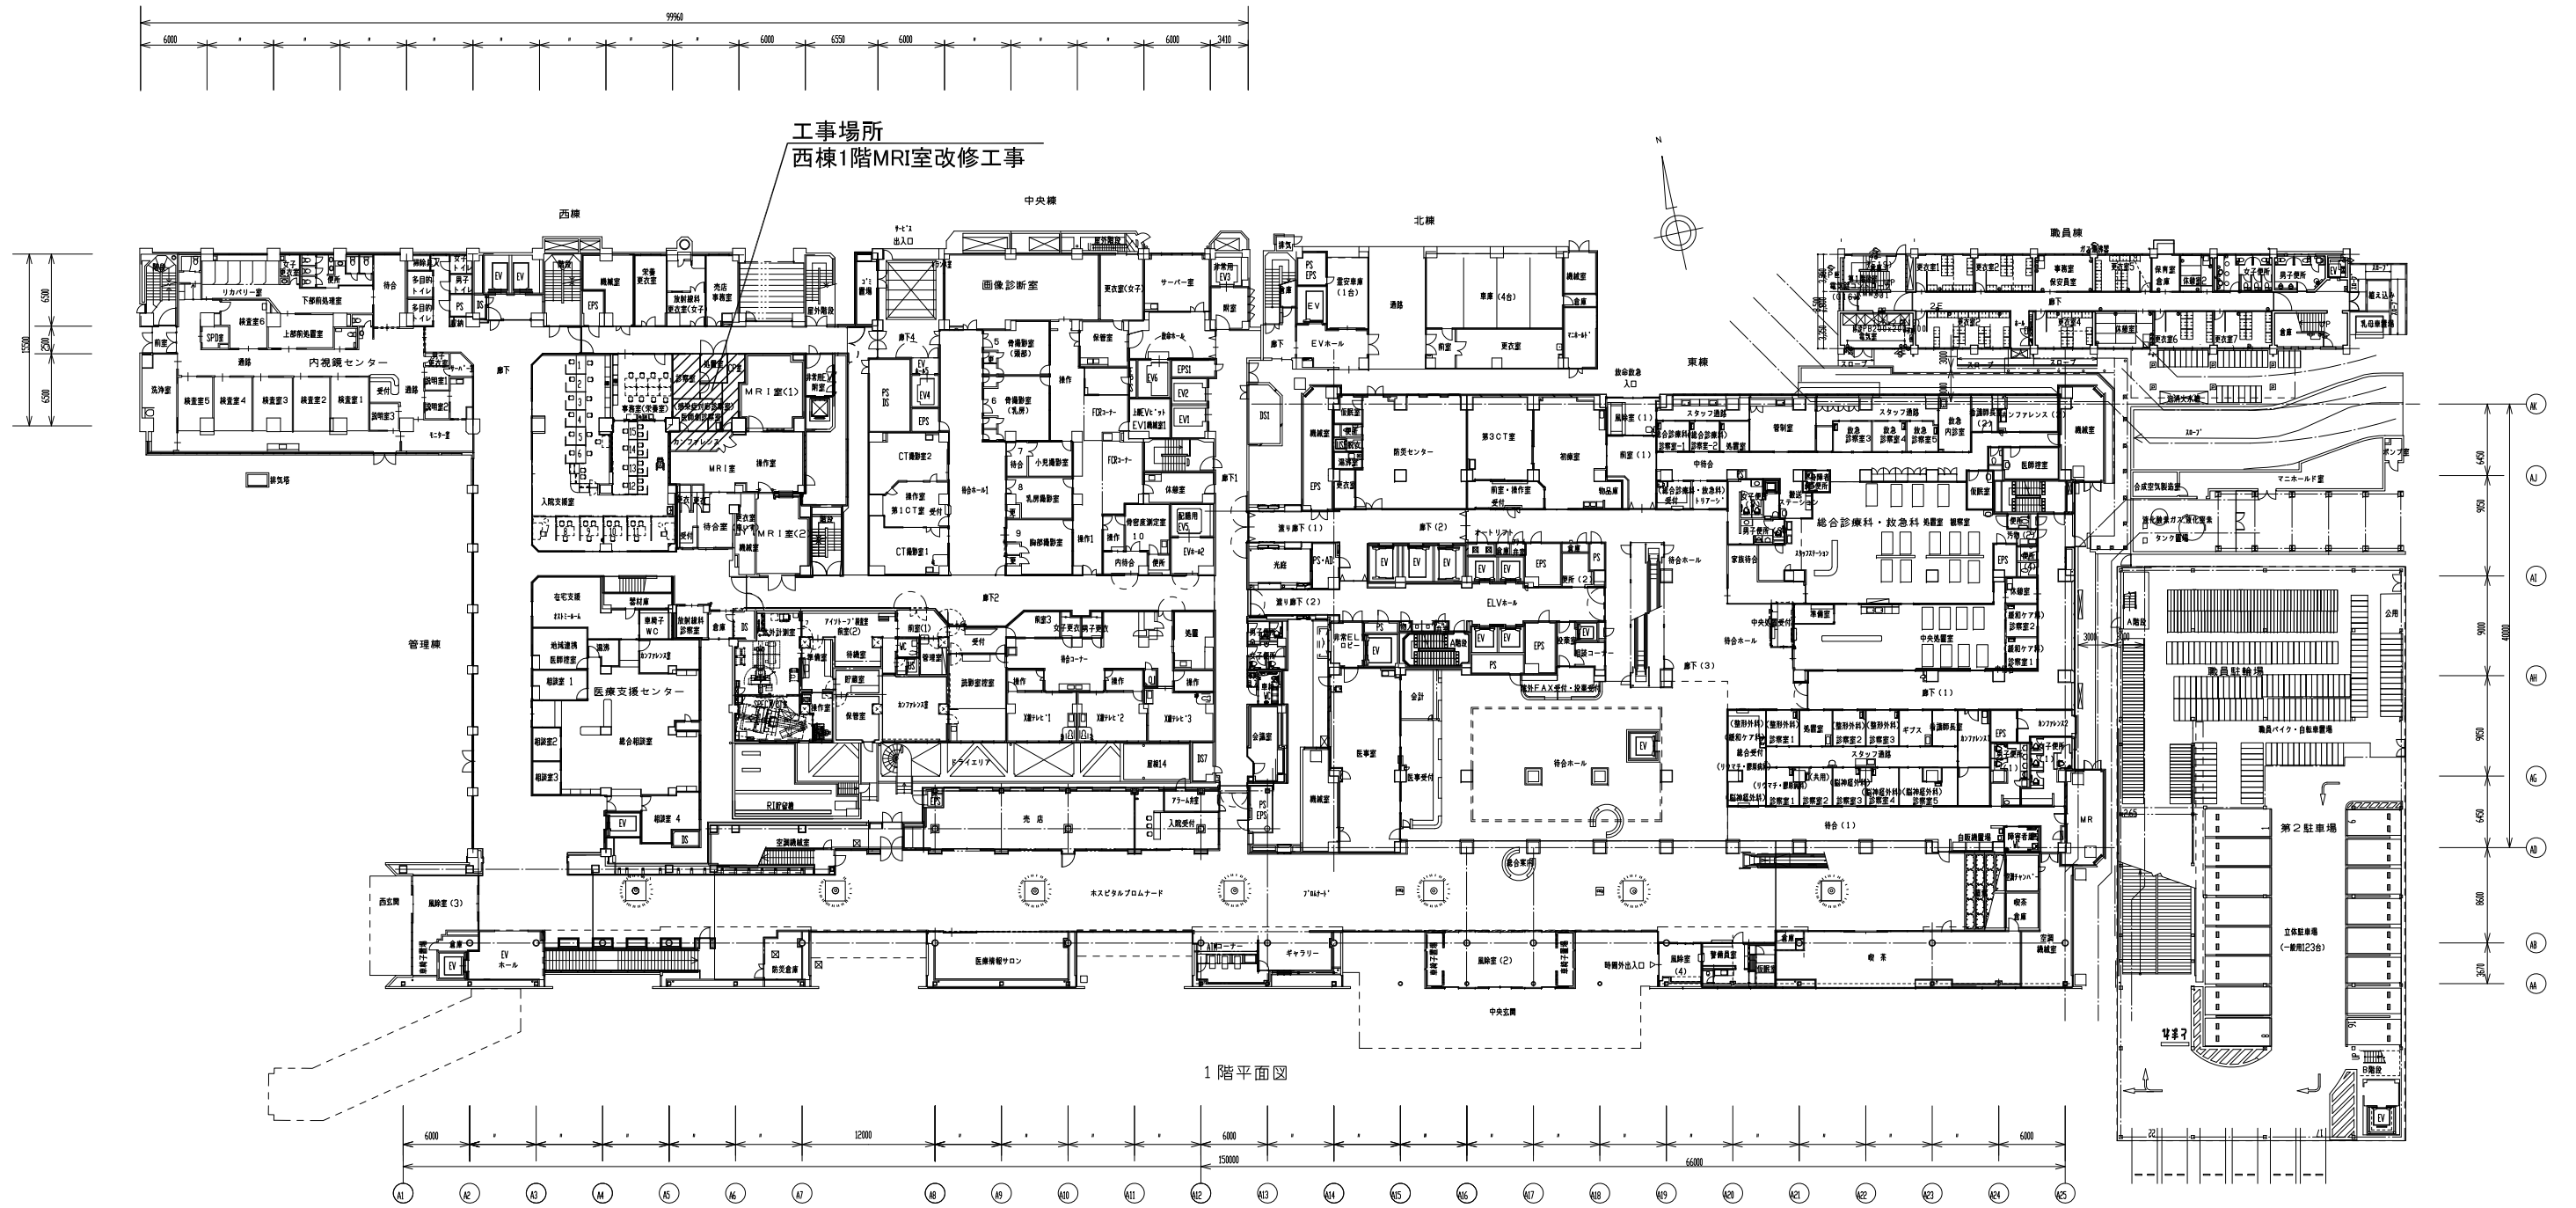


1階平面図


事業年度 令和5年度	地方独立行政法人 広島市立病院機構 本部事務局施設整備課	業務名 広島市民病院西棟1階MRI室改修工事ほか2件実施設計業務 図面名称 1階平面図	図番 A-002 縮尺 1/300 (A1) 1/600 (A3)
---------------	------------------------------------	--	---

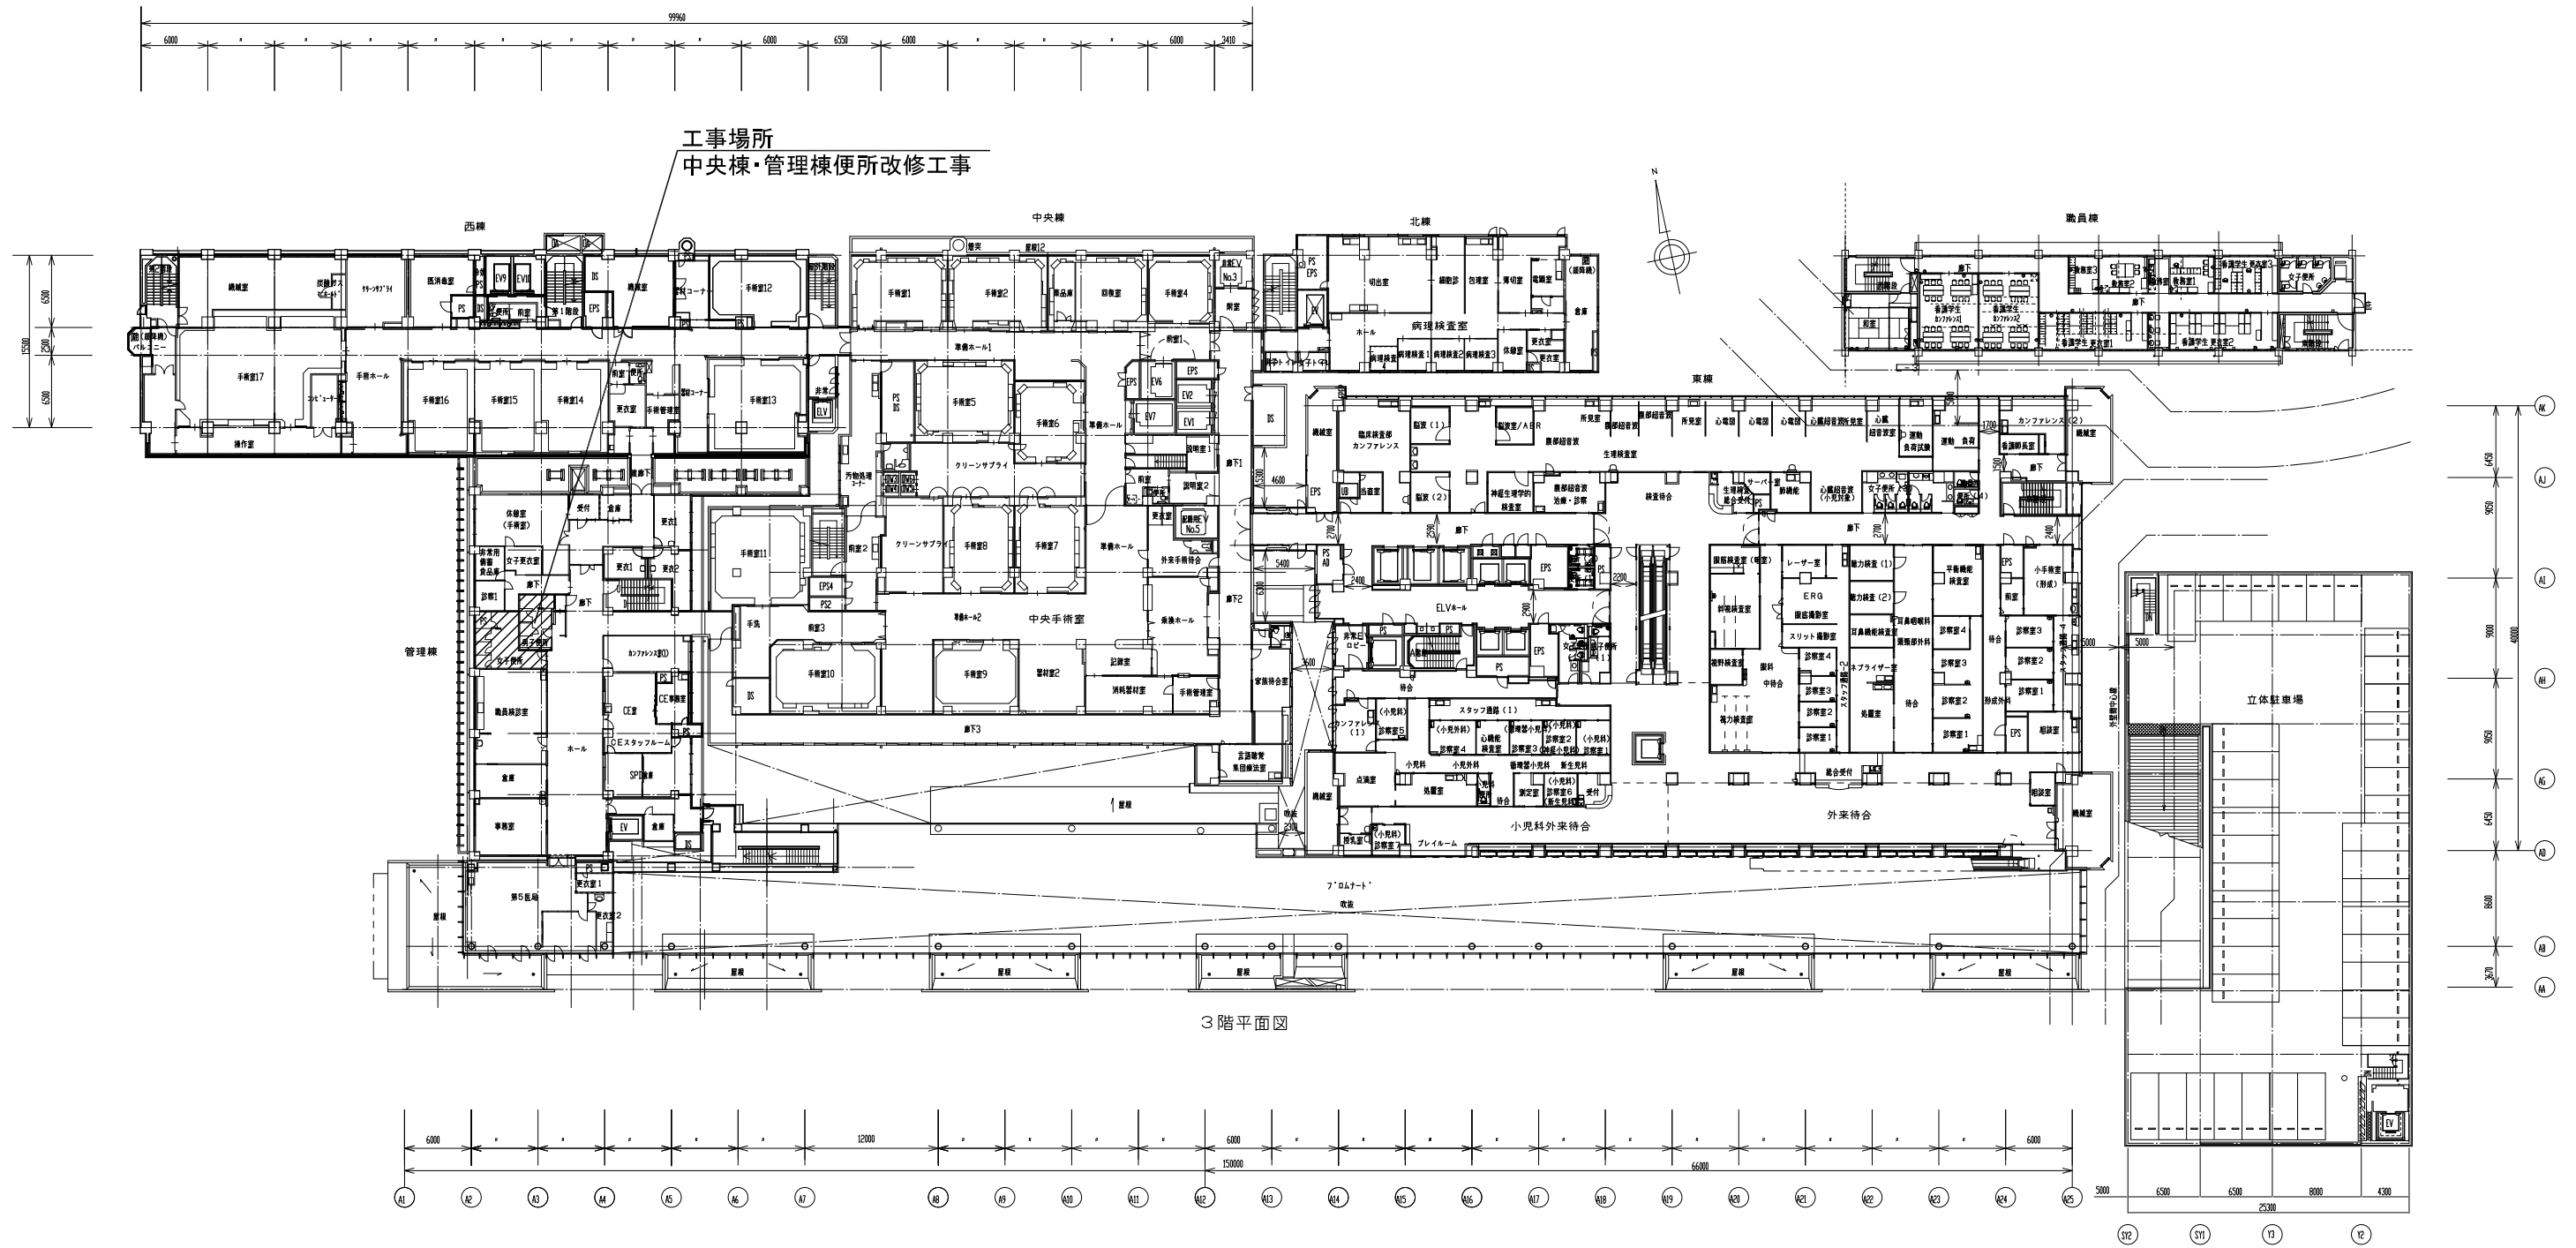


事業年度 令和5年度	地方独立行政法人 広島市立病院機構 本部事務局施設整備課	業務名 広島市民病院西棟1階MRI室改修工事ほか2件実施設計業務	図番 A-003
		図面名称 3階平面図	縮尺 1/300 (A1) 1/600 (A3)

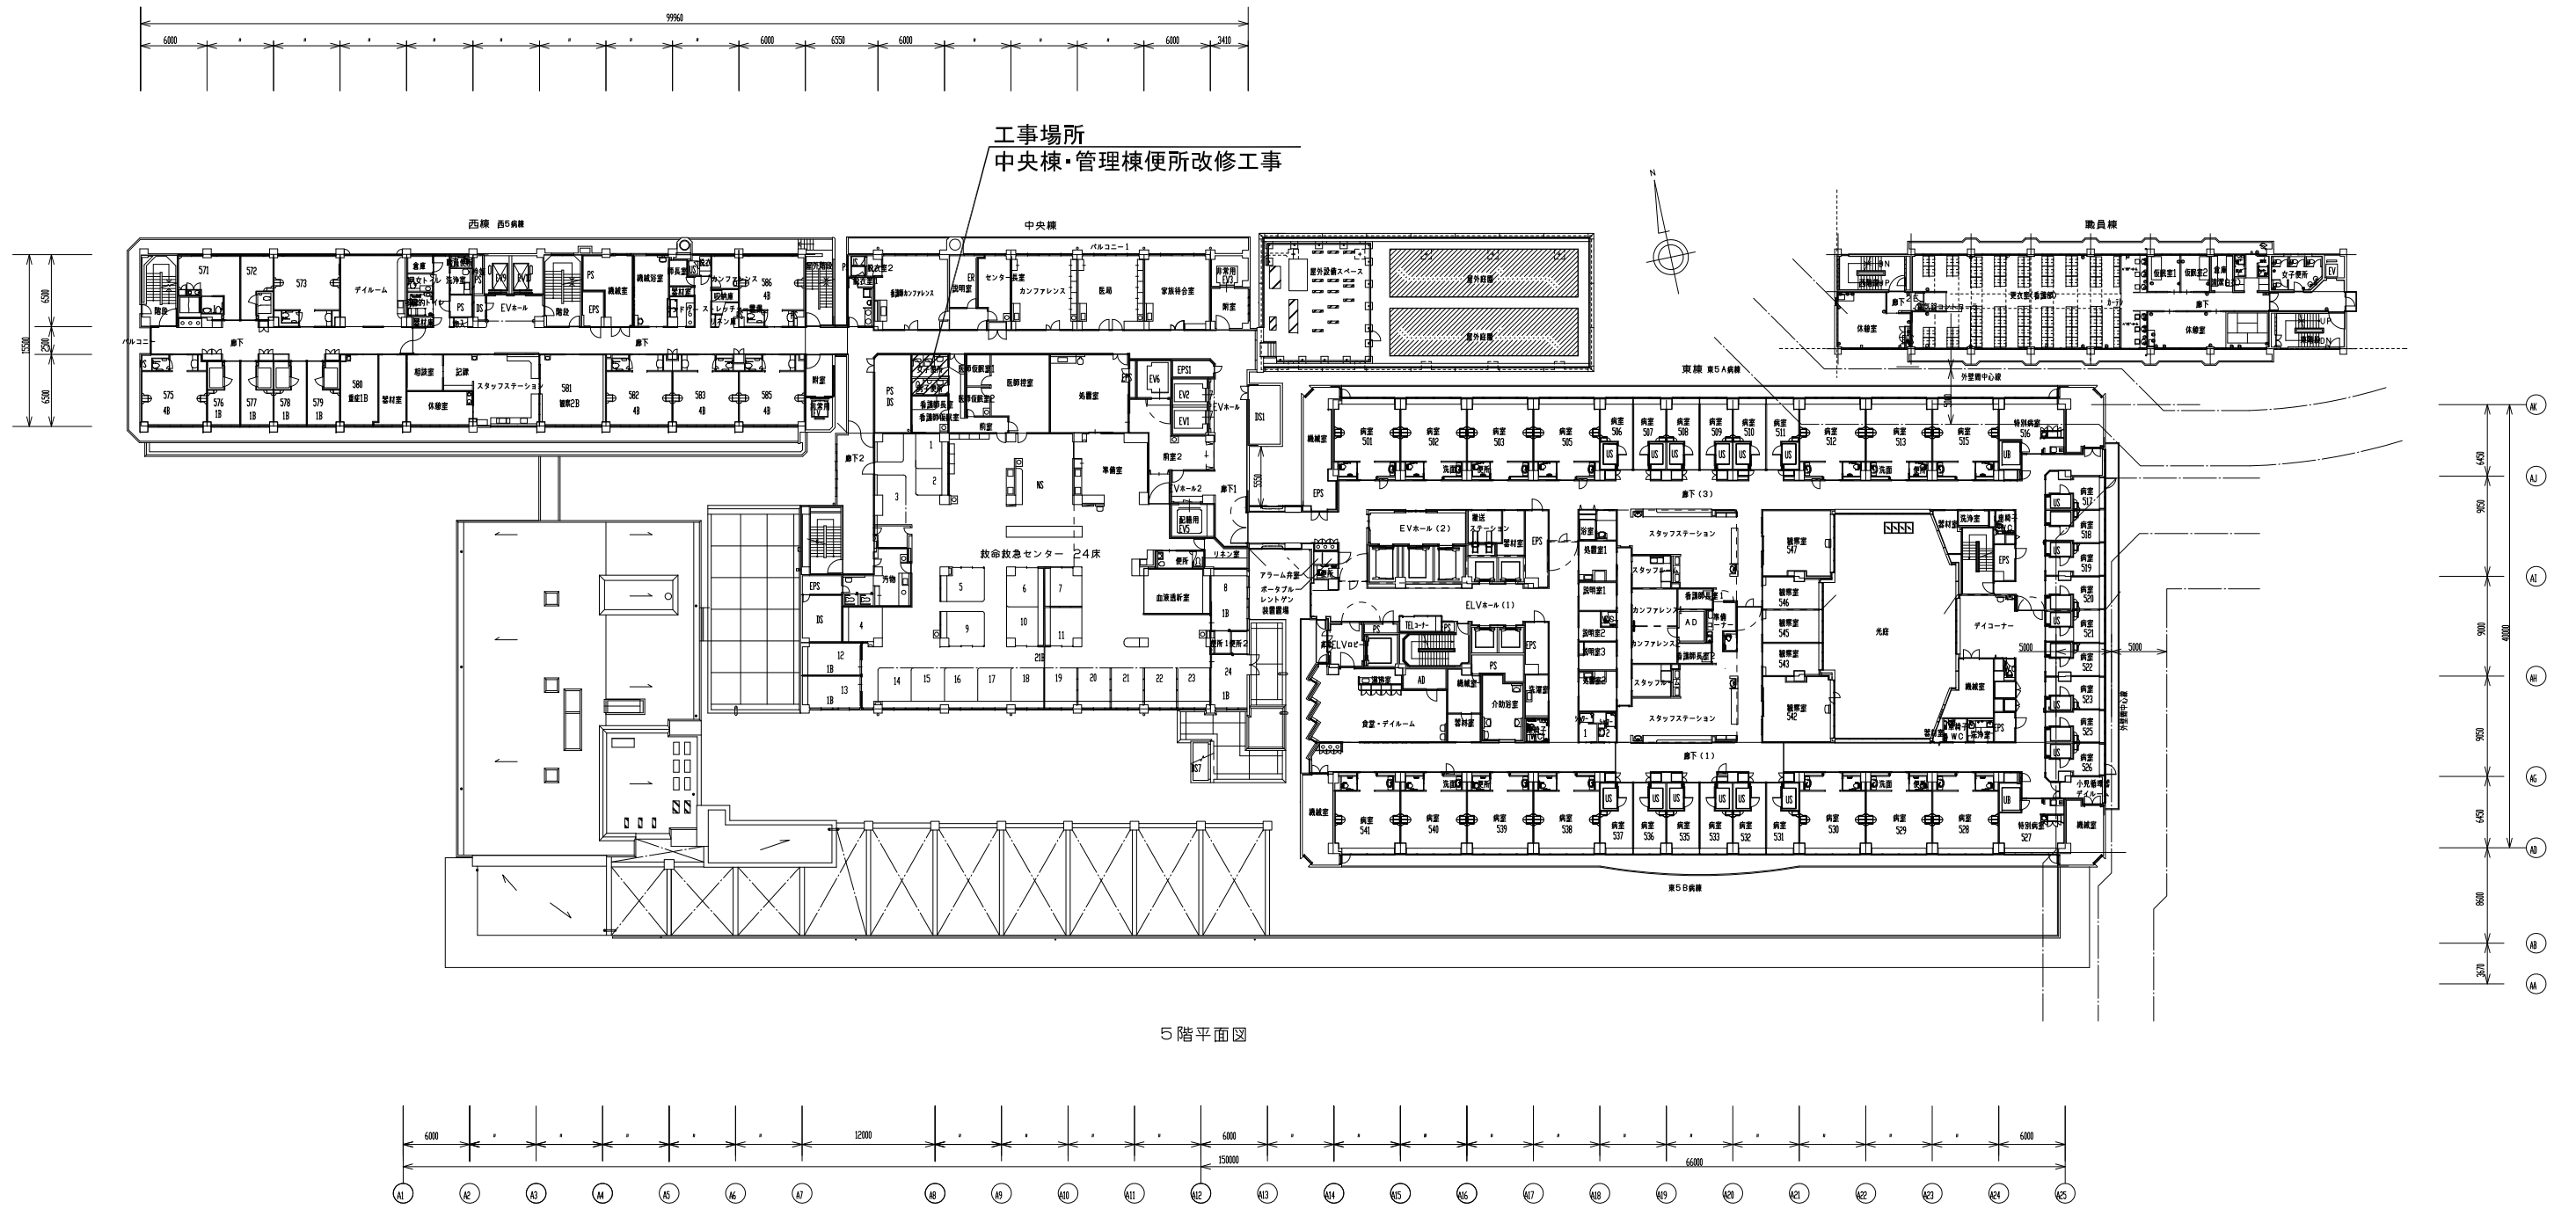

事業年度 令和5年度	地方独立行政法人 広島市立病院機構 本部事務局施設整備課		業務名 広島市民病院西棟1階MRI室改修工事ほか2件実施設計業務 図面名称 5階平面図	図番 A-004 縮尺 1/300 (A1) 1/600 (A3)
---------------	------------------------------------	--	--	---

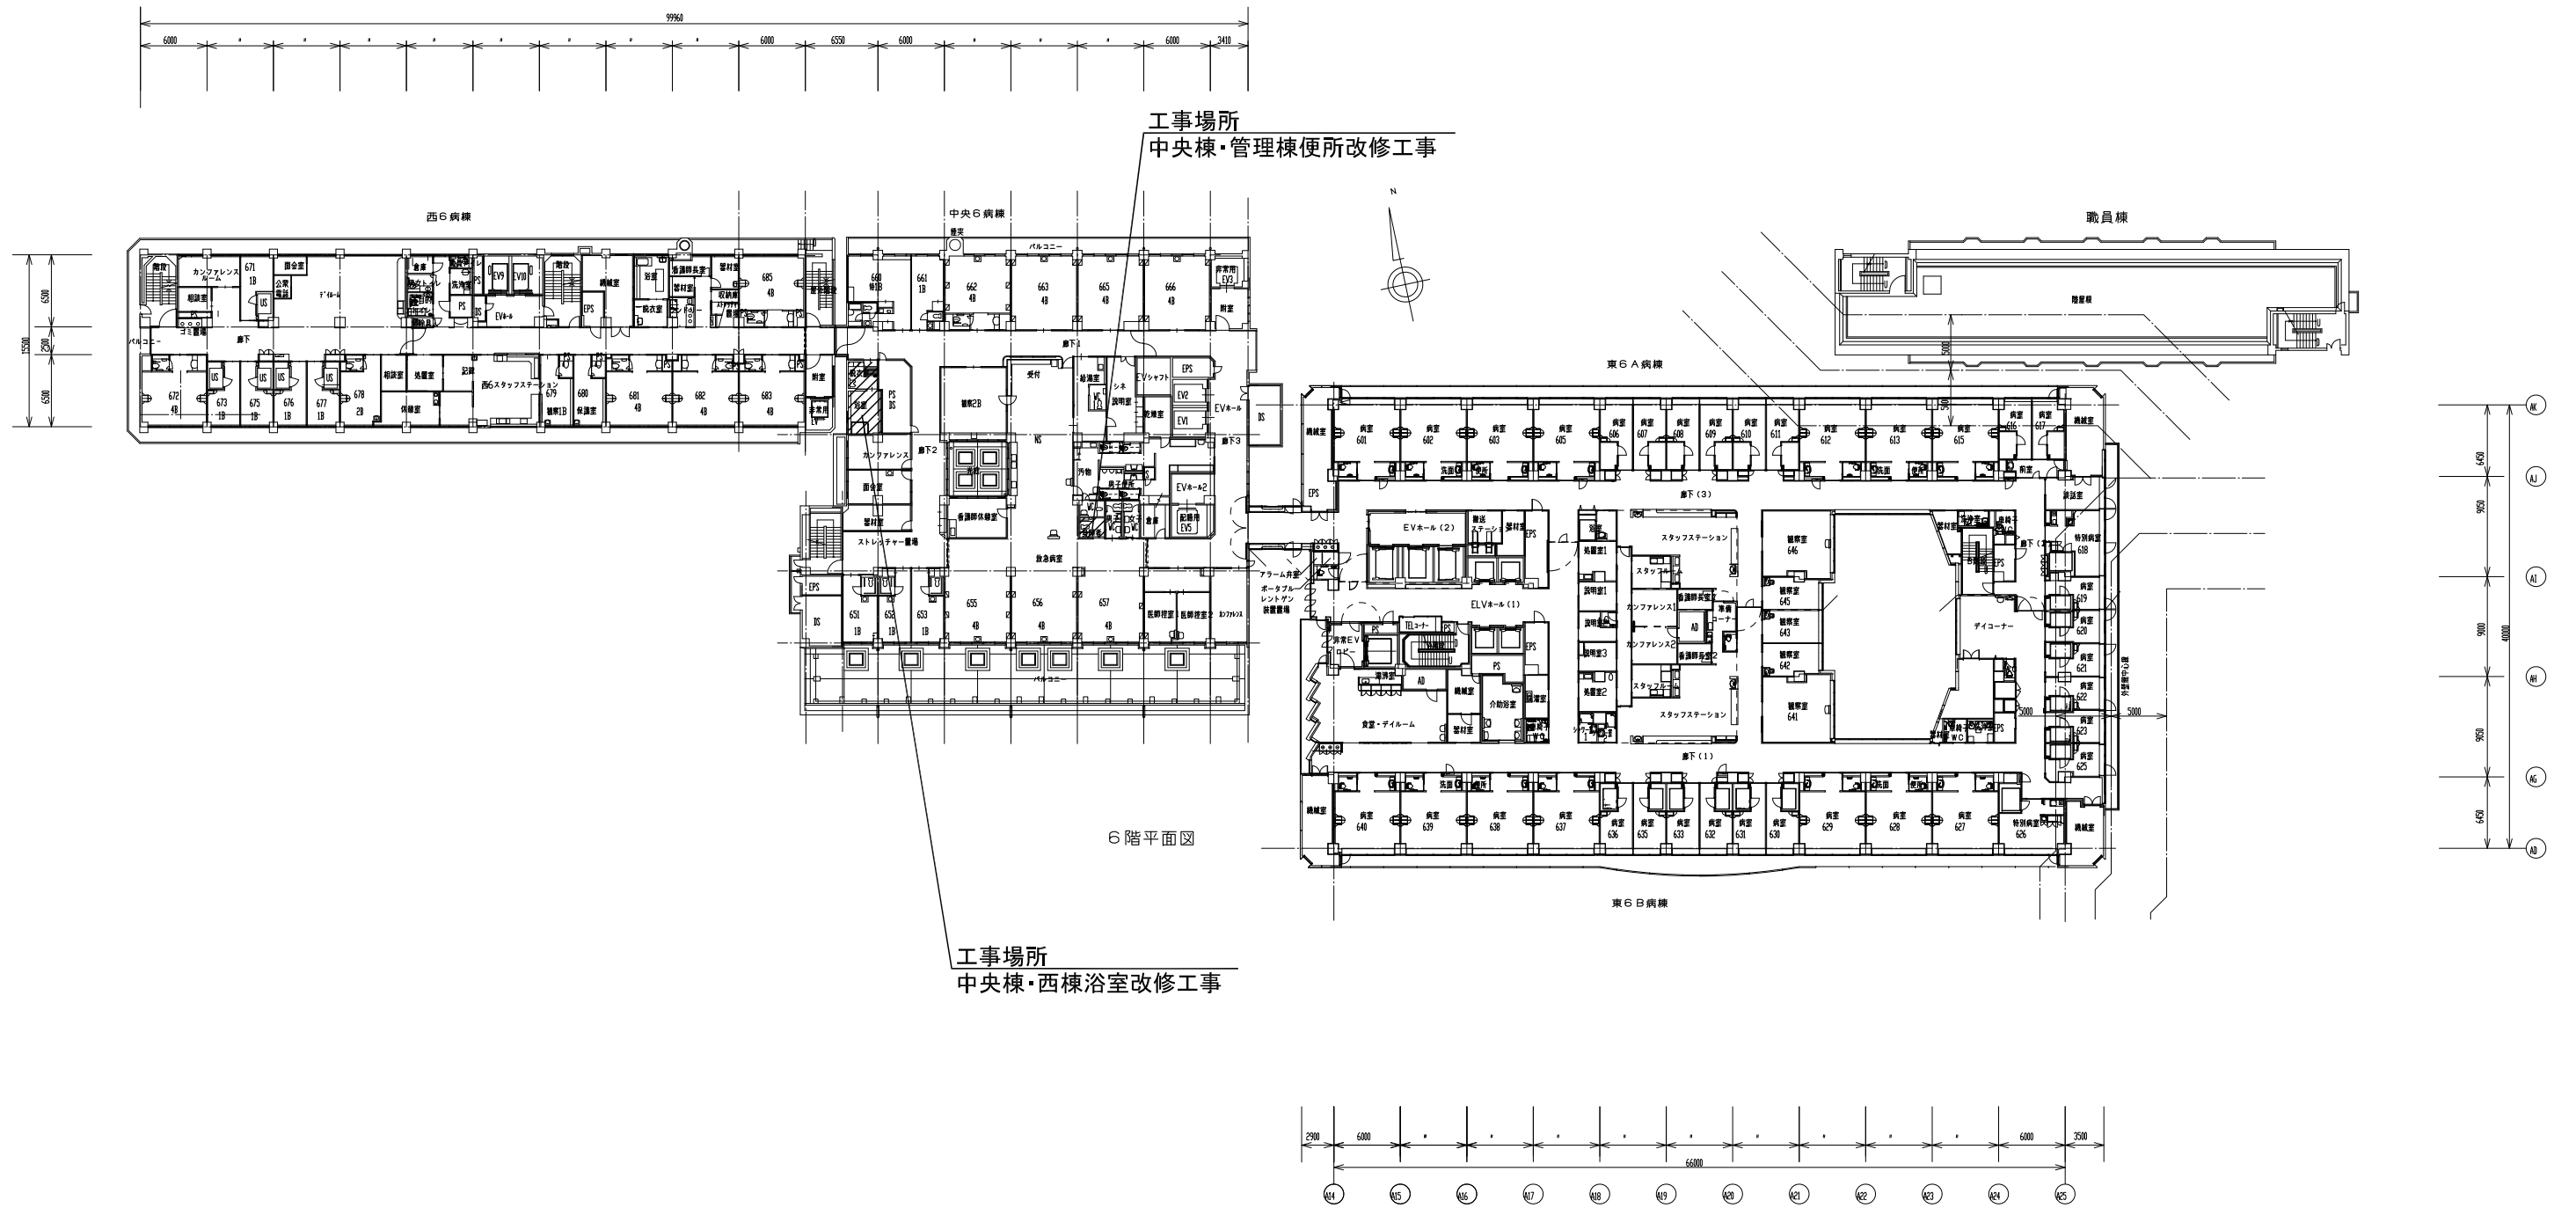

事業年度 令和5年度	地方独立行政法人 広島市立病院機構 本部事務局施設整備課	業務名 広島市民病院西棟1階MRI室改修工事ほか2件実施設計業務 図面名称 6階平面図	縮尺 1/300 (A1) 1/600 (A3)	図番 A-005
---------------	------------------------------------	--	--------------------------------	-------------

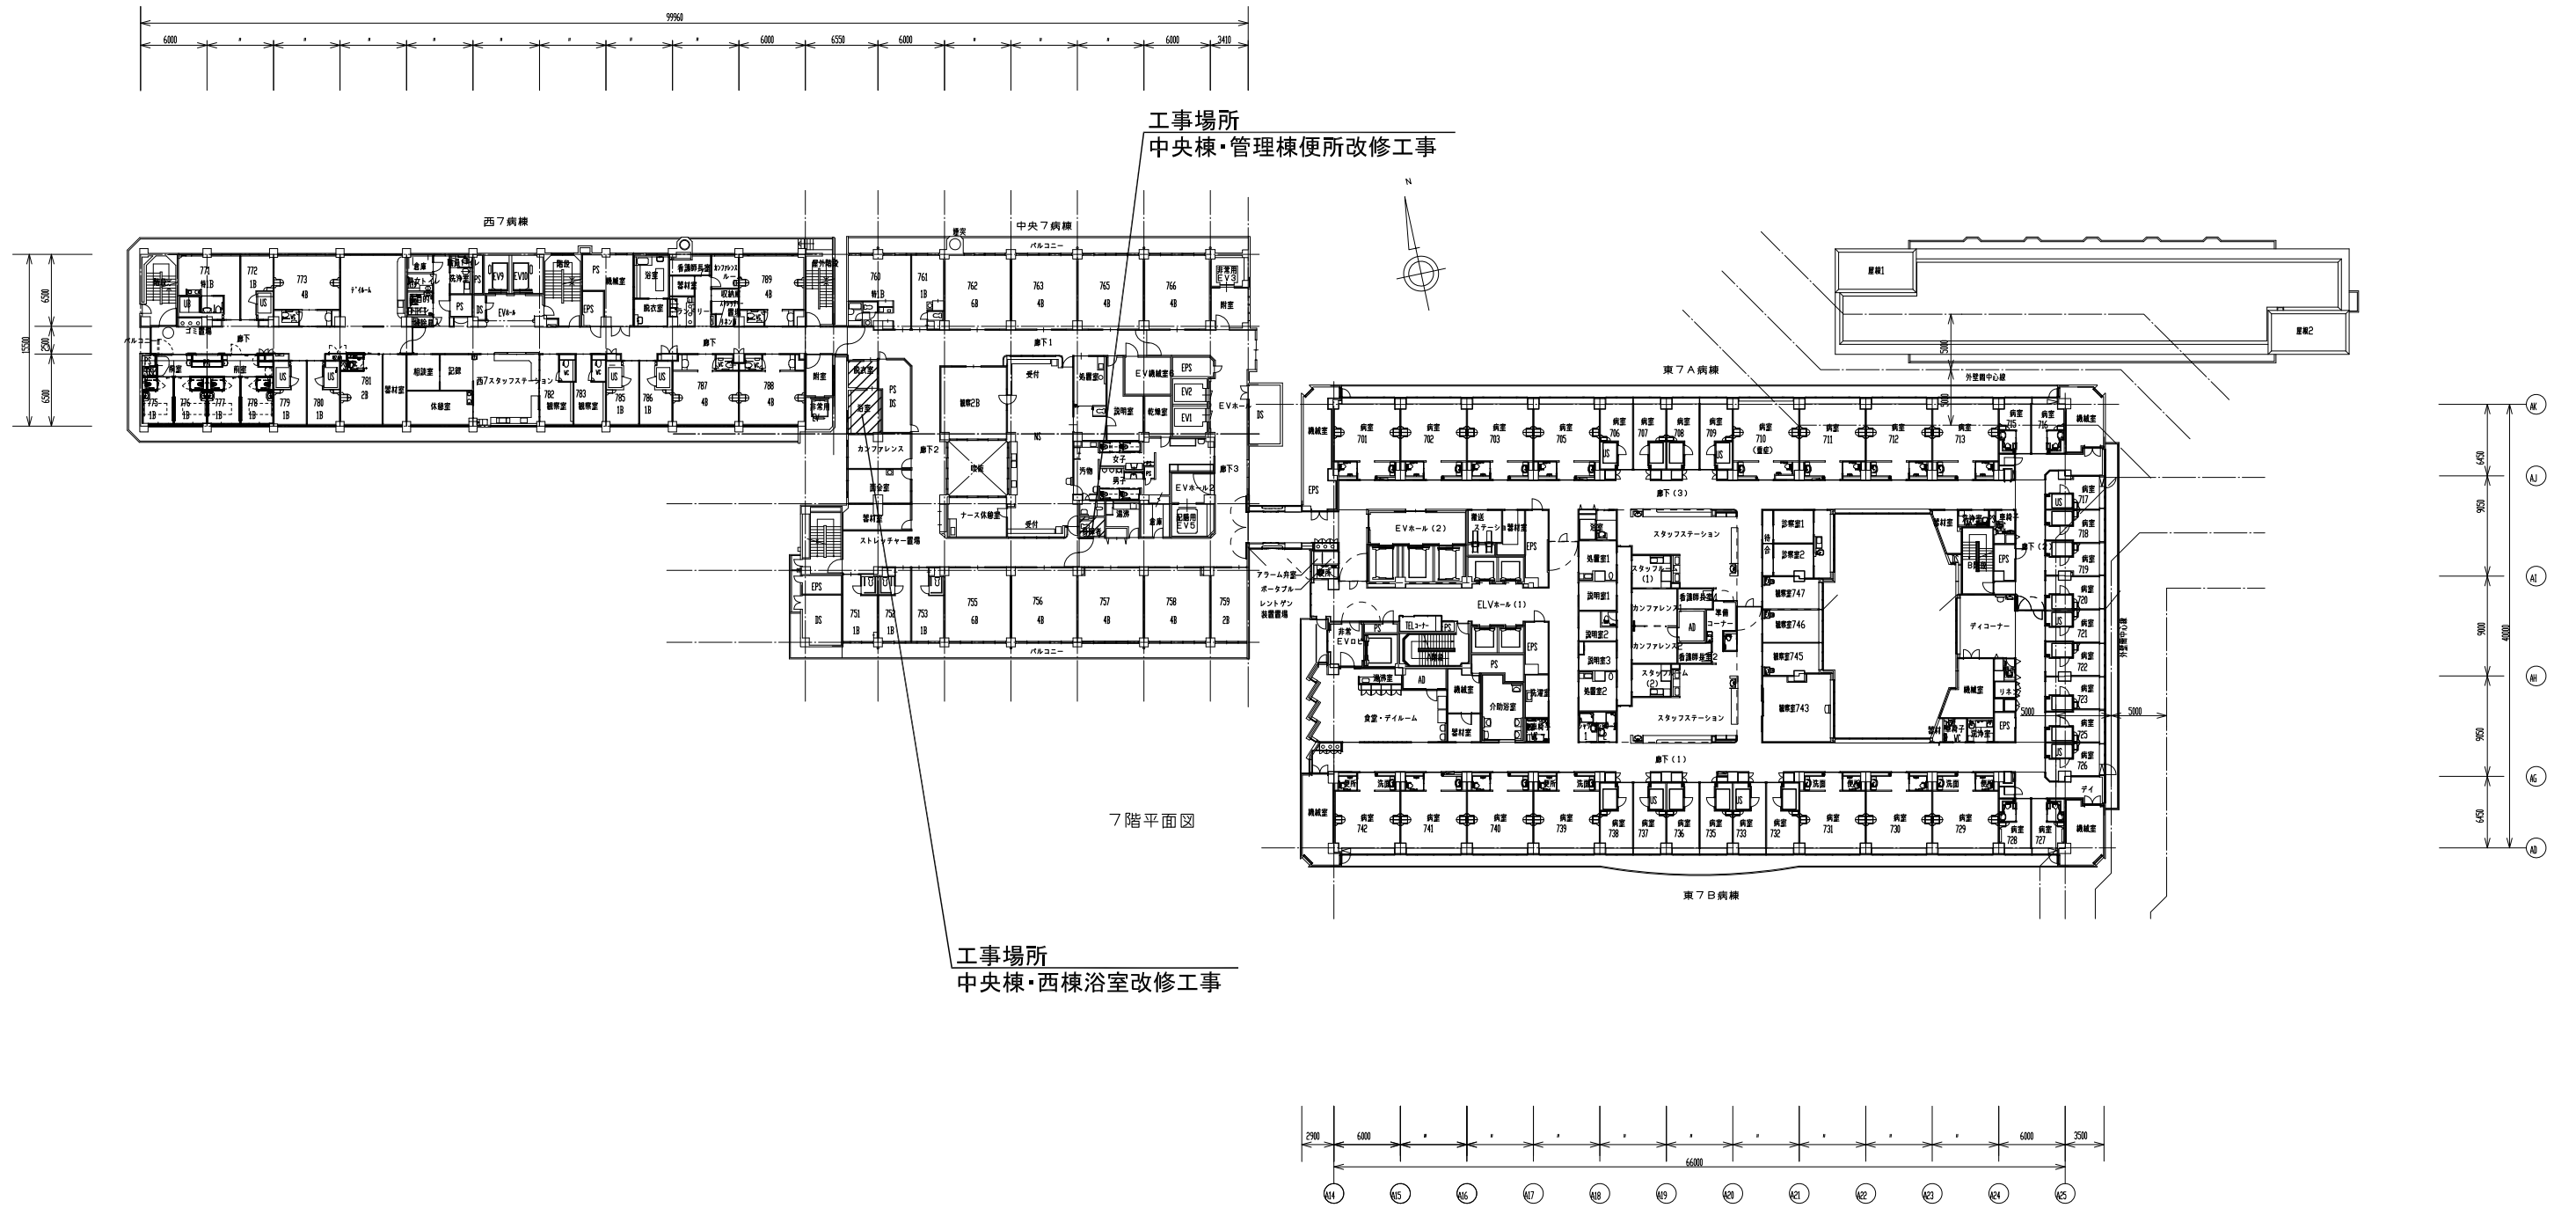


7階平面図

工事場所
中央棟・西棟浴室改修工事


工事場所
中央棟・管理棟便所改修工事

事業年度 令和5年度	地方独立行政法人 広島市立病院機構 本部事務局施設整備課	業務名 広島市民病院西棟1階MRI室改修工事ほか2件実施設計業務 図面名称 7階平面図	図番 A-006 縮尺 1/300 (A1) 1/600 (A3)
---------------	------------------------------------	--	---

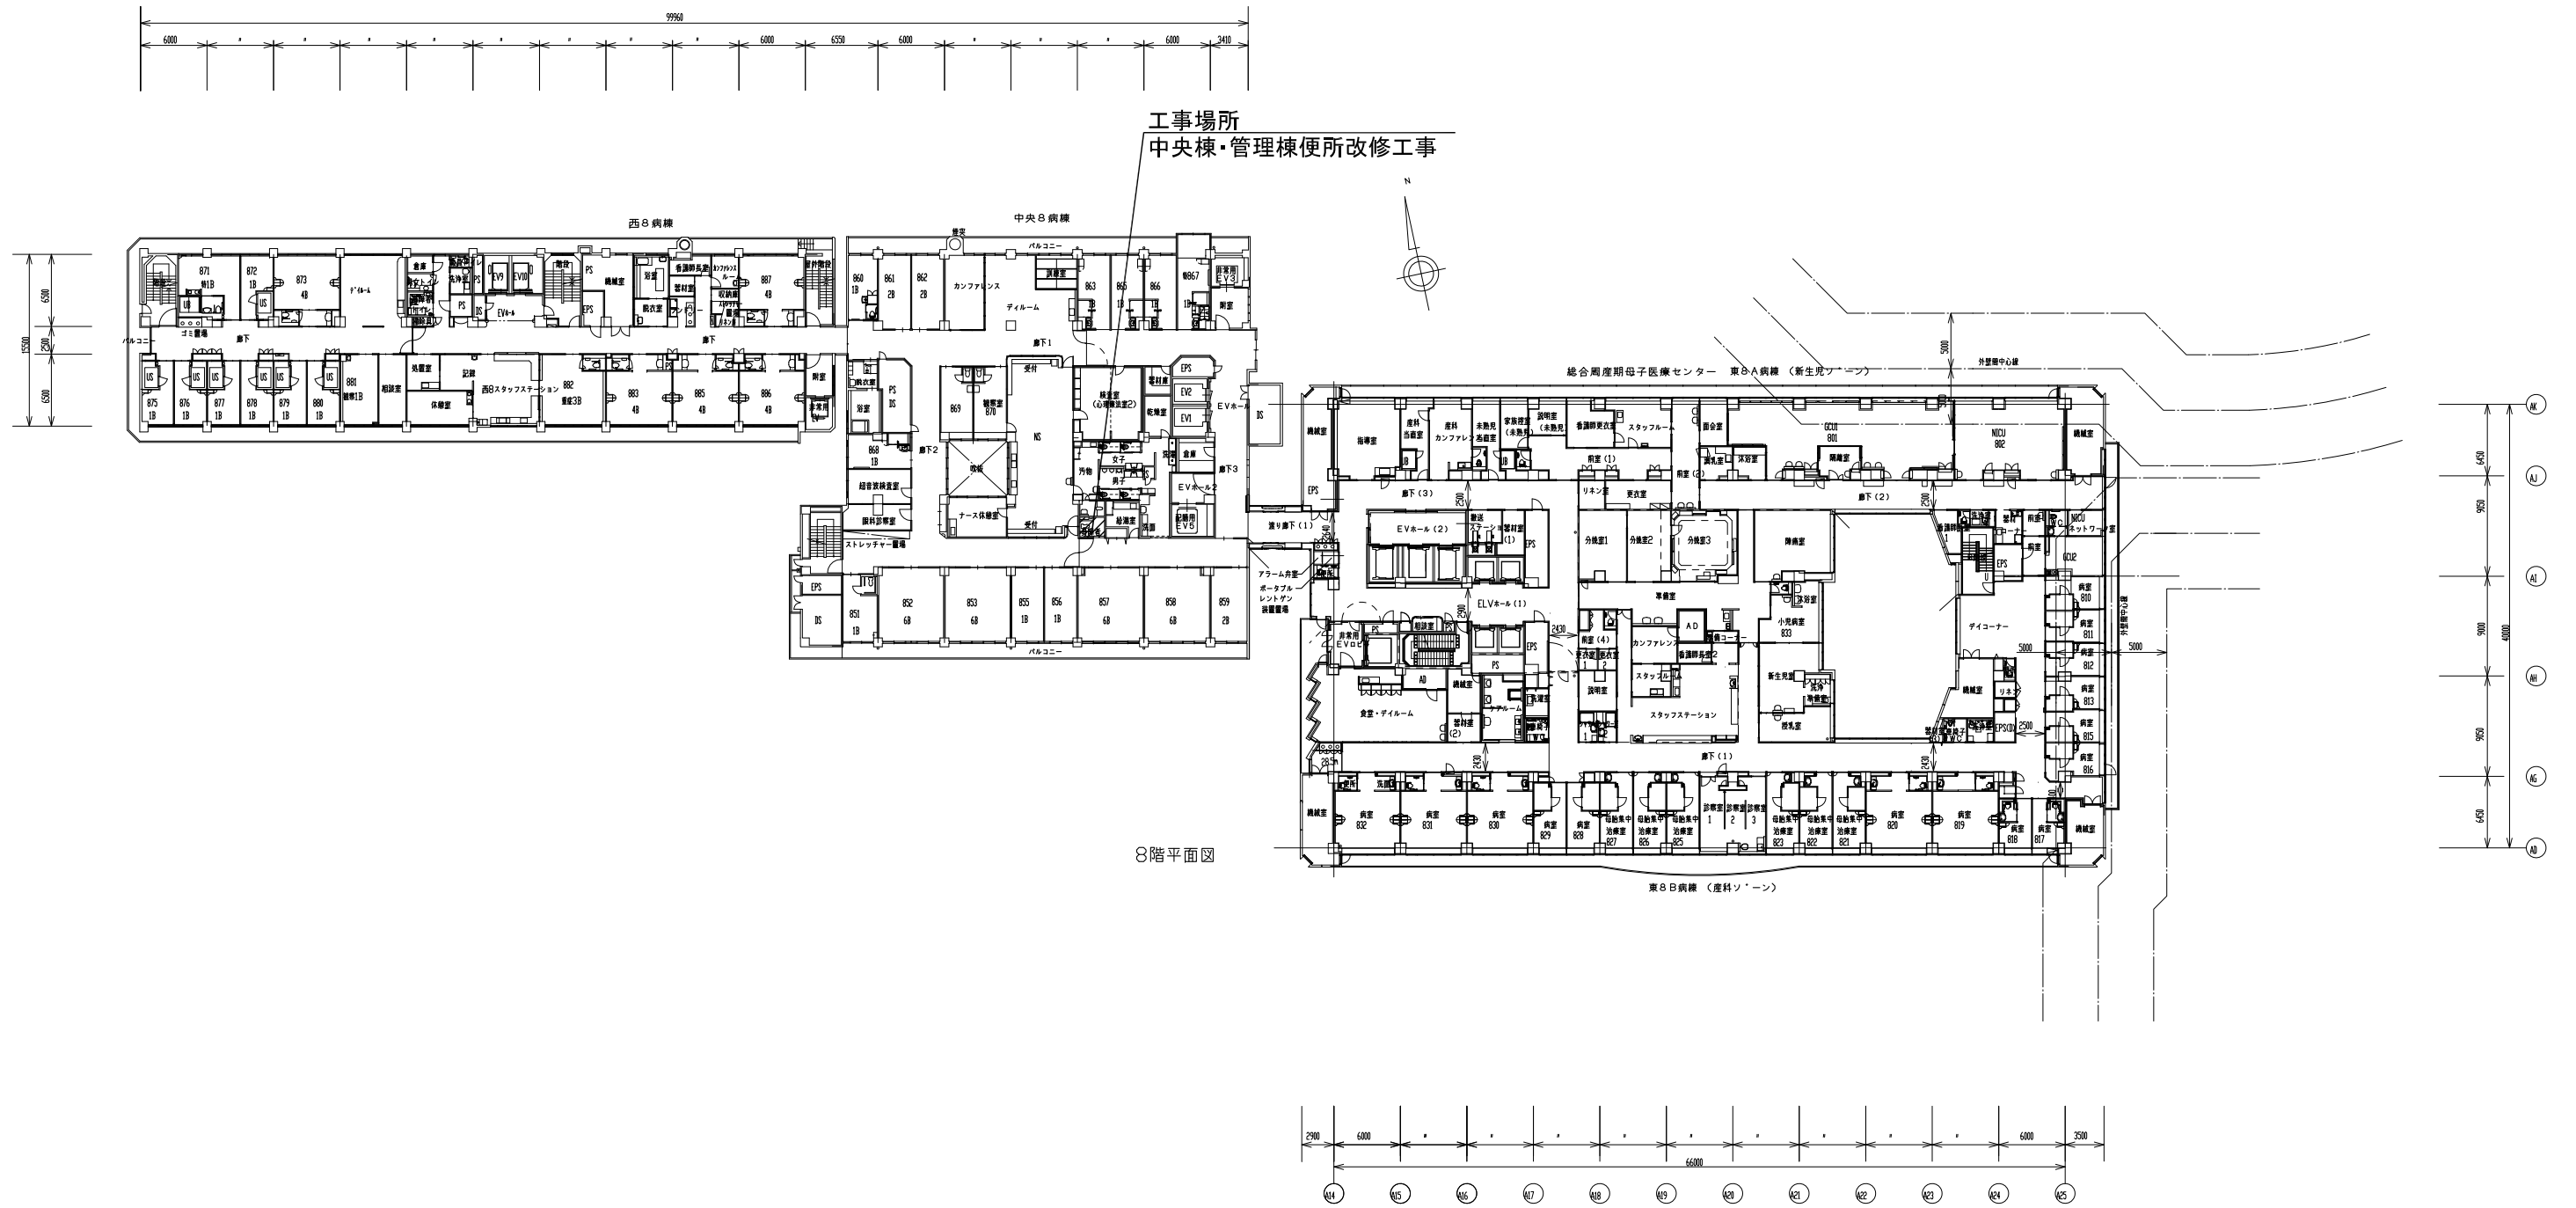


8階平面図

事業年度 令和5年度	地方独立行政法人 広島市立病院機構 本部事務局施設整備課	業務名 広島市民病院西棟1階MRI室改修工事ほか2件実施設計業務 図面名称 8階平面図	縮尺 1/300 (A1) 1/600 (A3)	図番 A-007
---------------	------------------------------------	---	-----------------------------	-------------

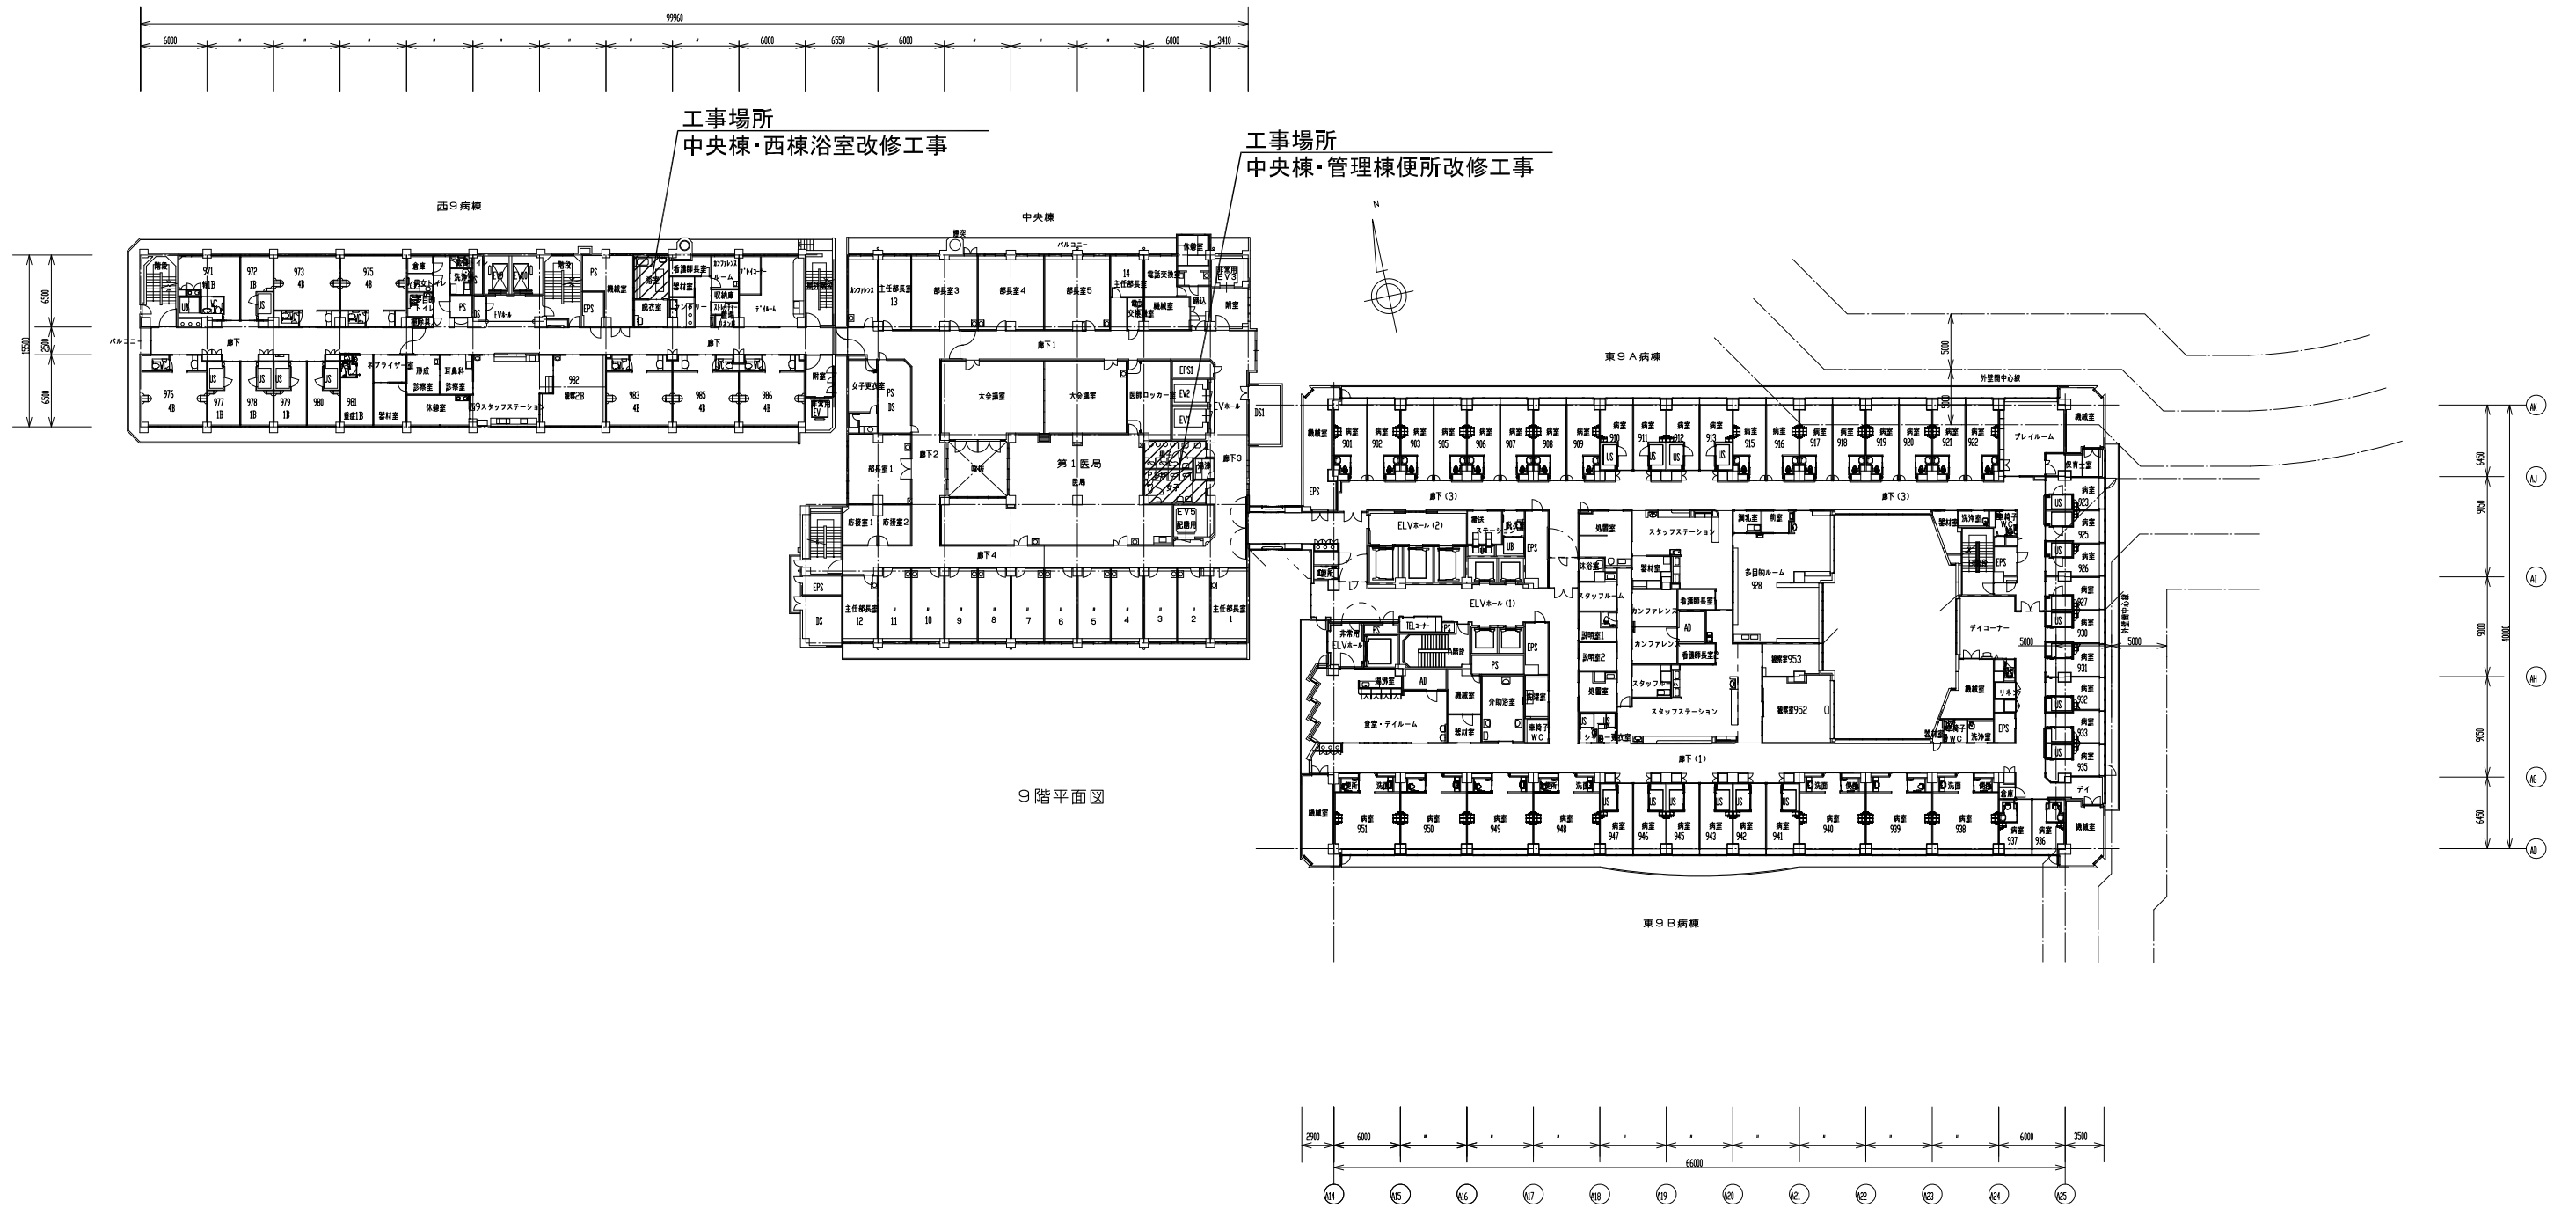


9階平面図

事業年度 令和5年度	地方独立行政法人 広島市立病院機構 本部事務局施設整備課		業務名 広島市民病院西棟1階MRI室改修工事ほか2件実施設計業務 図面名称 9階平面図	図番 A-008 縮尺 1/300 (A1) 1/600 (A3)
---------------	------------------------------------	--	--	---

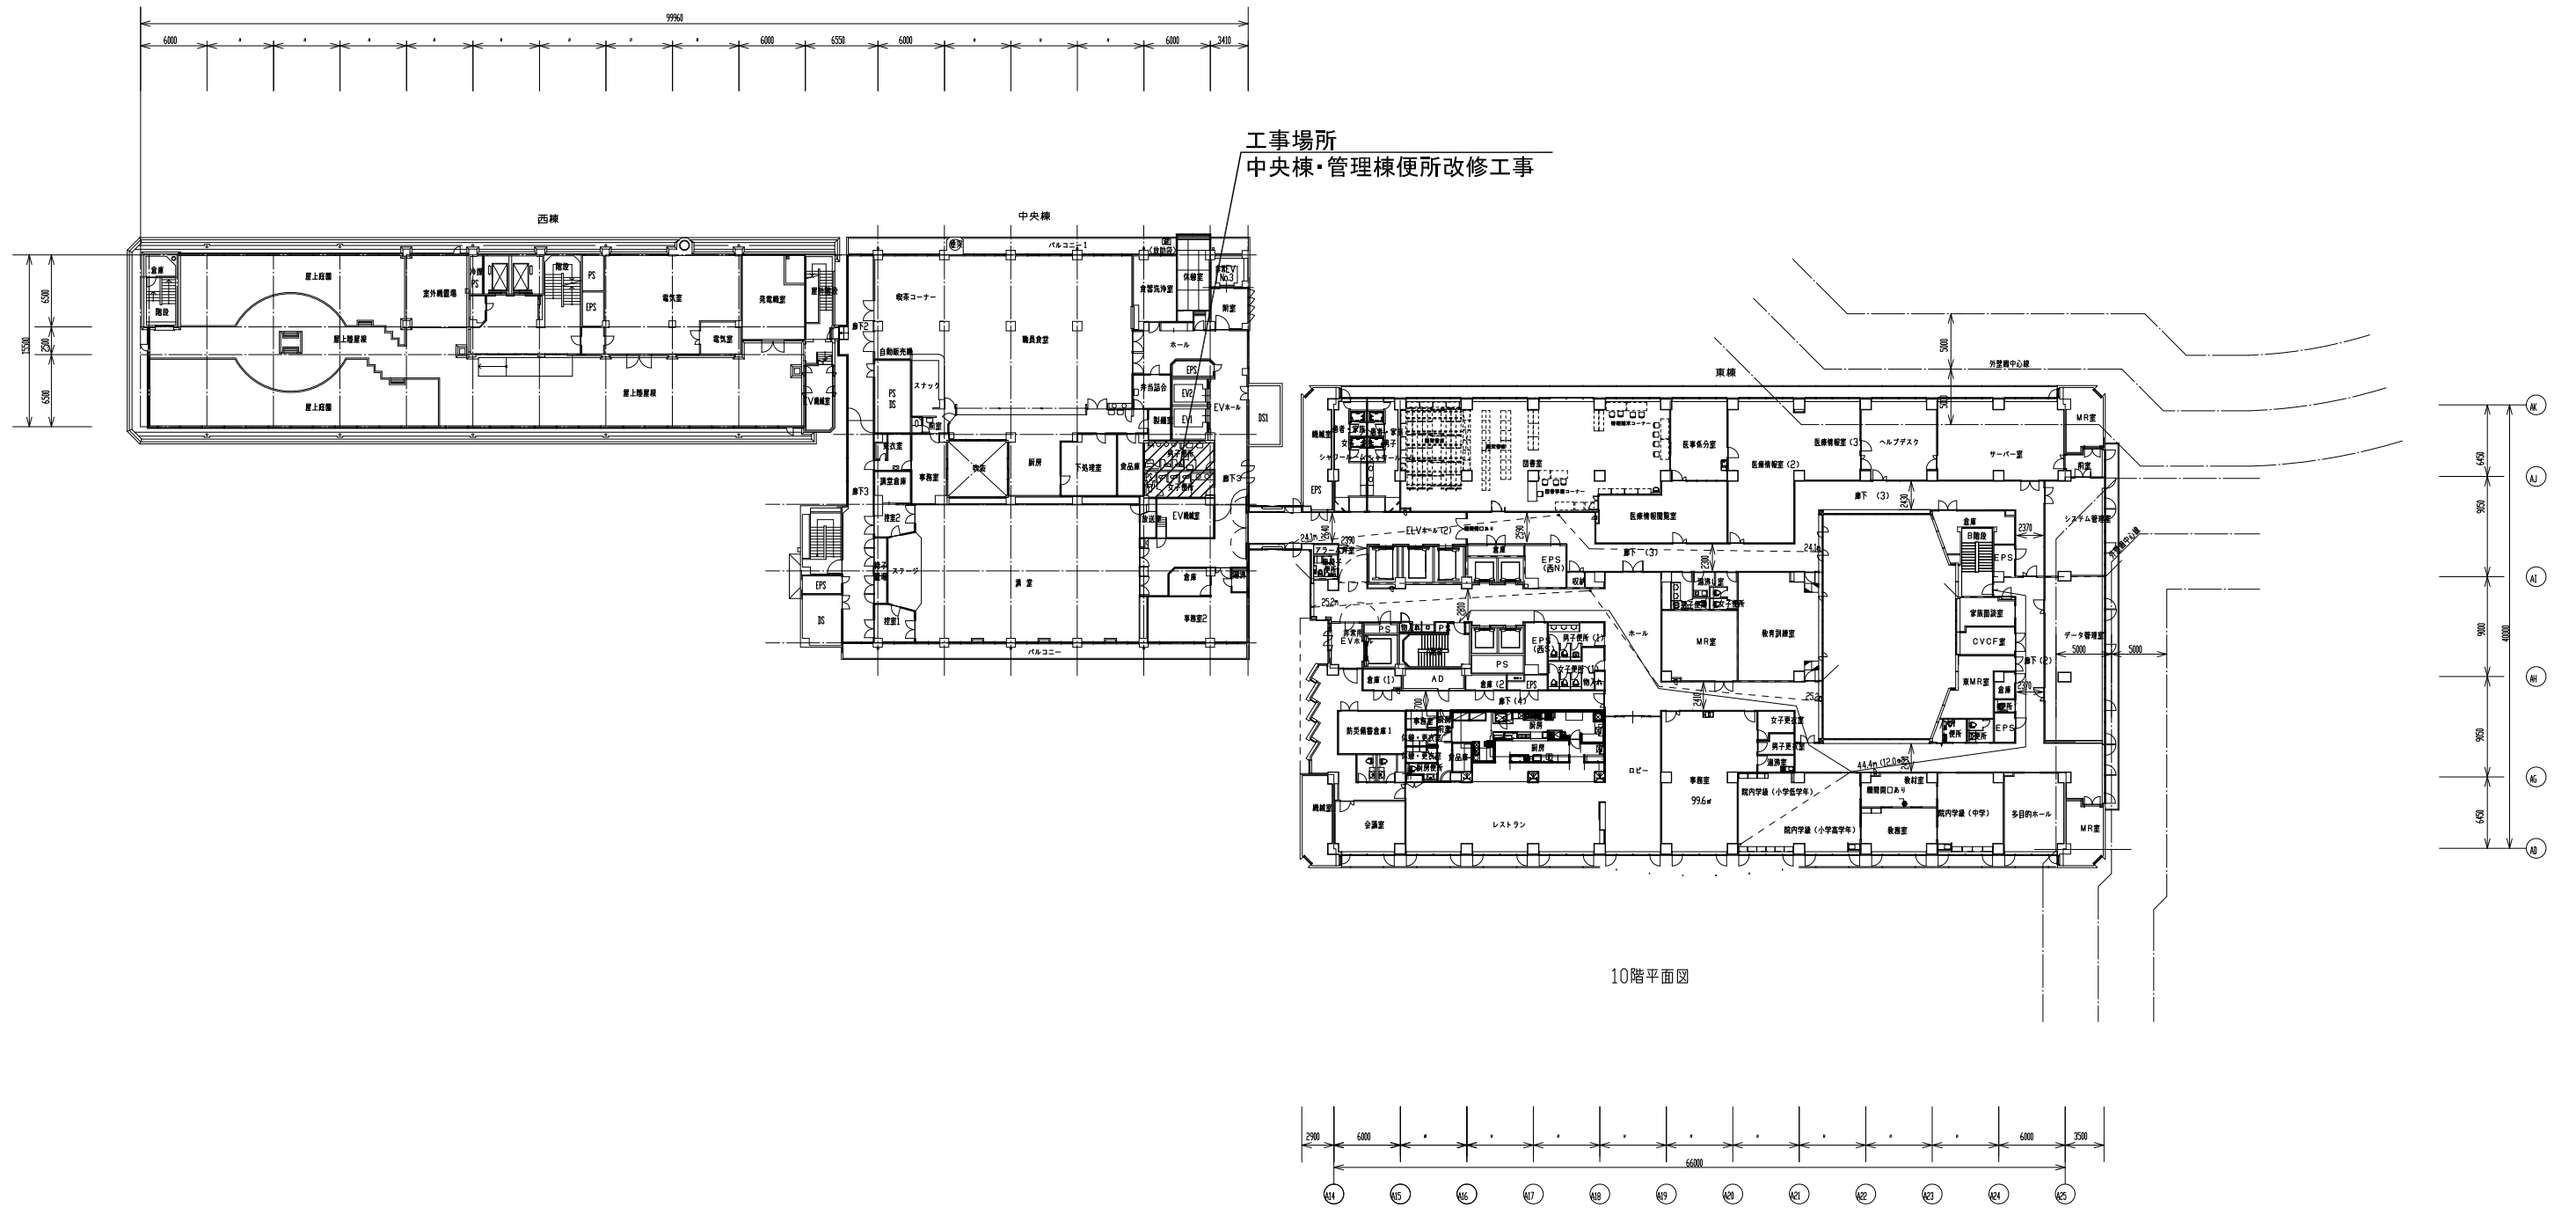


事業年度 令和5年度	地方独立行政法人 広島市立病院機構 本部事務局施設整備課		業務名 広島市民病院西棟1階MRI室改修工事ほか2件実施設計業務 図面名称 10階平面図	図番 A-009 縮尺 1/300 (A1) 1/600 (A3)
---------------	------------------------------------	--	---	---

工事範囲平面図（改修前）

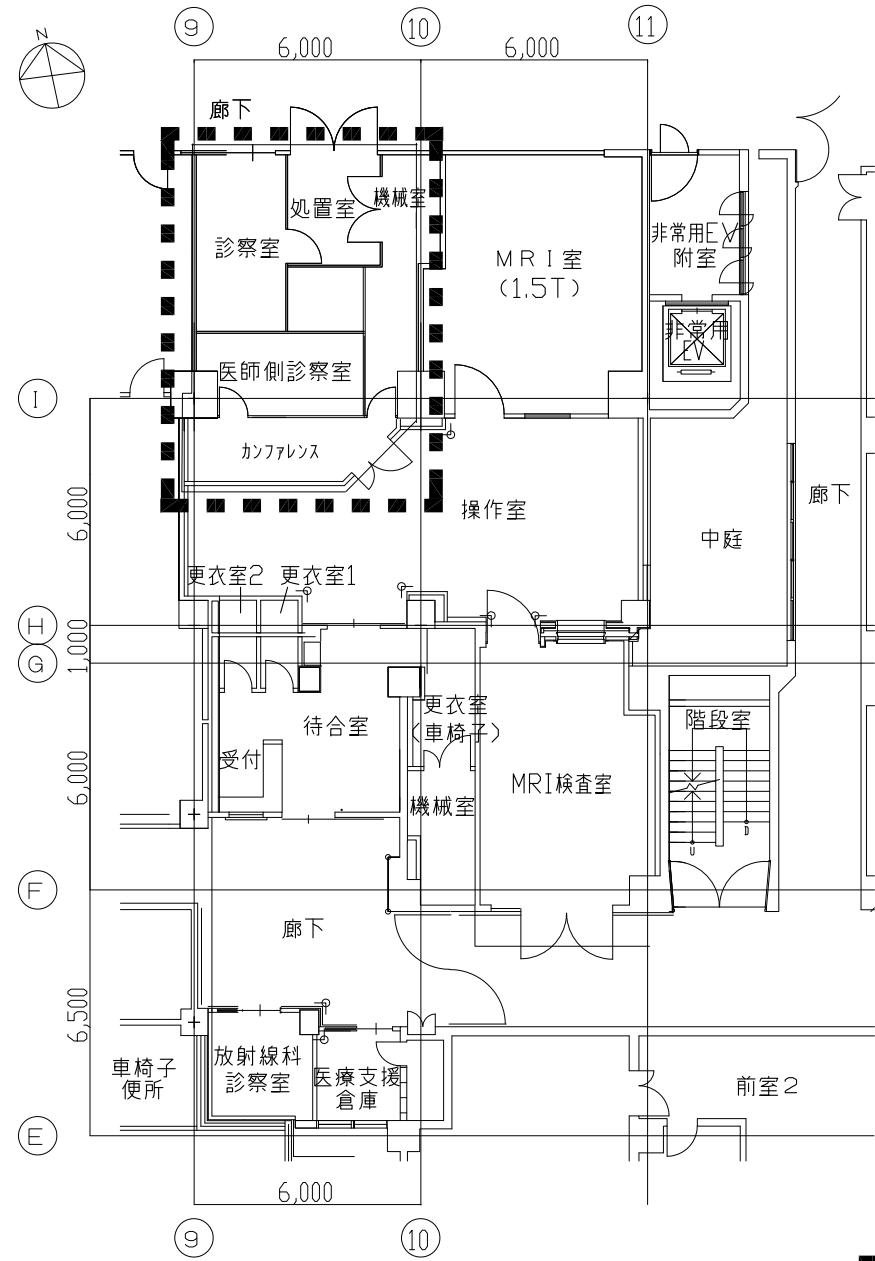

: 工事範囲を示す

工事範囲平面図（改修後）

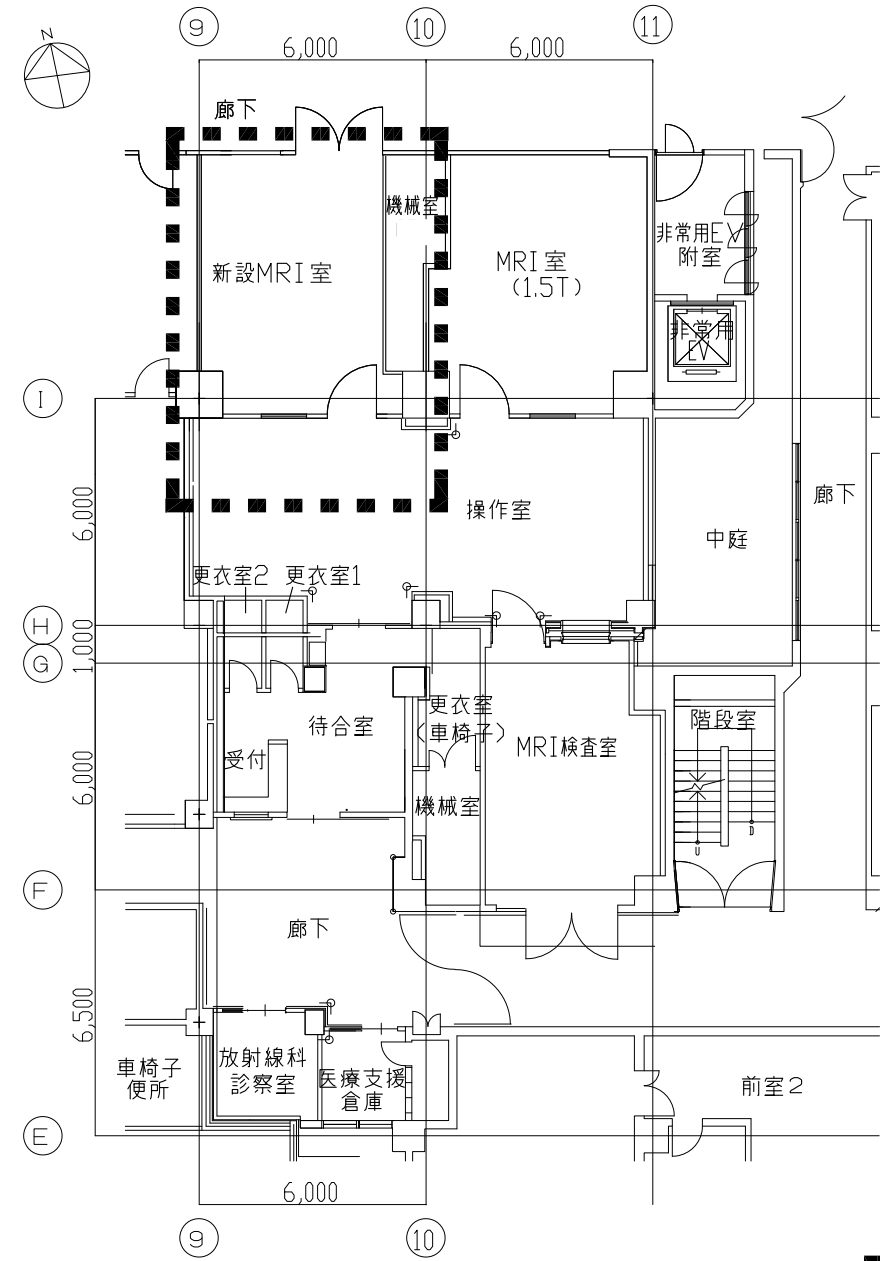

: 工事範囲を示す

工事概要

【工事内容】

建築工事

1. 床仕上げ撤去・新設
2. 壁撤去・新設
3. 天井撤去・新設
4. 建具撤去・新設
5. MRIシールド工事

電気設備工事


1. MRI装置用の幹線新設
2. 空調改修に伴う電源工事
3. 電灯コンセント設備の撤去新設
4. 電話・情報配線の撤去新設
5. 自火報・非常放送設備の撤去新設


機械設備工事

1. 空冷ヒートポンプパッケージエアコン撤去新設
2. 天井扇撤去新設
3. HEPA循環ユニット新設(2台)
4. クエンチ管新設
5. 既存流し台撤去、MRIチラー用給水管接続
6. 医療ガス新設(酸素、吸引1か所)
7. 既存スプリンクラーヘッド撤去
8. 冷却装置用給排水管移設


事業年度	令和5年度	地方独立行政法人 広島市立病院機構 本部事務局施設整備課	業務名	広島市民病院西棟1階MRI室改修工事ほか2件実施設計業務	図番	A-010
図面名称	西棟1階MIR室平面図		縮尺	1/100 (A1) 1/200 (A3)		

 
工事範囲平面図（改修前）

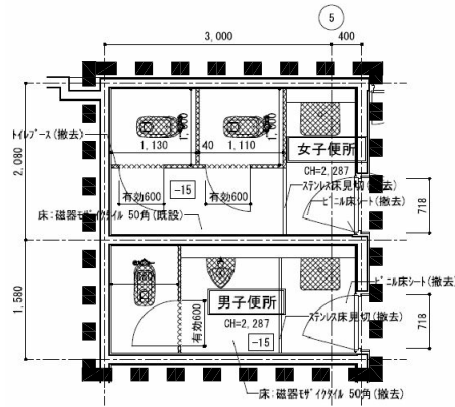

 : 工事範囲を示す

工事範囲平面図（改修後）

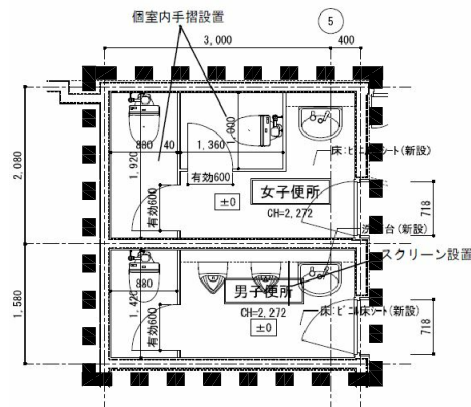

 : 工事範囲を示す

工事概要

【工事内容】

建築工事

1. 床仕上げ撤去・新設(ビニル床シート)
2. 内壁撤去・新設
3. 天井撤去・新設
4. 女子便所 便室内手摺新設
5. 男子便所 スクリーン新設

<別途工事>

- ・ 家具・什器

電気設備工事

1. 既存分電盤にブレーカー増設
2. 間仕切り変更に伴う電灯コンセントの改修工事
3. ナースコール設備改修(システム更新共)
4. スピーカー、感知器の撤去・新設
5. 既存電気設備機器の撤去

機械設備工事

1. 既存衛生器具撤去・新設
2. 和風大便器を洋風大便器へ改修
3. 衛生器具更新に伴う配管更新
4. 洗面器用電気温水器新設
5. ハンドドライヤー新設
6. 天井工事に伴う制気口更新

事業年度
令和5年度
地方独立行政法人
広島市立病院機構
本部事務局施設整備課


業務名
広島市民病院西棟1階MRI室改修工事ほか2件実施設計業務

 
図面名称
中央棟5階便所平面図

縮尺
1/50 (A1)
1/100 (A3)


図番
A-011


工事範囲平面図（改修前）

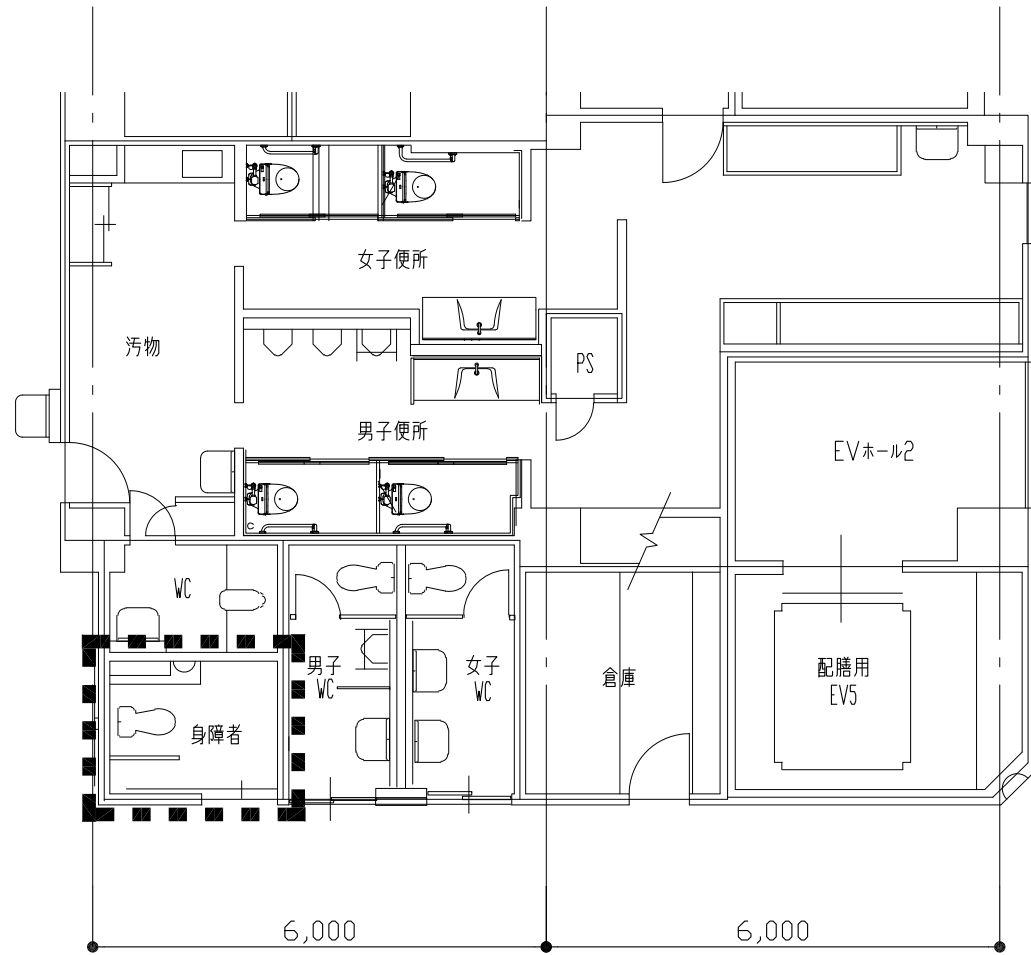

 : 工事範囲を示す

 工事範囲平面図（改修後）

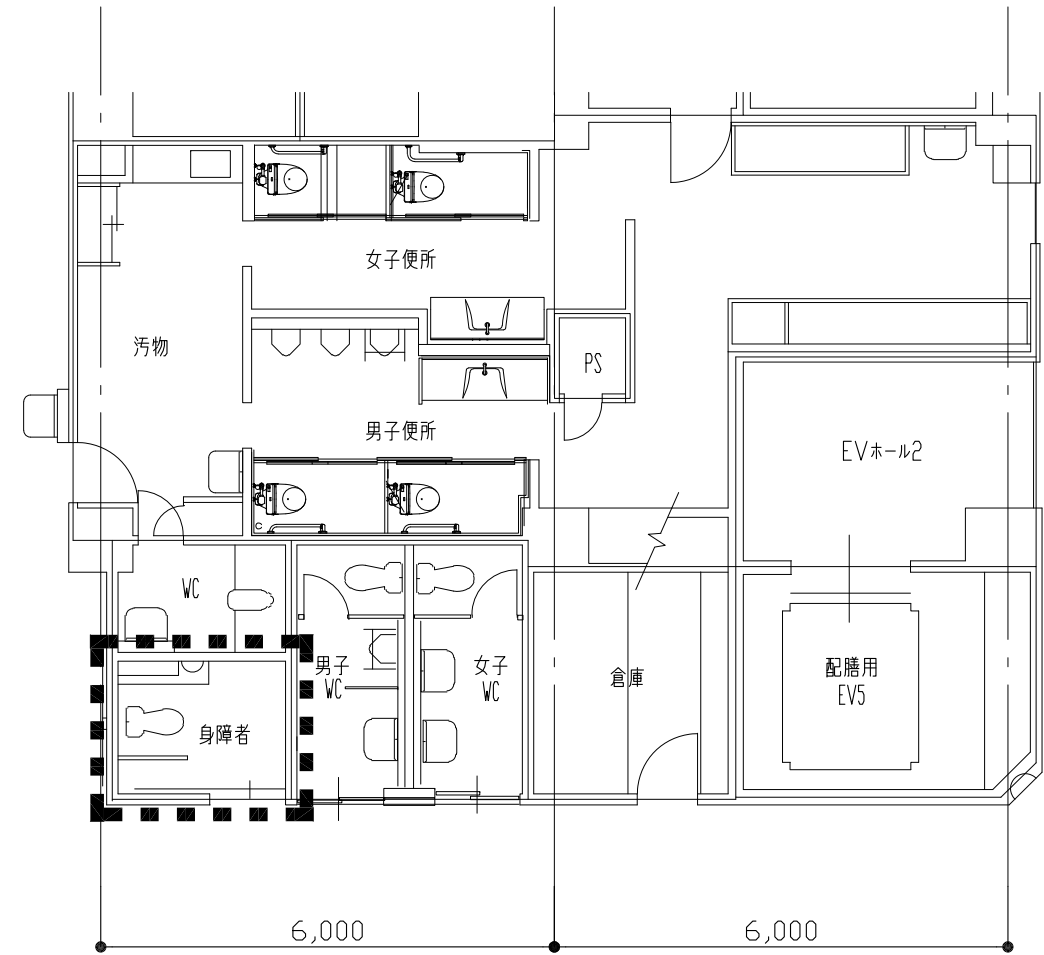

 : 工事範囲を示す

工事概要

【工事内容】

建築工事

1. 床仕上補修
 2. 内壁補修
- <別途工事>
- ・ 家具・什器

電気設備工事


1. 既存分電盤にブレーカー増設
2. 間仕切り変更に伴う電灯コンセントの改修工事
3. ナースコール設備改修(システム更新共)
4. スピーカー、感知器の撤去・新設
5. 既存電気設備機器の撤去


機械設備工事

1. 大便器更新
2. 洗面器更新(サイズアップ)
3. オストメイト新設
4. ハンドドライヤー新設
5. 衛生器具更新に伴う配管更新


事業年度	地方独立行政法人 広島市立病院機構 本部事務局施設整備課	業務名	広島市民病院西棟1階MRI室改修工事ほか2件実施設計業務	図番	A-012
令和5年度		図面名称	中央棟6階・7階・8階便所平面図	縮尺	1/50 (A1) 1/100 (A3)

 
工事範囲平面図（改修前）

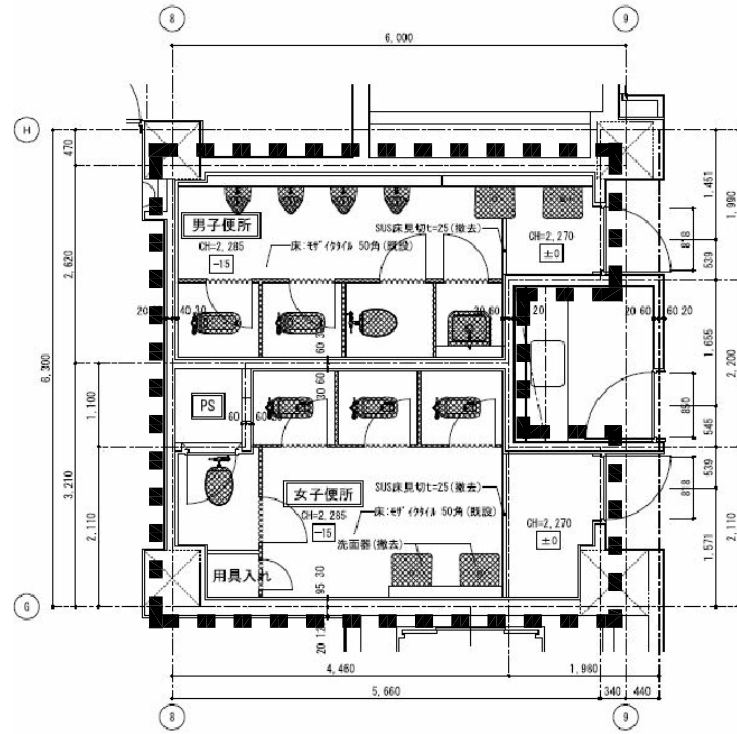

 : 工事範囲を示す

 工事範囲平面図（改修後）

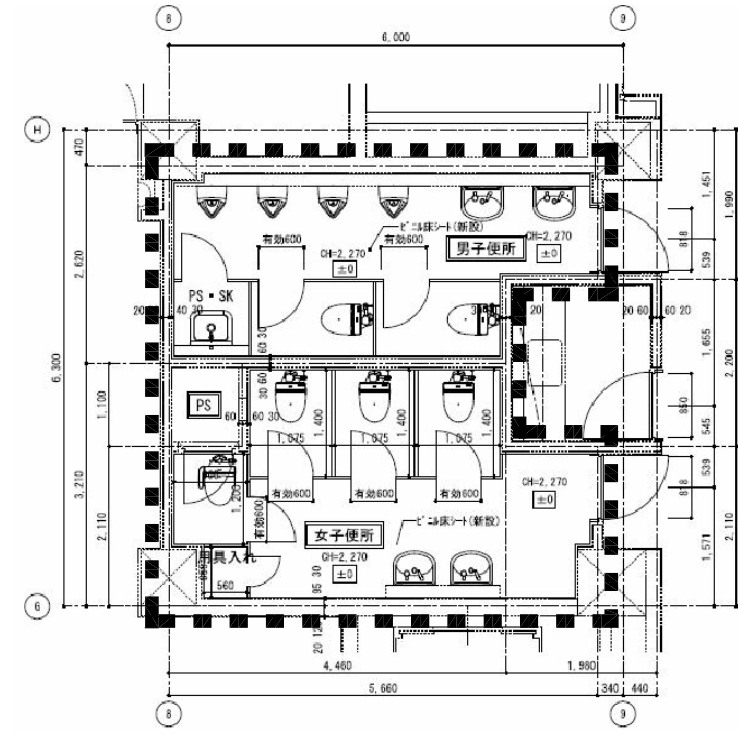

 : 工事範囲を示す

工事概要

【工事内容】

建築工事

1. 床仕上げ撤去・新設(ビニル床シート)
 2. 内壁撤去・新設
 3. 天井撤去・新設
- <別途工事>
- ・ 家具・什器

電気設備工事


1. 既存分電盤にブレーカー増設
2. 間仕切り変更に伴う電灯コンセントの改修工事
3. ナースコール設備改修(システム更新共)
4. スピーカー、感知器の撤去・新設
5. 既存電気設備機器の撤去

機械設備工事


1. 既存衛生器具撤去・新設
2. 和風大便器を洋風大便器へ改修
3. 衛生器具更新に伴う配管更新
4. 洗面器用電気温水器新設
5. ハンドドライヤー新設
6. 天井工事に伴う制気口更新


事業年度	地方独立行政法人 広島市立病院機構 本部事務局施設整備課	業務名	広島市民病院西棟1階MRI室改修工事ほか2件実施設計業務	図番	A-013
令和5年度		図面名称	中央棟9階便所平面図	縮尺	1/50 (A1) 1/100 (A3)


工事範囲平面図（改修前）

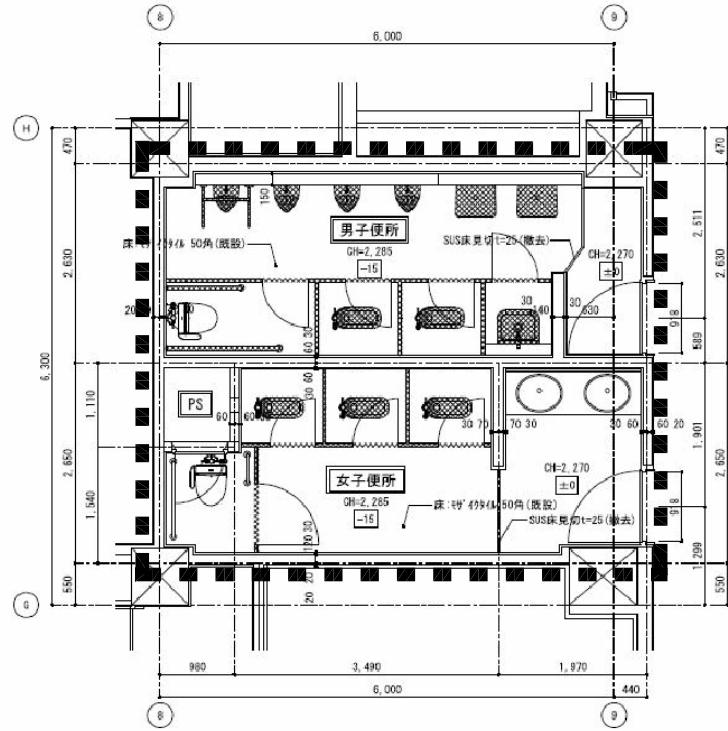

工事範囲平面図（改修後）

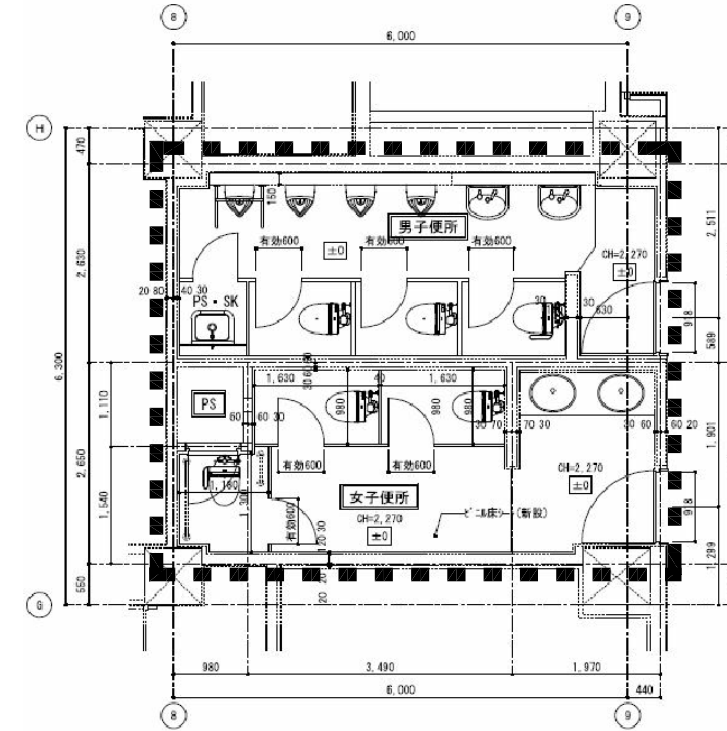

  : 工事範囲を示す

  : 工事範囲を示す

工事概要

【工事内容】

建築工事

1. 床仕上げ撤去・新設(ビニル床シート)
 2. 内壁撤去・新設
 3. 天井撤去・新設
- <別途工事>
- ・ 家具・什器

電気設備工事


1. 既存分電盤にブレーカー増設
2. 間仕切り変更に伴う電灯コンセントの改修工事
3. ナースコール設備改修(システム更新共)
4. スピーカー、感知器の撤去・新設
5. 既存電気設備機器の撤去


機械設備工事

1. 既存衛生器具撤去・新設
2. 和風大便器を洋風大便器へ改修
3. 衛生器具更新に伴う配管更新
4. 洗面器用電気温水器新設
5. ハンドドライヤー新設
6. 天井工事に伴う制気口更新


事業年度	地方独立行政法人 広島市立病院機構 本部事務局施設整備課	業務名	広島市民病院西棟1階MRI室改修工事ほか2件実施設計業務	図番	A-014
令和5年度		図面名称	中央棟10階便所平面図	縮尺	1/50 (A1) 1/100 (A3)

 
工事範囲平面図（改修前）

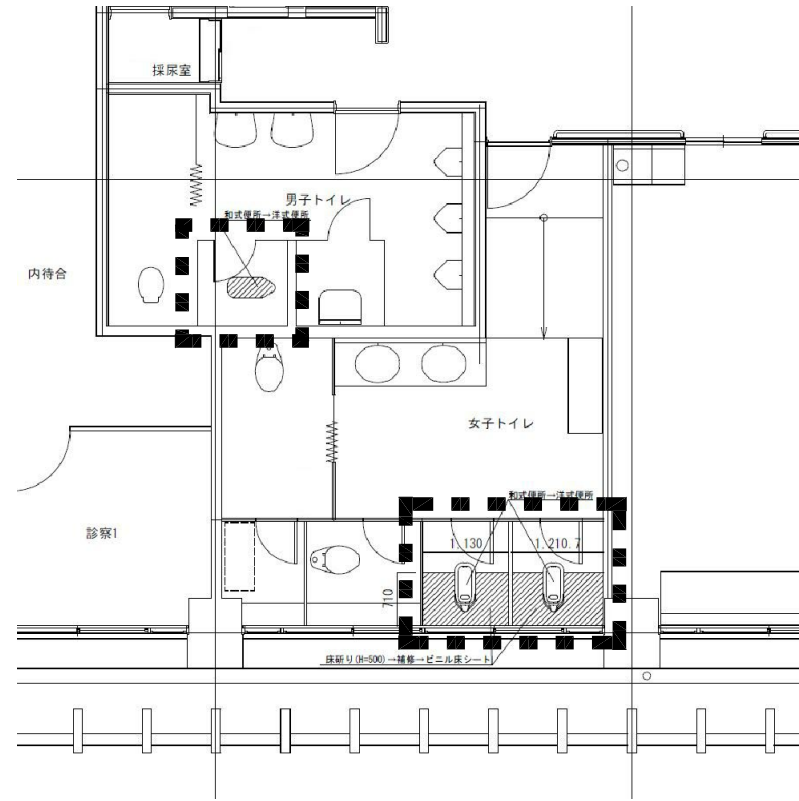

 : 工事範囲を示す

 工事範囲平面図（改修後）

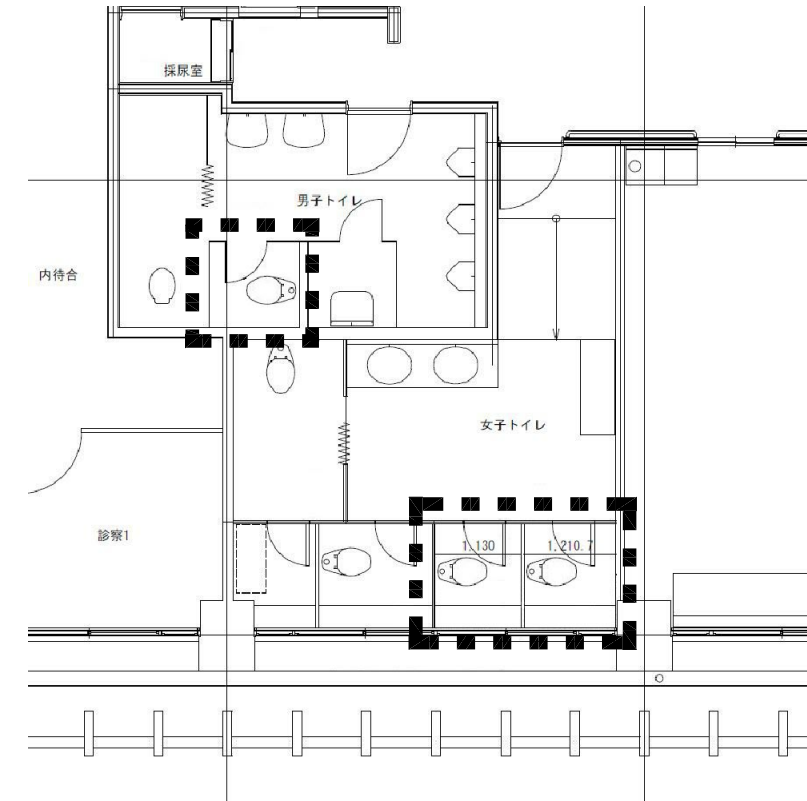

 : 工事範囲を示す

工事概要

【工事内容】

建築工事

1. 和式大便器 床嵩上げ部の撤去
 2. 床補修(ビニル床シート)
 3. 内壁補修
- <別途工事>
- ・ 家具・什器

電気設備工事


1. 既存分電盤にブレーカー増設
2. 間仕切り変更に伴う電灯コンセントの改修工事
3. ナースコール設備改修(システム更新共)
4. スピーカー、感知器の撤去・新設
5. 既存電気設備機器の撤去

機械設備工事

1. 既存和風大便器を洋風大便器へ改修
2. 衛生器具更新に伴う配管更新


事業年度	地方独立行政法人 広島市立病院機構 本部事務局施設整備課	業務名	広島市民病院西棟1階MRI室改修工事ほか2件実施設計業務	図番	A-015
令和5年度		図面名称	管理棟3階便所平面図	縮尺	1/50 (A1) 1/100 (A3)

工事範囲平面図（改修前）

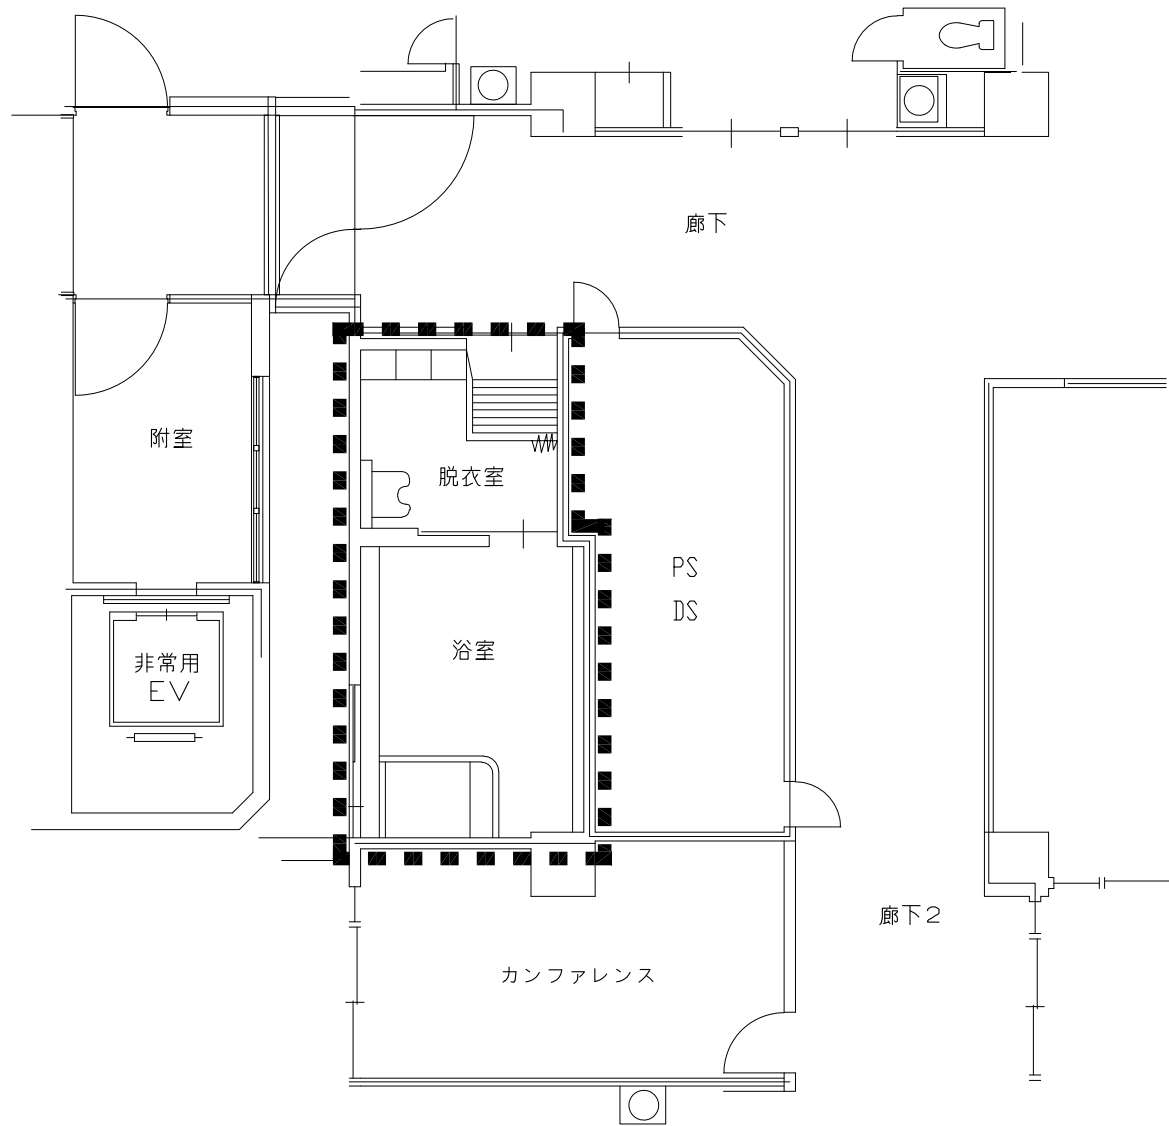

: 工事範囲を示す

工事範囲平面図（改修後）

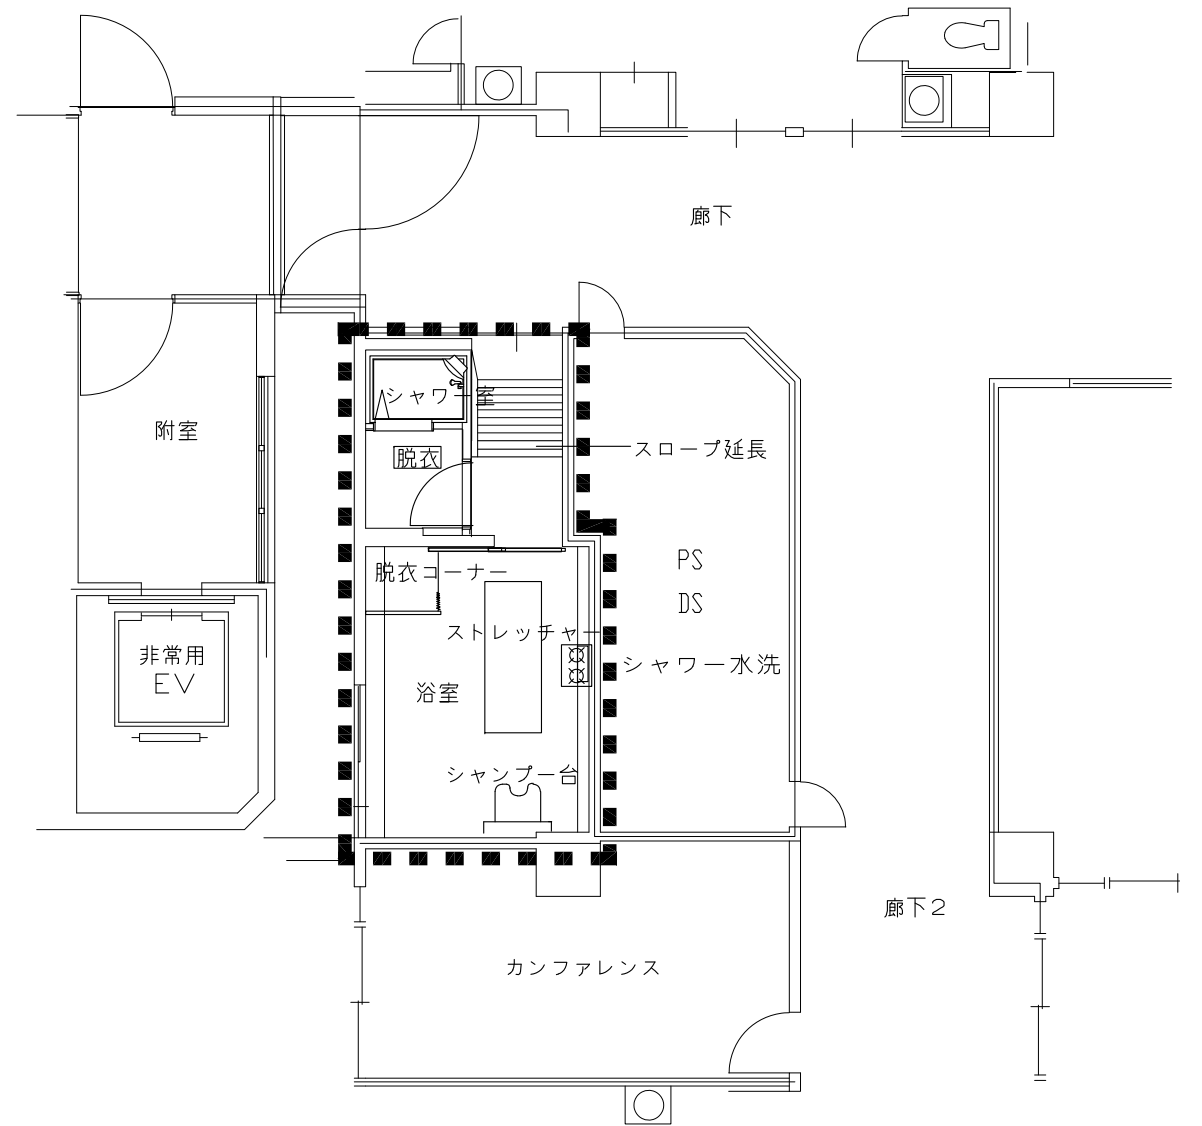

: 工事範囲を示す

工事概要

【工事内容】

建築工事

1. 浴室 浴槽撤去、浴槽周囲の床撤去
2. 浴室 床シート(防滑仕様)
3. 脱衣室の床・壁・天井 撤去・新設
4. 脱衣室にシャワー室新設。シャワーユニット(0812)1台設置
5. 脱衣室 スロープの急勾配を解消するため、床撤去・緩勾配化改修
6. 建具撤去・新設

<別途工事>

- ・ 家具・什器

電気設備工事


1. 浴室内の撤去新設に伴う照明改修
2. 浴室内にパネルヒーター新設、電源工事とも
3. 脱衣室のシャワー室新設に伴う照明、コンセント改修
4. 分電盤にブレーカー増設
5. ナースコール設備改修(システム更新共)
6. 電話、放送、自火報設備改修
7. 下階の照明器具、スピーカー、感知器脱着
8. 既存電気設備の撤去


機械設備工事

1. シャンプー台新設
2. シャワー水栓新設
3. 浴槽撤去に伴い配管撤去・塞ぐ
4. 脱衣室にシャワーユニット新設に伴い配管工事
5. 排気ファン新設
6. 間仕切り変更に伴い消火設備工事


事業年度	地方独立行政法人 広島市立病院機構 本部事務局施設整備課	業務名	広島市民病院西棟1階MRI室改修工事ほか2件実施設計業務	図番	A-016
令和5年度		図面名称	中央棟6階・7階浴室平面図	縮尺	1/50 (A1) 1/100 (A3)

 
工事範囲平面図（改修前）

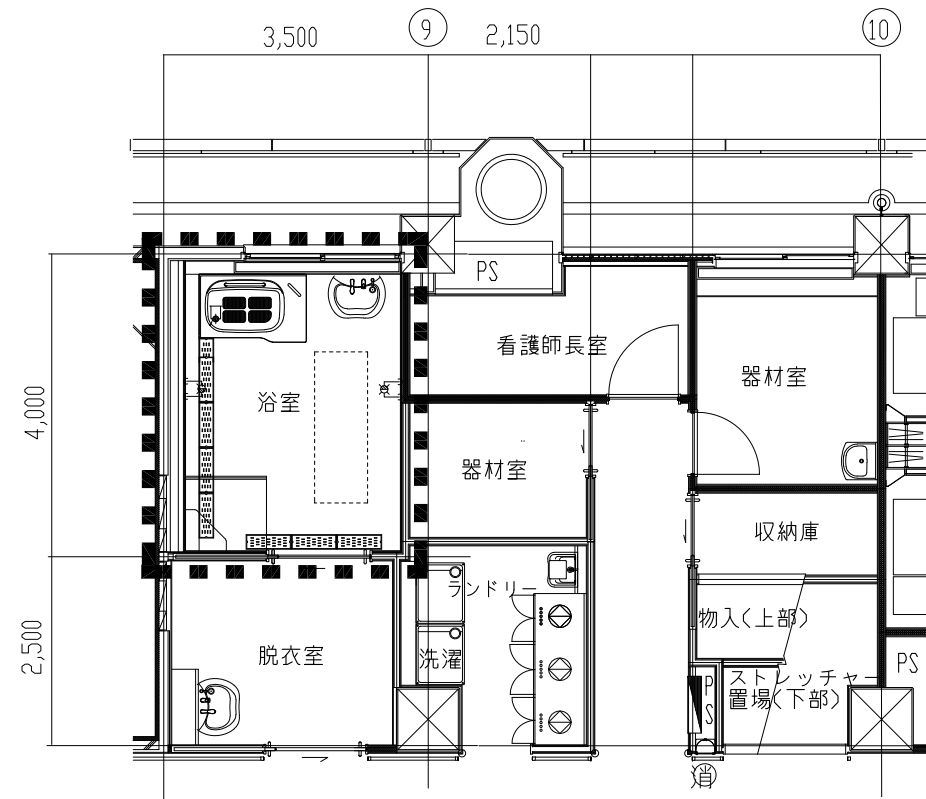

 : 工事範囲を示す

 工事範囲平面図（改修後）

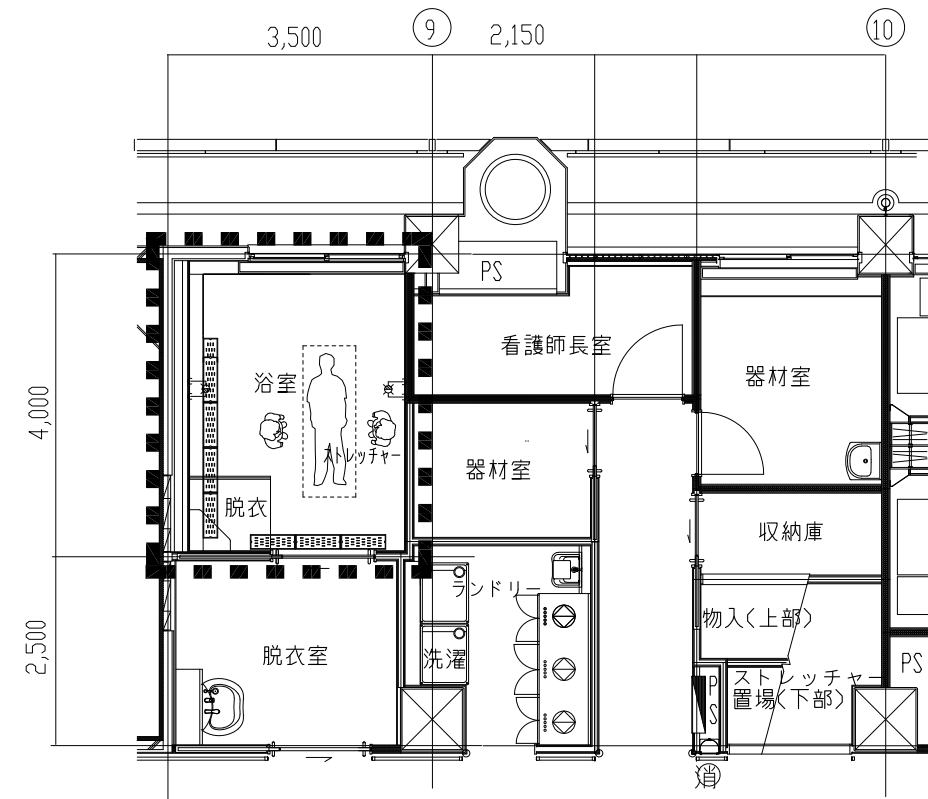

 : 工事範囲を示す

工事概要

【工事内容】

建築工事

1. 浴室 浴槽撤去、浴槽周囲の床撤去
2. 浴室 床シート(防滑仕様)
3. 浴室 床排水溝樹脂製蓋の改修

電気設備工事

1. 浴室内の撤去新設に伴う照明改修
2. 浴室内にパネルヒーター新設、電源工事とも
3. 分電盤にブレーカー増設
4. ナースコール設備改修(システム更新共)
5. 下階の照明器具、スピーカー、感知器脱着
6. 既存電気設備の撤去

機械設備工事

1. 浴槽・シャワー台撤去に伴い配管撤去・塞ぐ
2. 天井改修に伴う制気口の脱着

事業年度	地方独立行政法人 広島市立病院機構 本部事務局施設整備課	業務名	広島市民病院西棟1階MRI室改修工事ほか2件実施設計業務	図番	A-017
令和5年度		図面名称	西棟9階浴室平面図	縮尺	1/50 (A1) 1/100 (A3)