 
 




医療用酸素ガス供給設備改修工事

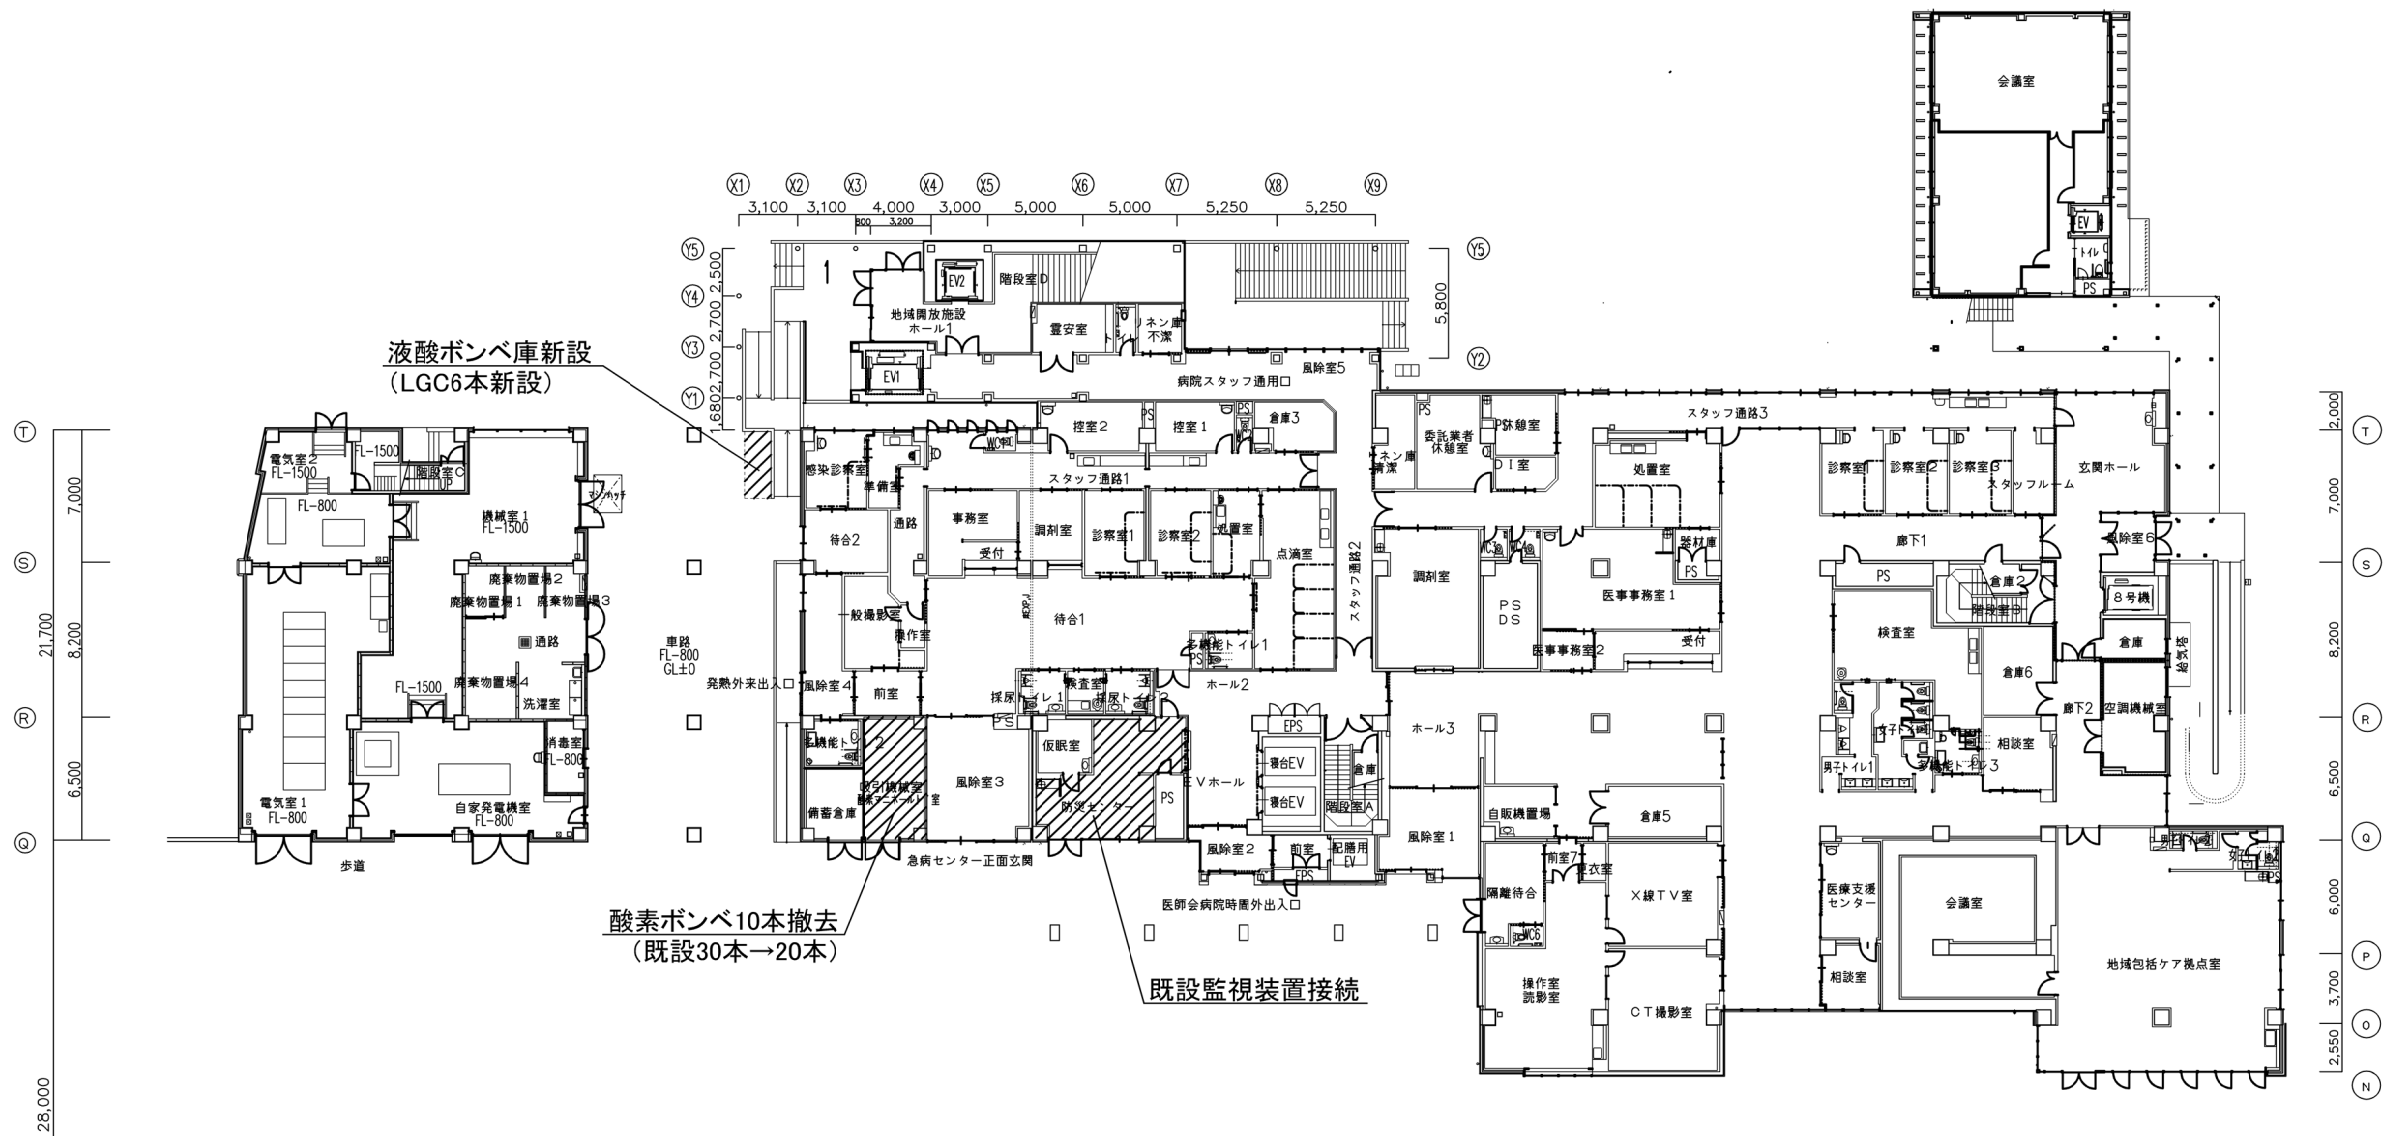

事業年度	地方独立行政法人 広島市立病院機構 本部事務局施設整備課	業務名	安佐医師会病院医療用酸素ガス供給設備改修工事 実施設計業務		図番 M-001
令和8年度		図面名称	付近見取図・外構図	縮尺 1/300(A1) 1/600(A3)	

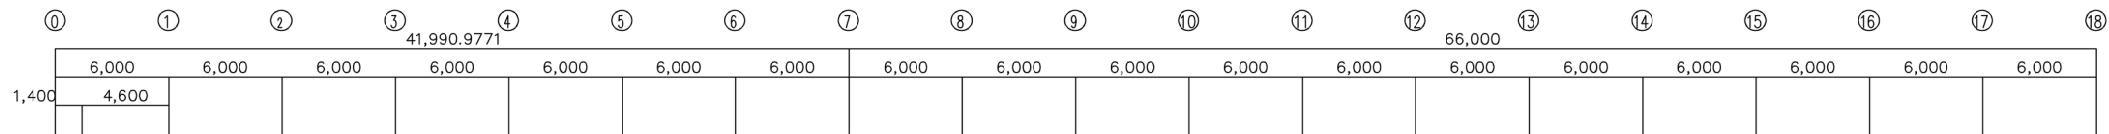

事業年度	地方独立行政法人 広島市立病院機構 本部事務局施設整備課		業務名		図番 M-002
令和8年度			安佐医師会病院医療用酸素ガス供給設備改修工事 実施設計業務		
			図面名称 1 階平面図	縮尺 1/200 (A1) 1/400 (A3)	

